




SENADO FEDERAL
Secretaria de Infraestrutura


ANEXO F


PRANCHAS GRÁFICAS

FORMATO: A0

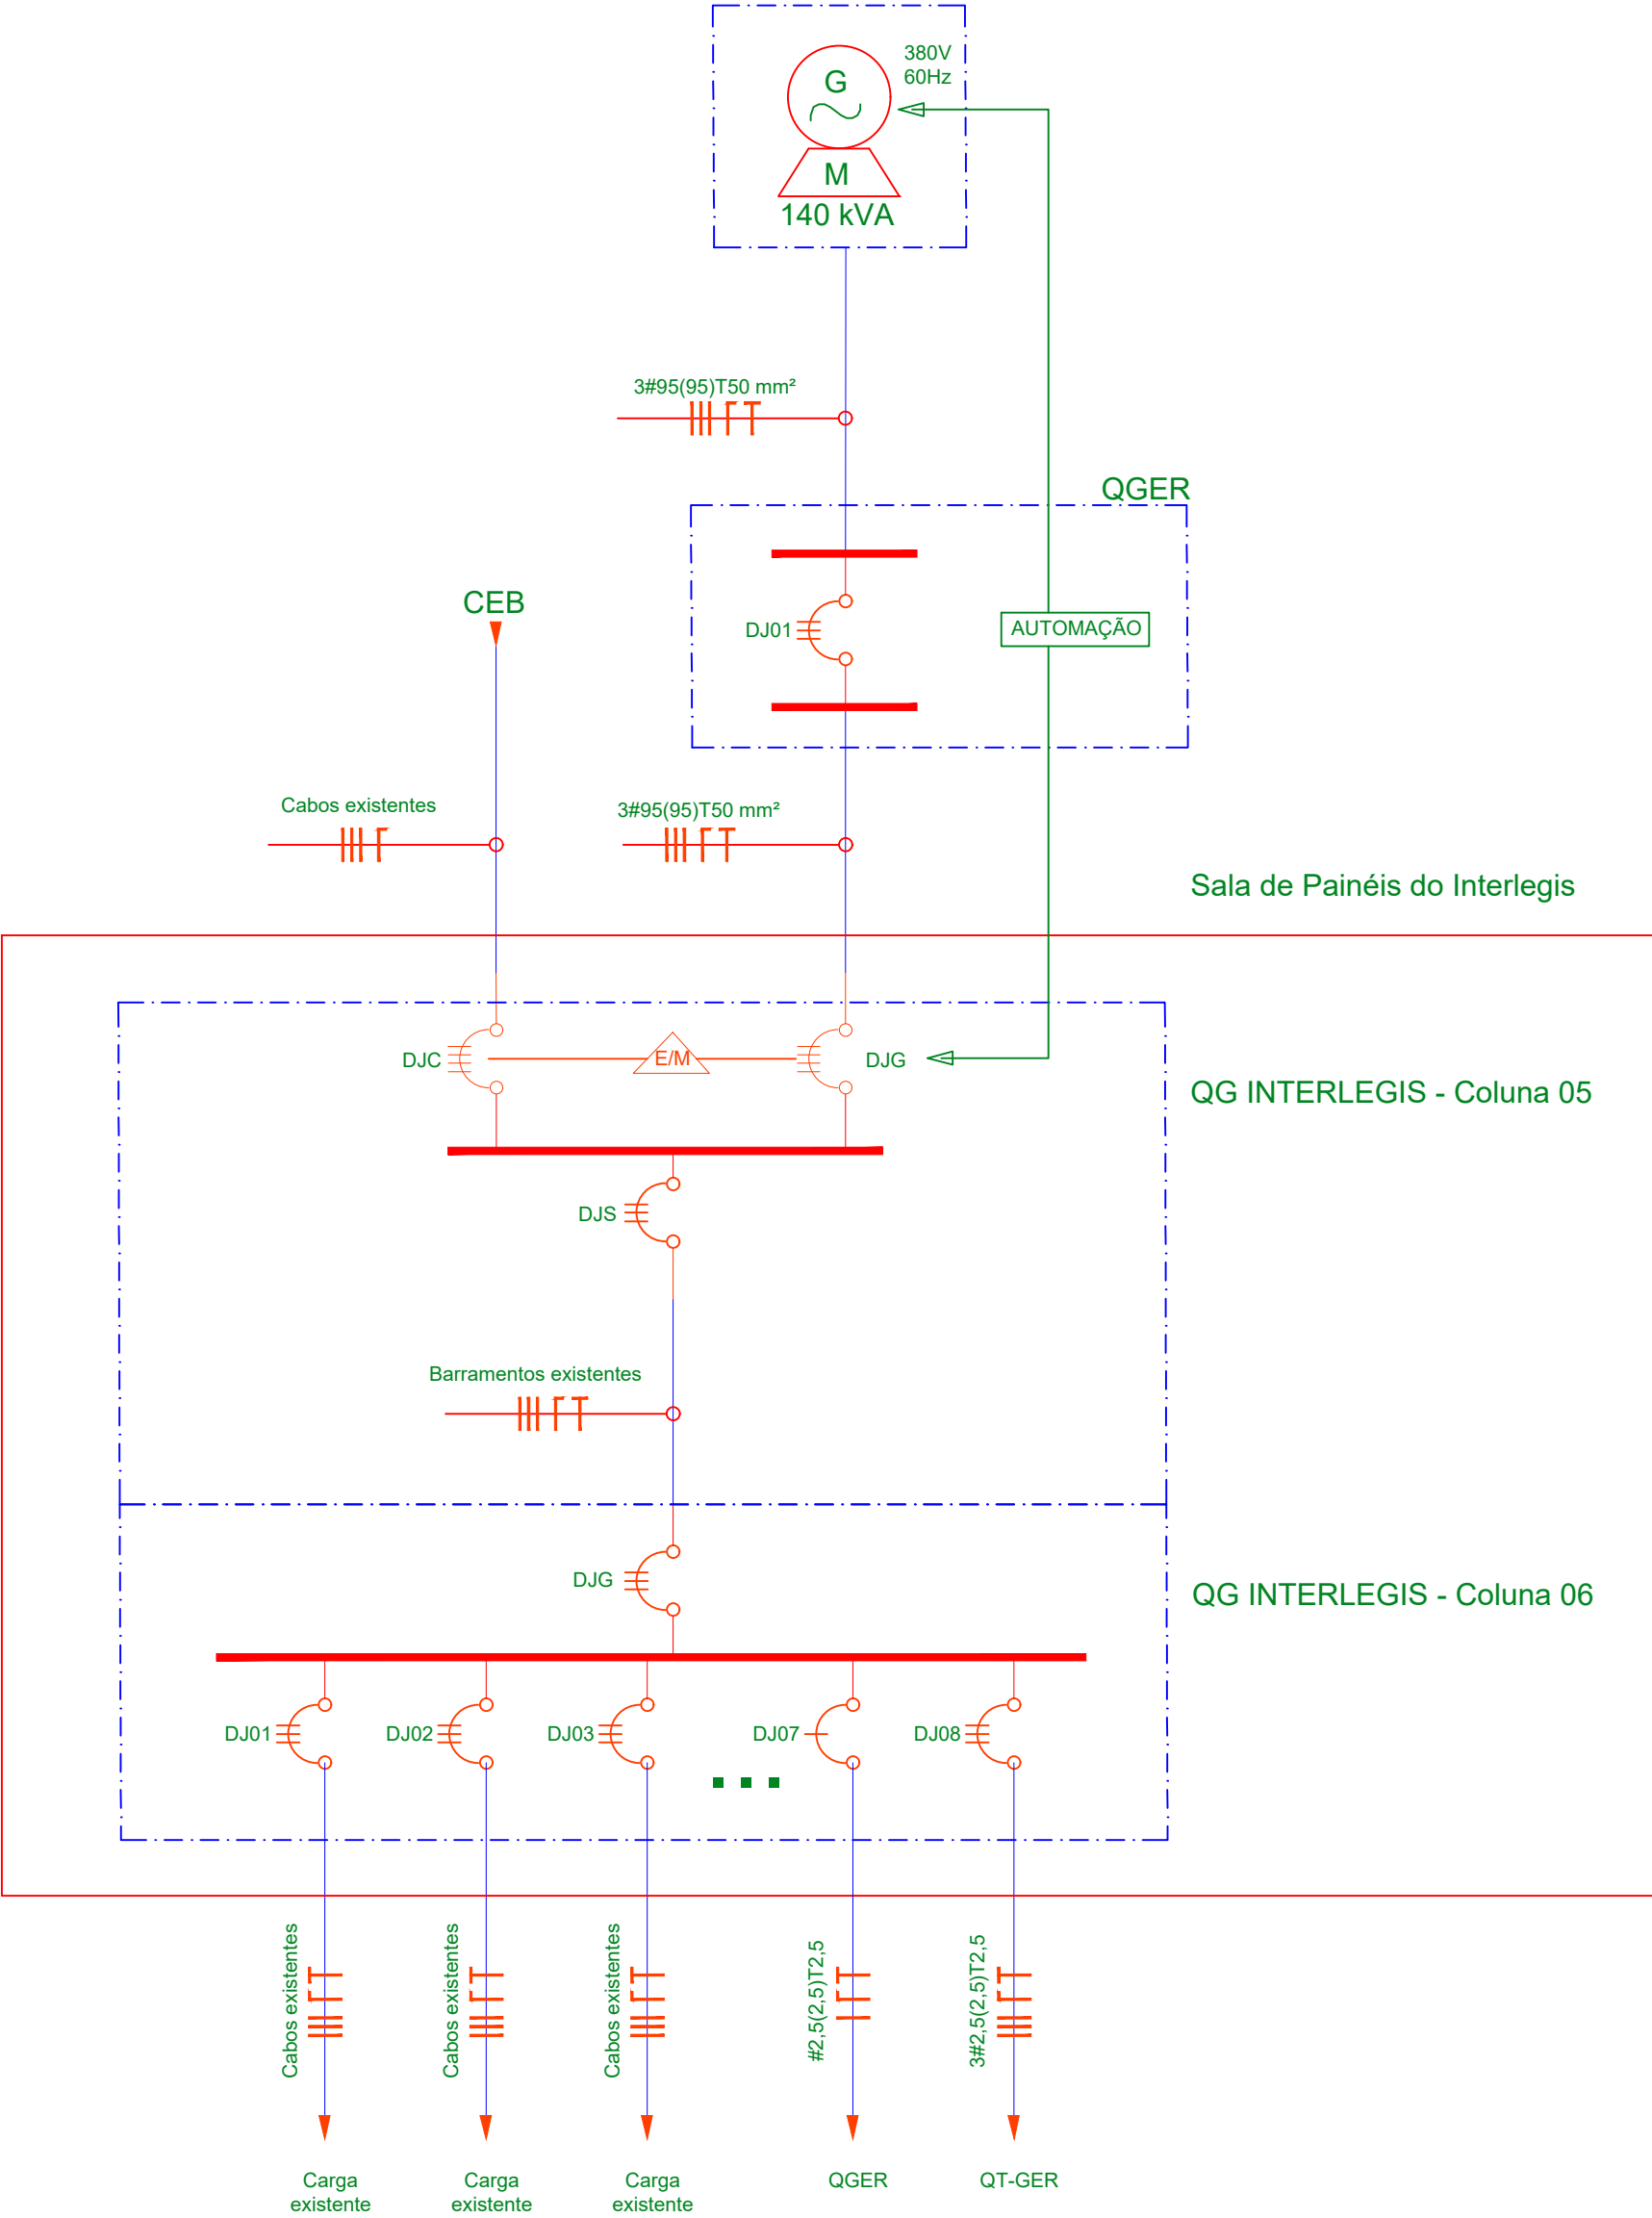


01 UNIFILAR GERAL
ESCALA S/ESC.

N°		CONTROLE DE EMISSÃO DE DESENHOS				DATA		REVISOR				
SENADO FEDERAL SECRETARIA DE INFRAESTRUTURA COORDENAÇÃO DE ARQUITETURA												
INTERESSADO: SINFRA – SECRETARIA DE INFRAESTRUTURA						LOCAL: BL02–SS1–000 BLOCO 02			ÁREA DE INTERV.			
COORD. LUAN OZELIM		ENG. RESP.: IGOR GRIMALDI		TAREFA: #26998		PROJETO: NOVO GRUPO GERADOR DO INTERLEGIS			FASE:		N° PRANCHA:	
ARQUITETO:		DESENHO: IGOR GRIMALDI		DATA: 24/03/2022		TÍTULO DA PRANCHA: DIAGRAMA UNIFILAR – GERAL			ESCALA: INDICADA		02/09	

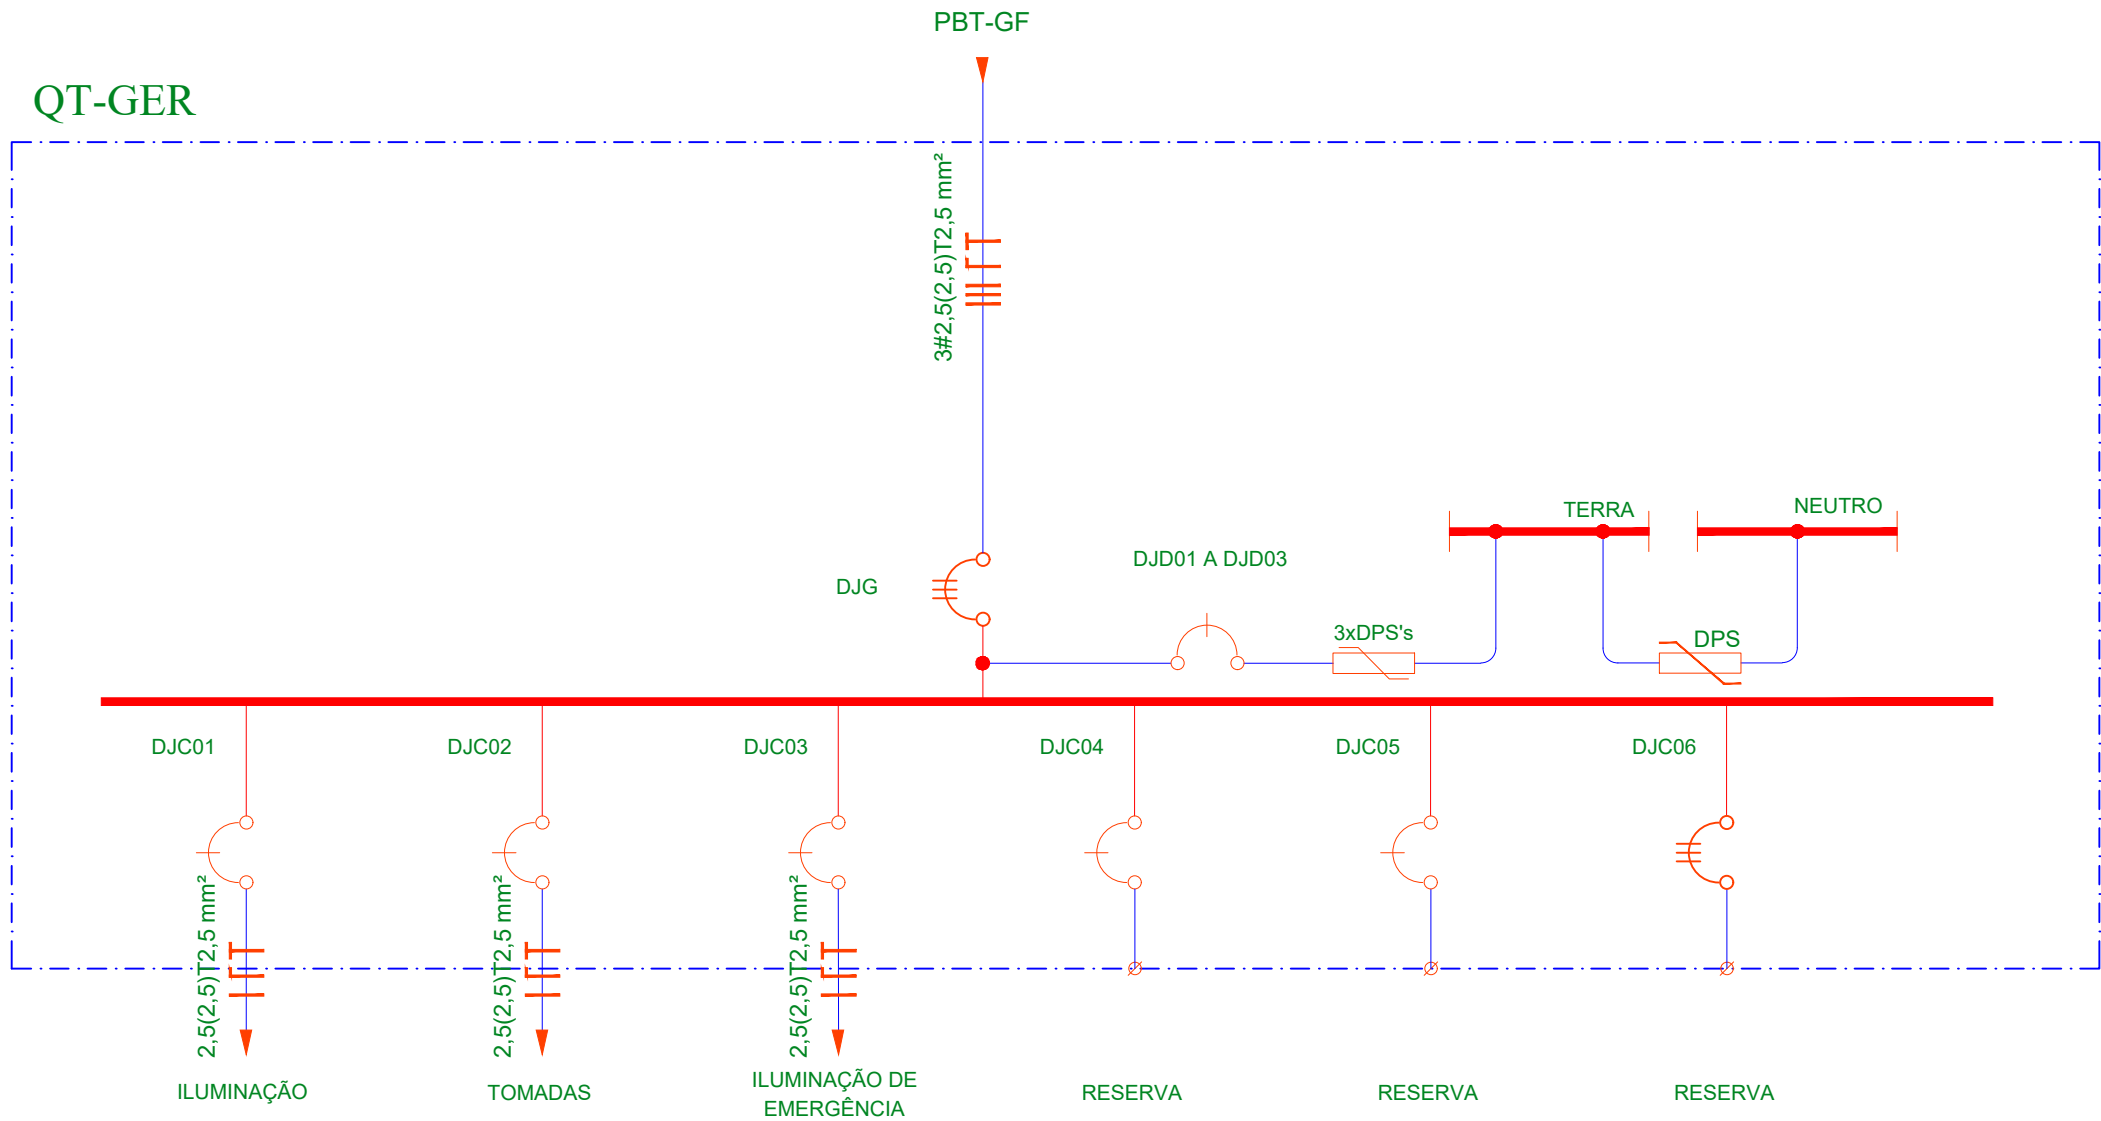


01 UNIFILAR QT-GER


ESCALA S/ESC.

Nº	CONTROLE DE EMISSÃO DE DESENHOS				DATA	REVISOR
SENADO FEDERAL SECRETARIA DE INFRAESTRUTURA COORDENAÇÃO DE ARQUITETURA						
INTERESSADO: SINFRA – SECRETARIA DE INFRAESTRUTURA				LOCAL: BL02–SS1–000 BLOCO 02		ÁREA DE INTERV.
COORD. LUAN OZELIM	ENG. RESP.: IGOR GRIMALDI	TAREFA: #26998	PROJETO: NOVO GRUPO GERADOR DO INTERLEGIS			FASE:
ARQUITETO:	DESENHO: IGOR GRIMALDI	DATA: 24/03/2022	TÍTULO DA PRANCHA: DIAGRAMA UNIFILAR – QT–GER			ESCALA: INDICADA
						Nº PRANCHA: 03/09


DATA:

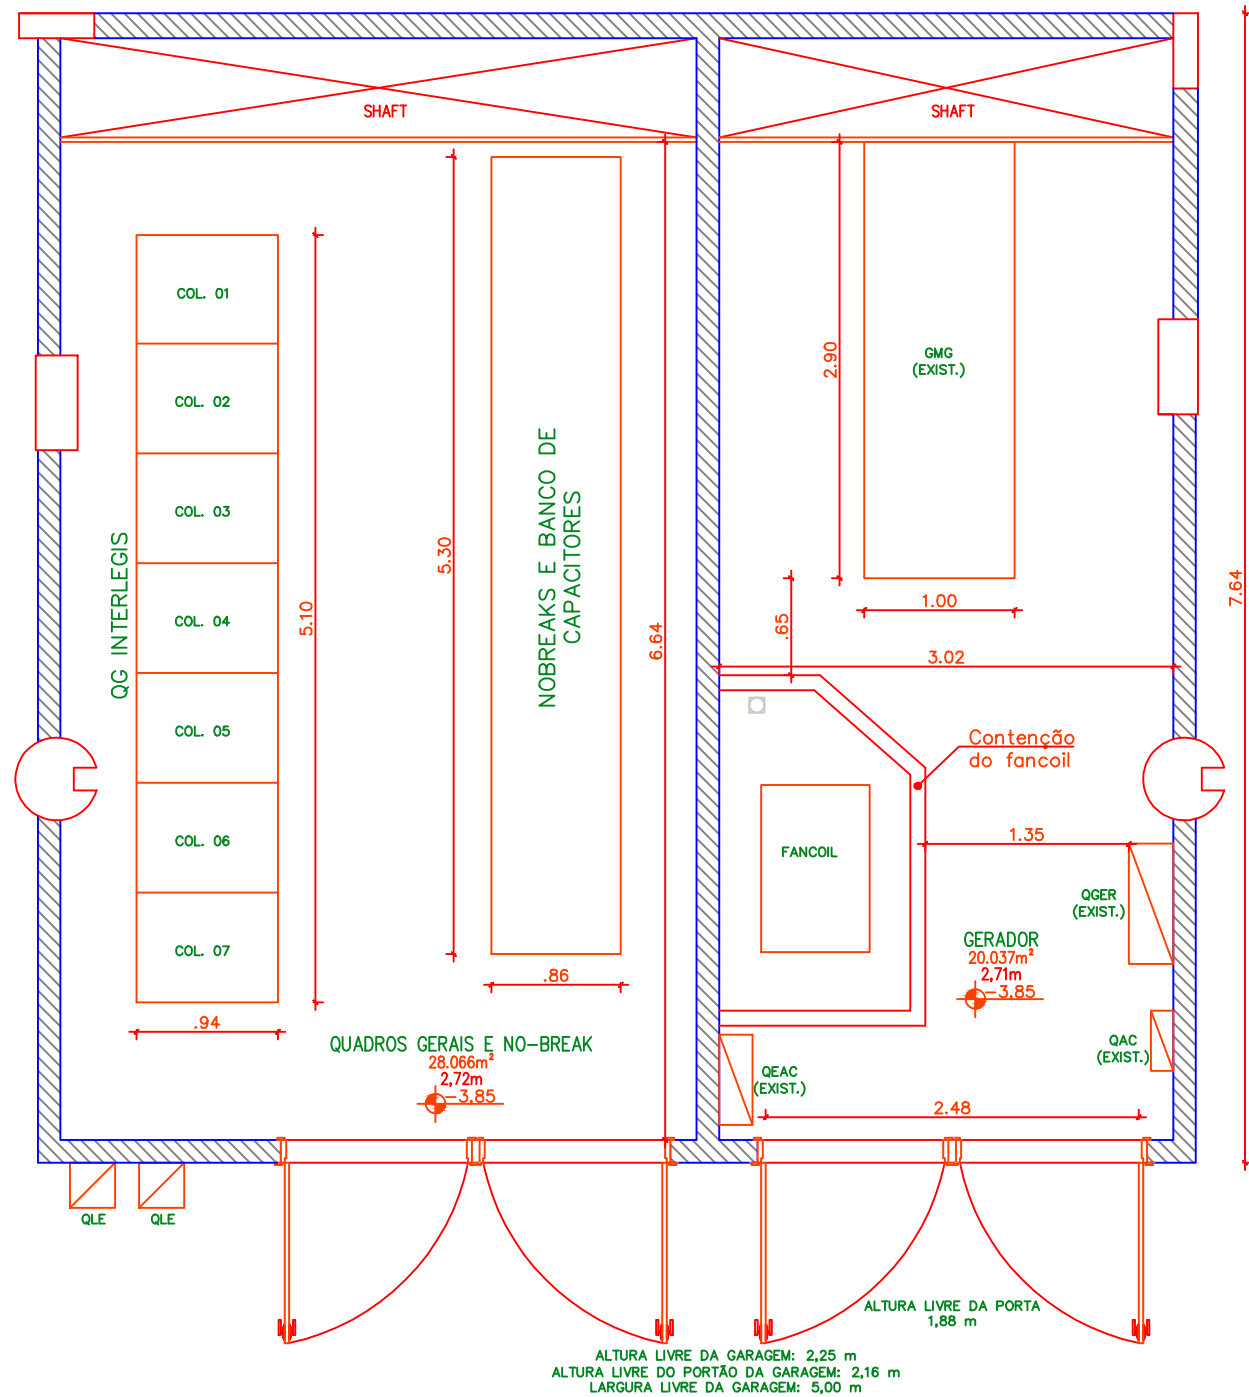

01 SALA DO GMG – ATUAL
ESCALA 1/50

Nº	CONTROLE DE EMISSÃO DE DESENHOS			DATA	REVISOR
SENADO FEDERAL SECRETARIA DE INFRAESTRUTURA COORDENAÇÃO DE ARQUITETURA					
INTERESSADO: SINFRA – SECRETARIA DE INFRAESTRUTURA			LOCAL: BL02–SS1–000 BLOCO 02		ÁREA DE INTERV.
COORD. LUAN OZELIM	ENG. RESP.: IGOR GRIMALDI	TAREFA: #26998	PROJETO: NOVO GRUPO GERADOR DO INTERLEGIS		FASE:
ARQUITETO:	DESENHO: IGOR GRIMALDI	DATA: 24/03/2022	TÍTULO DA PRANCHA: SALA DO GMG – ATUAL		ESCALA: INDICADA
					Nº PRANCHA: 04/09

DATA:

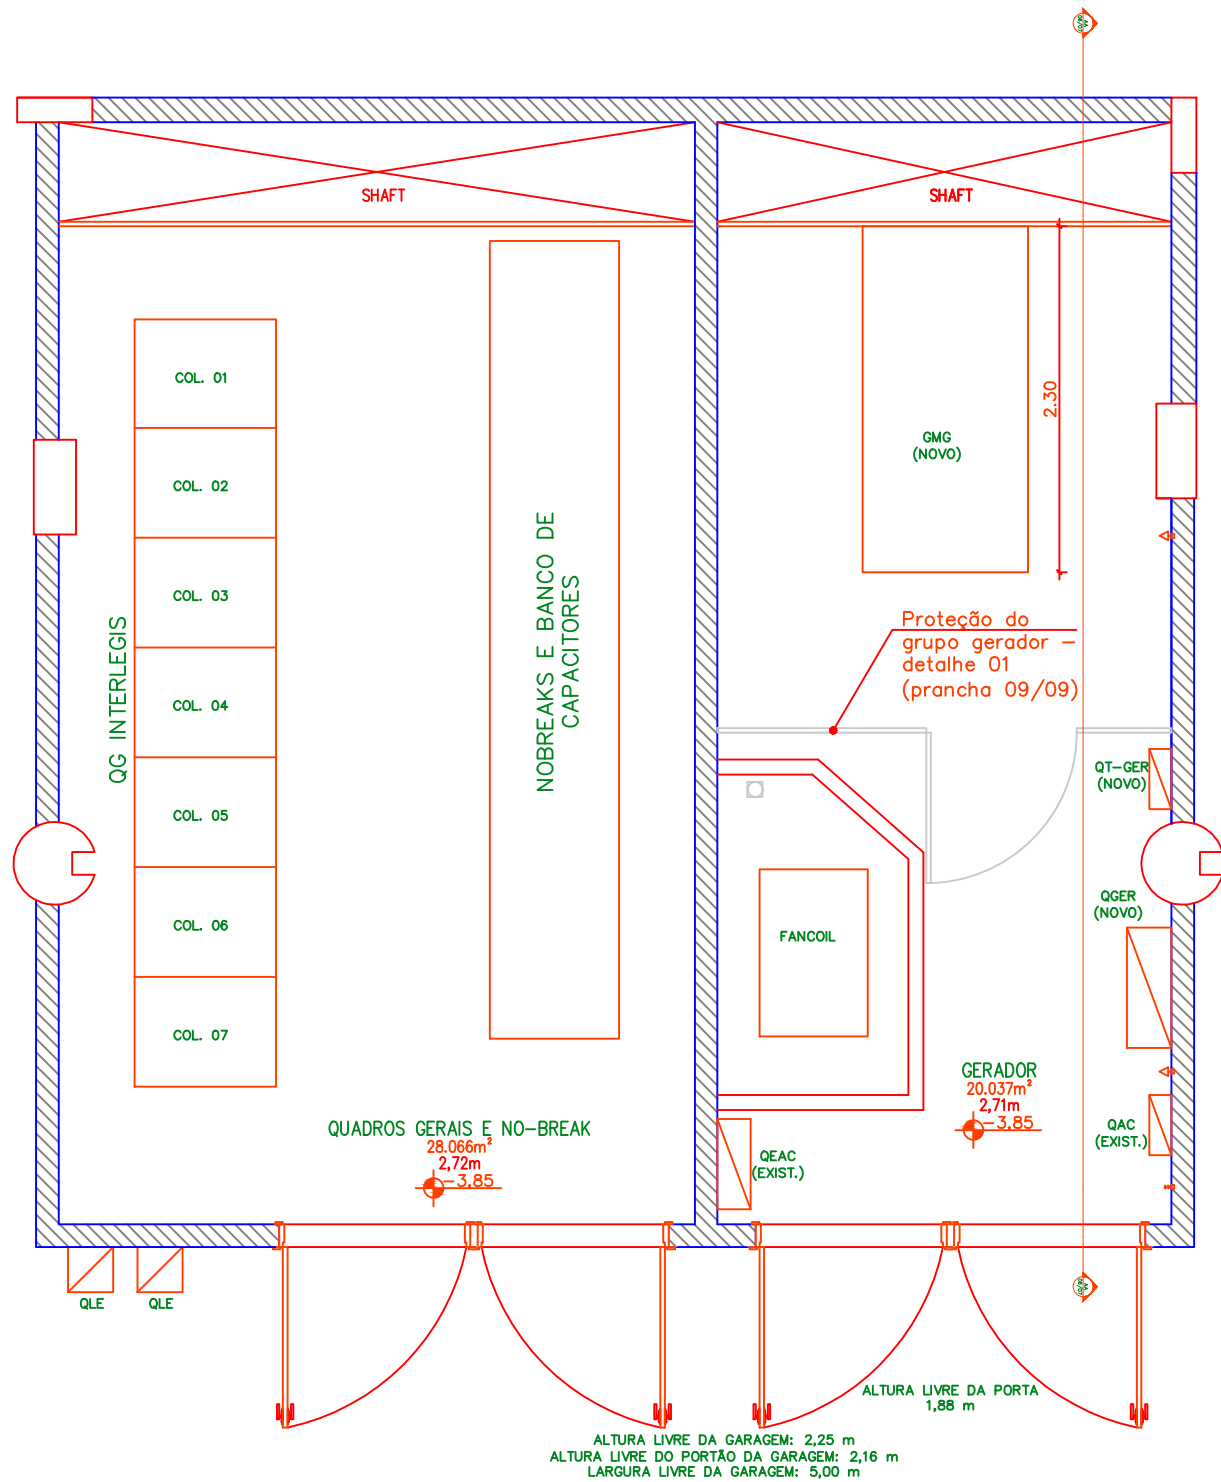


LEGENDAS	
	TOMADA SIMPLES EM CONDULETE DE ALUMÍNIO
	INTERRUPTOR SIMPLES EM CONDULETE DE ALUMÍNIO
	QUADRO ELÉTRICO

01 SALA DO GMG – NOVO
ESCALA 1/50

Nº	CONTROLE DE EMISSÃO DE DESENHOS	DATA	REVISOR
SENADO FEDERAL SECRETARIA DE INFRAESTRUTURA COORDENAÇÃO DE ARQUITETURA			
INTERESSADO: SINFRA – SECRETARIA DE INFRAESTRUTURA		LOCAL: BL02–SS1–000 BLOCO 02	ÁREA DE INTERV.
COORD. LUAN OZELIM	ENG. RESP.: IGOR GRIMALDI	TAREFA: #26998	PROJETO: NOVO GRUPO GERADOR DO INTERLEGIS
ARQUITETO:	DESENHO: IGOR GRIMALDI	DATA: 24/03/2022	TÍTULO DA PRANCHA: SALA DO GMG – NOVO
		FASE:	Nº PRANCHA: 05/09
		ESCALA: INDICADA	

DATA:

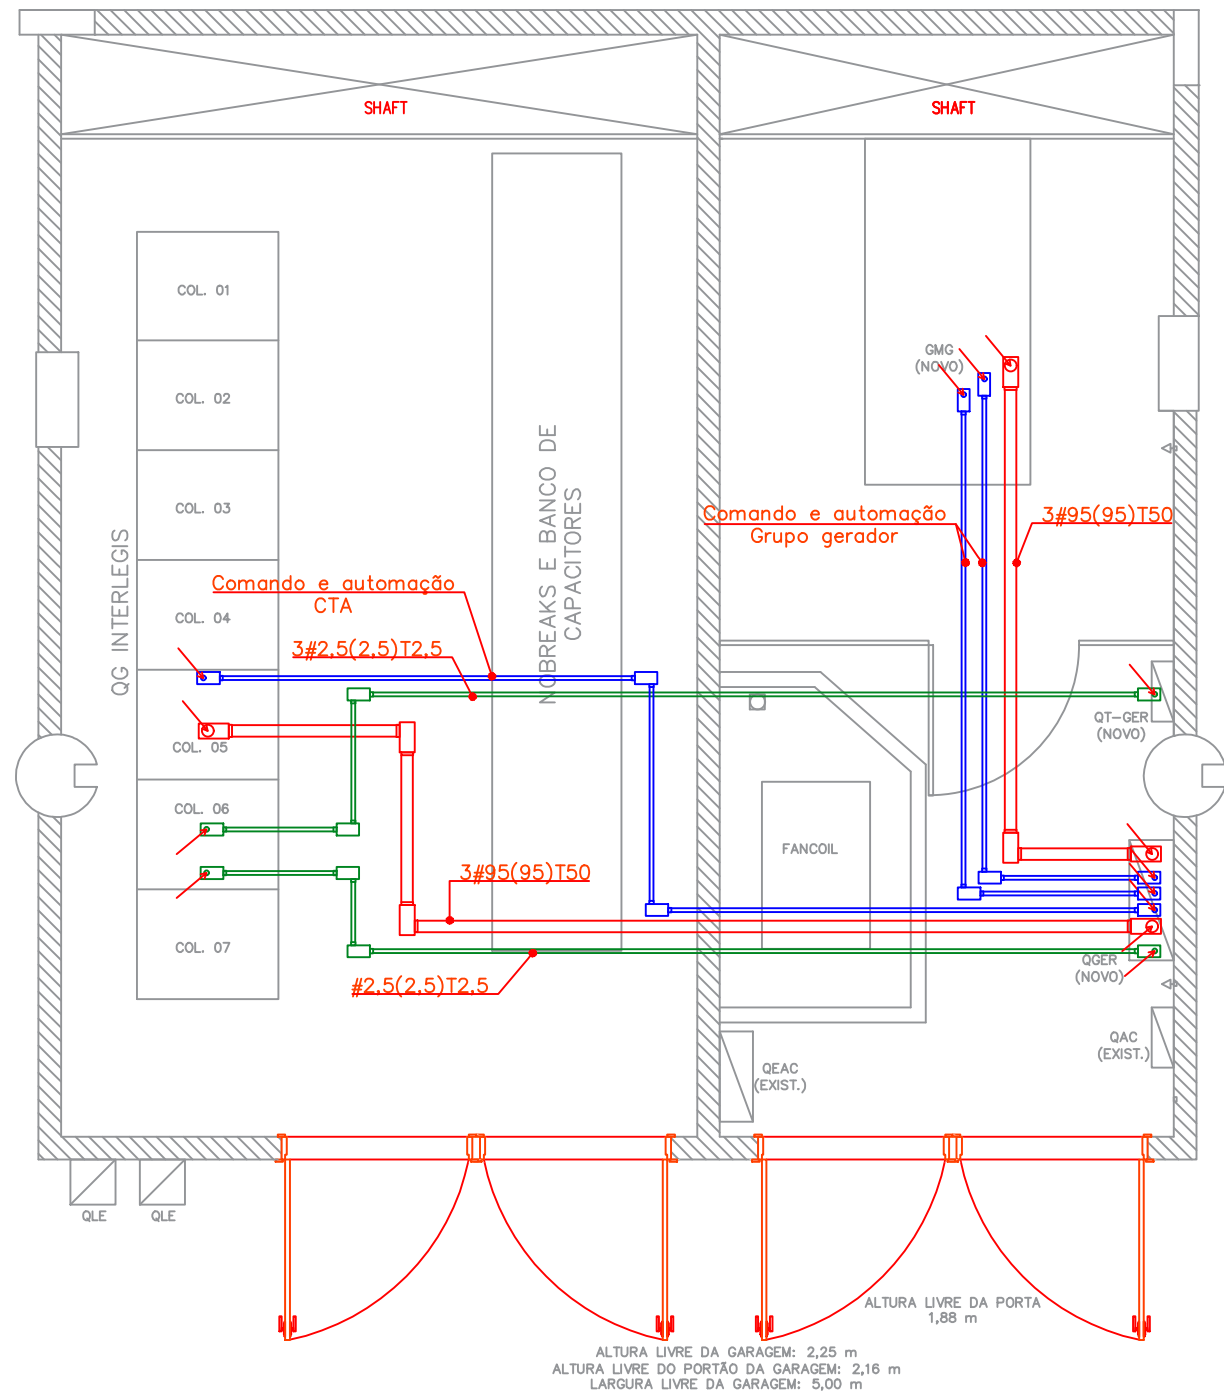


LEGENDAS	
	ELETRODUTO DE AÇO GALVANIZADO 1" - ELÉTRICA
	ELETRODUTO DE AÇO GALVANIZADO 1" - COMANDO E AUTOMAÇÃO
	ELETRODUTO DE AÇO GALVANIZADO 3" - ELÉTRICA
	QUADRO ELÉTRICO
	CONDULETE TIPO LR DE AÇO GALVANIZADO 1" - ELÉTRICA
	CONDULETE TIPO LB DE AÇO GALVANIZADO 1" - ELÉTRICA
	CONDULETE TIPO LR DE AÇO GALVANIZADO 1" - COMANDO E AUTOMAÇÃO
	CONDULETE TIPO LB DE AÇO GALVANIZADO 1" - COMANDO E AUTOMAÇÃO
	CONDULETE TIPO LR DE AÇO GALVANIZADO 3" - ELÉTRICA
	CONDULETE TIPO LB DE AÇO GALVANIZADO 3" - ELÉTRICA

01 INFRAESTRUTURA ELÉTRICA, COMANDO E AUTOMAÇÃO

ESCALA 1/50

Nº	CONTROLE DE EMISSÃO DE DESENHOS	DATA	REVISOR
SENADO FEDERAL SECRETARIA DE INFRAESTRUTURA COORDENAÇÃO DE ARQUITETURA			
INTERESSADO: SINFRA – SECRETARIA DE INFRAESTRUTURA		LOCAL: BL02–SS1–000 BLOCO 02	ÁREA DE INTERV.
COORD. LUAN OZELIM	ENG. RESP.: IGOR GRIMALDI	TAREFA: #26998	PROJETO: NOVO GRUPO GERADOR DO INTERLEGIS
ARQUITETO:	DESENHO: IGOR GRIMALDI	DATA: 24/03/2022	TÍTULO DA PRANCHA: INFRAESTRUTURA ELÉTRICA, COMANDO E AUTOMAÇÃO – NOVO
		FASE:	Nº PRANCHA: 06/09
		ESCALA: INDICADA	


DATA:

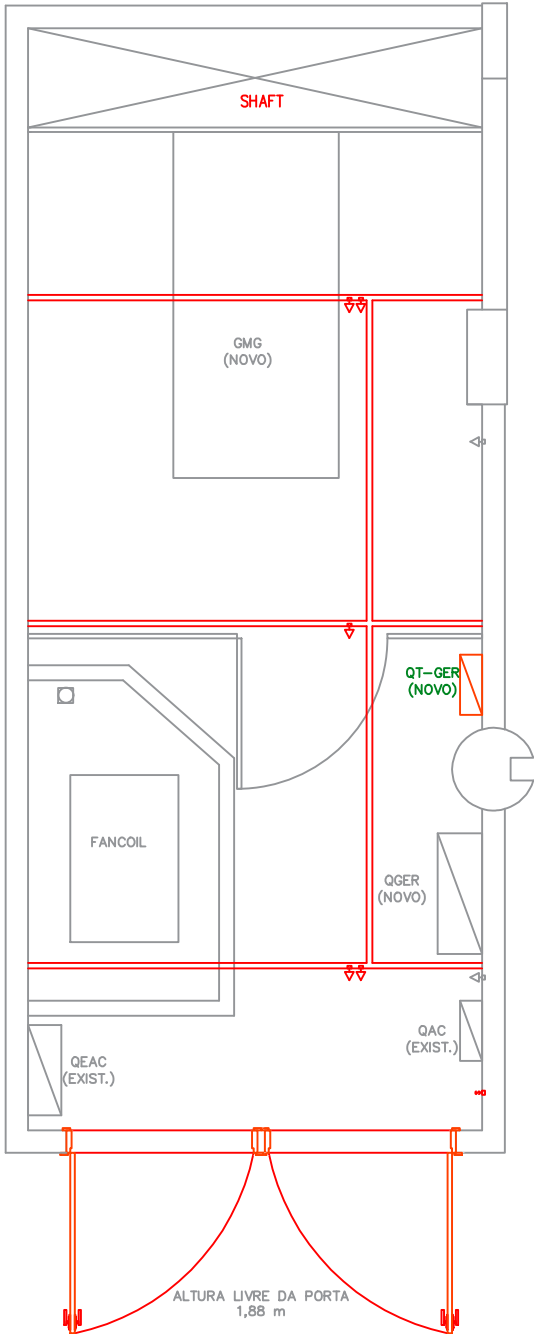


LEGENDAS	
	TOMADA SIMPLES EM CONDULETE DE ALUMÍNIO FIXADO EM PERFILADO 38X38 MM
	INTERRUPTOR SIMPLES EM CONDULETE DE ALUMÍNIO
	PERFILADO EM AÇO GALVANIZADO 38X38 MM
	QUADRO ELÉTRICO

01 SALA DO GMG – INFRAESTRUTURA ILUMINAÇÃO





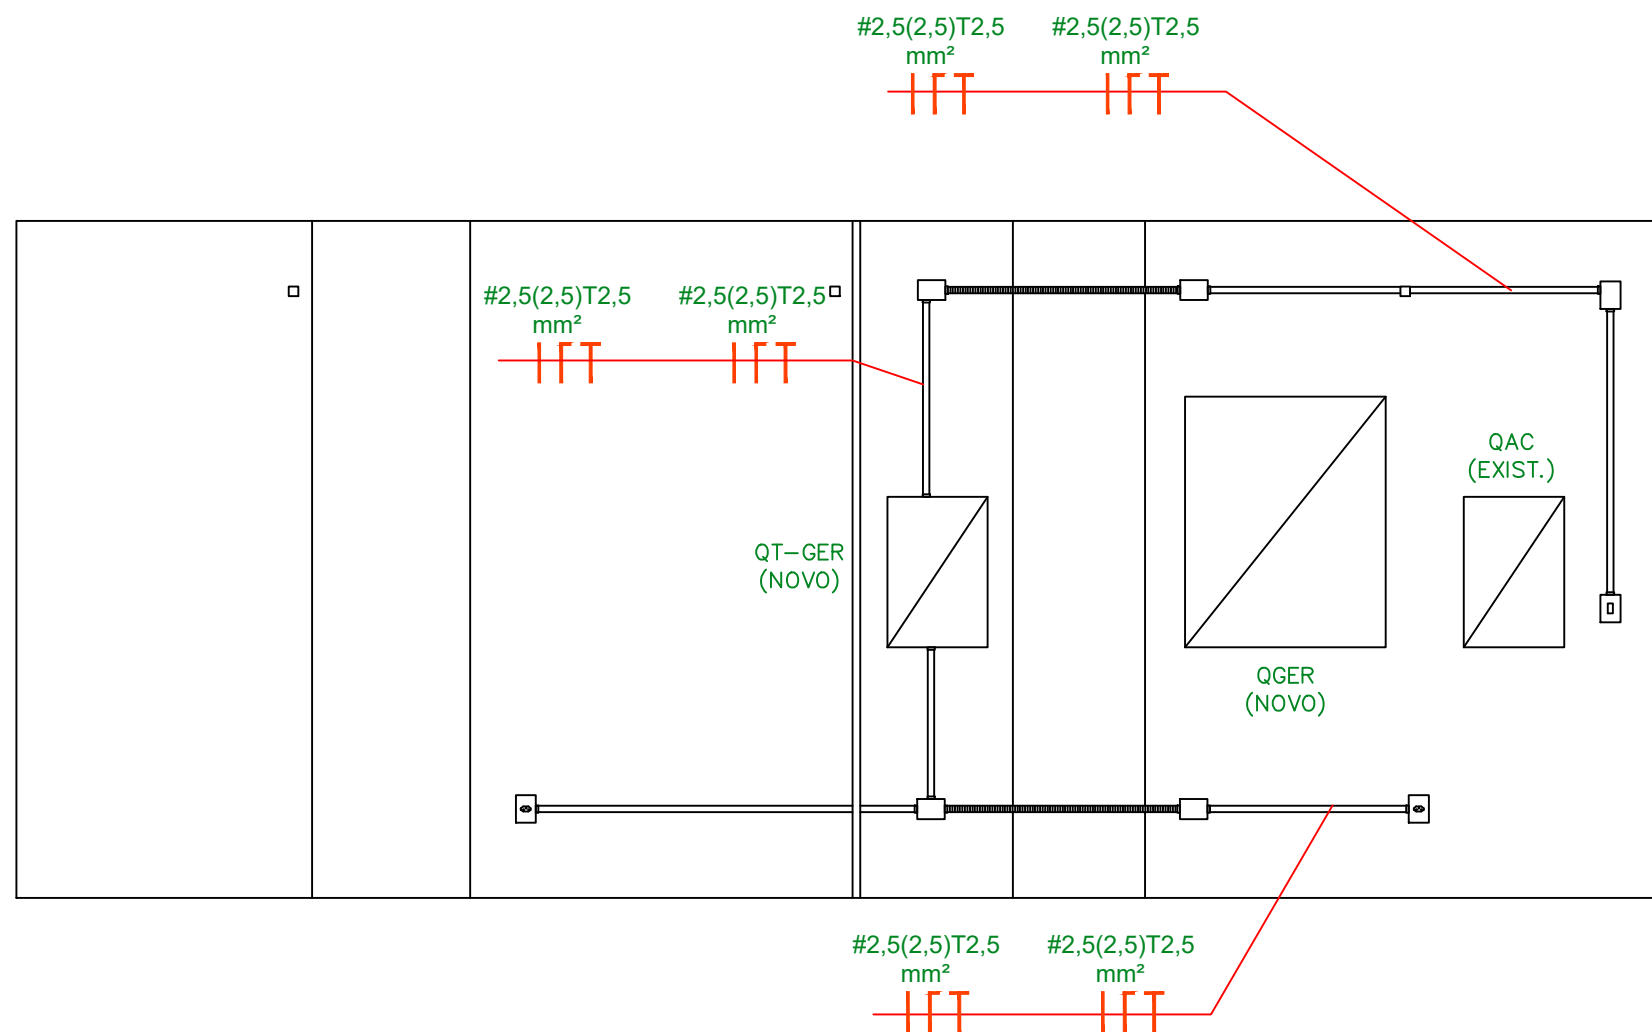


 
ESCALA 1/50

Nº	CONTROLE DE EMISSÃO DE DESENHOS			DATA	REVISOR
SENADO FEDERAL SECRETARIA DE INFRAESTRUTURA COORDENAÇÃO DE ARQUITETURA					
INTERESSADO: SINFRA – SECRETARIA DE INFRAESTRUTURA			LOCAL: BL02–SS1–000 BLOCO 02		ÁREA DE INTERV.
COORD. LUAN OZELIM	ENG. RESP.: IGOR GRIMALDI	TAREFA: #26998	PROJETO: NOVO GRUPO GERADOR DO INTERLEGIS		FASE:
ARQUITETO:	DESENHO: IGOR GRIMALDI	DATA: 24/03/2022	TÍTULO DA PRANCHA: INFRAESTRUTURA ILUMINAÇÃO – NOVO		ESCALA: INDICADA
					Nº PRANCHA: 07/09


DATA:




LEGENDAS

	ELETRODUTO DE AÇO GALVANIZADO 1" - ELÉTRICA
	ELETRODUTO FLEXÍVEL DE AÇO GALVANIZADO COM COBERTURA DE PVC 1" - ELÉTRICA
	QUADRO ELÉTRICO
	TOMADA SIMPLES EM CONDULETE DE ALUMÍNIO
	INTERRUPTOR SIMPLES EM CONDULETE DE ALUMÍNIO
	CONDULETE TIPO LR DE AÇO GALVANIZADO 1" - ELÉTRICA
	CONDULETE TIPO LR DE AÇO GALVANIZADO 1" - ELÉTRICA
	CONDULETE TIPO LR DE AÇO GALVANIZADO 1" - ELÉTRICA

01 SALA DO GMG – INFRAESTRUTURA ILUMINAÇÃO E TOMADAS
ESCALA 1/30


Nº		CONTROLE DE EMISSÃO DE DESENHOS			DATA		REVISOR	
SENADO FEDERAL SECRETARIA DE INFRAESTRUTURA COORDENAÇÃO DE ARQUITETURA								
INTERESSADO: SINFRA – SECRETARIA DE INFRAESTRUTURA					LOCAL: BL02–SS1–000 BLOCO 02		ÁREA DE INTERV.	
COORD. LUAN OZELIM	ENG. RESP.: IGOR GRIMALDI	TAREFA: #26998	PROJETO: NOVO GRUPO GERADOR DO INTERLEGIS			FASE:	Nº PRANCHA: 08/09	
ARQUITETO:	DESENHO: IGOR GRIMALDI	DATA: 24/03/2022	TÍTULO DA PRANCHA: CORTE AA – INFRAESTRUTURA ILUMINAÇÃO E TOMADAS – NOVO			ESCALA: INDICADA		

DATA:

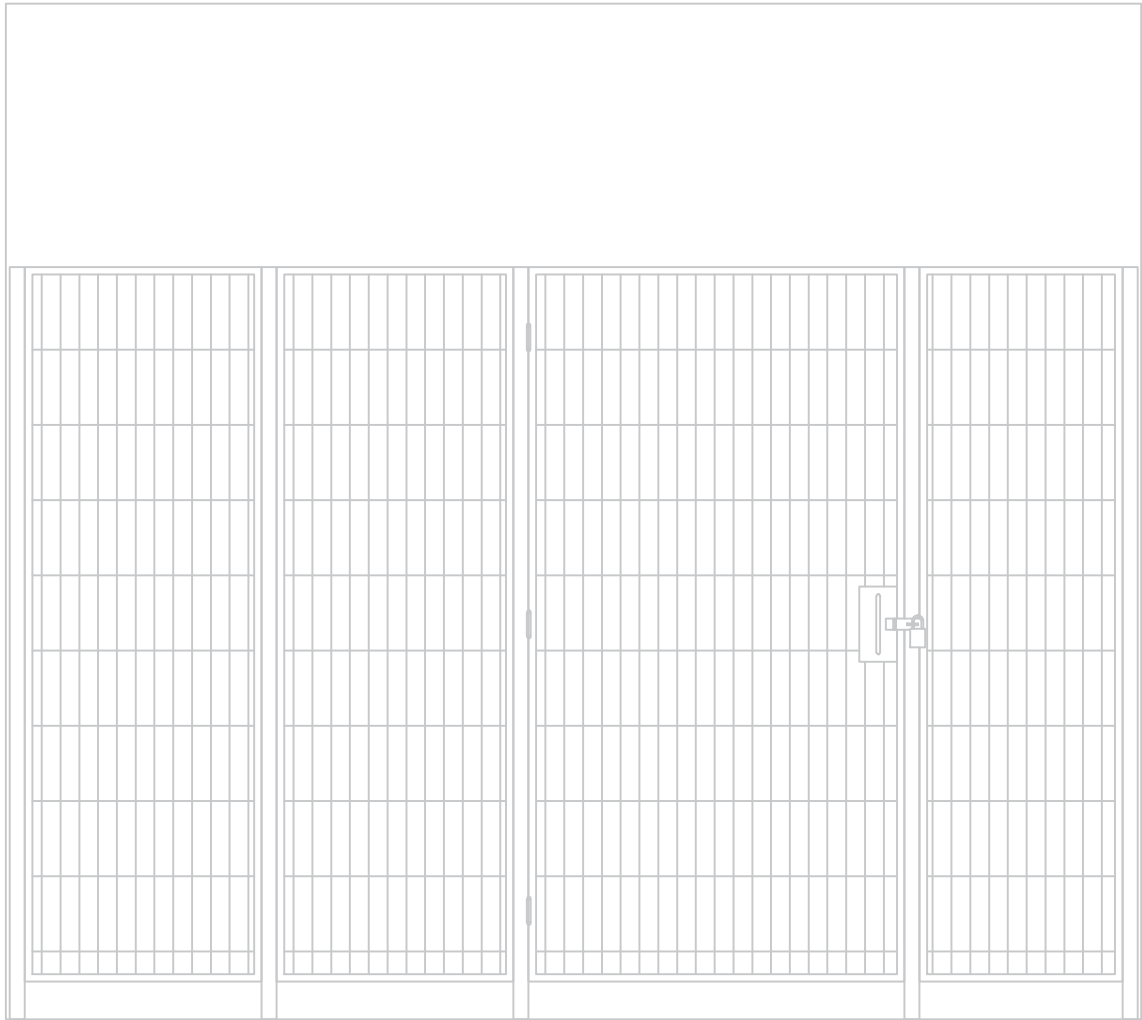

01 SALA DO GMG – DETALHE PROTEÇÃO DO GRUPO GERADOR

ESCALA 1/20

N°		CONTROLE DE EMISSÃO DE DESENHOS		DATA	REVISOR
SENADO FEDERAL SECRETARIA DE INFRAESTRUTURA COORDENAÇÃO DE ARQUITETURA					
INTERESSADO: SINFRA – SECRETARIA DE INFRAESTRUTURA			LOCAL: BL02–SS1–000 BLOCO 02	ÁREA DE INTERV.	
COORD. LUAN OZELIM	ENG. RESP.: IGOR GRIMALDI	TAREFA: #26998	PROJETO: NOVO GRUPO GERADOR DO INTERLEGIS	FASE:	N° PRANCHA:
ARQUITETO:	DESENHO: IGOR GRIMALDI	DATA: 24/03/2022	TÍTULO DA PRANCHA: DETALHE 01 – PROTEÇÃO DO GRUPO GERADOR	ESCALA: INDICADA	09/09

DATA: