







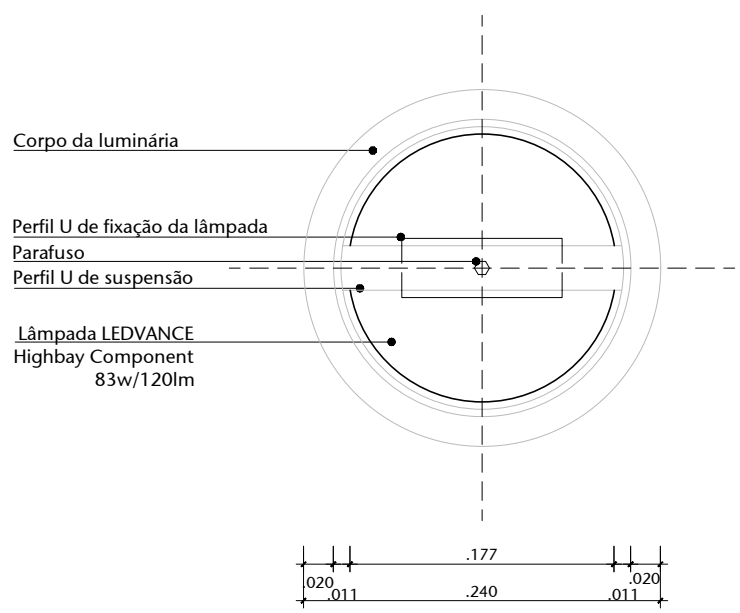


01 PLANTA DE FORRO  
ESCALA 1/50

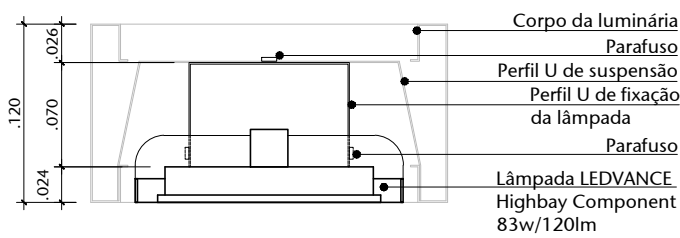

02 DET.01 - PLANTA BAIXA - LUMINÁRIA  
ESCALA 1/5



03 DET.02 - CORTE - LUMINÁRIA  
ESCALA 1/5

LEGENDA DE INSTALAÇÕES - FORRO/AR CONDICIONADO					
ELÉTRICA	ID	QT.	SÍMBOLO	MODELO	DESCRIÇÃO
	01	17		LUMINÁRIA PLAFON DE SOBREPORA A SUBSTITUIR	LEDVANCE Highbay Component 83w
	02	03		LUMINÁRIA PLAFON DE SOBREPORA A SUBSTITUIR	LEDVANCE Highbay Component 60w
				LUMINÁRIA SOBREPORA	-
	03	02		LUSTRE A RETIRAR	-
TV			CAM. FIXA TIPO DOME NO TETO		
					
			GRELHA DESATIVADA		
FORRO					
01	EMISSÃO INICIAL				06/11/2023
Nº	CONTROLE DE EMISSÃO DE DESENHOS				DATA
SENADO FEDERAL SECRETARIA DE INFRAESTRUTURA COORDENAÇÃO DE ARQUITETURA					
INTERESSADO: COMUS - CORDENAÇÃO DE MUSEU				LOCAL: EDPR-P01-065 E 066 MUSEU DO SENADO	ÁREA DE INTERV. 346,7m²
COORD:	CHEFE DE SERV.:	TAREFA:	PROJETO:	FASE:	Nº PRANCHAS:
LUAN	JOELMO	#126901	PROJETO LUMINOTÉCNICO PARA O MUSEU DO SENADO	ESTUDO PRELIMINAR	2/3
ARQUITETO:	DESENHO:	DATA:	TÍTULO DA PRANCHAS:	ESCALA:	
JULIANO	ALVARO	06/11/2023	PLANTA BAIXA - FORRO E DETALHE	1/50, 1/5	