


# ANEXO E

## PRANCHAS GRÁFICAS E FOTOS


Pranchas gráficas e fotos - E



QUADRO GERAL - ATUAL

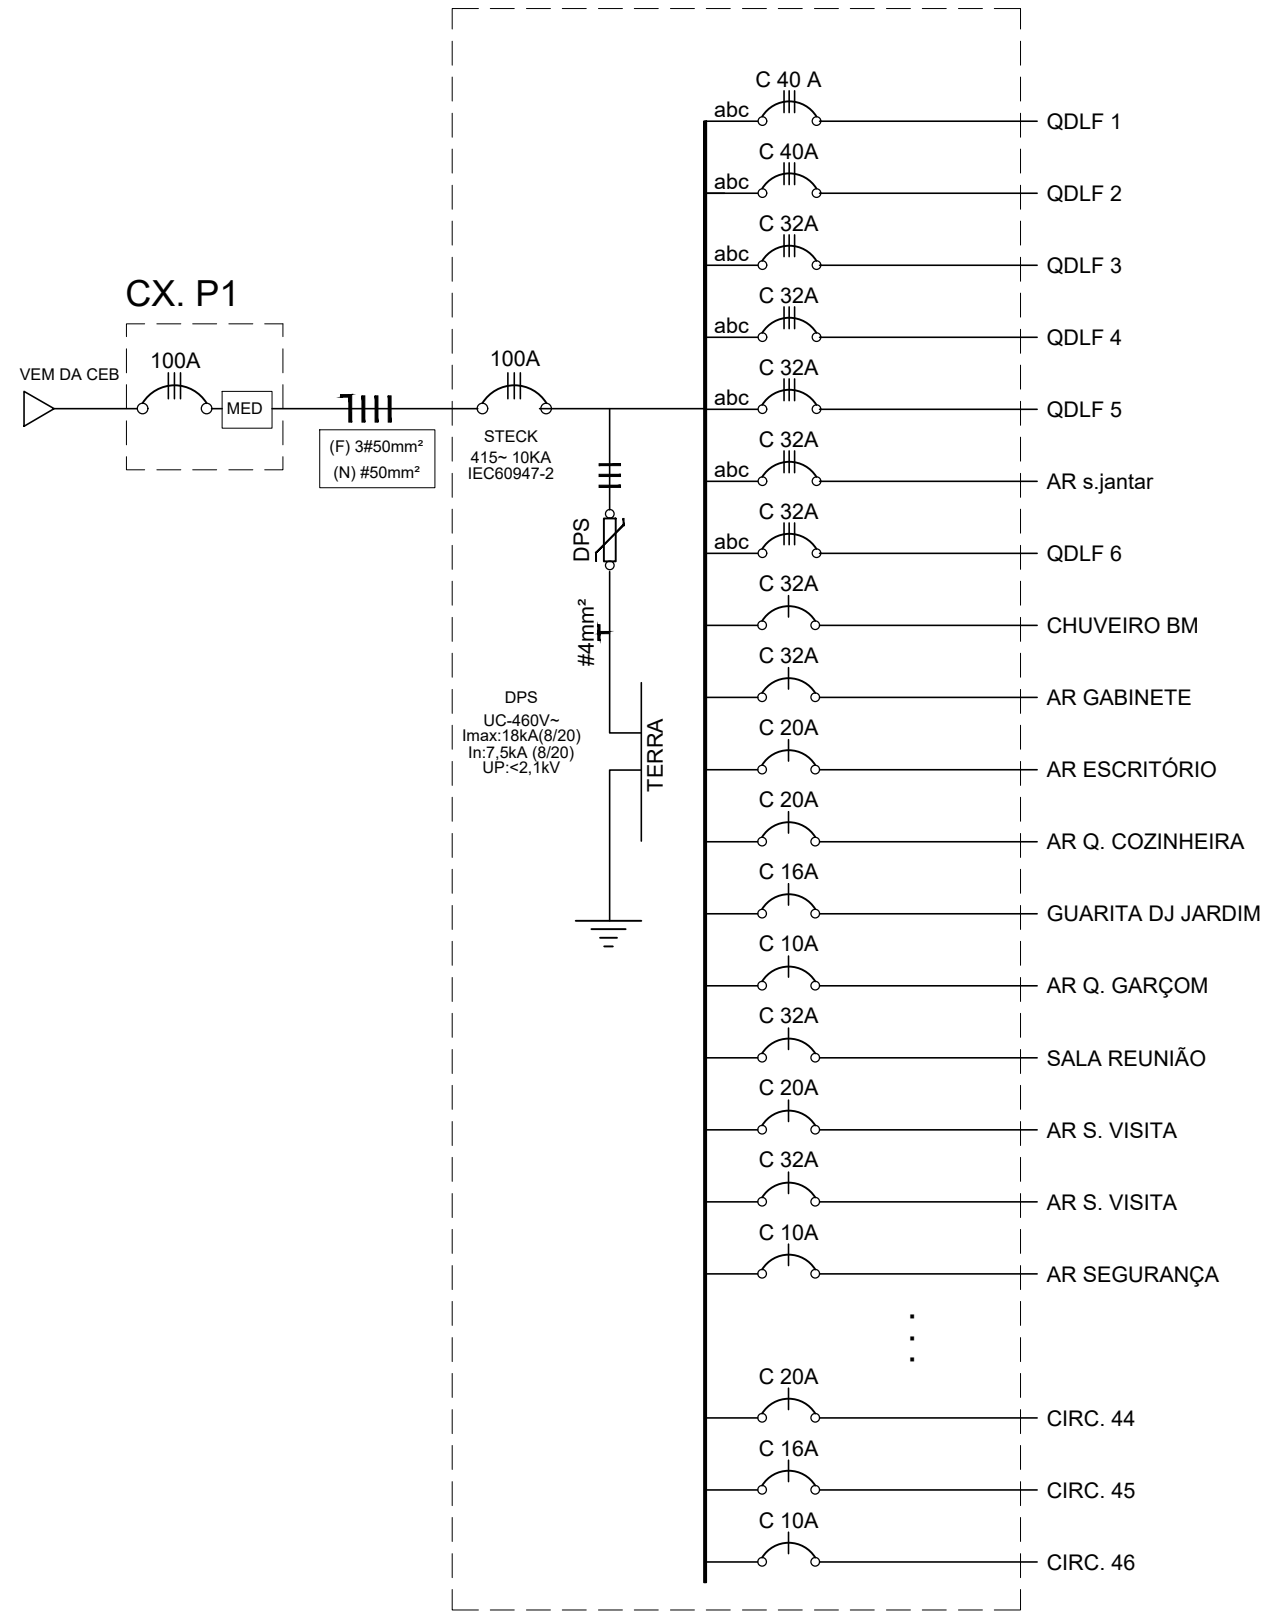


01 UNIFILAR QUADRO DE FORÇA  
ESCALA SEM

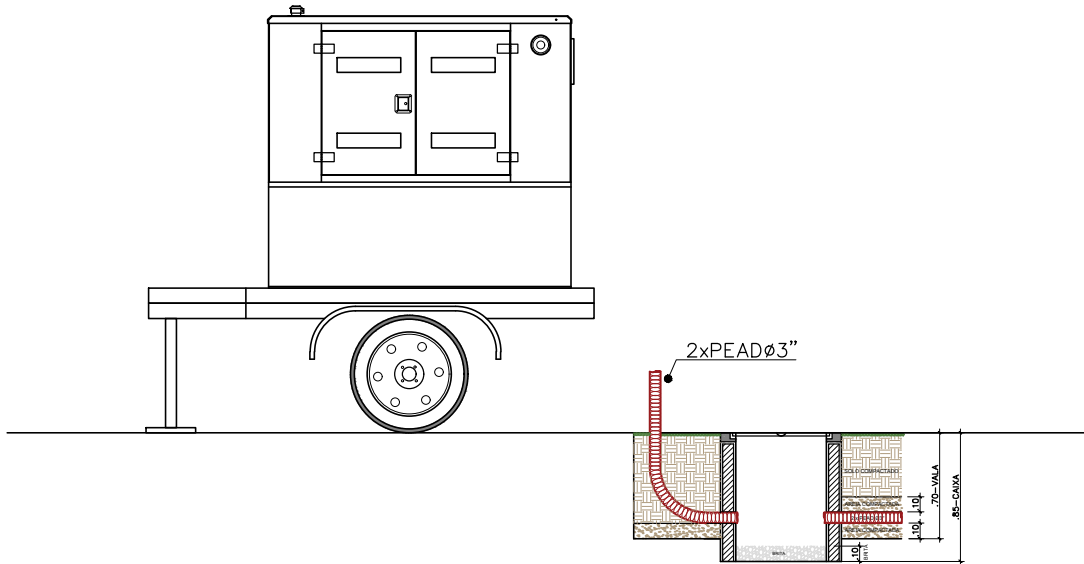


02 DETALHE SAÍDA PARA GMG  
ESCALA 1/50

REV00 EMISSÃO INICIAL 22/03/2020 EMERSON A.


Nº	CONTROLE DE EMISSÃO DE DESENHOS	DATA	REVISOR
SENADO FEDERAL SECRETARIA DE INFRAESTRUTURA COORDENAÇÃO DE PROJETOS E REFORMAS – COPROJ			
INTERESSADO: SINFRA		LOCAL: RESIDÊNCIA OFICIAL	
COORD. JOELMO	CHEFE DE SERV.: PEDRO	OS: 89724	PROJETO: INFRA.PARA GER. DE EMERGÊNCIA
ENG* ELETRICISTA:	DESENHO: EMERSON A.	DATA: 22/03/2021	TÍTULO DA PRANCHA: PLANTA BAIXA – INFRAESTRUTURA
		FASE: -	Nº PRANCHA: INF
		ESCALA: INDICADA	02/02

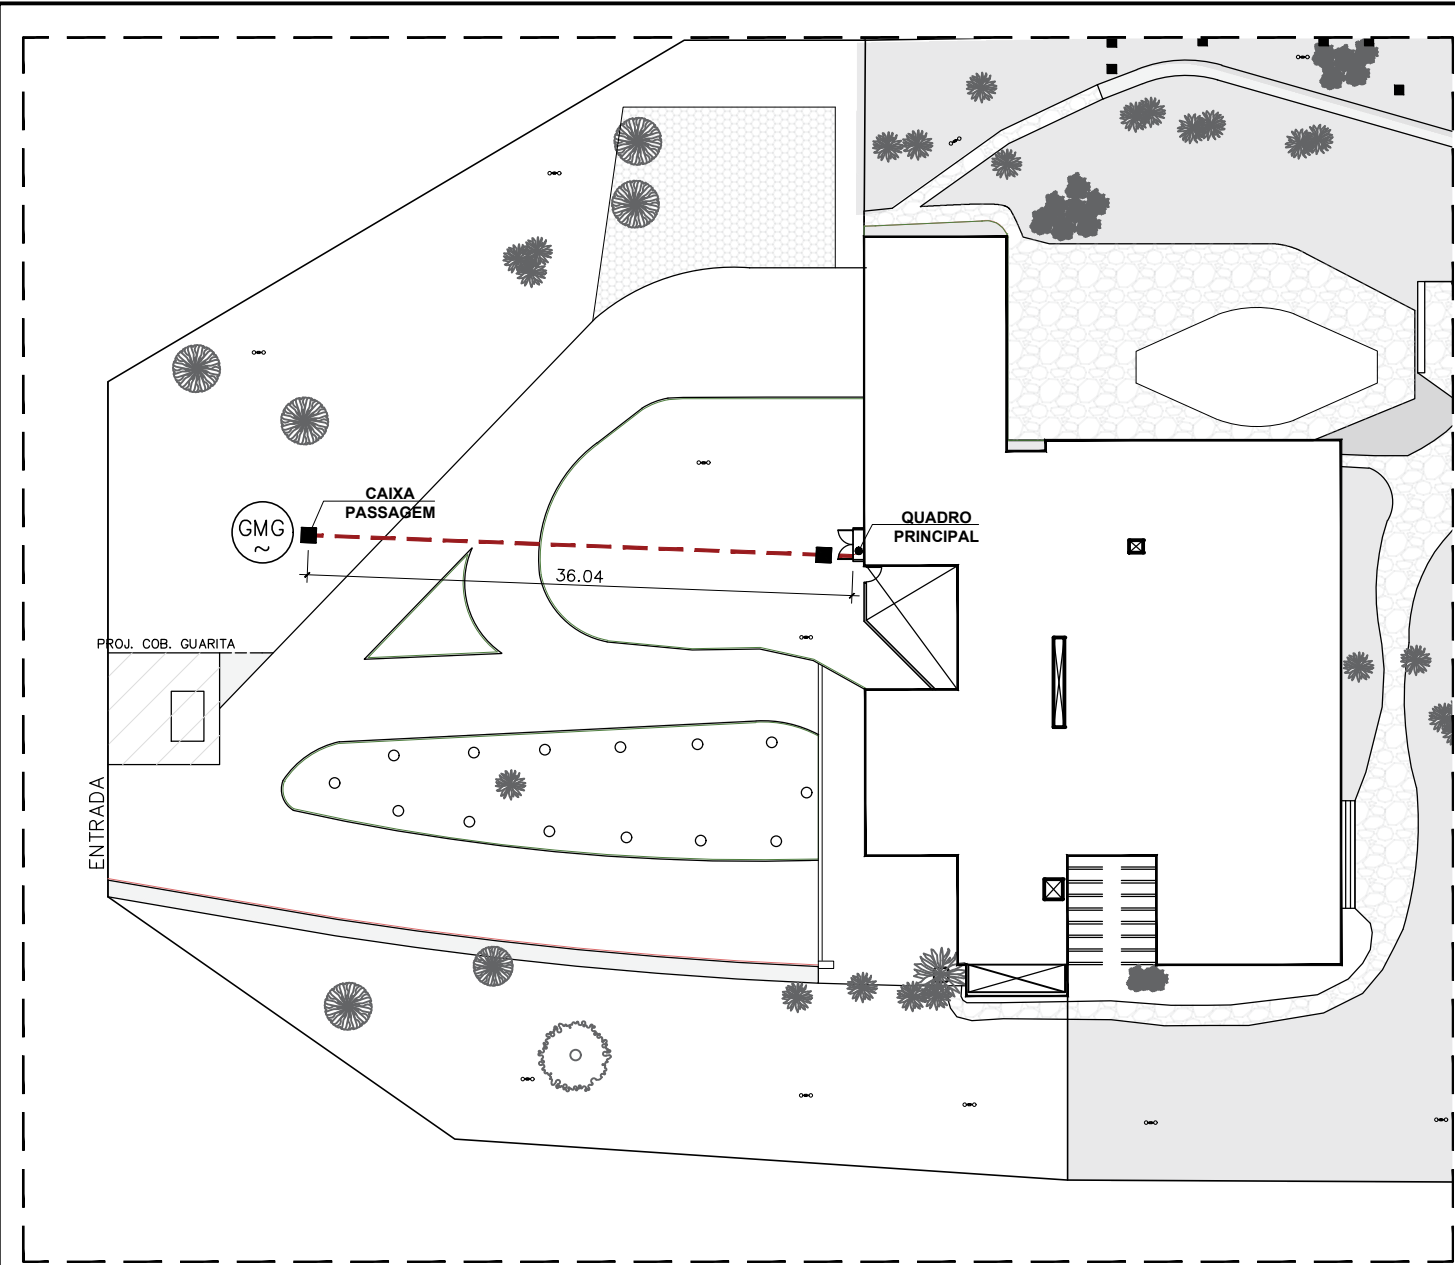

01 PLANTA BAIXA – INFRAESTRUTURA  
ESCALA 1/500

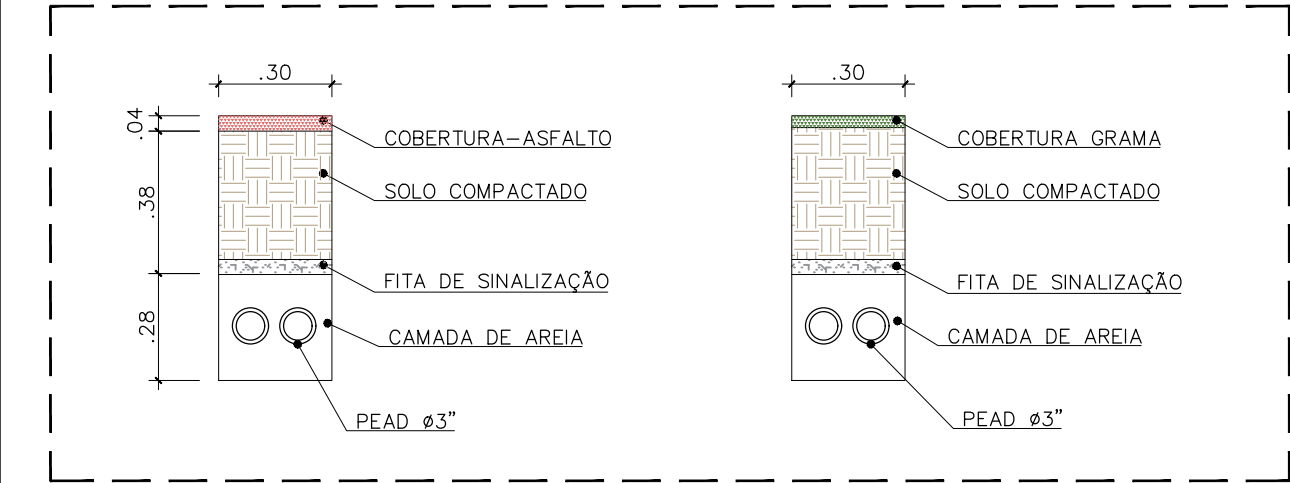

4 DETALHE – VALAS  
ESCALA 1/20

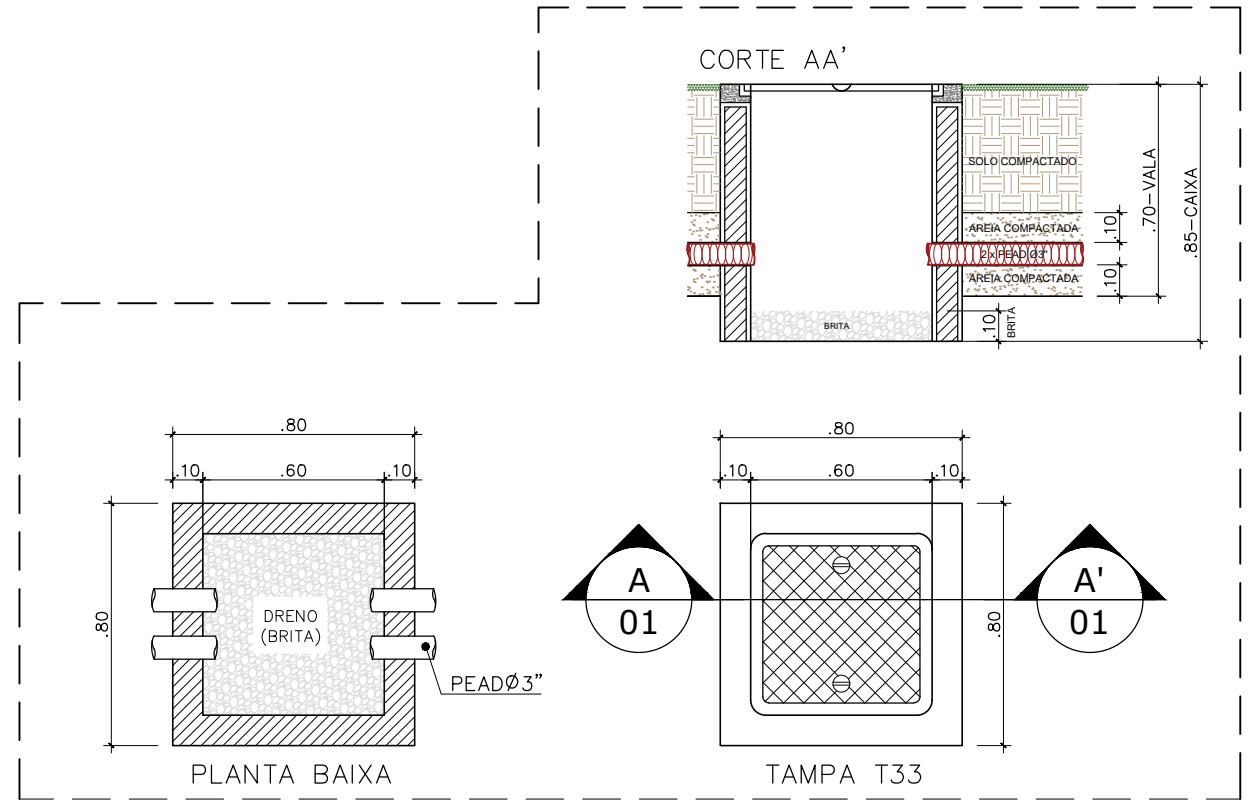

2 DETALHE CAIXA  
ESCALA 1/25

LEGENDA	
	ENCAMINHAMENTO ELETRODUTO PVC Ø3"
	CAIXA DE PASSAGEM 80x80x85cm
	TAMPÃO T33

REV00 EMISSÃO INICIAL		17/03/2020 EMERSON A.	
Nº	CONTROLE DE EMISSÃO DE DESENHOS	DATA	REVISOR
SENADO FEDERAL SECRETARIA DE INFRAESTRUTURA COORDENAÇÃO DE PROJETOS E REFORMAS – COPROJ			
INTERESSADO: SINFRA		LOCAL: RESIDÊNCIA OFICIAL	
COORD. JOELMO	CHEFE DE SERV.: PEDRO	OS: 89724	PROJETO: INFRA.PARA GER. DE EMERGÊNCIA
ENGº ELETRICISTA:	DESENHO: EMERSON A.	DATA: 17/03/2021	TÍTULO DA PRANCHA: PLANTA BAIXA – INFRAESTRUTURA
		FASE: -	Nº PRANCHA: INF
		ESCALA: INDICADA	01/02