

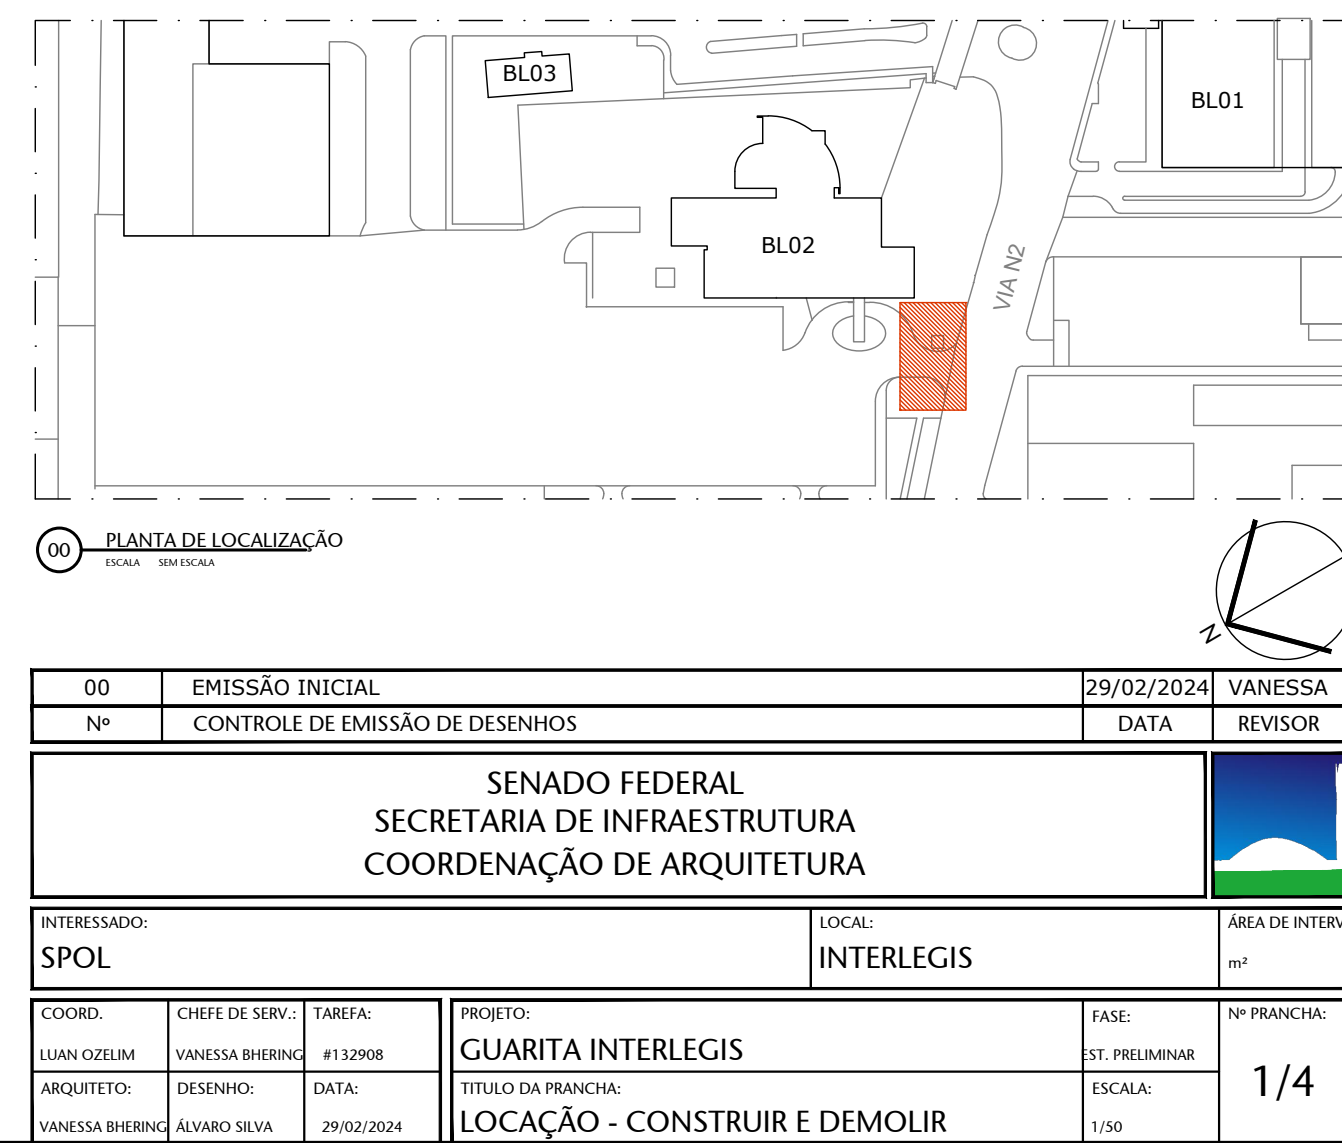



[illegible]

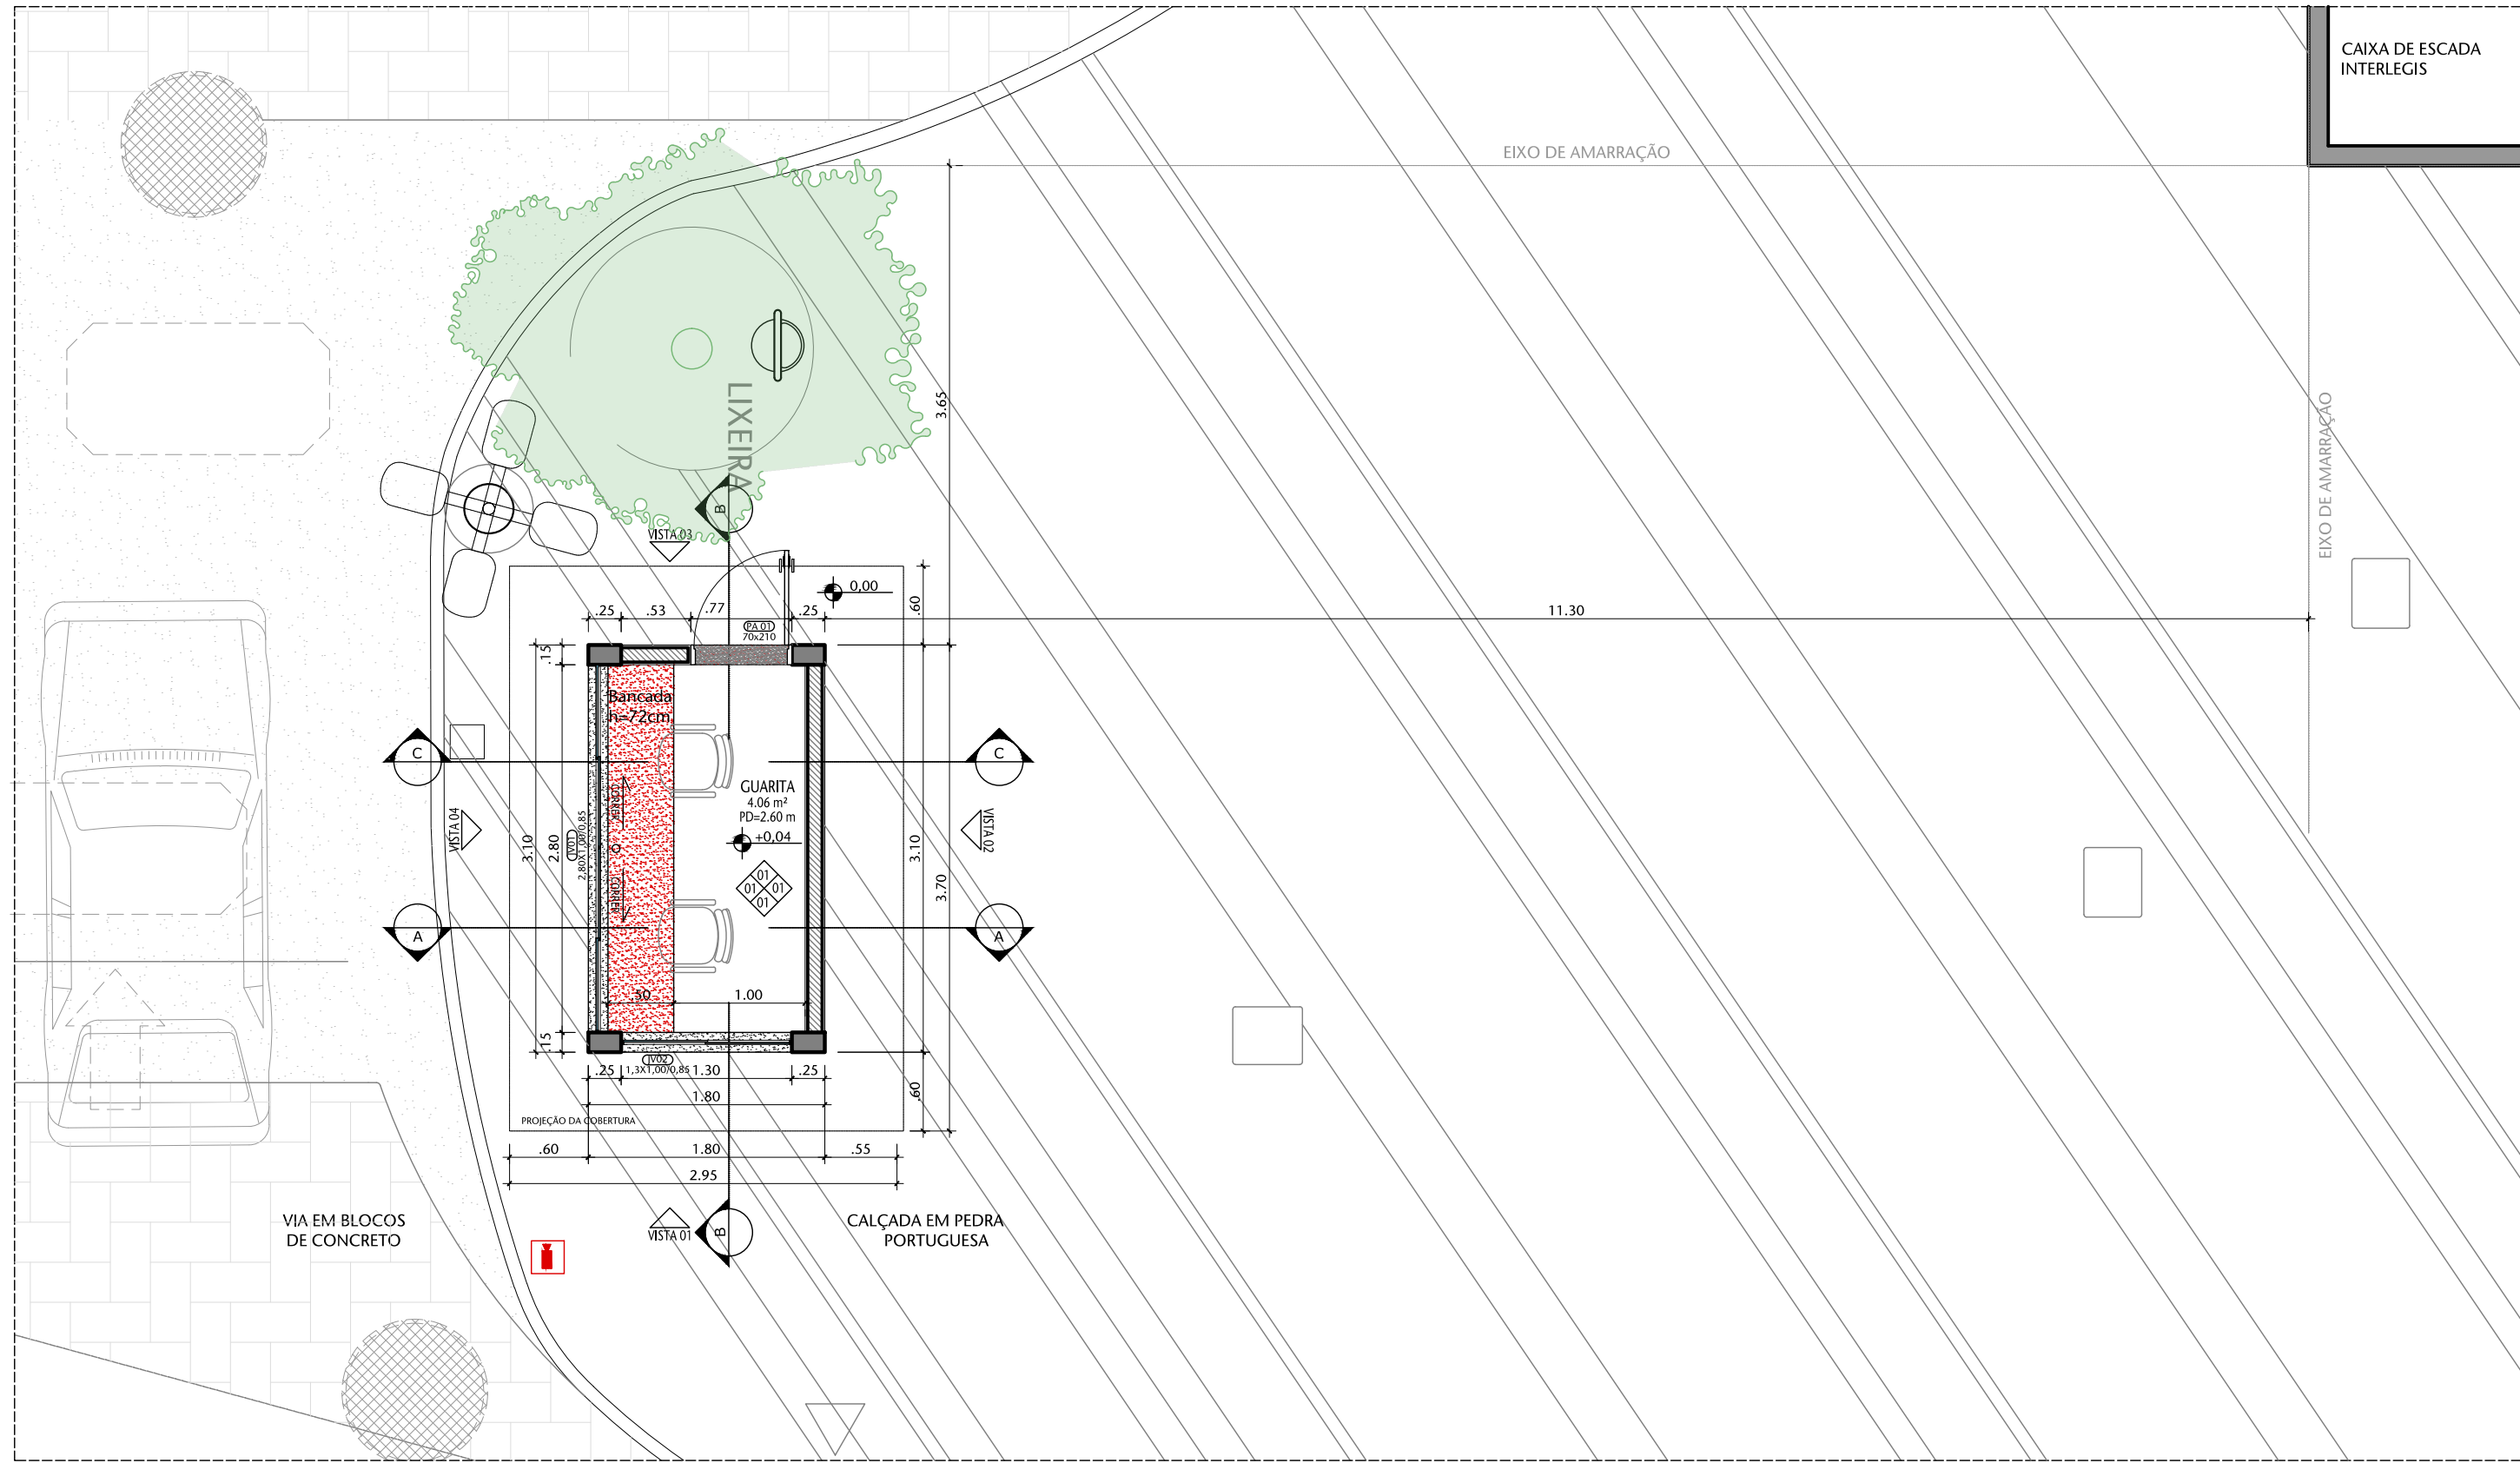


01 PLANTA BAIXA
ESCALA 1:50

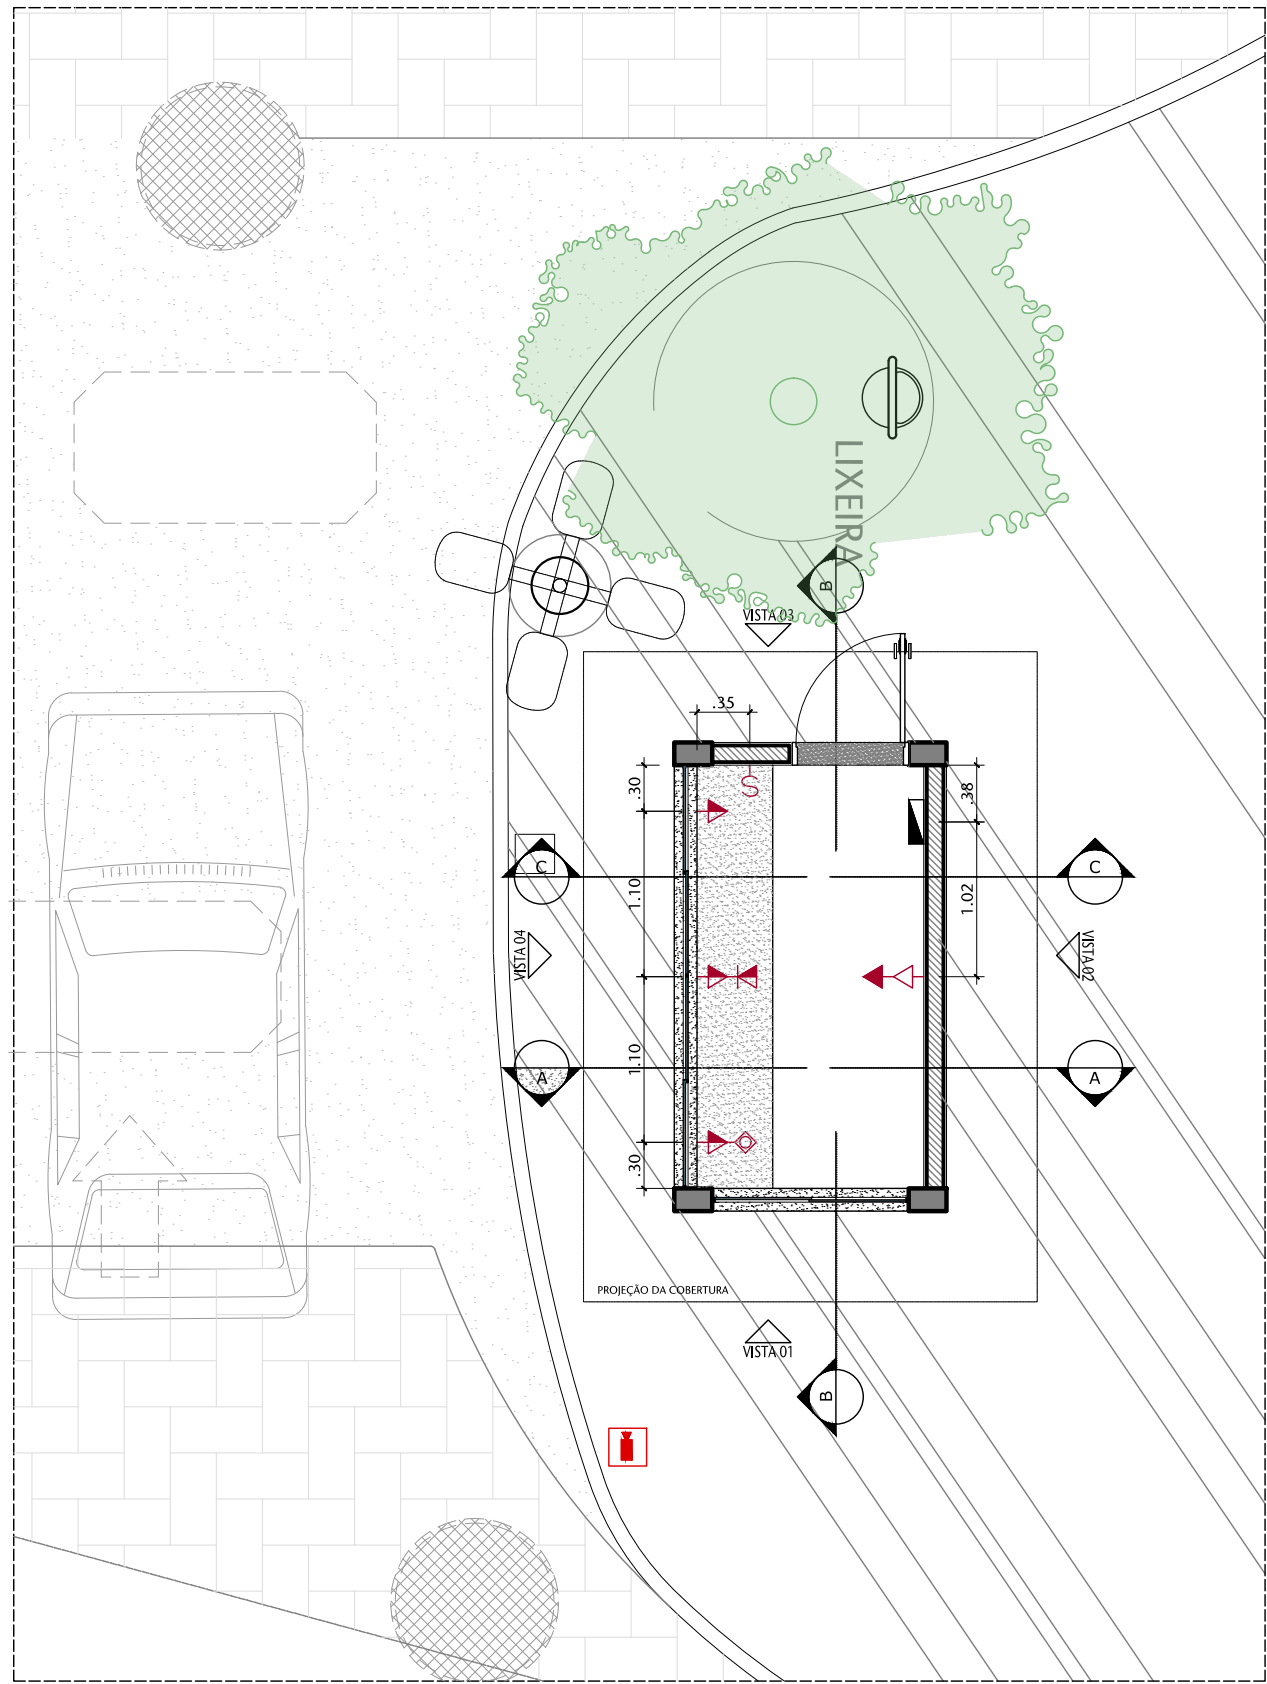


02 PLANTA BAIXA - ELÉTRICA
ESCALA 1:50

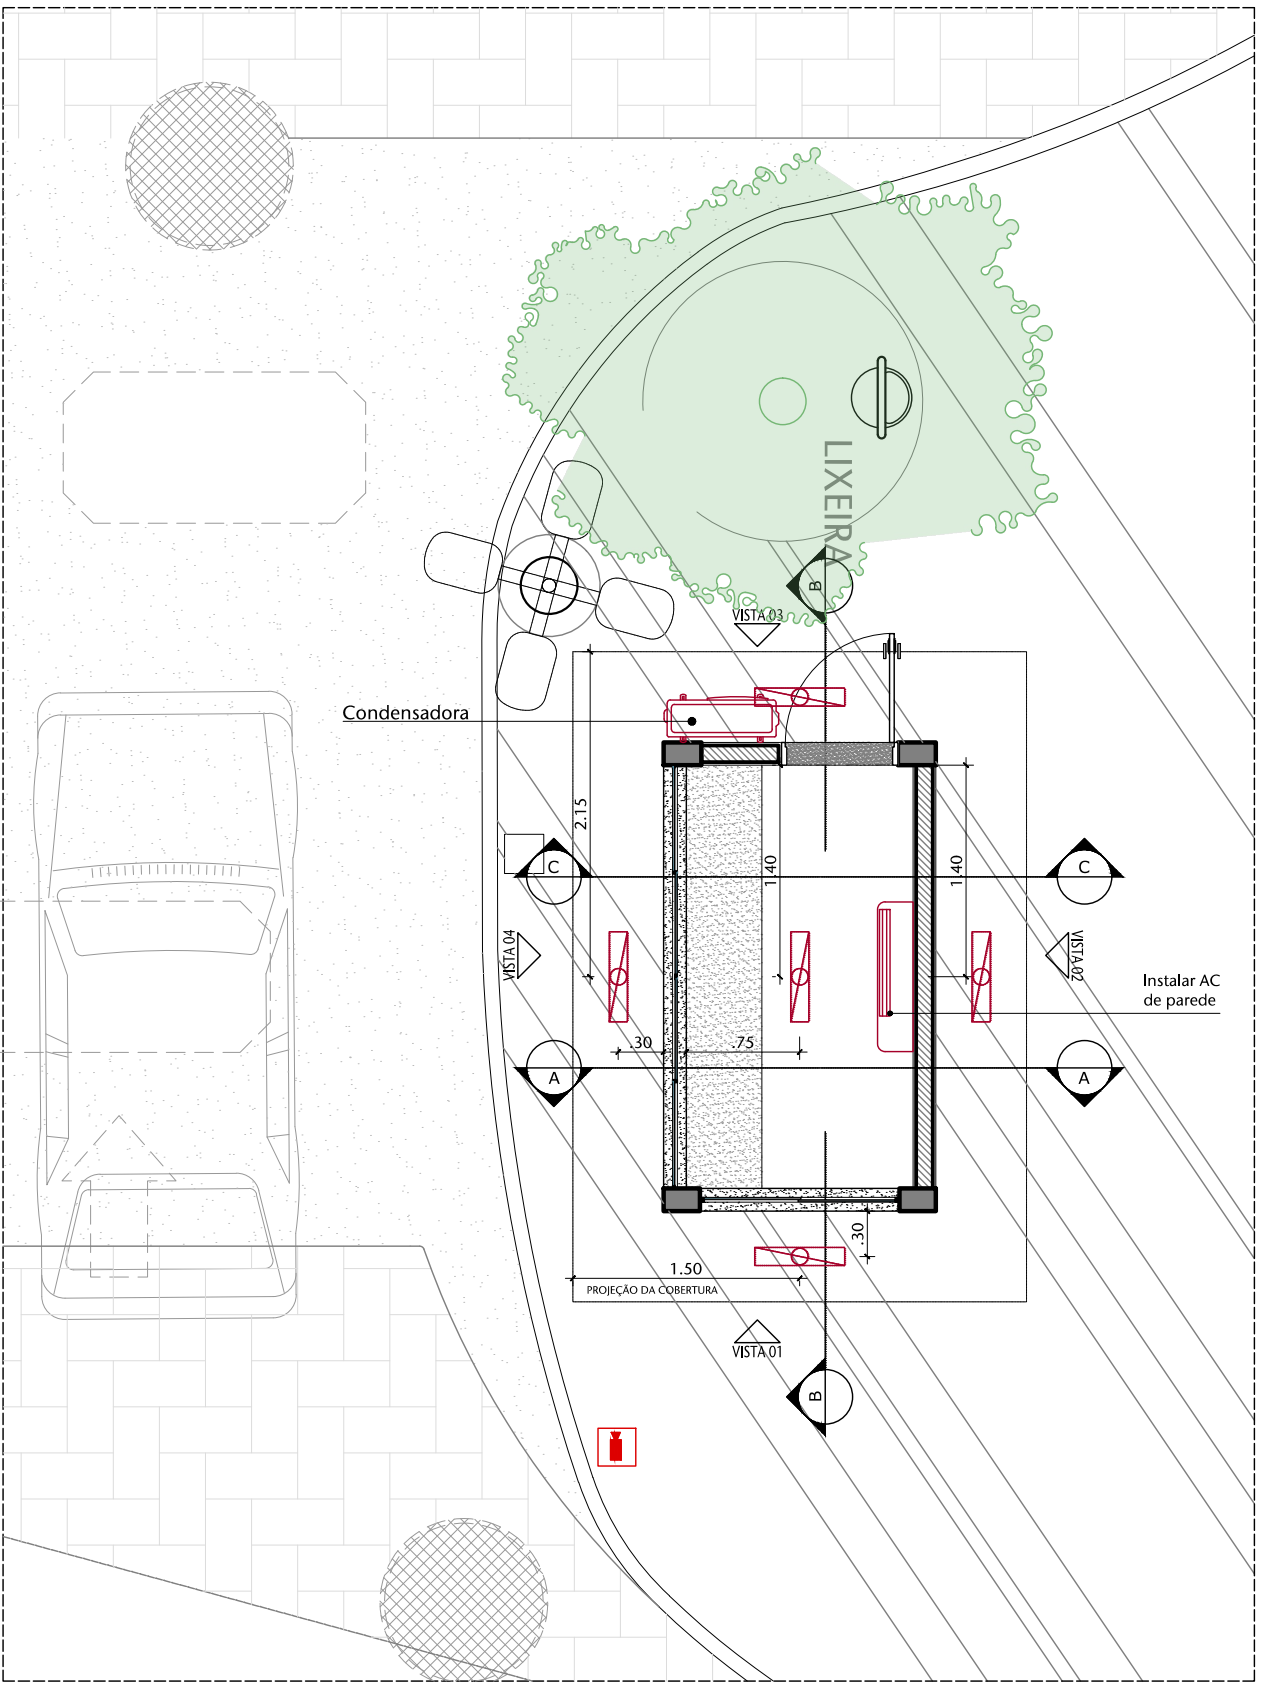


03 PLANTA BAIXA - FORRO E CLIMATIZAÇÃO
ESCALA 1:50

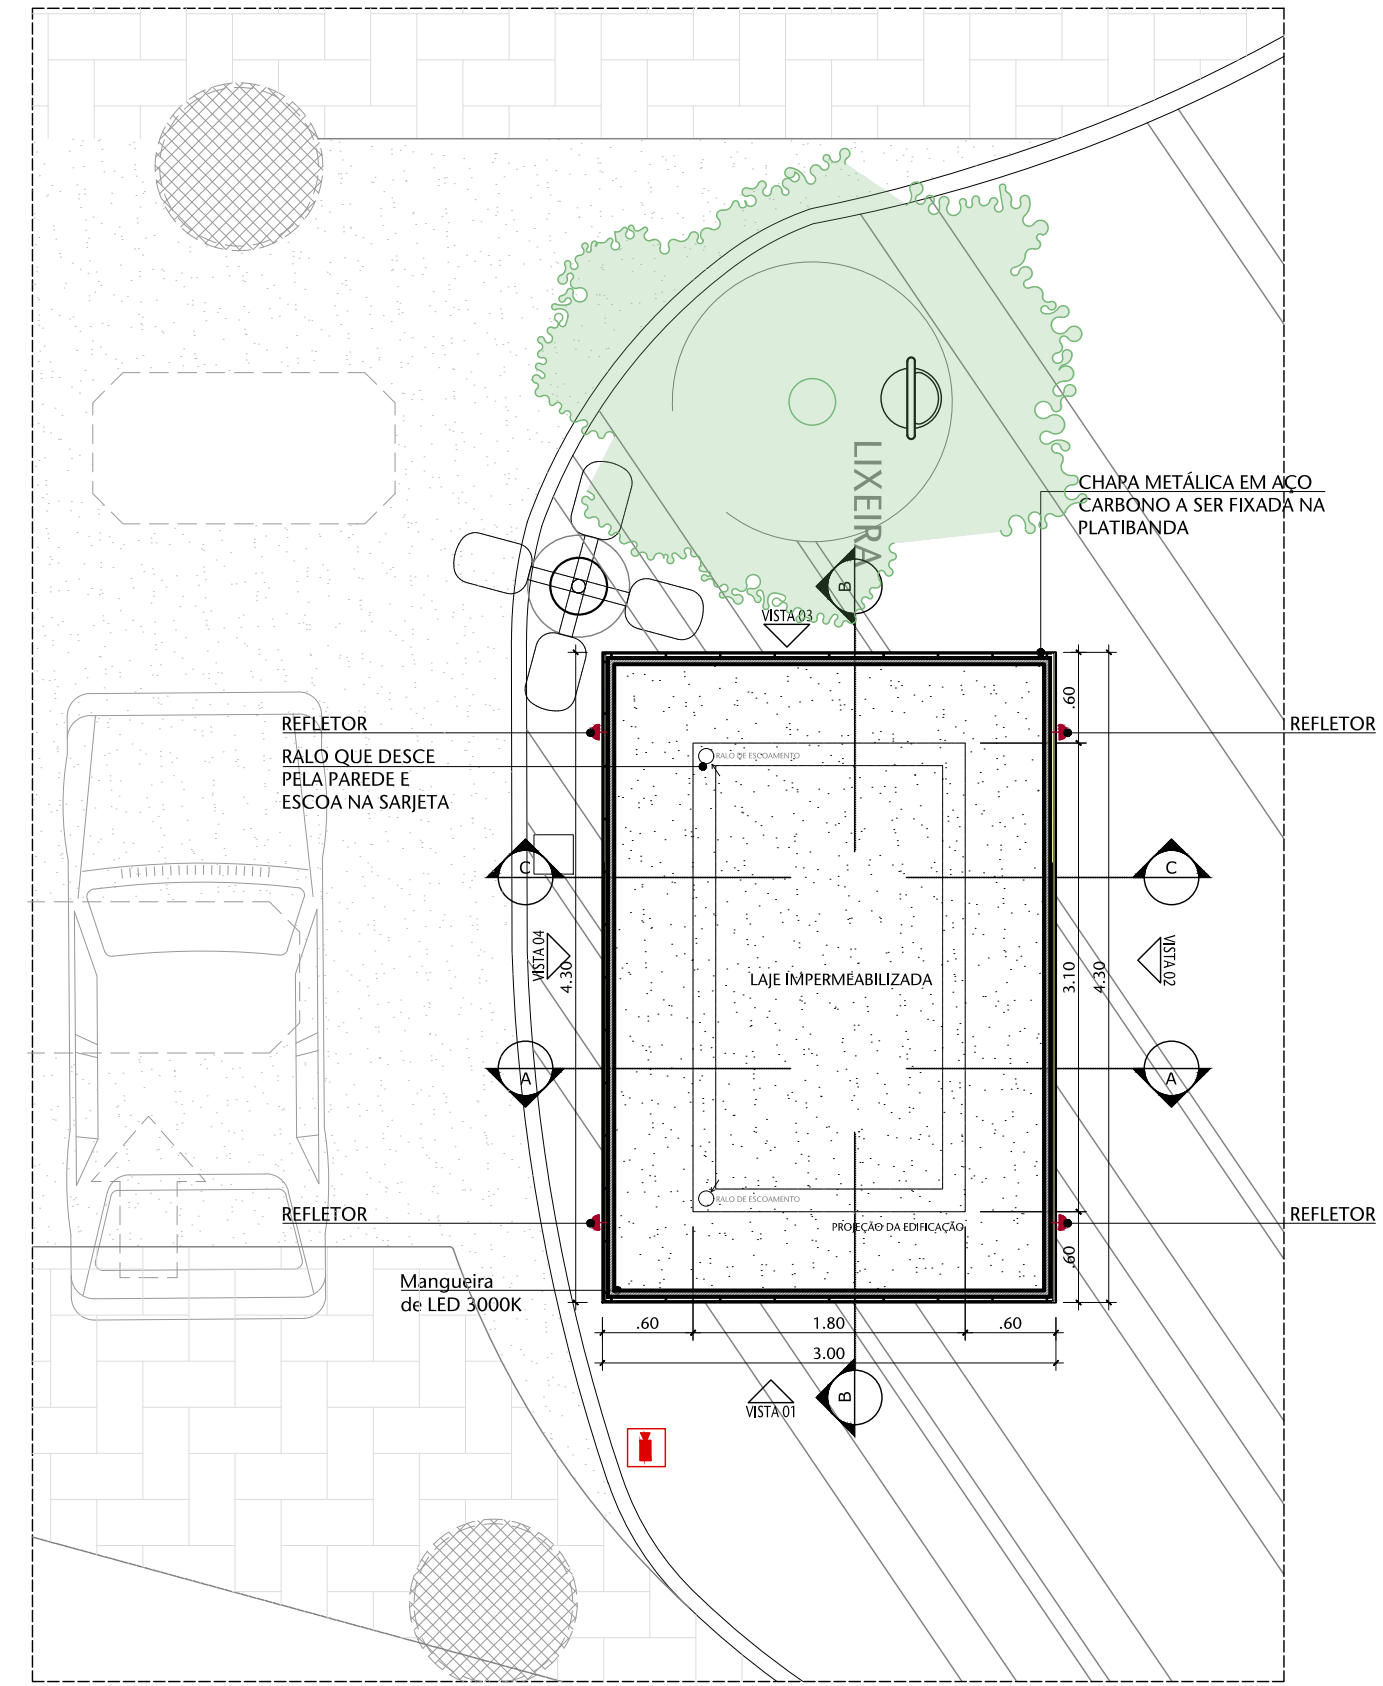


04 PLANTA BAIXA - COBERTURA
ESCALA 1:50

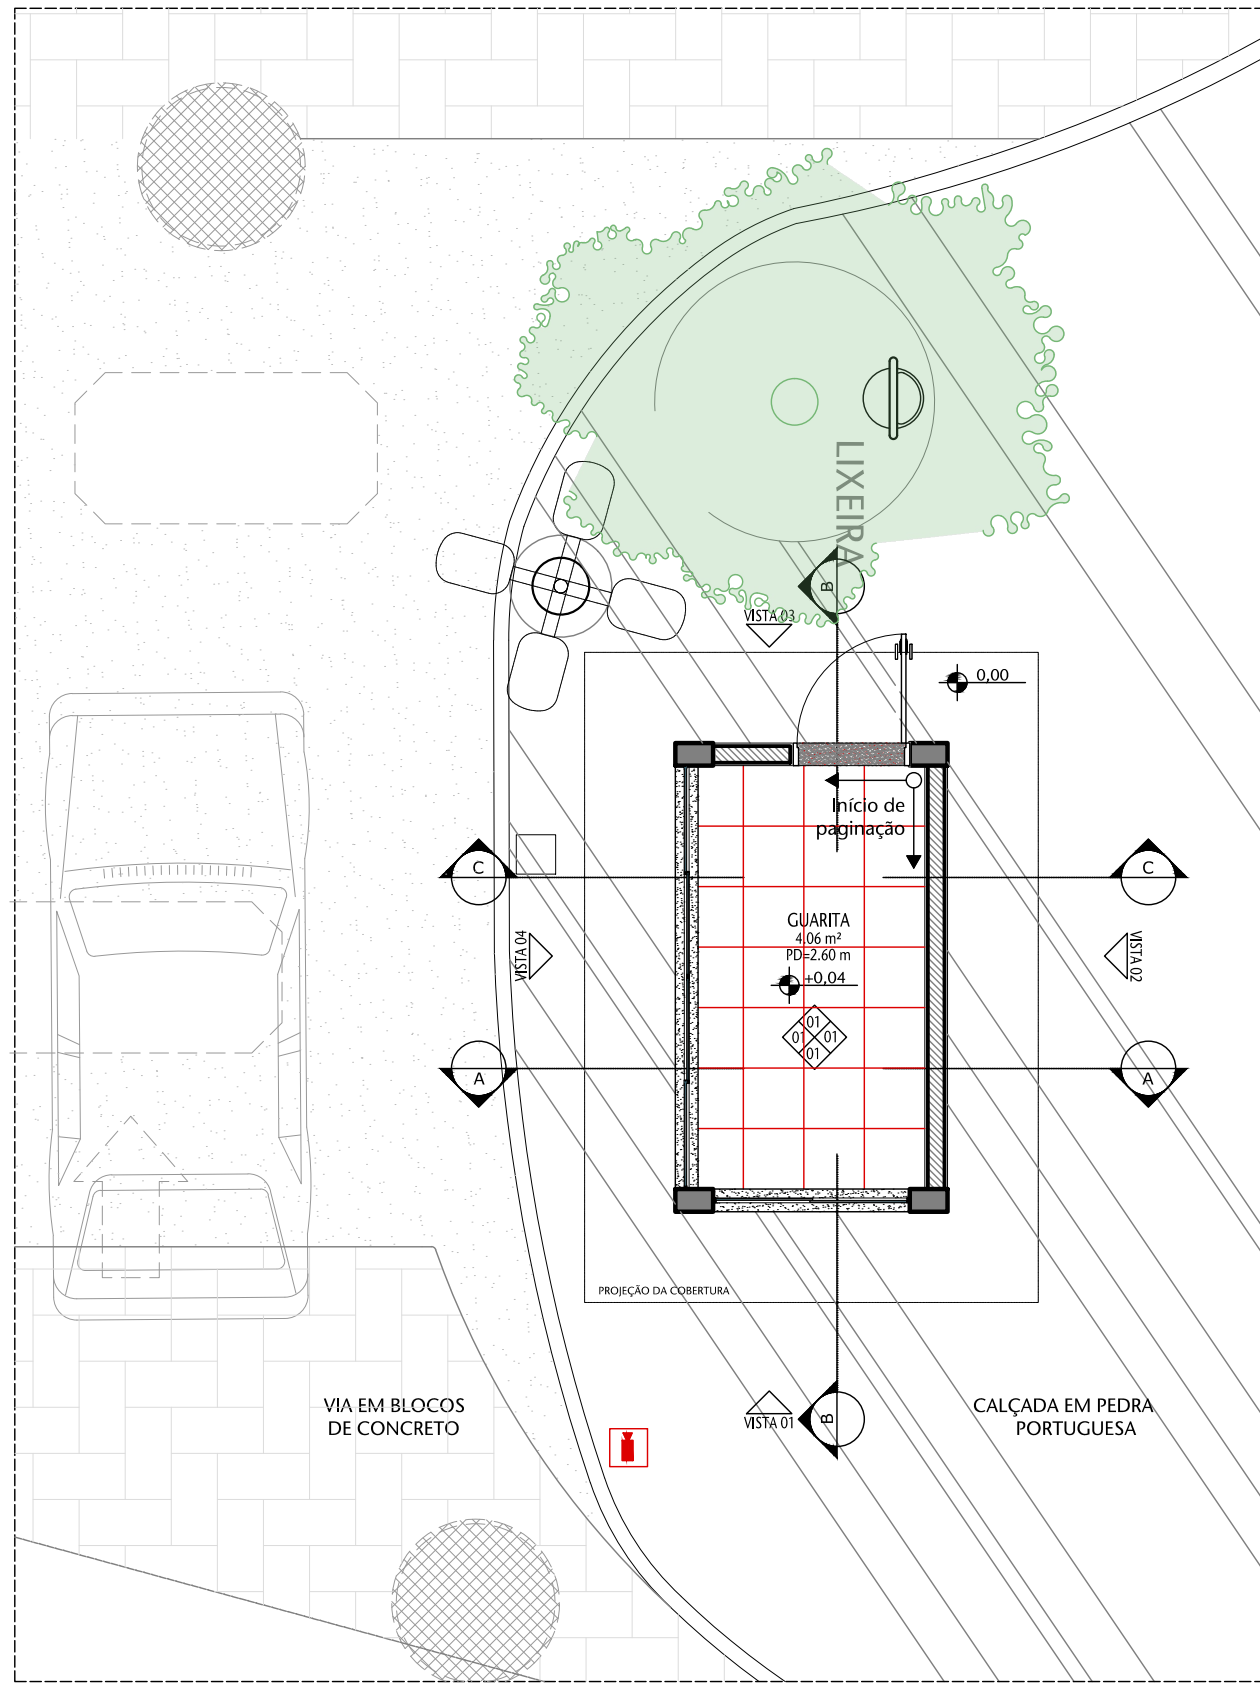


05 PLANTA DE PISO
ESCALA 1:50

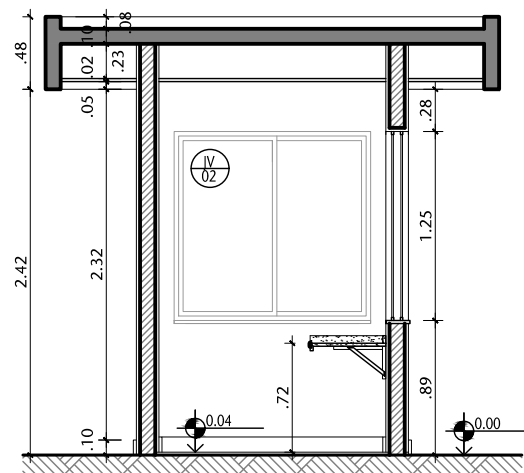

06 CORTE AA
ESCALA 1:50

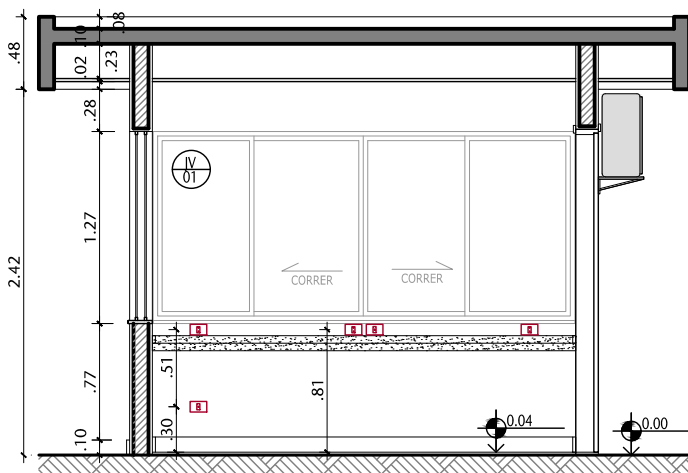


07 CORTE BB
ESCALA 1:50

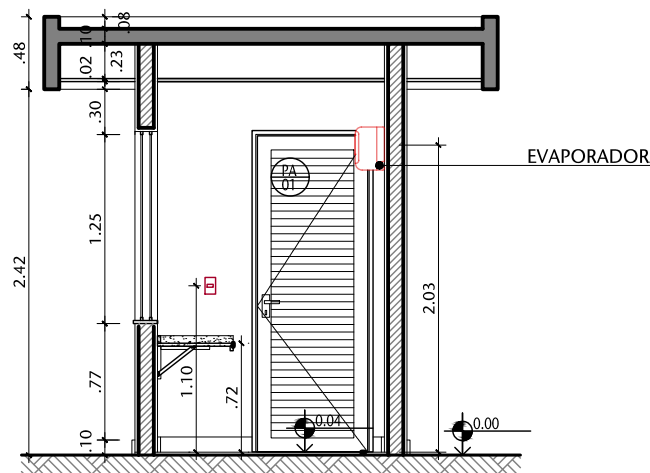

08 CORTE CC
ESCALA 1:50

LEGENDA DE INSTALAÇÕES - PISO/PAREDE											
ELÉTRICA	TOMADA BAIXA	TOMADA MÉDIA	TOMADA ALTA	INTERRUPTOR SIMPLES	INTERRUPTOR 2 SEÇÕES	INTERRUPTOR 3 SEÇÕES	INTERRUPTOR THREE-WAY	INTERRUPTOR FOUR-WAY	TOMADA PISO		
	h=30cm	h=1.10m	h=2.20m	h=1.10m	h=1.10m	h=1.10m	h=1.10m	h=1.10m			
	TOMADA 3P A BAIXA	TOMADA 3P A MÉDIA	ARANDELA ALTA	ARANDELA MÉDIA	ARANDELA BAIXA	TOMADA GAMPADINHA	CIGARRA	QUADRO DISTRIBUIÇÃO GERAL			
	h=30cm	h=2.20m	h=30cm	h=2.20m	h=2.20m	h=1.10m	h=2.20m	h=a def			
TELEFONE	TOMADA TELEFONE R111 BAIXA	TOMADA TELEFONE R111 MÉDIA	TOMADA TELEFONE R111 ALTA	TOMADA INTERFONE BAIXA	TOMADA INTERFONE MÉDIA	TOMADA INTERFONE ALTA	TOMADA TELEFONE R111 PISO	ELETRÓDUTO PASSANDO PELO PISO	QUADRO TELEFONE		
	h=30cm	h=1.10m	h=1.50m	h=30cm	h=1.10m	h=1.10m	h=1.50m				
	RAIO SIFONADO	RAIO ARACANI	DRENO	PONTO DE ESGOTO NA PAREDE	TUBO OPERCULADO	RAIO HIDRÁULICO	PONTO ESGOTO VISTA				
	REGISTRO DE PRESSÃO	REGISTRO DE VÁLVULA	DUCHA HIGIÊNICA	PONTO DE ÁGUA	PONTO DE FILTRO						
HIDR.	TOMADA LÓGICA BAIXA	TOMADA LÓGICA MÉDIA	TOMADA LÓGICA ALTA								
	h=30cm	h=1.10m	h=1.50m								
LEGENDA DE INSTALAÇÕES - FORRO/AR CONDICIONADO											
ELÉTRICA	TOMADA TETO	LUMINÁRIA PARAFUSO	LUMINÁRIA EMBUTIR	LUMINÁRIA SOBREPOR COM REATOR	LUMINÁRIA EMBUTIR COM REATOR	LUMINÁRIA SOBREPOR COM REATOR	LUMINÁRIA EMBUTIR COM REATOR	LUMINÁRIA SOBREPOR COM REATOR	LUMINÁRIA EMBUTIR COM REATOR	LUMINÁRIA SOBREPOR COM REATOR	LUMINÁRIA EMBUTIR COM REATOR
TV	CAN FIXA TIPO DOME NO TETO	CAN DE SEGURANÇA	CAN DE SEGURANÇA								
AC COND.	SPITE (split)	CASSETTE (teto)	INDUTADOR (split)	RETORNO (teto)	INDUTADOR (split)	RETORNO (split)	CONTROLE	DE JANELA			


TABELA DE ESPECIFICAÇÕES DE ACABAMENTOS					
PISO					
Nº	MATERIAL	PAGINAÇÃO	REFERÊNCIA	LINHA	FABRICANTE
01	GRANITO CINZA ANDORINHA COM ACABAMENTO POLIDO	40x40	0000		
02	GRANITO CINZA ANDORINHA COM ACABAMENTO APEÇADO	40x40	0000		
03	CONCRETO		0000		
04	PLATO EM CONCRETO (ACABADO)		0000		
PAREDE					
Nº	MATERIAL	PAGINAÇÃO	REFERÊNCIA	LINHA	FABRICANTE
01	PINTURA BRANCO NEVE				
02	REVESTIMENTO CERÂMICO - BRANCO - GLACIER WHITE BET. PORTOBELLO OU SIMILAR	30x60	0000		
TETO					
Nº	MATERIAL	PAGINAÇÃO	REFERÊNCIA	LINHA	FABRICANTE
01	FORRO DE GESSO COM ACABAMENTO EM PINTURA BRANCO NEVE				
RODAPE					
Nº	MATERIAL	PAGINAÇÃO	REFERÊNCIA	LINHA	FABRICANTE
01	GRANITO CINZA ANDORINHA		0000		

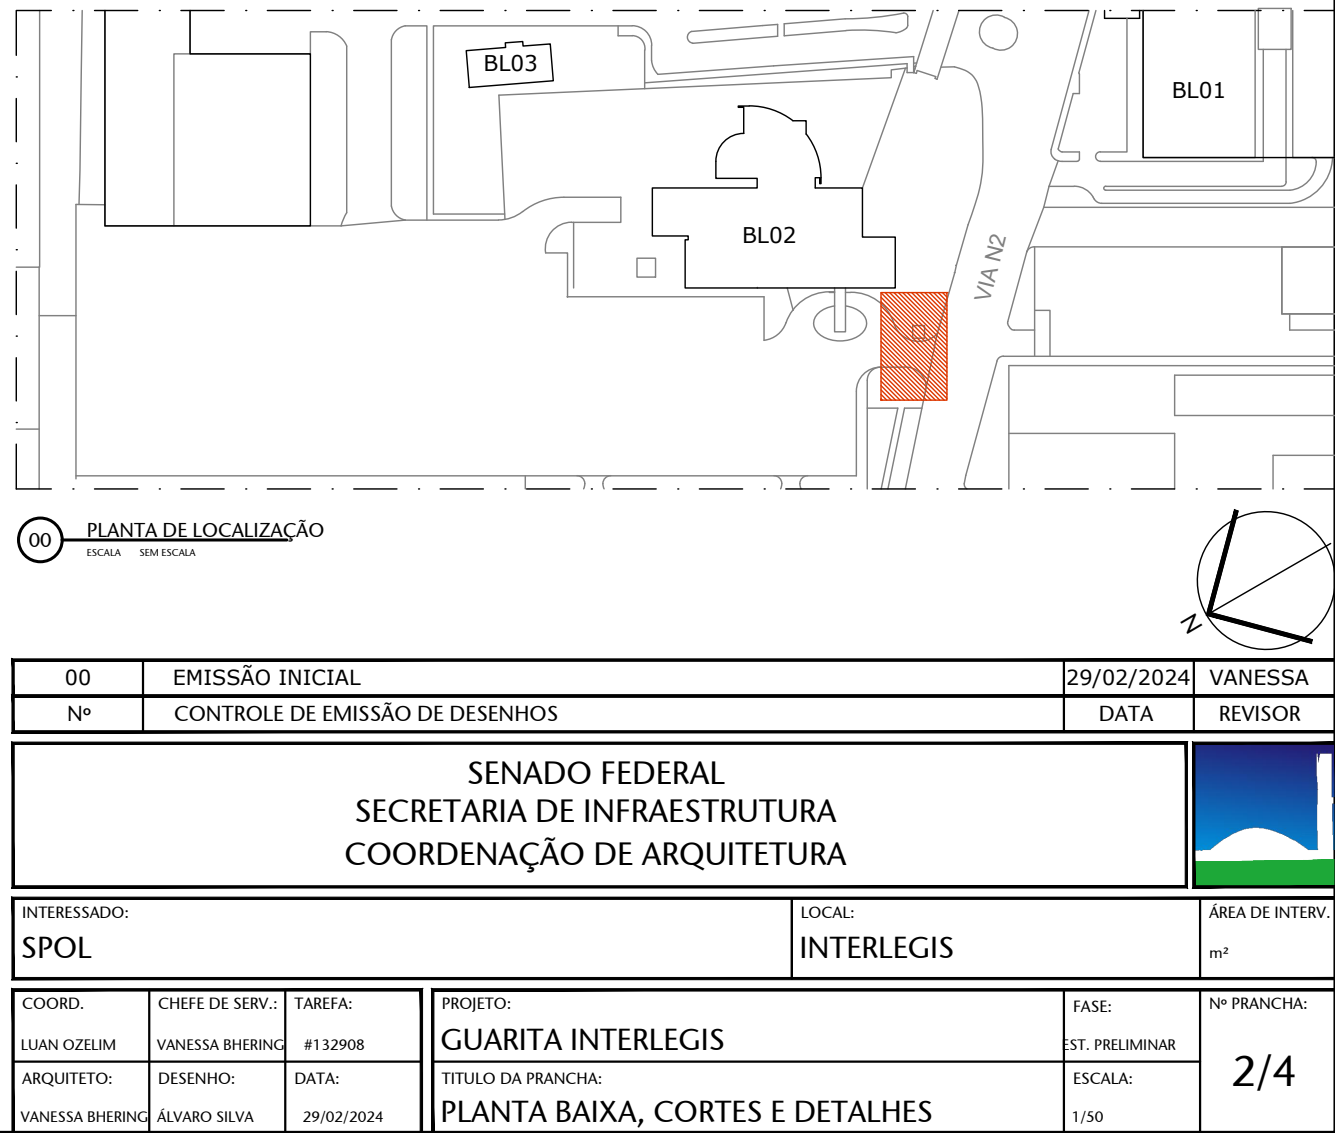


00	EMIÇÃO INICIAL	29/02/2024	VANESSA
Nº	CONTROLE DE EMISSÃO DE DESENHOS	DATA	REVISOR
SENADO FEDERAL SECRETARIA DE INFRAESTRUTURA COORDENAÇÃO DE ARQUITETURA			
INTERESSADO: SPOL		LOCAL: INTERLEGIS	
COORDENADOR: LUAN OZELIM	CHEFE DE SERV.: VANESSA BIERING	TAREFA: #132908	PROJETO: GUARITA INTERLEGIS
ARQUITETO: VANESSA BIERING	DESENHO: ALVARO SILVA	DATA: 29/02/2024	TÍTULO DA PRANCHA: PLANTA BAIXA, CORTES E DETALHES
FASE: ST. PRELIMINAR		Nº PRANCHA: 2/4	
ESCALA: 1:50		ÁREA DE INTÉR. m²	




01 VISTA 01
ESCALA 1:50

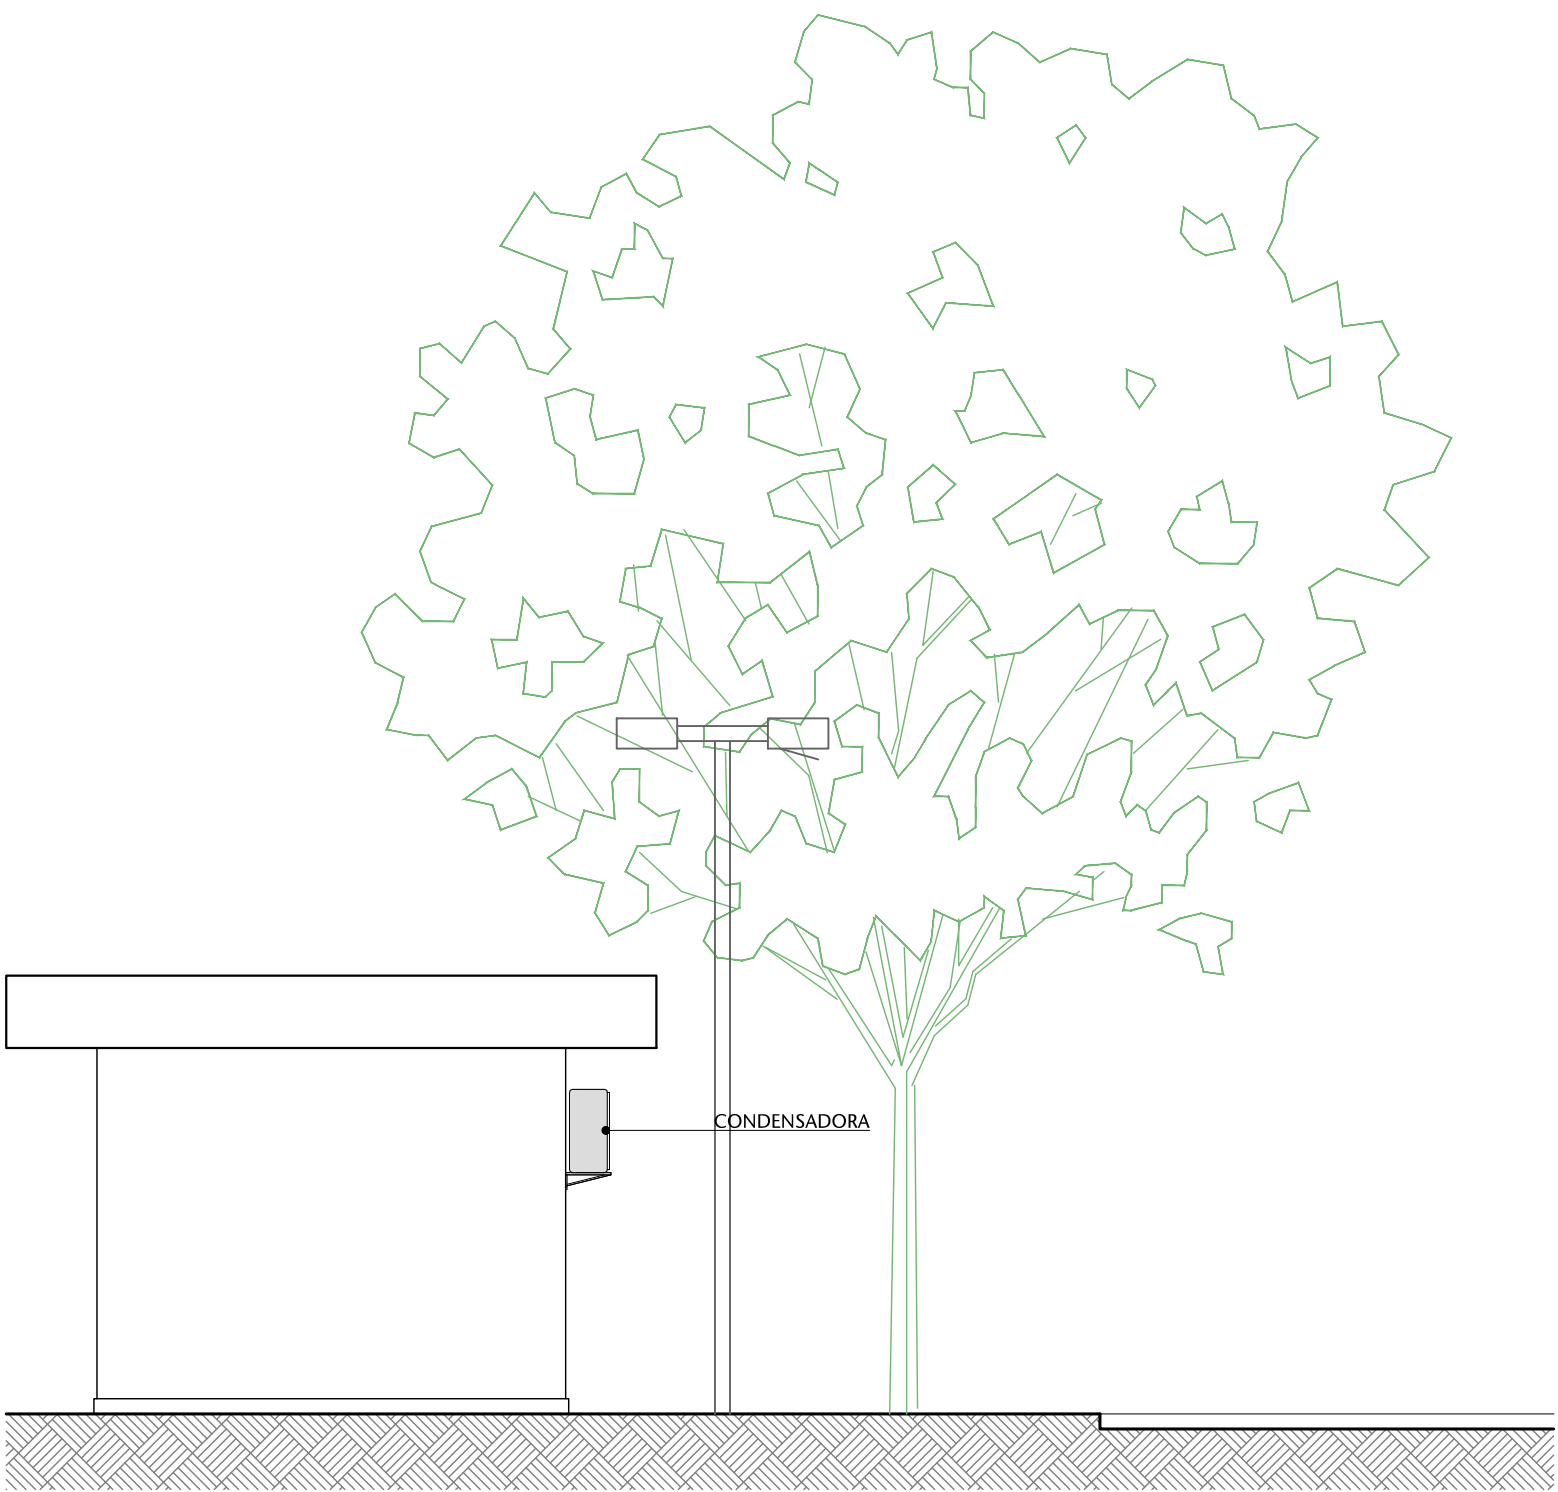

02 VISTA 02
ESCALA 1:50

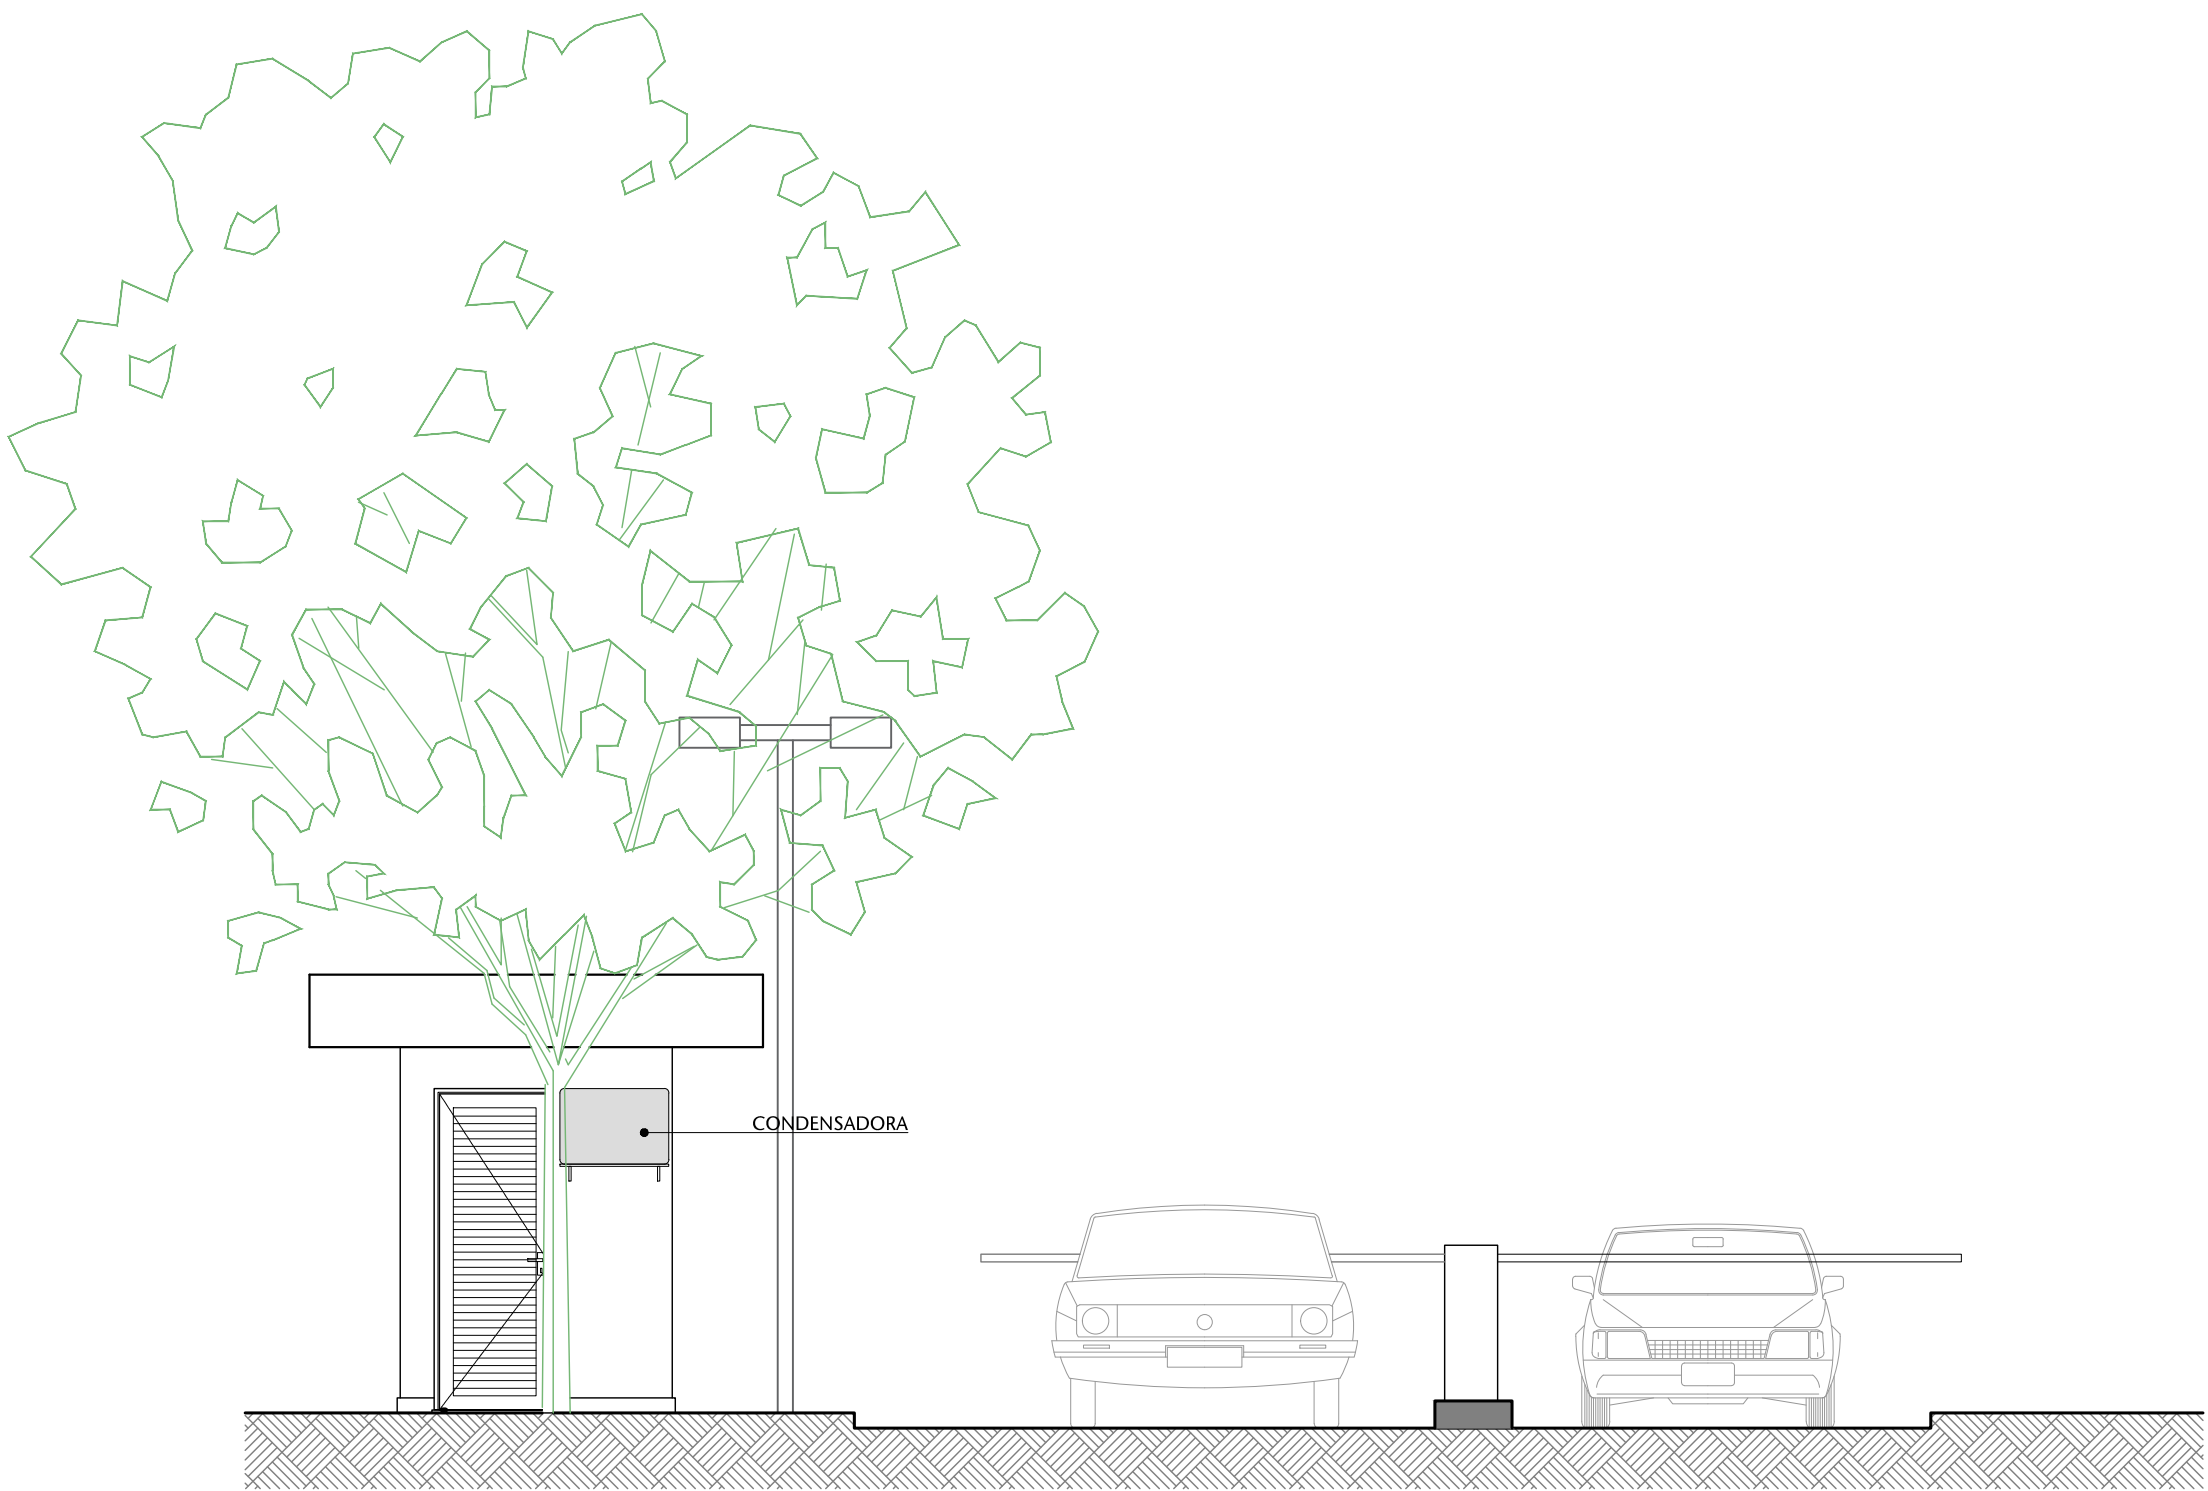

03 VISTA 03
ESCALA 1:50

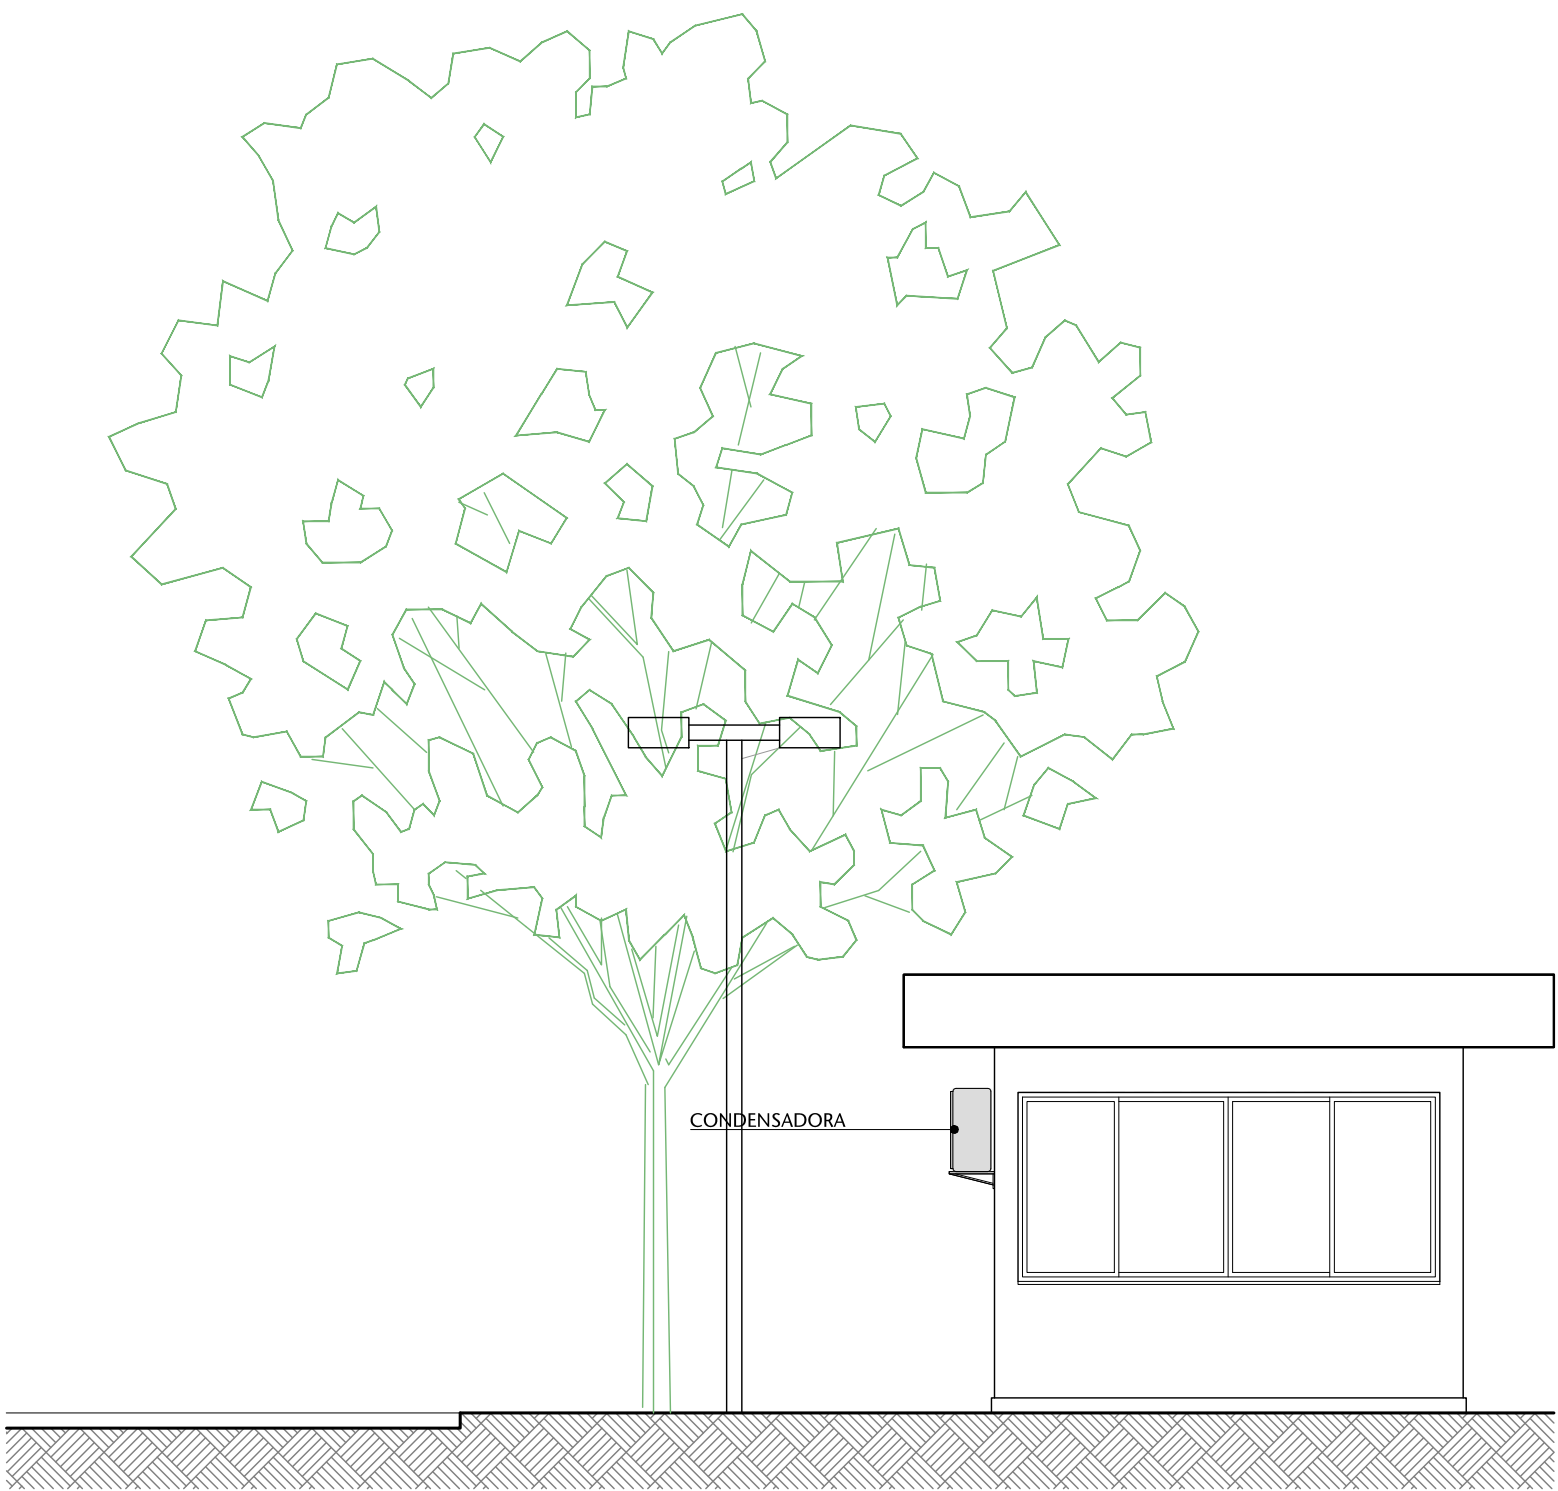


04 VISTA 04
ESCALA 1:50

TABELA DE ESPECIFICAÇÕES DE ACABAMENTOS					
PISO					
Nº	MATERIAL	PAGINAÇÃO	REFERÊNCIA	LINHA	FABRICANTE
01	GRANITO CINZA ANDORINHA COM ACABAMENTO POLIDO	40X40	0000		
02	GRANITO CINZA ANDORINHA COM ACABAMENTO APICADO	40X40	0000		
03	CONCRETO	-	0000		
04	PLATO EM CONCRETO (ACABADO)	-	0000		
PAREDE					
Nº	MATERIAL	PAGINAÇÃO	REFERÊNCIA	LINHA	FABRICANTE
01	PINTURA BRANCO NEVE		0000		
02	REVESTIMENTO CERÂMICO - BRANCO - GLACIER WHITE RET. PORTOBELLO OU SIMILAR	30x60	0000		
TETO					
Nº	MATERIAL	PAGINAÇÃO	REFERÊNCIA	LINHA	FABRICANTE
01	FORRO DE GESSO COM ACABAMENTO EM PINTURA BRANCO NEVE				
RODAPE					
Nº	MATERIAL	PAGINAÇÃO	REFERÊNCIA	LINHA	FABRICANTE
01	GRANITO CINZA ANDORINHA		0000		

LEGENDA DE INSTALAÇÕES - PISO/PAREDE													
ELETRICA	TOMADA BAIXA	TOMADA MÉDIA	TOMADA ALTA	INTERROTOR 2 SÍGLOS	INTERROTOR 3 SÍGLOS	INTERROTOR 4 SÍGLOS	INTERROTOR 5 SÍGLOS	INTERROTOR 6 SÍGLOS	INTERROTOR 7 SÍGLOS	INTERROTOR 8 SÍGLOS	INTERROTOR 9 SÍGLOS	INTERROTOR 10 SÍGLOS	INTERROTOR 11 SÍGLOS
	~1.10m	~1.10m	~1.10m	~1.10m	~1.10m	~1.10m	~1.10m	~1.10m	~1.10m	~1.10m	~1.10m	~1.10m	~1.10m
	~1.10m	~1.10m	~1.10m	~1.10m	~1.10m	~1.10m	~1.10m	~1.10m	~1.10m	~1.10m	~1.10m	~1.10m	~1.10m
	~1.10m	~1.10m	~1.10m	~1.10m	~1.10m	~1.10m	~1.10m	~1.10m	~1.10m	~1.10m	~1.10m	~1.10m	~1.10m
ELECTRICA	TOMADA TELEFONE R111	TOMADA TELEFONE R111	TOMADA TELEFONE R111	TOMADA TELEFONE R111	TOMADA TELEFONE R111	TOMADA TELEFONE R111	TOMADA TELEFONE R111	TOMADA TELEFONE R111	TOMADA TELEFONE R111	TOMADA TELEFONE R111	TOMADA TELEFONE R111	TOMADA TELEFONE R111	TOMADA TELEFONE R111
	~1.10m	~1.10m	~1.10m	~1.10m	~1.10m	~1.10m	~1.10m	~1.10m	~1.10m	~1.10m	~1.10m	~1.10m	~1.10m
	~1.10m	~1.10m	~1.10m	~1.10m	~1.10m	~1.10m	~1.10m	~1.10m	~1.10m	~1.10m	~1.10m	~1.10m	~1.10m
	~1.10m	~1.10m	~1.10m	~1.10m	~1.10m	~1.10m	~1.10m	~1.10m	~1.10m	~1.10m	~1.10m	~1.10m	~1.10m
ESGOTO	RALO SECO	RALO SIFONADO	RALO ABACAXI	DRENO	PONTO DE ESGOTO NA PAREDE	PONTO DE ESGOTO NA PAREDE	PONTO DE ESGOTO NA PAREDE	PONTO DE ESGOTO NA PAREDE	PONTO DE ESGOTO NA PAREDE	PONTO DE ESGOTO NA PAREDE	PONTO DE ESGOTO NA PAREDE	PONTO DE ESGOTO NA PAREDE	PONTO DE ESGOTO NA PAREDE
	~1.10m	~1.10m	~1.10m	~1.10m	~1.10m	~1.10m	~1.10m	~1.10m	~1.10m	~1.10m	~1.10m	~1.10m	~1.10m
	~1.10m	~1.10m	~1.10m	~1.10m	~1.10m	~1.10m	~1.10m	~1.10m	~1.10m	~1.10m	~1.10m	~1.10m	~1.10m
	~1.10m	~1.10m	~1.10m	~1.10m	~1.10m	~1.10m	~1.10m	~1.10m	~1.10m	~1.10m	~1.10m	~1.10m	~1.10m
HIDR.	REGISTRO DE PRESSÃO	REGISTRO DE GAVETA	DUCHA HIGIÊNICA	PONTO DE ÁGUA	PONTO DE FILTRO	PONTO DE FILTRO	PONTO DE FILTRO	PONTO DE FILTRO	PONTO DE FILTRO	PONTO DE FILTRO	PONTO DE FILTRO	PONTO DE FILTRO	PONTO DE FILTRO
	~1.10m	~1.10m	~1.10m	~1.10m	~1.10m	~1.10m	~1.10m	~1.10m	~1.10m	~1.10m	~1.10m	~1.10m	~1.10m
	~1.10m	~1.10m	~1.10m	~1.10m	~1.10m	~1.10m	~1.10m	~1.10m	~1.10m	~1.10m	~1.10m	~1.10m	~1.10m
	~1.10m	~1.10m	~1.10m	~1.10m	~1.10m	~1.10m	~1.10m	~1.10m	~1.10m	~1.10m	~1.10m	~1.10m	~1.10m
LÓGICA	TOMADA LÓGICA BAIXA	TOMADA LÓGICA MÉDIA	TOMADA LÓGICA ALTA	TOMADA LÓGICA BAIXA	TOMADA LÓGICA MÉDIA	TOMADA LÓGICA ALTA	TOMADA LÓGICA BAIXA	TOMADA LÓGICA MÉDIA	TOMADA LÓGICA ALTA	TOMADA LÓGICA BAIXA	TOMADA LÓGICA MÉDIA	TOMADA LÓGICA ALTA	TOMADA LÓGICA BAIXA
	~1.10m	~1.10m	~1.10m	~1.10m	~1.10m	~1.10m	~1.10m	~1.10m	~1.10m	~1.10m	~1.10m	~1.10m	~1.10m
	~1.10m	~1.10m	~1.10m	~1.10m	~1.10m	~1.10m	~1.10m	~1.10m	~1.10m	~1.10m	~1.10m	~1.10m	~1.10m
	~1.10m	~1.10m	~1.10m	~1.10m	~1.10m	~1.10m	~1.10m	~1.10m	~1.10m	~1.10m	~1.10m	~1.10m	~1.10m


LEGENDA DE INSTALAÇÕES - FORRO/AR CONDICIONADO													
ELETRICA	TOMADA TETO	LUMINÁRIA PLAFON SOBREFOR	LUMINÁRIA PLAFON SOBREFOR	LUMINÁRIA PLAFON SOBREFOR	LUMINÁRIA PLAFON SOBREFOR	LUMINÁRIA PLAFON SOBREFOR	LUMINÁRIA PLAFON SOBREFOR	LUMINÁRIA PLAFON SOBREFOR	LUMINÁRIA PLAFON SOBREFOR	LUMINÁRIA PLAFON SOBREFOR	LUMINÁRIA PLAFON SOBREFOR	LUMINÁRIA PLAFON SOBREFOR	LUMINÁRIA PLAFON SOBREFOR
	~1.10m	~1.10m	~1.10m	~1.10m	~1.10m	~1.10m	~1.10m	~1.10m	~1.10m	~1.10m	~1.10m	~1.10m	~1.10m
	~1.10m	~1.10m	~1.10m	~1.10m	~1.10m	~1.10m	~1.10m	~1.10m	~1.10m	~1.10m	~1.10m	~1.10m	~1.10m
	~1.10m	~1.10m	~1.10m	~1.10m	~1.10m	~1.10m	~1.10m	~1.10m	~1.10m	~1.10m	~1.10m	~1.10m	~1.10m
TV	CAM. FIXA TIPO DOME NO TETO	CAM. DE SEGURANÇA PARA DE PAREDE	CAM. DE SEGURANÇA PARA DE PAREDE	CAM. DE SEGURANÇA PARA DE PAREDE	CAM. DE SEGURANÇA PARA DE PAREDE	CAM. DE SEGURANÇA PARA DE PAREDE	CAM. DE SEGURANÇA PARA DE PAREDE	CAM. DE SEGURANÇA PARA DE PAREDE	CAM. DE SEGURANÇA PARA DE PAREDE	CAM. DE SEGURANÇA PARA DE PAREDE	CAM. DE SEGURANÇA PARA DE PAREDE	CAM. DE SEGURANÇA PARA DE PAREDE	CAM. DE SEGURANÇA PARA DE PAREDE
	~1.10m	~1.10m	~1.10m	~1.10m	~1.10m	~1.10m	~1.10m	~1.10m	~1.10m	~1.10m	~1.10m	~1.10m	~1.10m
	~1.10m	~1.10m	~1.10m	~1.10m	~1.10m	~1.10m	~1.10m	~1.10m	~1.10m	~1.10m	~1.10m	~1.10m	~1.10m
	~1.10m	~1.10m	~1.10m	~1.10m	~1.10m	~1.10m	~1.10m	~1.10m	~1.10m	~1.10m	~1.10m	~1.10m	~1.10m
AR COND.	SPILT (parede)	CASSETTE (torre)	INSULFADOR (torre)	RETORNO (torre)	INSULFADOR (parede)	RETORNO (parede)	CONTROLE DE JANELA	CONTROLE DE JANELA	CONTROLE DE JANELA	CONTROLE DE JANELA	CONTROLE DE JANELA	CONTROLE DE JANELA	CONTROLE DE JANELA
	~1.10m	~1.10m	~1.10m	~1.10m	~1.10m	~1.10m	~1.10m	~1.10m	~1.10m	~1.10m	~1.10m	~1.10m	~1.10m
	~1.10m	~1.10m	~1.10m	~1.10m	~1.10m	~1.10m	~1.10m	~1.10m	~1.10m	~1.10m	~1.10m	~1.10m	~1.10m
	~1.10m	~1.10m	~1.10m	~1.10m	~1.10m	~1.10m	~1.10m	~1.10m	~1.10m	~1.10m	~1.10m	~1.10m	~1.10m

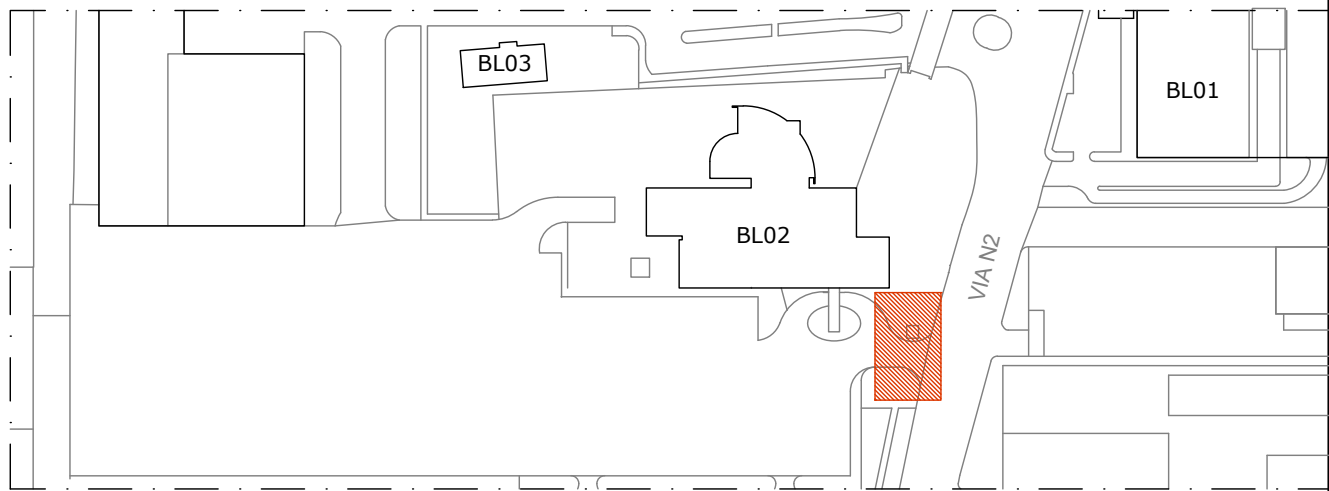


00 PLANTA DE LOCALIZAÇÃO
ESCALA 1:50

00	EMIÇÃO INICIAL	29/02/2024	VANESSA
Nº	CONTROLE DE EMISSÃO DE DESENHOS	DATA	REVISOR
SENADO FEDERAL SECRETARIA DE INFRAESTRUTURA COORDENAÇÃO DE ARQUITETURA			
INTERESSADO: SPOL		LOCAL: INTERLEGIS	ÁREA DE INTERV. m²
COORD. LUAN OZELIM	CHEFE DE SERV. VANESSA BHERING	TAREFA #132908	PROJETO: GUARITA INTERLEGIS
ARQUITETO: VANESSA BHERING	DESENHO: ALVARO SILVA	DATA: 29/02/2024	FASE: ST. PRELIMINAR ESCALA: 1:50
TÍTULO DA PRANCHA: FACHADAS			Nº PRANCHA: 3/4










JV01

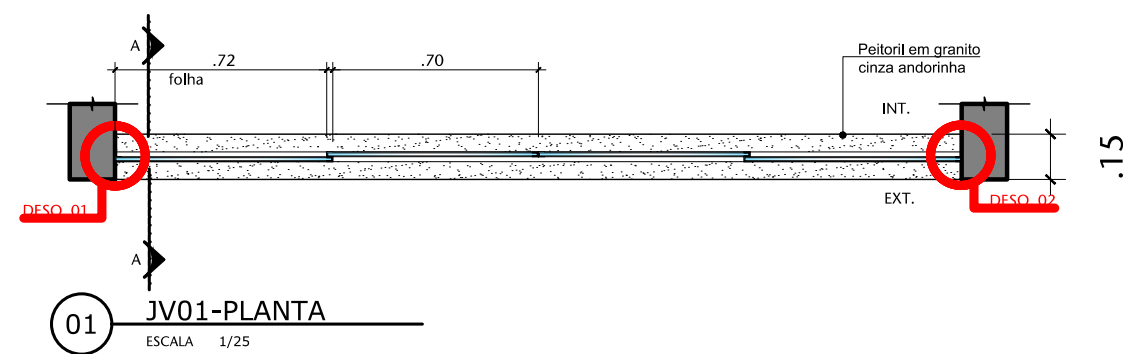

JV02

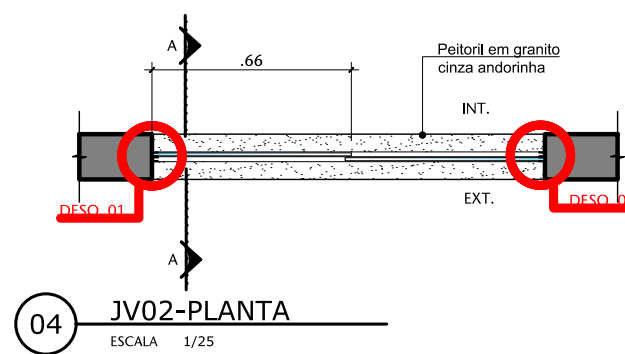

PA01

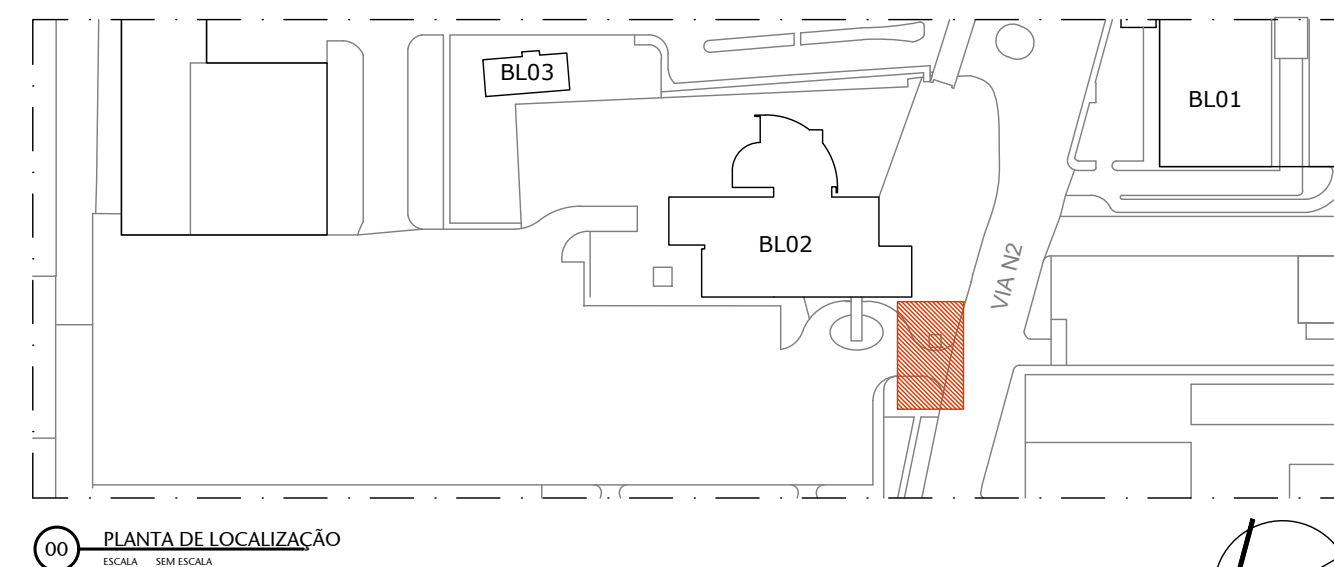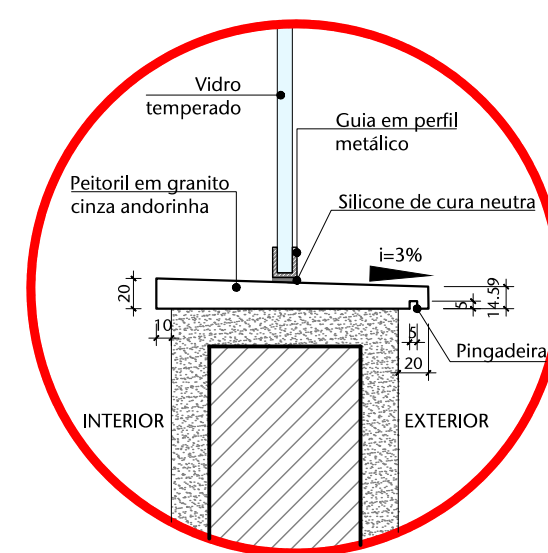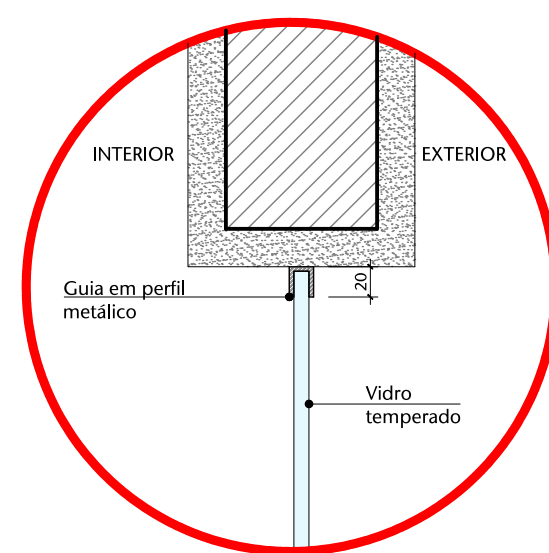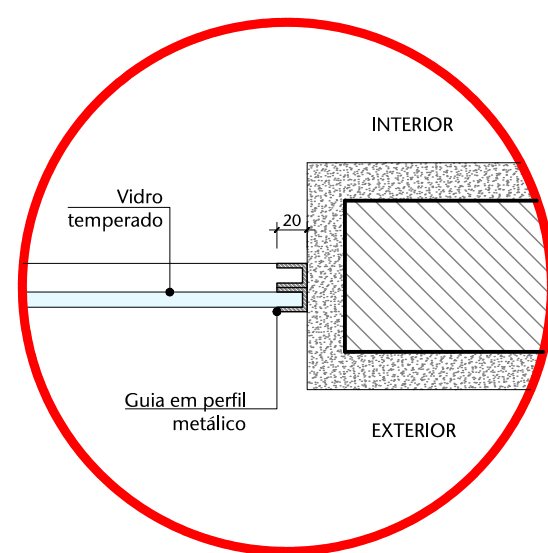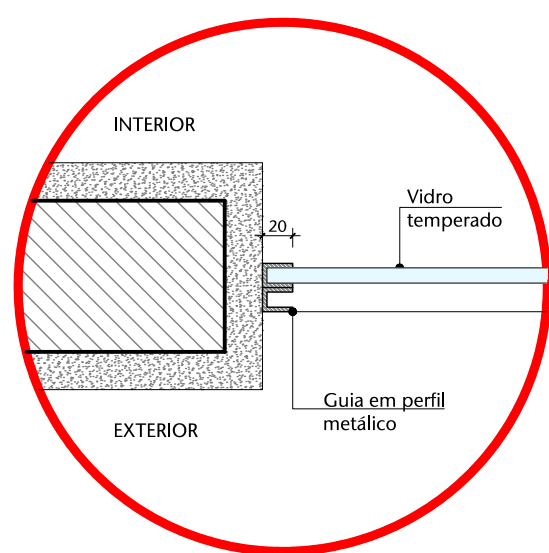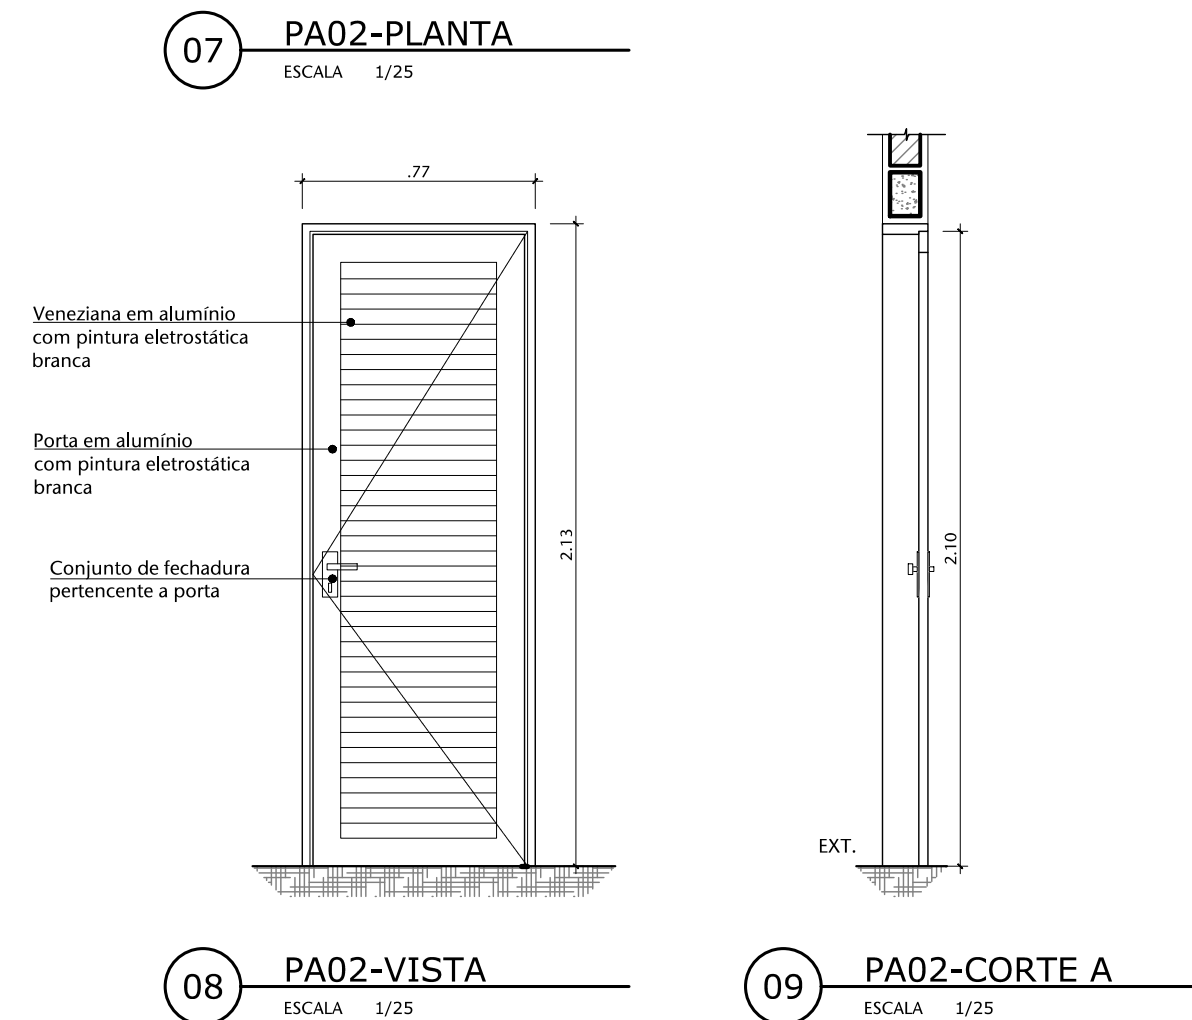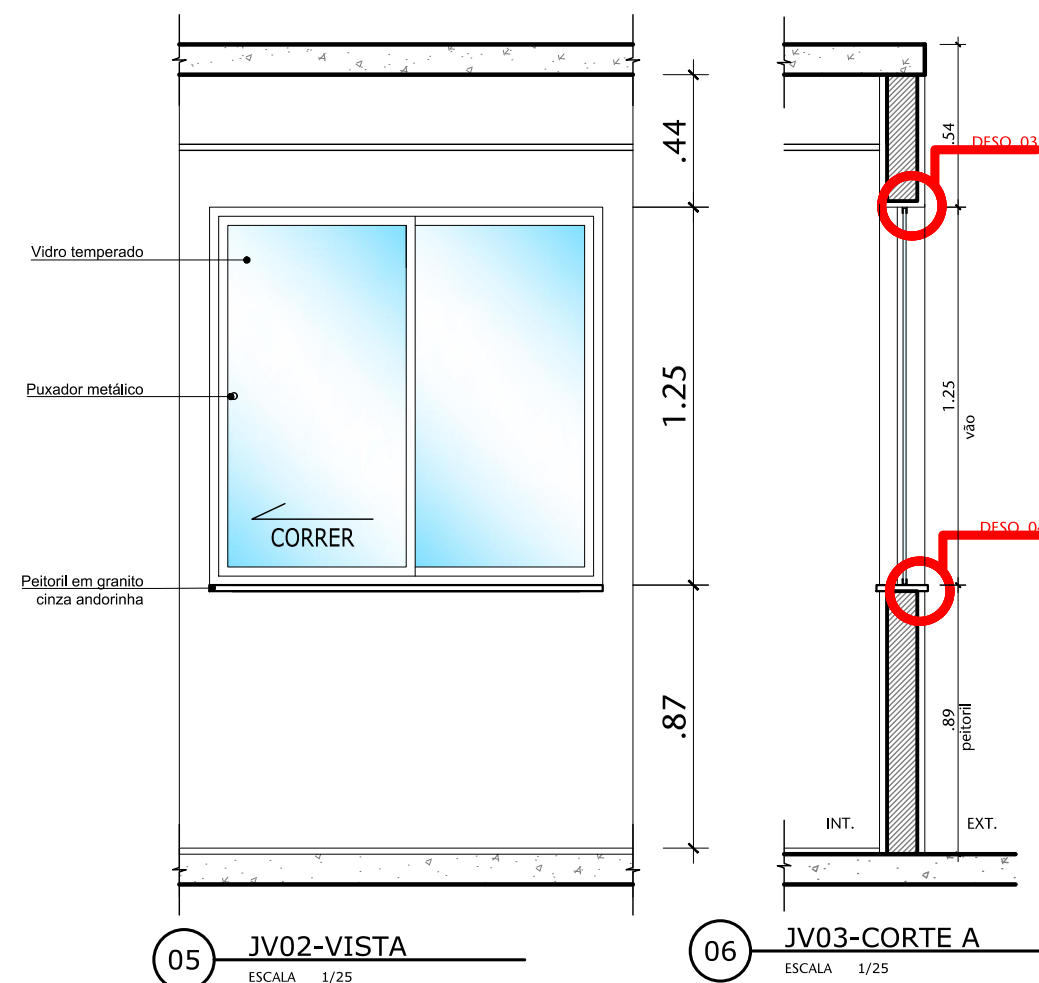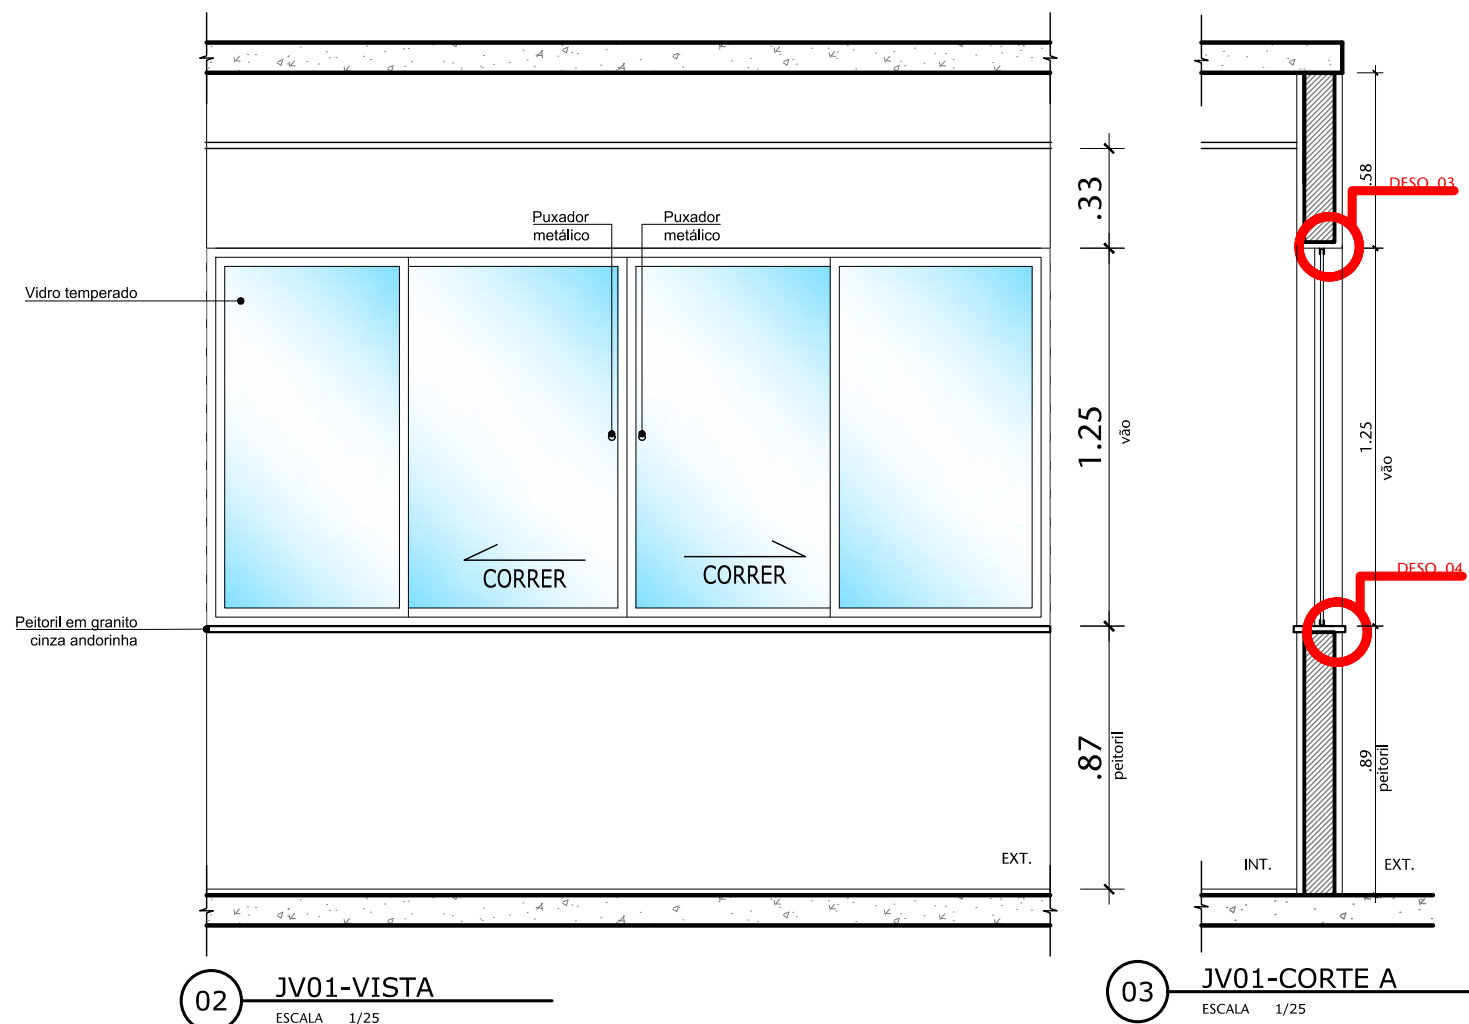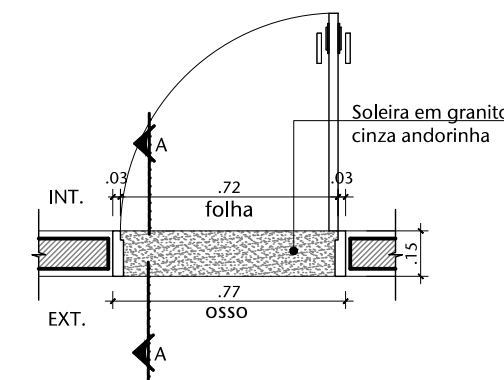

00 PLANTA DE LOCALIZAÇÃO

00	EMIÇÃO INICIAL	29/02/2024	VANESSA
Nº	CONTROLE DE EMISSÃO DE DESENHOS	DATA	REVISOR
SENADO FEDERAL SECRETARIA DE INFRAESTRUTURA COORDENAÇÃO DE ARQUITETURA			
INTERESSADO: SPOL		LOCAL: INTERLEGIS	ÁREA DE INTERV. m²
COORD. LUAN OZELIM	CHEFE DE SERV.: VANESSA BHERING	TAREFA: #132908	PROJETO: GUARITA INTERLEGIS
ARQUITETO: VANESSA BHERING	DESENHO: ÁLVARO SILVA	DATA: 29/02/2024	FASE: ST. PRELIMINAR
TÍTULO DA PRANCHA: DETALHES DAS ESQUADRIAS		ESCALA: 1/5; 1/25	Nº PRANCHA: 4/4