


01 PLANTA BAIXA - INSTALAÇÕES DEMOLIR

ESCALA 1/50

LEGENDA DE INSTALAÇÕES - PISO/PAREDE									
ELÉTRICA	TOMADA BAIXA	TOMADA MÉDIA	TOMADA ALTA	INTERRUPTOR SIMPLES	INTERRUPTOR 2 SEÇÕES	INTERRUPTOR 3 SEÇÕES	INTERRUPTOR THREE-WAY	INTERRUPTOR FOUR-WAY	TOMADA PISO
	h=.30m	h=1.15m	h=2.20m	h=1.15m	h=1.15m	h=1.15m	h=1.15m	h=1.15m	h=a def.
	TOMADA 20 A BAIXA	TOMADA 20 A ALTA	ARANDELA BAIXA	ARANDELA ALTA	ARANDELA EMERGÊNCIA	TOMADA CAMPAINHA	CIGARRA	QUADRO DISTRIBUIÇÃO LUZ E FORÇA	QUADRO DISTRIBUIÇÃO GERAL
	h=.30m	h=2.20m	h=.30m	h=2.20m	h=2.20m	h=1.15m	h=2.20m	h=a def.	h=a def.
TELEFONE	TOMADA TELEFONE RJ11 BAIXA	TOMADA TELEFONE RJ11 MÉDIA	TOMADA TELEFONE RJ11 ALTA	TOMADA INTERFONE BAIXA	TOMADA INTERFONE MÉDIA	TOMADA INTERFONE ALTA	TOMADA TELEFONE RJ11 PISO	ELETRODUTO PASSANDO PELO PISO	QUADRO TELEFONE
	h=.30m	h=1.15m	h=1.50m	h=.30m	h=1.15m	h=1.50m	h=1.50m	h=a def.	
	RALO SECO	RALO SIFONADO	RALO ABACAXI	DRENO	PONTO DE ESGOTO NA PAREDE	TUBO OPERCOLADO	RALO HIDRÁULICO	PONTO ESGOTO VISTA	
HIDR.	REGISTRO DE PRESSÃO	REGISTRO DE GAVETA	DUCHA HIGIÊNICA	PONTO DE ÁGUA	PONTO DE FILTRO				
LÓGICA	TOMADA LÓGICA BAIXA	TOMADA LÓGICA PISO							
	h=.30m								


LEGENDA DE INSTALAÇÕES - FORRO/AR CONDICIONADO									
ELÉTRICA	TOMADA TETO	LUMINÁRIA PLAFON SOBREPOR	LUMINÁRIA PLAFON EMBUTIR	LUMINÁRIA SOBREPOR COM REATOR	LUMINÁRIA EMBUTIR COM REATOR	LUMINÁRIA EMERGÊNCIA DE SOBREPOR	LUMINÁRIA EMERGÊNCIA DE EMBUTIR	ELETRODUTO PASSANDO PELO TETO	MINUTERIA DE TETO
TV	CAM. FIXA TIPO DOME NO TETO	CAM. DE SEGURANÇA FIXA DE PAREDE	CAM. DE SEGURANÇA FIXADA NO PISO						
AR COND.	SPLIT (parede)	CASSETTE (torço)	INSUFLADOR (torço)	RETORNO (torço)	INSUFLADOR (parede)	RETORNO (parede)	CONTROLE	DE JANELA	

LEGENDA:
DEMOLIR
CONSTRUIR
EXISTENTE

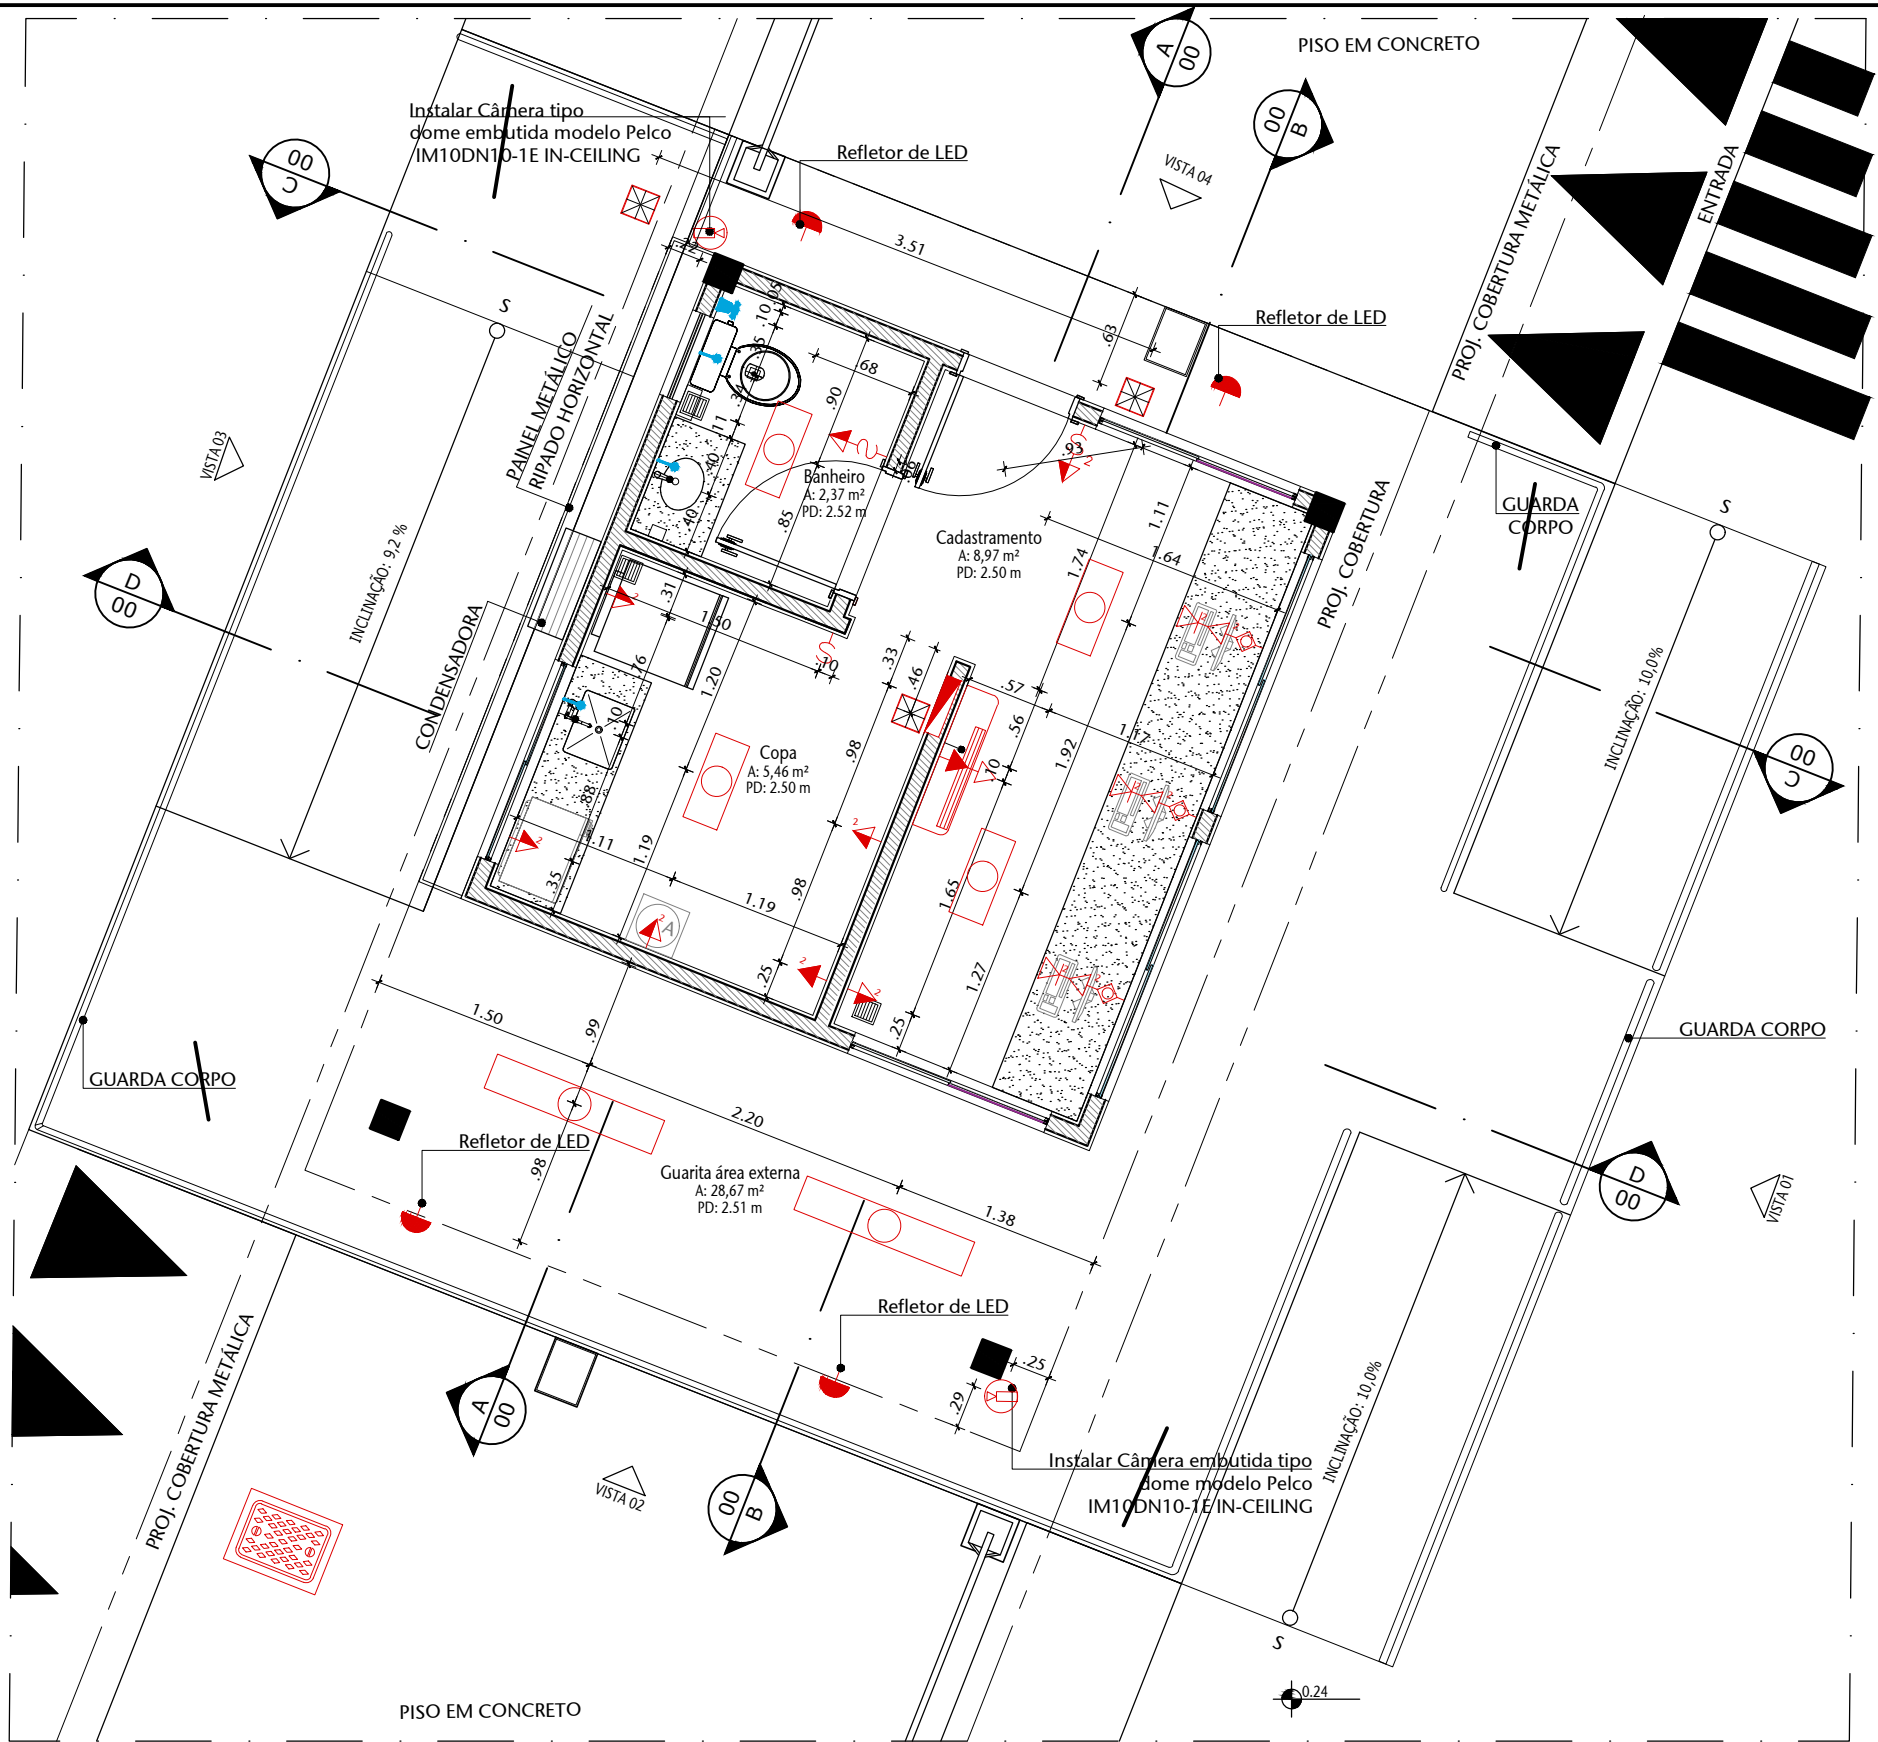

02 PLANTA BAIXA - INSTALAÇÕES CONSTRUIR

ESCALA 1/50

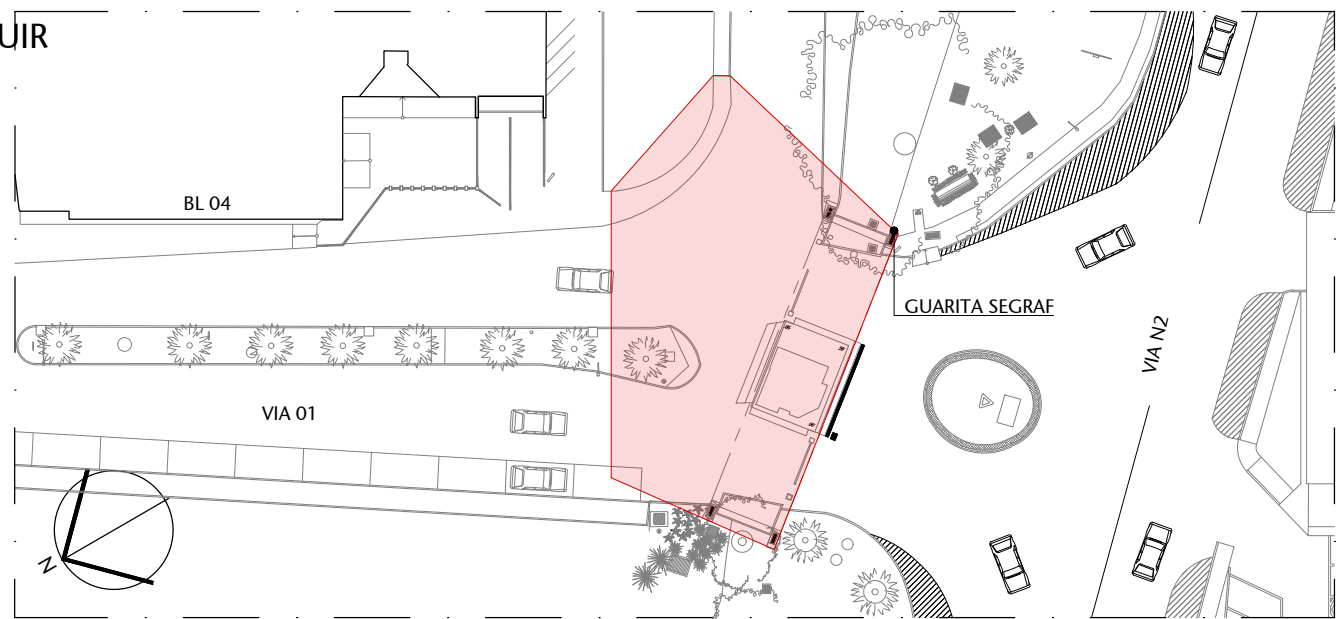

00 LOCALIZAÇÃO
ESCALA S/ESCALA

02	REVISÃO PARA LICITAÇÃO	13/11/2023	VANESSA
01	REVISÃO DE NÍVEIS	03/08/2020	NATACHA
00	EMIÇÃO INICIAL	22/06/2018	FERNANDA B
Nº	CONTROLE DE EMISSÃO DE DESENHOS	DATA	REVISOR

SENADO FEDERAL SECRETARIA DE INFRAESTRUTURA COORDENAÇÃO DE PROJETOS E REFORMA				
INTERESSADO: SPSF - SECRETARIA DE POLÍCIA LEGISLATIVA		LOCAL: GUARITA SEGRAF VIO1-SEGRAF-CASF		ÁREA DE INTERV. 175.0M²
COORD. RONILDO P.	CHEFE DE SERV.: GUILHERME V.	TAREFA: #40751	PROJETO: REFORMA DA GUARITA SEGRAF	Nº PRANCHA: 05/19
ARQUITETO: FERNANDA B.	DESENHO: LARISSA/NIVANA	DATA: 15/08/2018	TÍTULO DA PRANCHA: INSTALAÇÕES -DEMOLIR E CONSTRUIR	
			FASE: PROJETO BÁSICO	
			ESCALA: 1/50	