




DAM 02

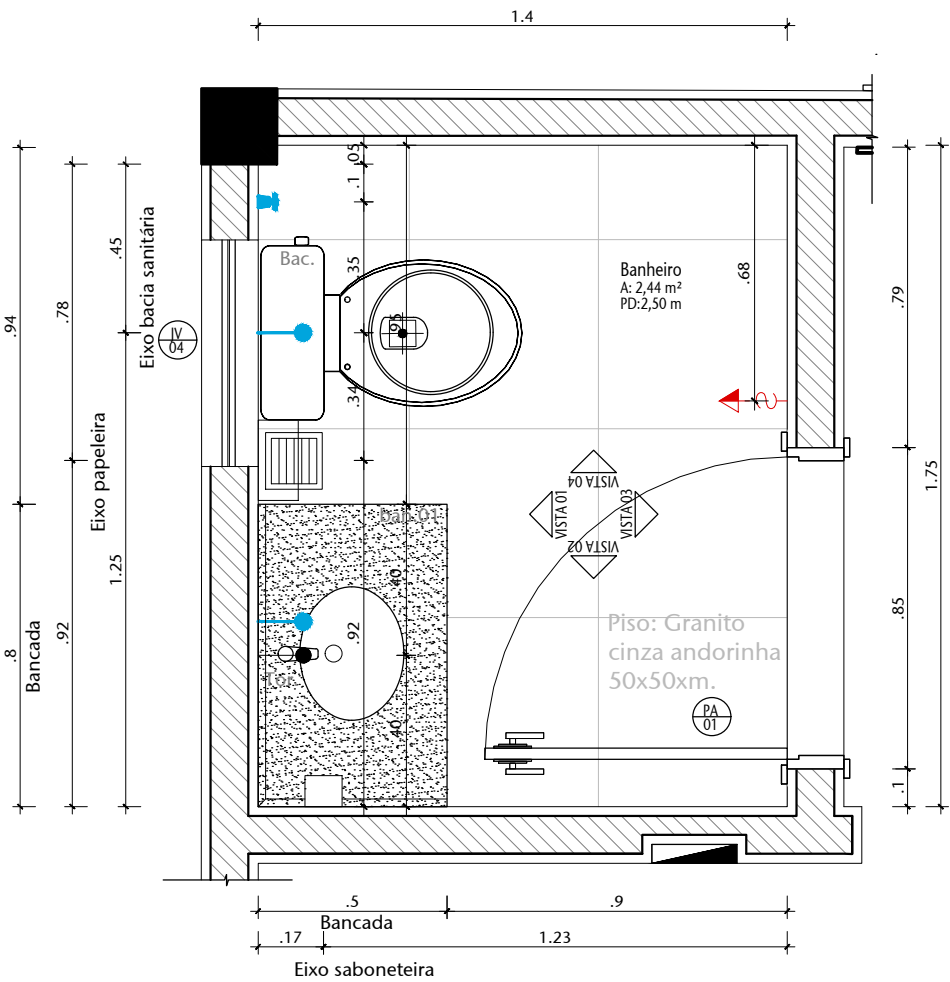


01 DET. BANHEIRO-PLANTA BAIXA
ESCALA 1/20

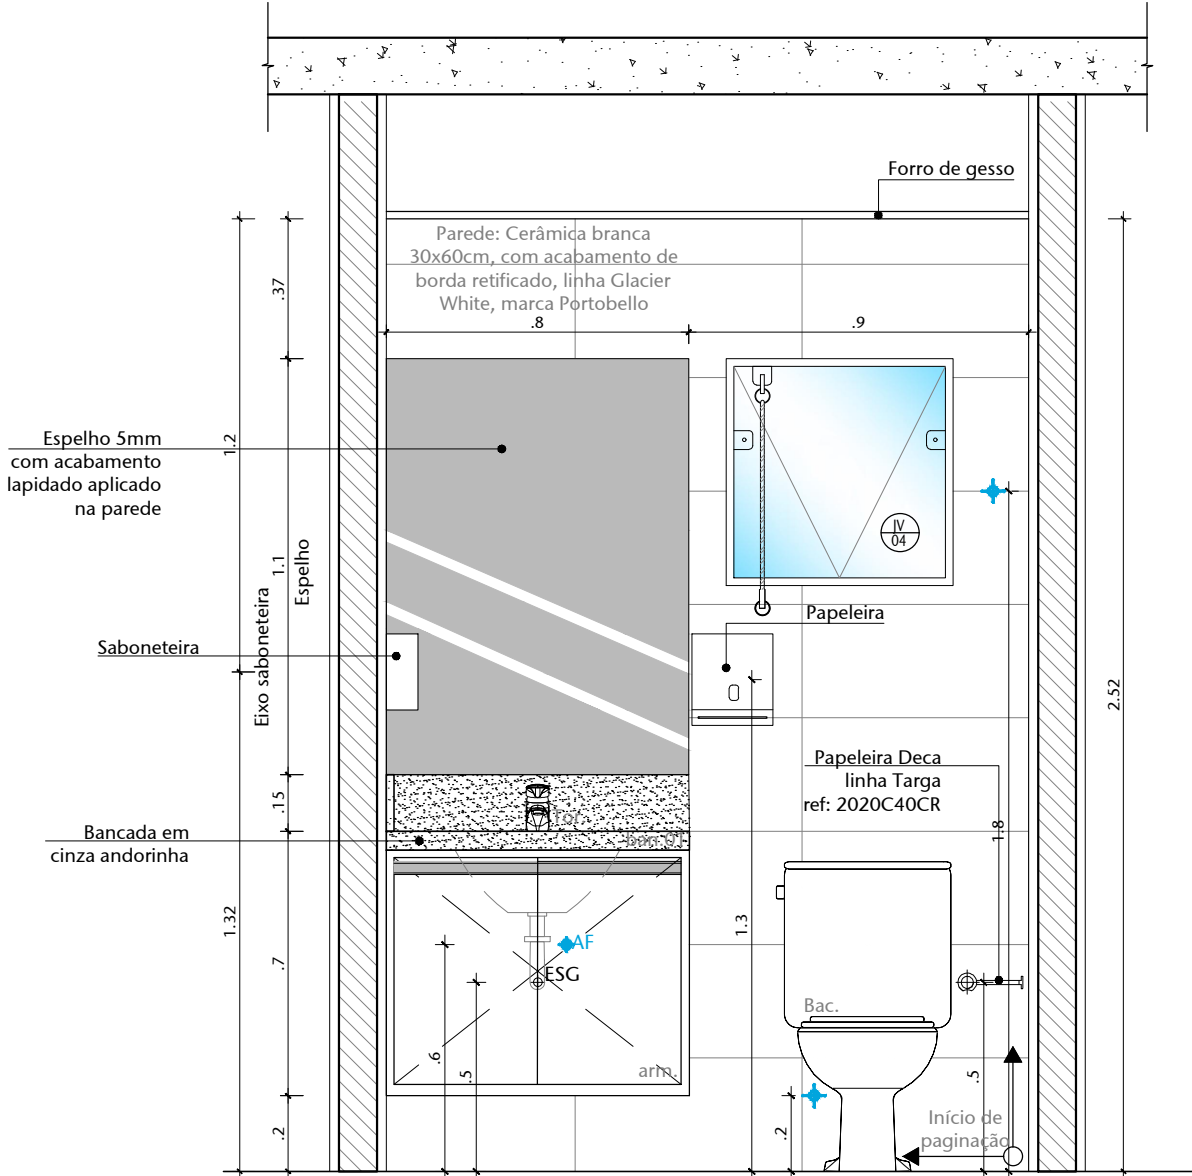


02 DET. BANHEIRO-VISTA 01
ESCALA 1/20

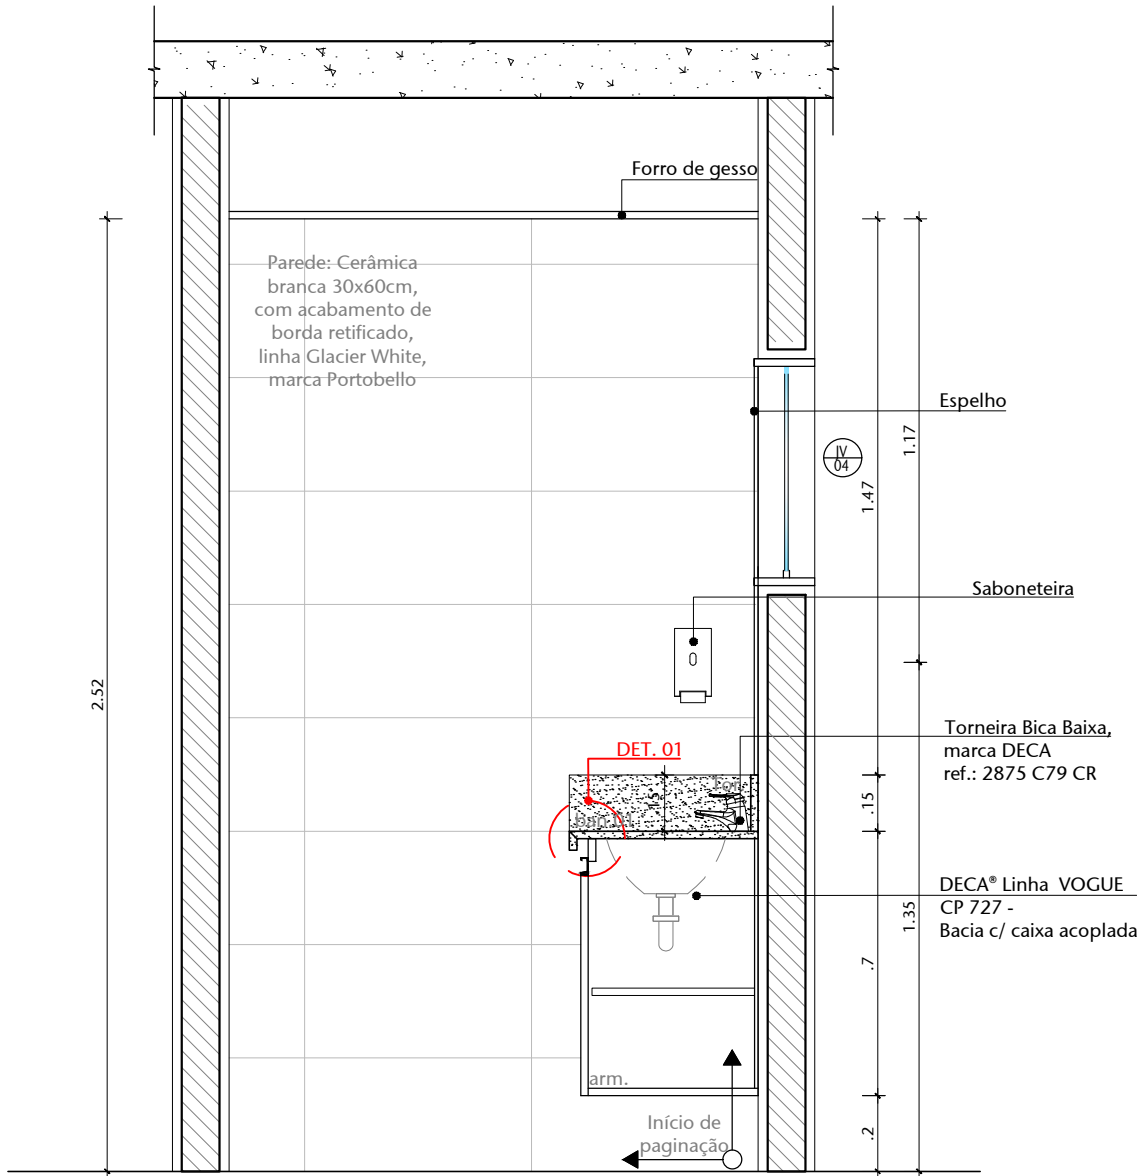

03 DET. BANHEIRO-VISTA 02
ESCALA 1/20

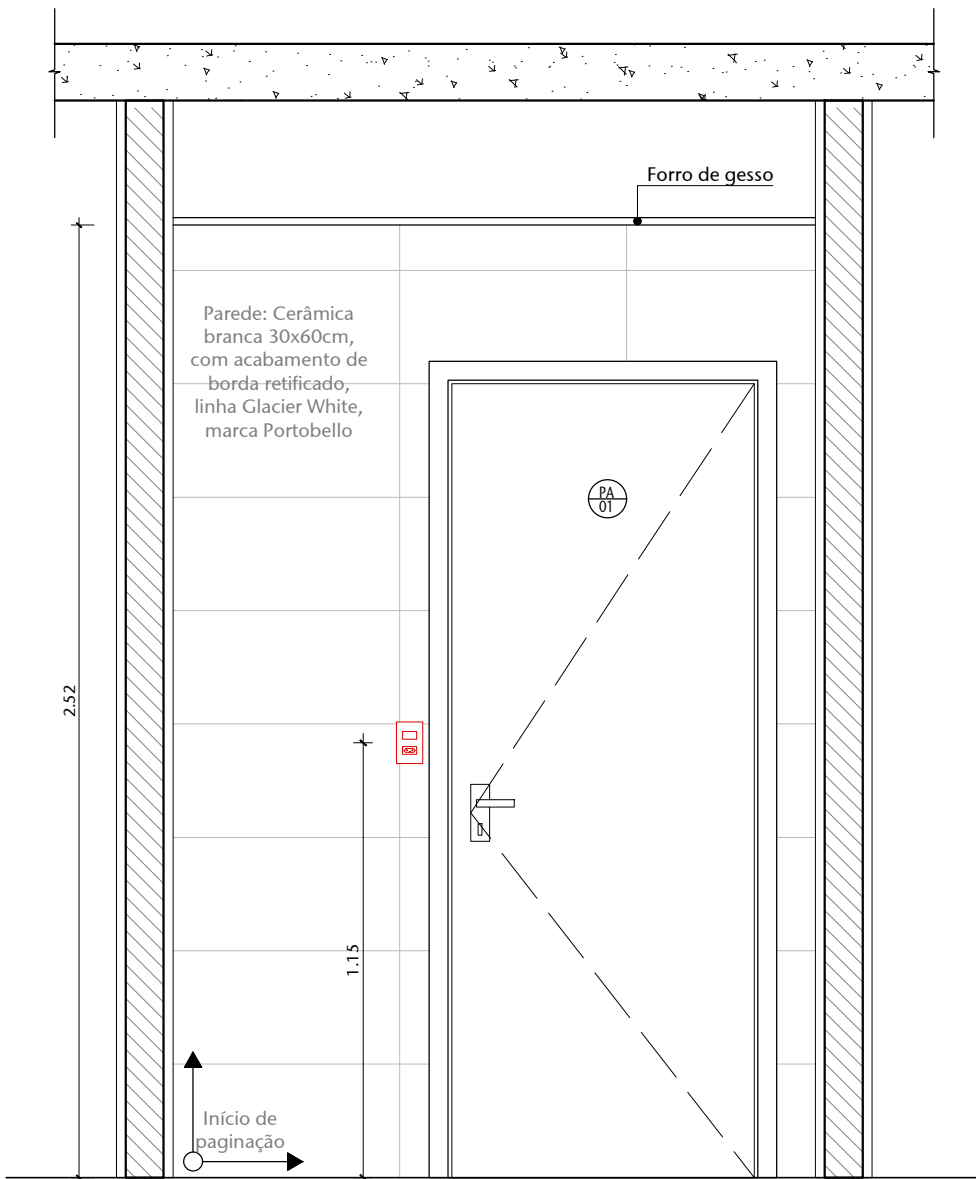

04 DET. BANHEIRO-VISTA 03
ESCALA 1/20

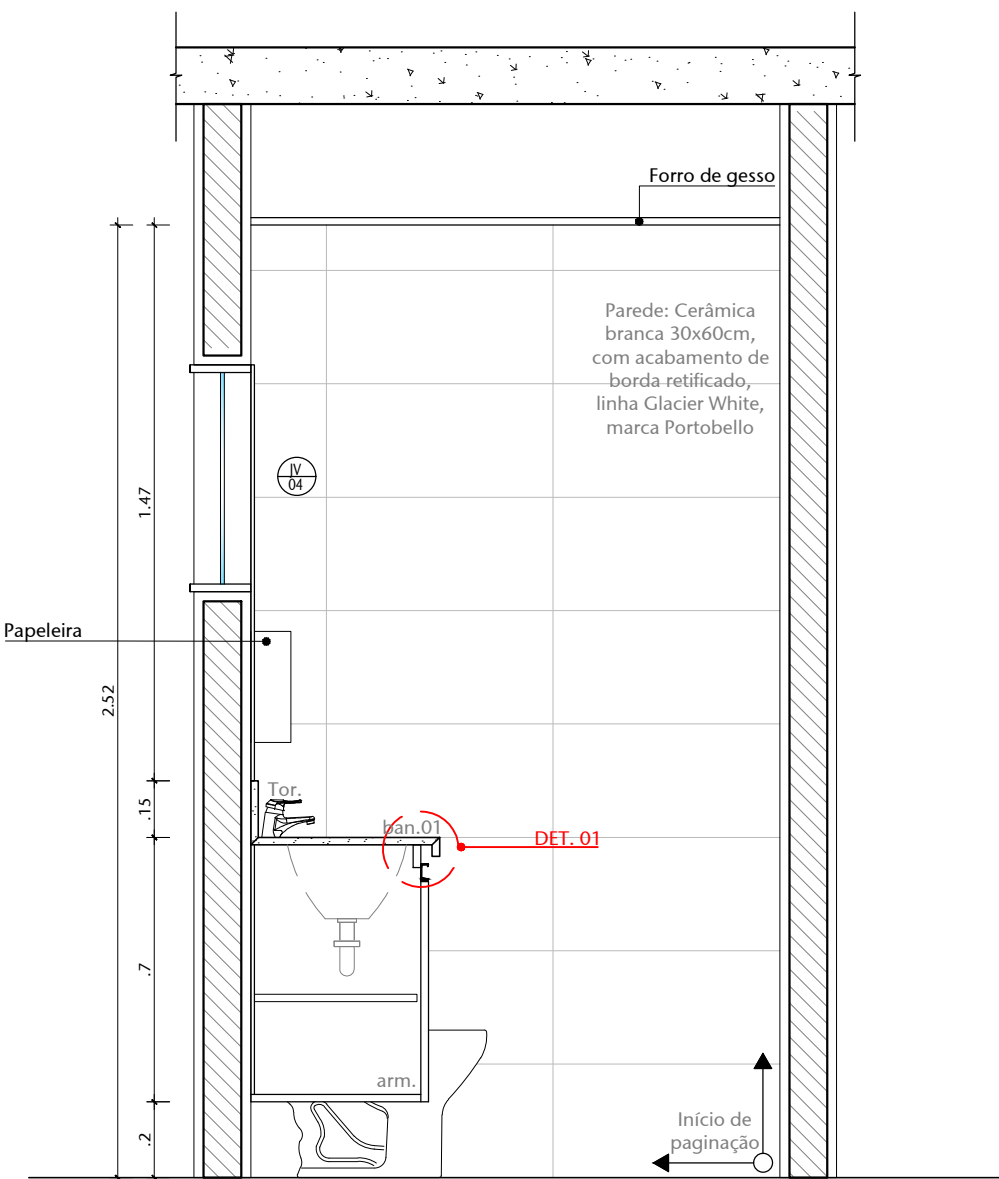

05 DET. BANHEIRO-VISTA 04
ESCALA 1/20

TABELA DE EQUIPAMENTOS				
BANHEIRO				
ITEM	QTD.	DESCRIÇÃO		
esp.	01	Espelho 5mm com acabamento lapidado aplicado na parede		
bac.	01	Bacia Para Caixa Acoplada Linha Ravera Branca, altura 380 mm		
tor.	01	Torneira para lavatorio de mesa bica baixa Deca 1192/c40cRou similar.		
Ral.	02	Ralo Seco Quadrado 150X150X75mm, Tigre ou similar..		
kit.	01	Kit para banheiro : Saboneteira, Papeleiras e suporte para papel higienico.		
01	REVISÃO DE NÍVEIS		03/08/2020	NATACHA
00	EMIÇÃO INICIAL		22/06/2018	FERNANDA B
Nº	CONTROLE DE EMISSÃO DE DESENHOS		DATA	REVISOR
SENADO FEDERAL SECRETARIA DE INFRAESTRUTURA COORDENAÇÃO DE PROJETOS E REFORMA				
INTERESSADO: SPSF-SECRETARIA DE POLÍCIA LEGISLATIVA			LOCAL: GUARITA SEGRAF VI01-SEGRAF-CASF	ÁREA DE INTERV. 175.0M²
COORD. RONILDO	CHEFE DE SERV.: GUILHERME	TAREFA: #40751	PROJETO: REFORMA DA GUARITA SEGRAF	Nº PRANCHA:
ARQUITETO: FERNANDA B.	DESENHO: LARISSA/GIOVANA	DATA: 15/08/2018	TITULO DA PRANCHA: DAM 02 - BANHEIRO	ESCALA: 1/20
				17/19