




01 LOCAÇÃO - DEMOLIR
ESCALA 1:50

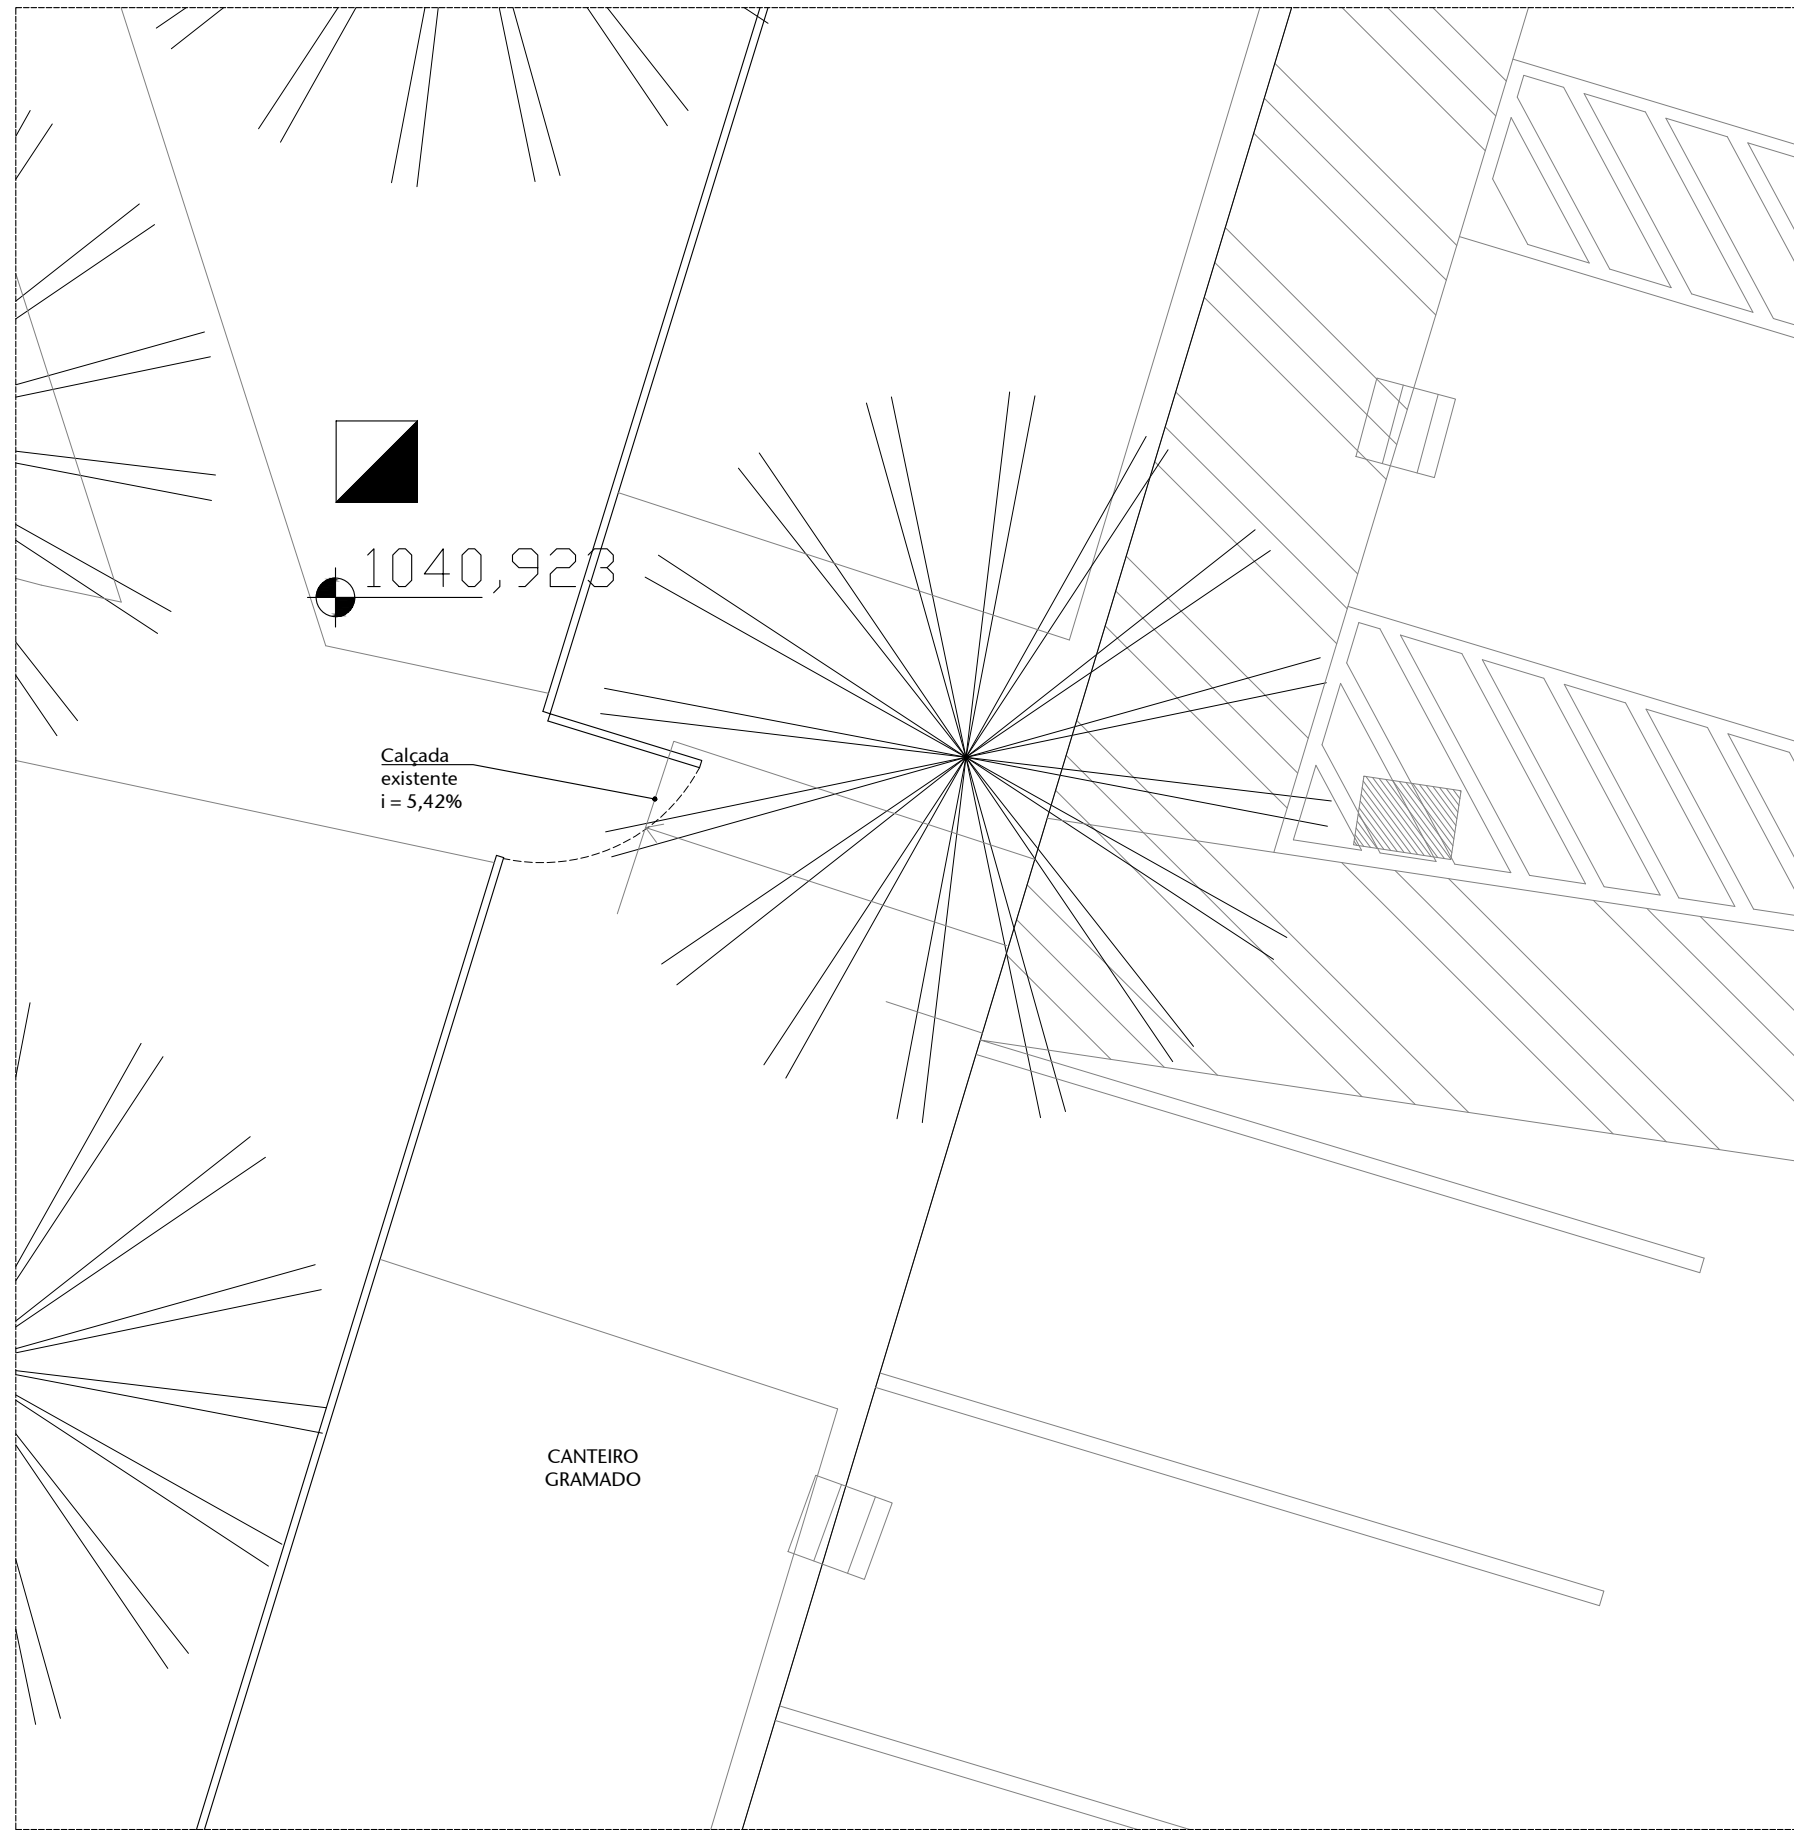


02 LOCAÇÃO - CONSTRUIR
ESCALA 1:50

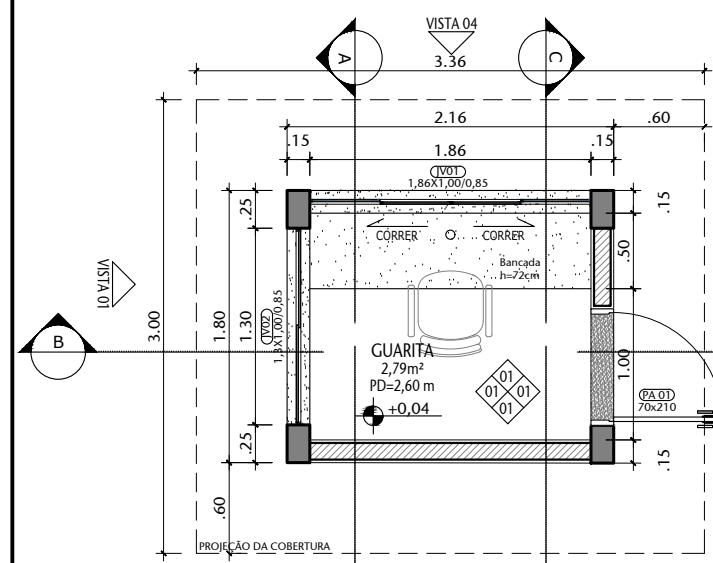


03 PLANTA BAIXA
ESCALA 1:50

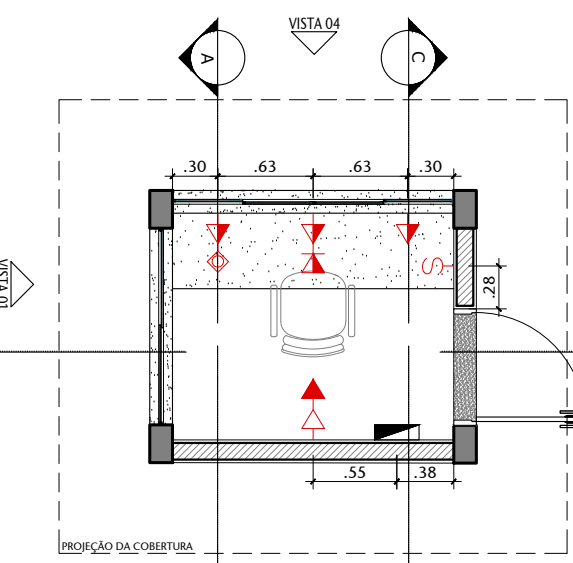


04 PLANTA BAIXA - ELÉTRICA
ESCALA 1:50

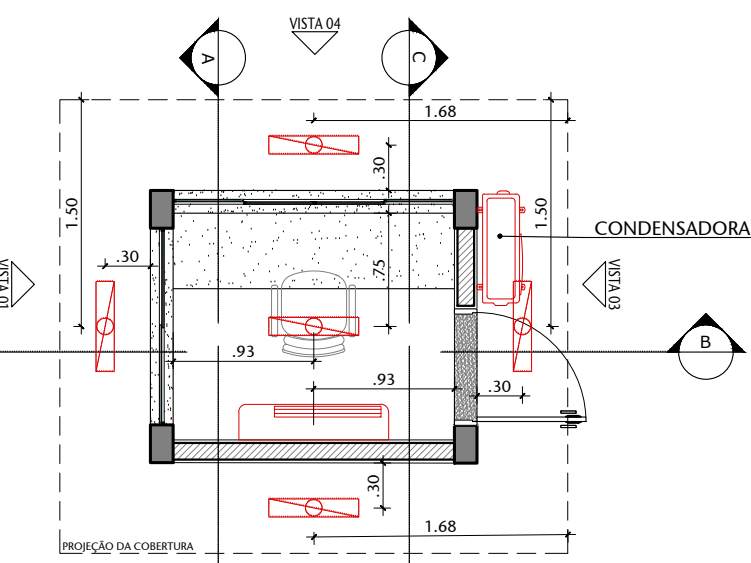


05 PLANTA BAIXA - FORRO E CLIMATIZAÇÃO
ESCALA 1:50

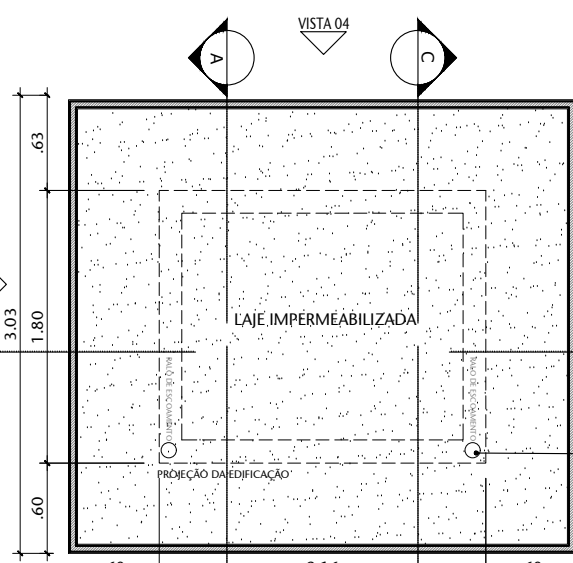


06 PLANTA BAIXA - COBERTURA
ESCALA 1:50

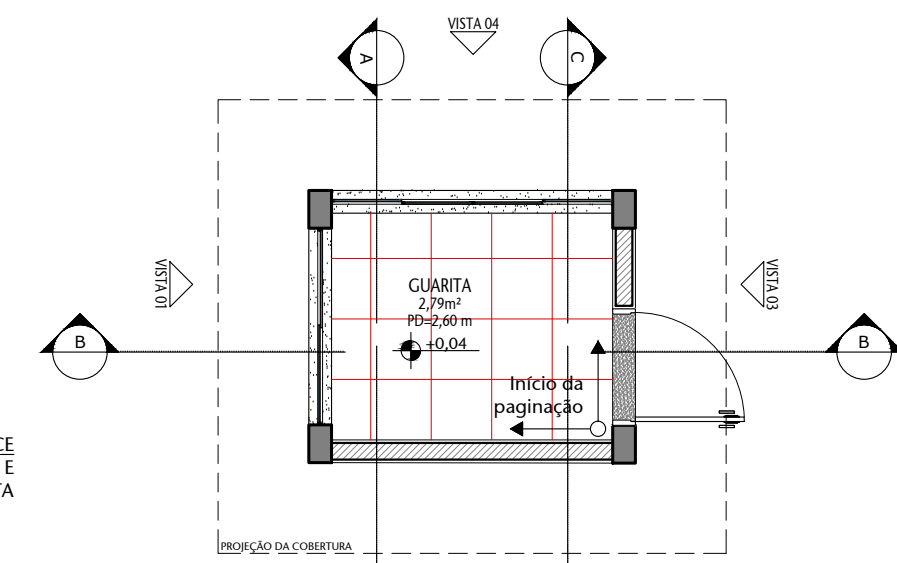


07 PLANTA DE PISO
ESCALA 1:50

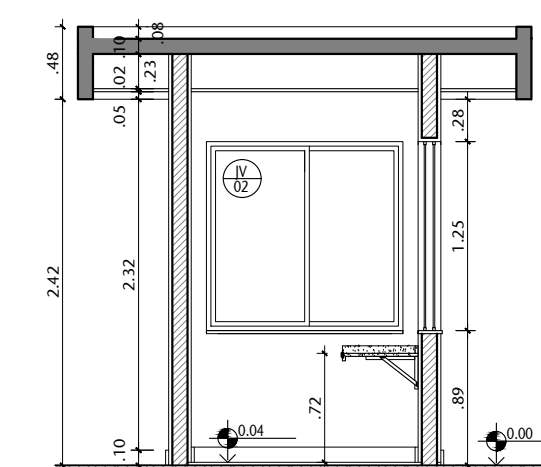


08 CORTE AA
ESCALA 1:50

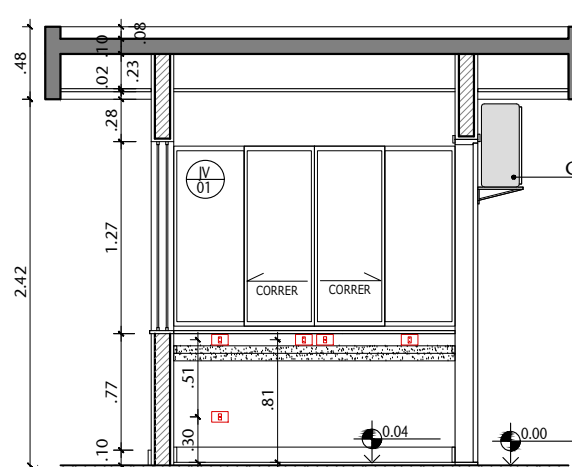


09 CORTE BB
ESCALA 1:50

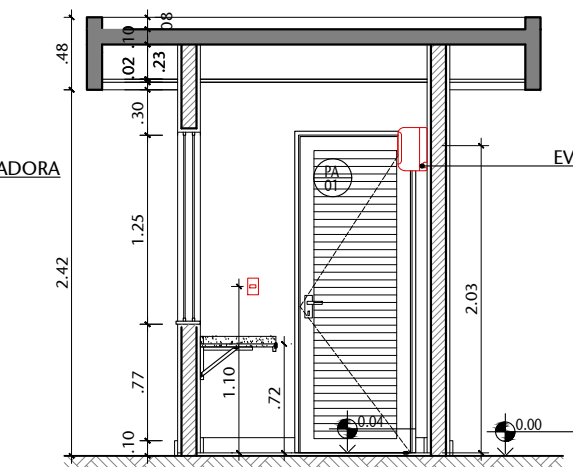


10 CORTE CC
ESCALA 1:50

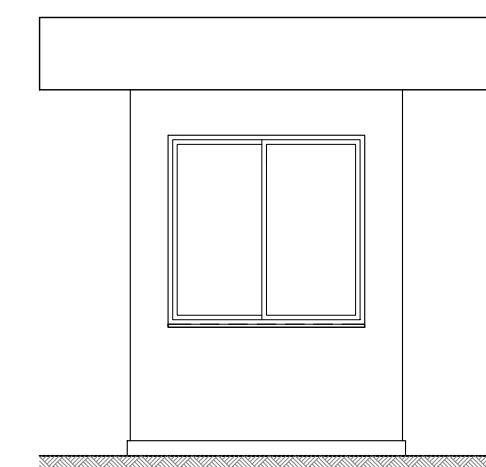


11 VISTA 01
ESCALA 1:50

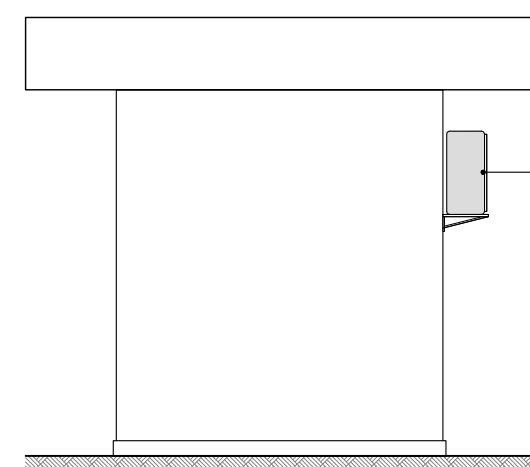

12 VISTA 02
ESCALA 1:50

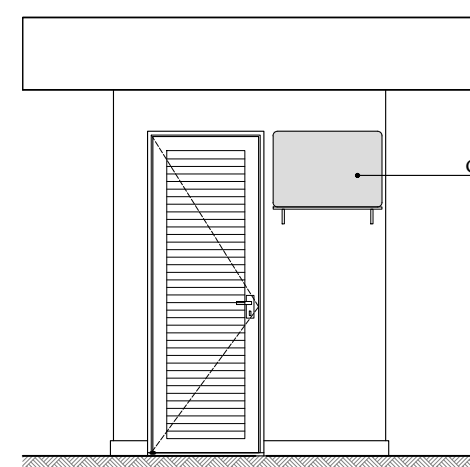

13 VISTA 03
ESCALA 1:50

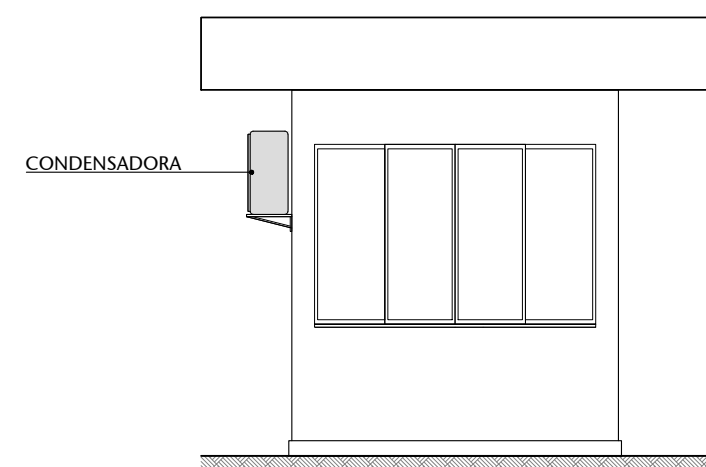


14 VISTA 04
ESCALA 1:50

TABELA DE ESPECIFICAÇÕES DE ACABAMENTOS				
PISO				
Nº	MATERIAL	PAGINAÇÃO	REFERÊNCIA	FABRICANTE
01	GRANITO CINZA ANDORINHA COM ACABAMENTO POLIDO	40x40	0000	
02	GRANITO CINZA ANDORINHA COM ACABAMENTO APICADO	40x40	0000	
03	CONCRETO		0000	
04	PLATO EM CONCRETO (ACABADO)		0000	
PAREDE				
Nº	MATERIAL	PAGINAÇÃO	REFERÊNCIA	FABRICANTE
01	PINTURA BRANCO NÍVE		0000	
02	REVESTIMENTO CERÂMICO - BRANCO - GLACIER WHITE RET. PORTOBELLO OU SIMILAR	30x60	0000	
TETO				
Nº	MATERIAL	PAGINAÇÃO	REFERÊNCIA	FABRICANTE
01	FORRO DE GESSO COM ACABAMENTO EM PINTURA BRANCO NÍVE			
RODAPE				
Nº	MATERIAL	PAGINAÇÃO	REFERÊNCIA	FABRICANTE
01	GRANITO CINZA ANDORINHA		0000	








LEGENDA DE INSTALAÇÕES - PISO/PAREDE											
ELETRICA	TOMADA BAIXA	TOMADA MEDIA	TOMADA ALTA	INTERRUPTOR SIMPLES	INTERRUPTOR 2 SEÇÕES	INTERRUPTOR 3 SEÇÕES	INTERRUPTOR THREE-WAY	INTERRUPTOR FOUR-WAY	TOMADA PISO		
	h=1.10m	h=1.10m	h=2.20m	h=1.10m	h=1.10m	h=1.10m	h=1.10m	h=1.10m	h=1.10m	h=1.10m	h=1.10m
ELEGTRICA	TOMADA 20 A BAIXA	TOMADA 20 A MEDIA	TOMADA 20 A ALTA	INTERRUPTOR SIMPLES	INTERRUPTOR 2 SEÇÕES	INTERRUPTOR 3 SEÇÕES	INTERRUPTOR THREE-WAY	INTERRUPTOR FOUR-WAY	TOMADA PISO		
	h=1.10m	h=1.10m	h=2.20m	h=1.10m	h=1.10m	h=1.10m	h=1.10m	h=1.10m	h=1.10m	h=1.10m	h=1.10m
ESGOTO TELEFONE	TOMADA TELEFONE 20 A BAIXA	TOMADA TELEFONE 20 A MEDIA	TOMADA TELEFONE 20 A ALTA	INTERRUPTOR SIMPLES	INTERRUPTOR 2 SEÇÕES	INTERRUPTOR 3 SEÇÕES	INTERRUPTOR THREE-WAY	INTERRUPTOR FOUR-WAY	TOMADA PISO		
	h=1.10m	h=1.10m	h=2.20m	h=1.10m	h=1.10m	h=1.10m	h=1.10m	h=1.10m	h=1.10m	h=1.10m	h=1.10m
HIDR.	RAIO SECO	RAIO SIFONADO	RAIO ABACAXI	DRENO	PONTO DE ESGOTO NA PAREDE	PONTO DE ESGOTO NA PAREDE	PONTO DE ESGOTO NA PAREDE	PONTO DE ESGOTO NA PAREDE	PONTO DE ESGOTO NA PAREDE	PONTO DE ESGOTO NA PAREDE	PONTO DE ESGOTO NA PAREDE
	h=1.10m	h=1.10m	h=1.10m	h=1.10m	h=1.10m	h=1.10m	h=1.10m	h=1.10m	h=1.10m	h=1.10m	h=1.10m
LOGICA	TOMADA LOGICA BAIXA	TOMADA LOGICA MEDIA	TOMADA LOGICA ALTA	INTERRUPTOR SIMPLES	INTERRUPTOR 2 SEÇÕES	INTERRUPTOR 3 SEÇÕES	INTERRUPTOR THREE-WAY	INTERRUPTOR FOUR-WAY	TOMADA PISO		
	h=1.10m	h=1.10m	h=2.20m	h=1.10m	h=1.10m	h=1.10m	h=1.10m	h=1.10m	h=1.10m	h=1.10m	h=1.10m

LEGENDA DE INSTALAÇÕES - FORRO/AR CONDICIONADO											
ELETRICA	TOMADA TETO	LUMINARIA PLAFON SOBREFOR	LUMINARIA PLAFON EMBUTIR	LUMINARIA SOBREFOR COM SECTOR	LUMINARIA EMBUTIR COM SECTOR	LUMINARIA EMERGÊNCIA DE SOBREFOR	LUMINARIA EMERGÊNCIA DE EMBUTIR	LUMINARIA EMERGÊNCIA DE SOBREFOR	LUMINARIA EMERGÊNCIA DE EMBUTIR	ELETRÓDUTO PASSANDO PELO TETO	MINUTERIA DE TETO
	h=1.10m	h=1.10m	h=1.10m	h=1.10m	h=1.10m	h=1.10m	h=1.10m	h=1.10m	h=1.10m	h=1.10m	h=1.10m
TV	CAM. FIXA TIPO DOME NO TETO	CAM. DE SEGURANÇA FIXA DE PAREDE	CAM. DE SEGURANÇA FIXA DE PAREDE	CAM. DE SEGURANÇA FIXA DE PAREDE	CAM. DE SEGURANÇA FIXA DE PAREDE	CAM. DE SEGURANÇA FIXA DE PAREDE	CAM. DE SEGURANÇA FIXA DE PAREDE	CAM. DE SEGURANÇA FIXA DE PAREDE	CAM. DE SEGURANÇA FIXA DE PAREDE	CAM. DE SEGURANÇA FIXA DE PAREDE	CAM. DE SEGURANÇA FIXA DE PAREDE
	h=1.10m	h=1.10m	h=1.10m	h=1.10m	h=1.10m	h=1.10m	h=1.10m	h=1.10m	h=1.10m	h=1.10m	h=1.10m
AR COND.	CAVETE (parede)	CAVETE (tecto)	INSULADOR (tecto)	RETORNO (tecto)	INSULADOR (parede)	RETORNO (parede)	CONTROLE	DE JANELA			
	h=1.10m	h=1.10m	h=1.10m	h=1.10m	h=1.10m	h=1.10m	h=1.10m	h=1.10m	h=1.10m	h=1.10m	h=1.10m


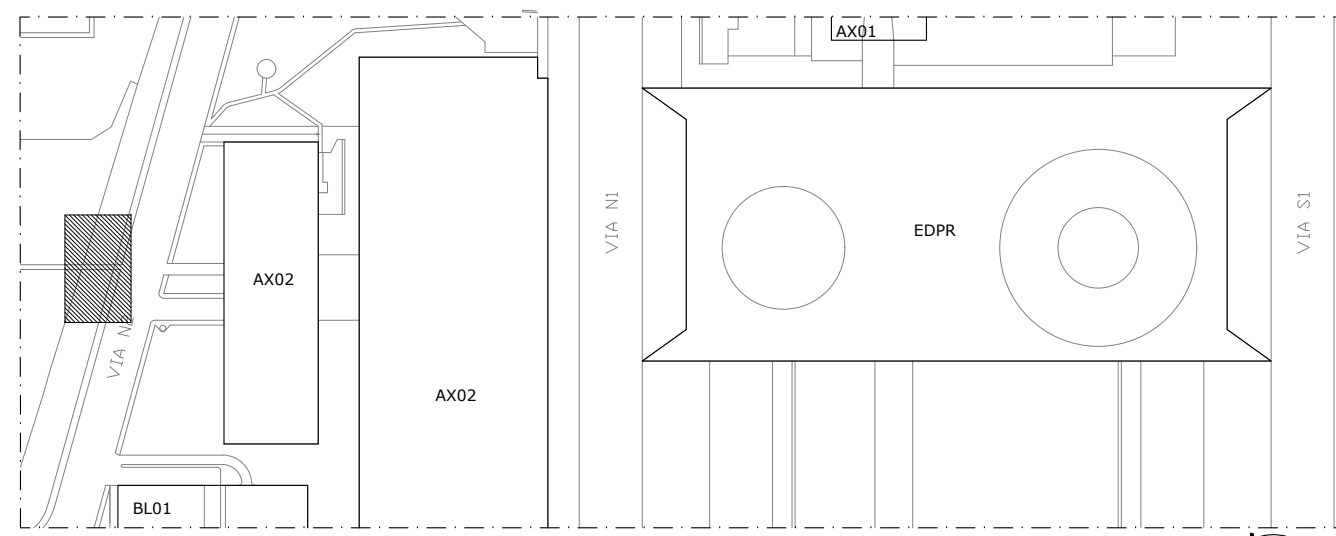


08 PLANTA DE LOCALIZAÇÃO
ESCALA 1:50

00	EMIÇÃO INICIAL	19/03/2024	VANESSA
Nº	CONTROLE DE EMISSÃO DE DESENHOS	DATA	REVISOR
SENADO FEDERAL SECRETARIA DE INFRAESTRUTURA COORDENAÇÃO DE PROJETOS			
INTERESSADO: SPOL		LOCAL: PEDESTRES N2	ÁREA DE INTÉR: m²
COORD. LUAN OZELIM	GESTOR ASSIST. VANESSA BIERING	TAREFA: #132908	PROJETO: GUARITA PEDESTRES N2
ARQUITETO: VANESSA BIERING	DESENHO: ALVARO SILVA	DATA: 19/03/2024	FASE: EST. PRELIMINAR ESCALA: 1:50
TÍTULO DA PRANCHA: LOCAÇÃO, CONST. E DEM., PLANTA BAIXA		Nº PRANCHA: 1/2	

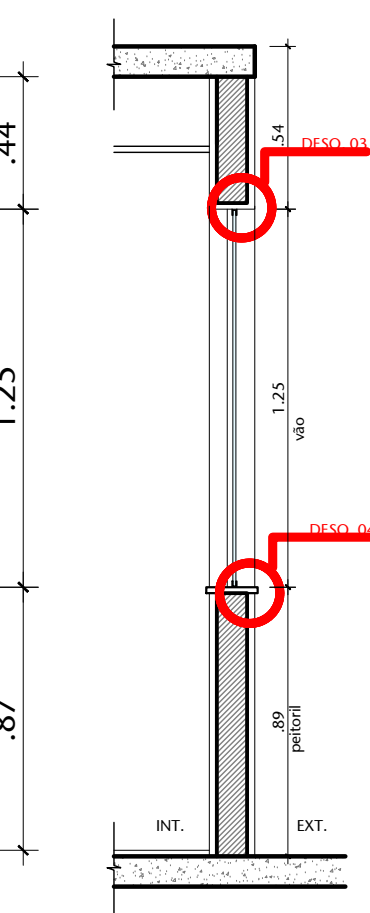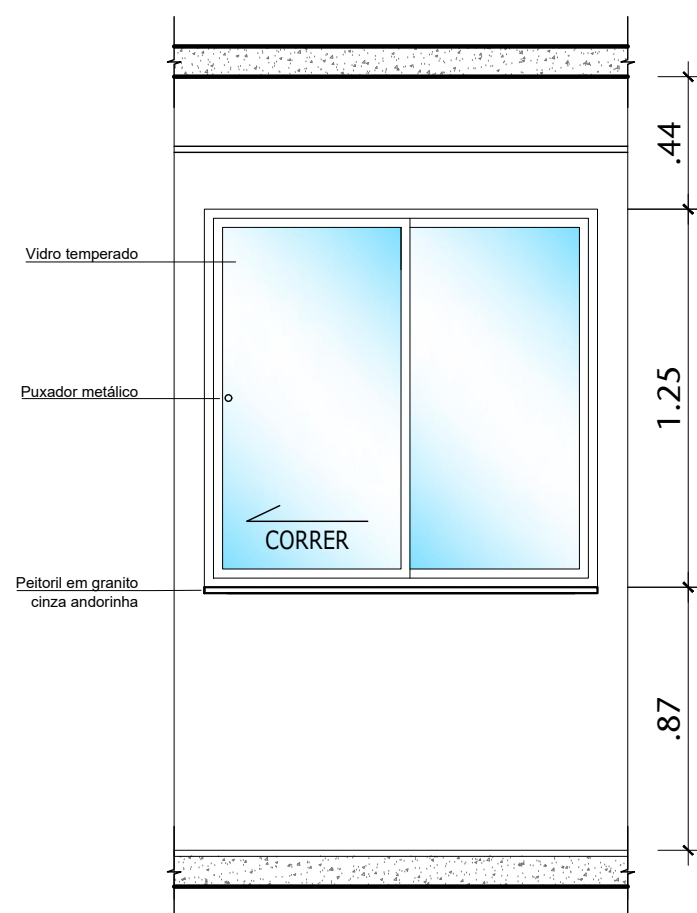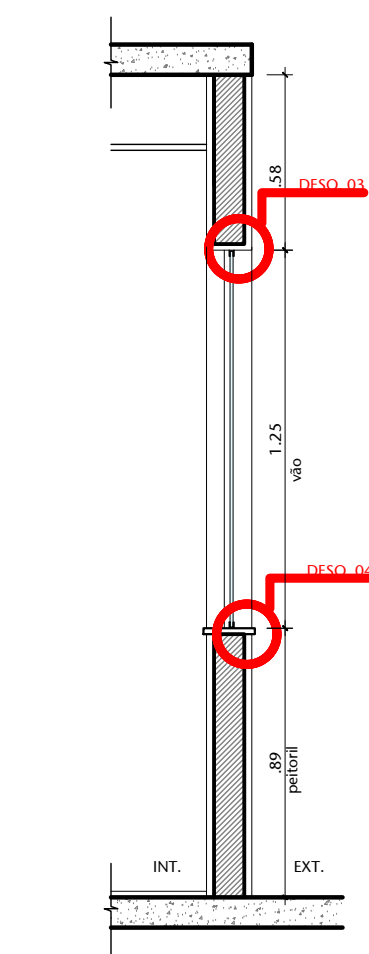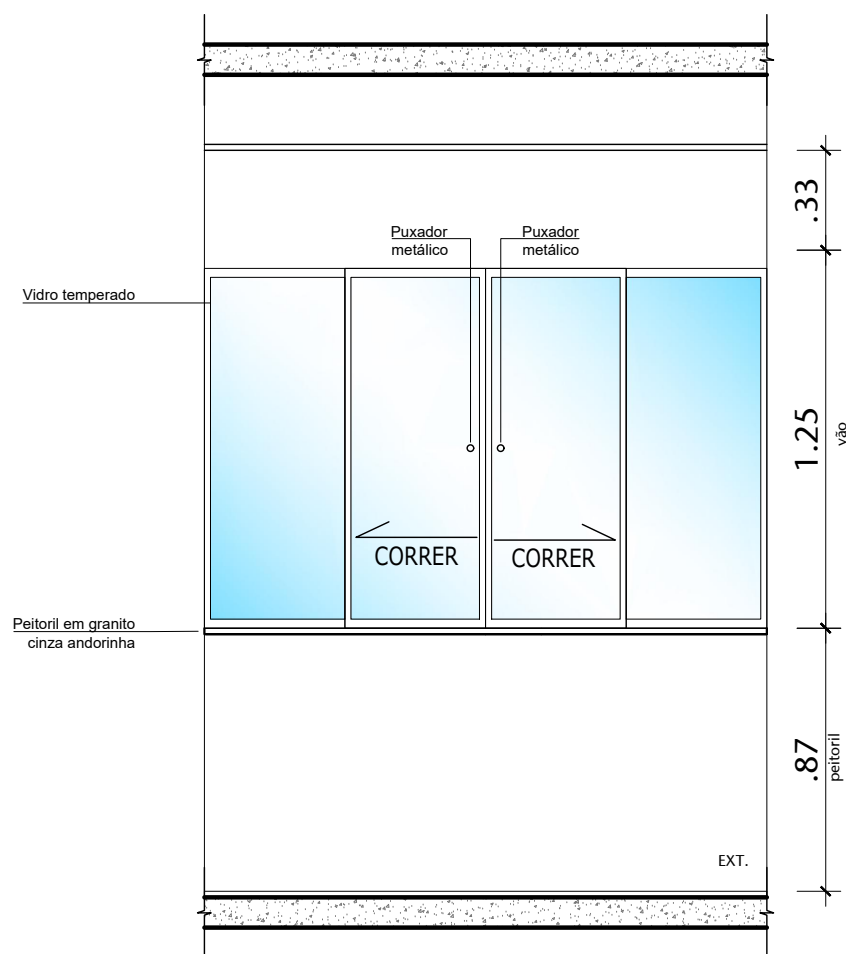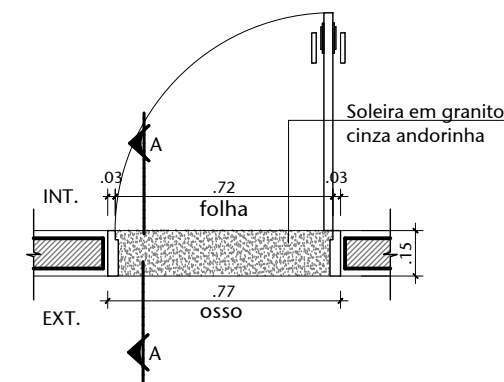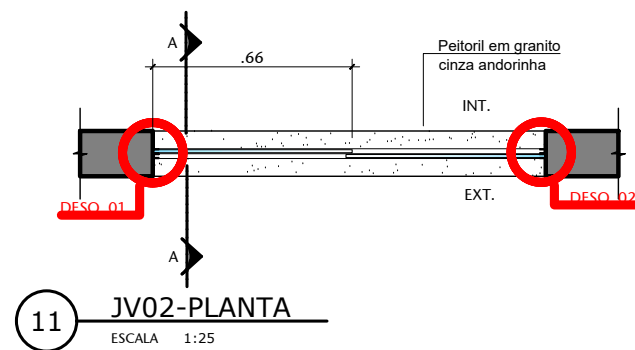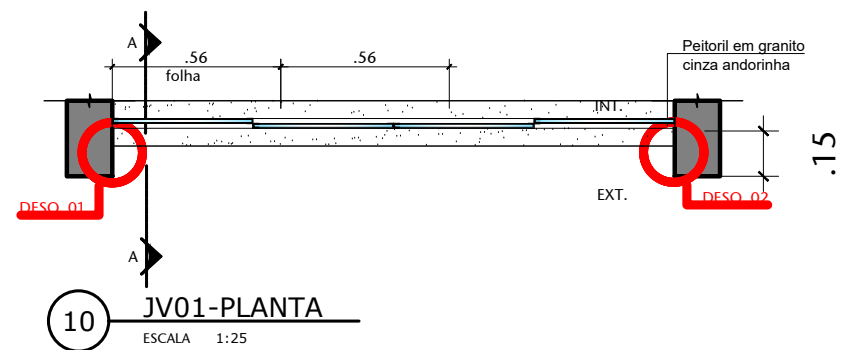

12 PA02-PLANTA
ESCALA 1:25

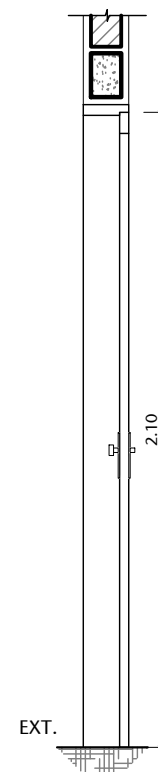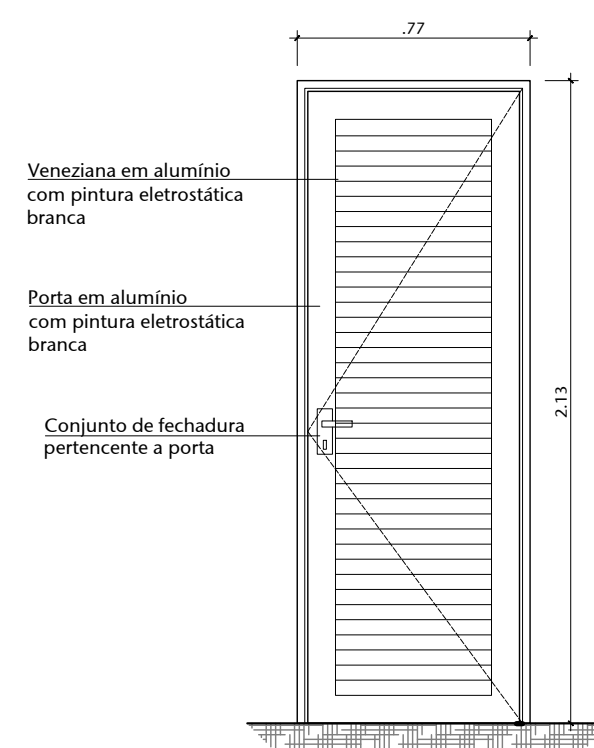

17 PA02-VISTA
ESCALA 1:25





18 PA02-CORTE A
ESCALA 1:25

13 JV01-VISTA
ESCALA 1:25

14 JV01-CORTE A
ESCALA 1:25

15 JV02-VISTA
ESCALA 1:25

16 JV03-CORTE A
ESCALA 1:25

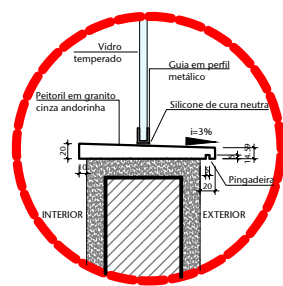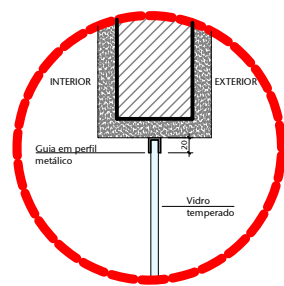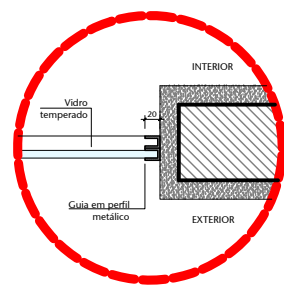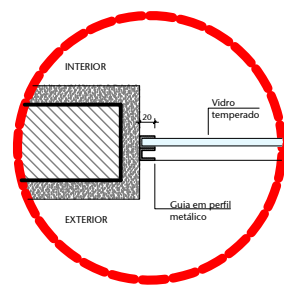


19 DESO. 01
ESCALA 1:10

20 DESO. 02
ESCALA 1:10

21 DESO. 03
ESCALA 1:10

22 DESO. 04
ESCALA 1:10

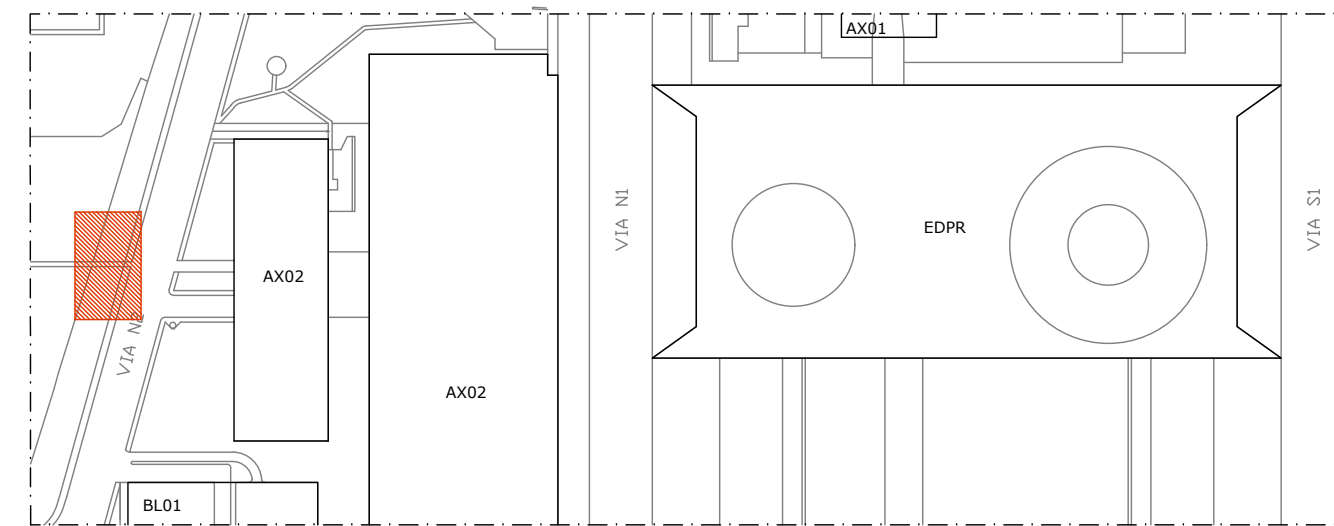

00 PLANTA DE LOCALIZAÇÃO
ESCALA SEM ESCALA

00	EMIÇÃO INICIAL	19/03/2024	VANESSA
Nº	CONTROLE DE EMISSÃO DE DESENHOS	DATA	REVISOR
SENADO FEDERAL SECRETARIA DE INFRAESTRUTURA COORDENAÇÃO DE PROJETOS			
INTERESSADO: SPOL		LOCAL: PEDESTRES N2	ÁREA DE INTERV. m²
COORD. LUAN OZELIM	GESTOR ASSIST. VANESSA BHERING	TAREFA: #132908	PROJETO: GUARITA PEDESTRES N2
ARQUITETO: VANESSA BHERING	DESENHO: ÁLVARO SILVA	DATA: 19/03/2024	FASE: EST. PRELIMINAR
		ESCALA: 1:25, 1:10	Nº PRANCHA: 2/2
TÍTULO DA PRANCHA: DETALHES			