




01 PLANTA BAIXA - RAMPA
ESCALA 1/50

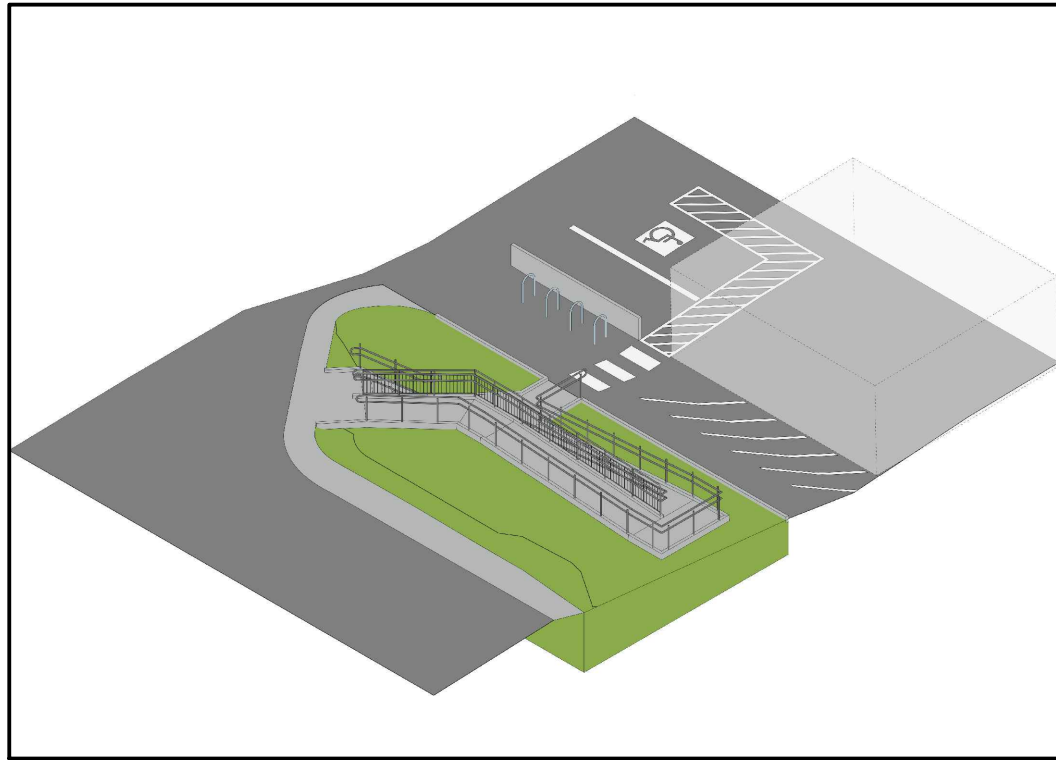

02 VISTA ISOMÉTRICA 01
ESCALA

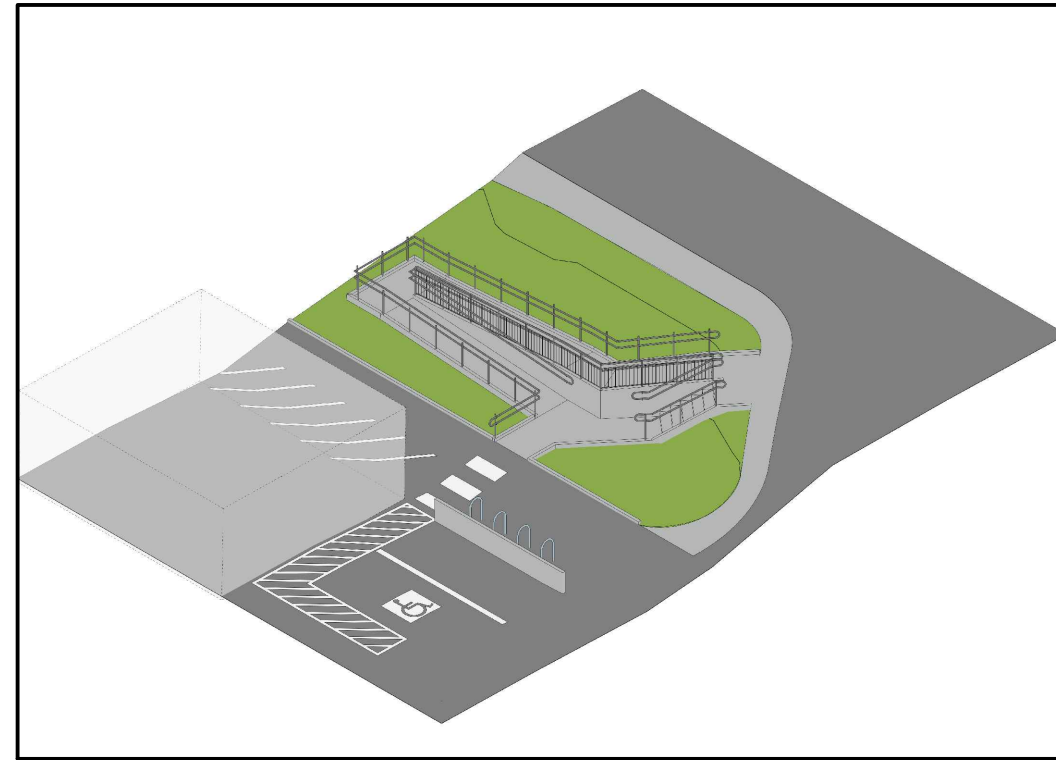

03 VISTA ISOMÉTRICA 02
ESCALA

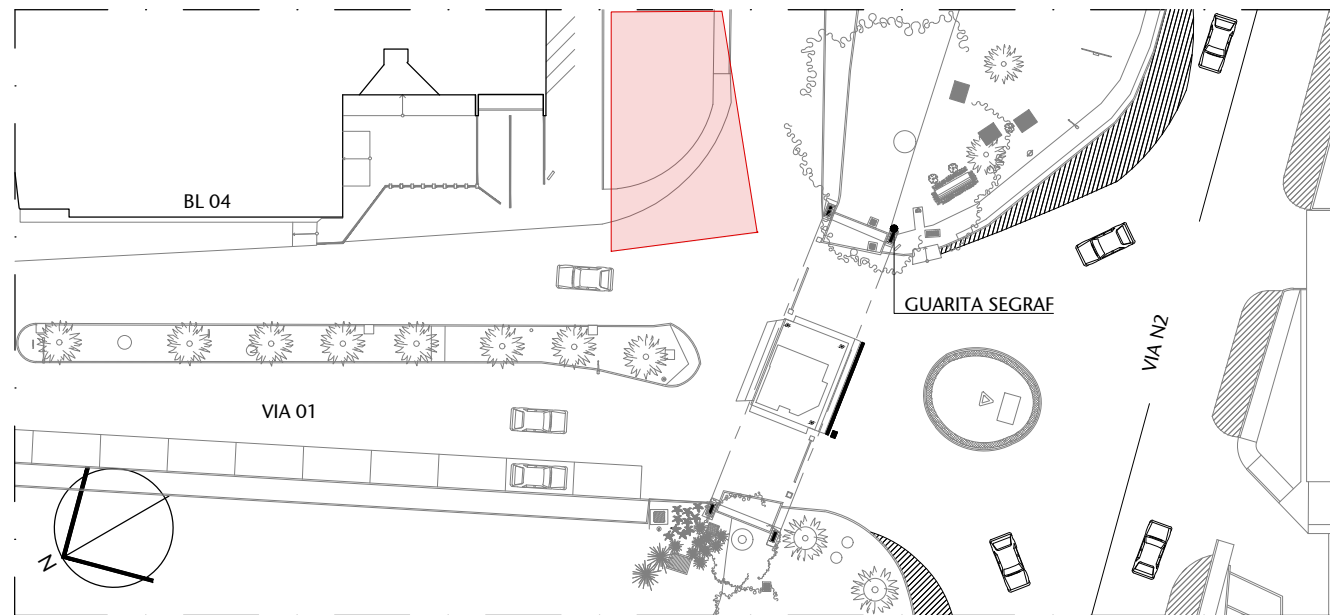

00 LOCALIZAÇÃO
ESCALA S/ ESCALA

02	REVISÃO PARA LICITAÇÃO - INCLUSÃO DE RAMPA E ESCADA	13/11/2023	VANESSA
01	REVISÃO DE NÍVEIS	03/08/2020	NATACHA
00	EMIÇÃO INICIAL	22/06/2018	FERNANDA B
Nº	CONTROLE DE EMISSÃO DE DESENHOS	DATA	REVISOR

SENADO FEDERAL SECRETARIA DE INFRAESTRUTURA COORDENAÇÃO DE PROJETOS E REFORMA				
INTERESSADO: SPSF - SECRETARIA DE POLÍCIA LEGISLATIVA		LOCAL: GUARITA SEGRAF VIO1-SEGRAF-CASF		ÁREA DE INTERV. 17.85MP
COORD. LUAN	CHEFE DE SERV.: VANESSA	TAREFA: #40751	PROJETO: REFORMA DA GUARITA SEGRAF	FASE: PROJETO BÁSICO
ARQUITETO: VANESSA	DESENHO: VANESSA/ERIK	DATA: 15/08/2018	TÍTULO DA PRANCHA: PLANTA BAIXA - RAMPA E ESCADA	ESCALA: 1/50
				Nº PRANCHA: 11/19