


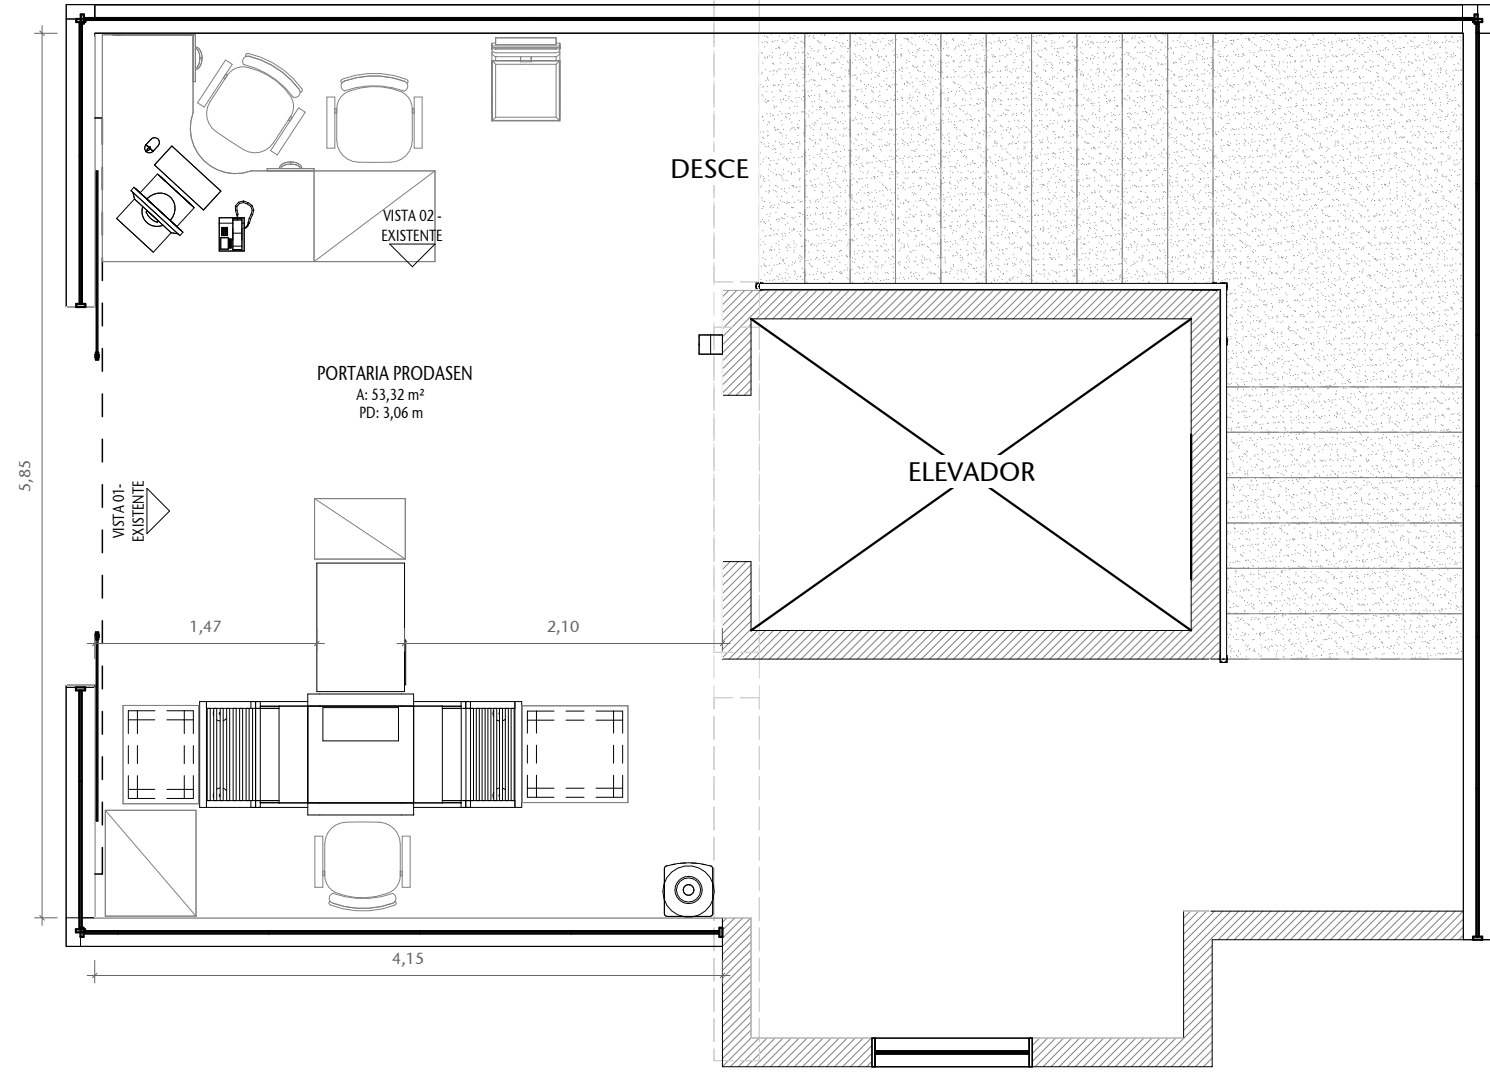


3 PLANTA BAIXA - BL01 - TÉRREO EXISTENTE

ESCALA 1 : 50




4 VISTA 01 - EXISTENTE

ESCALA 1 : 50

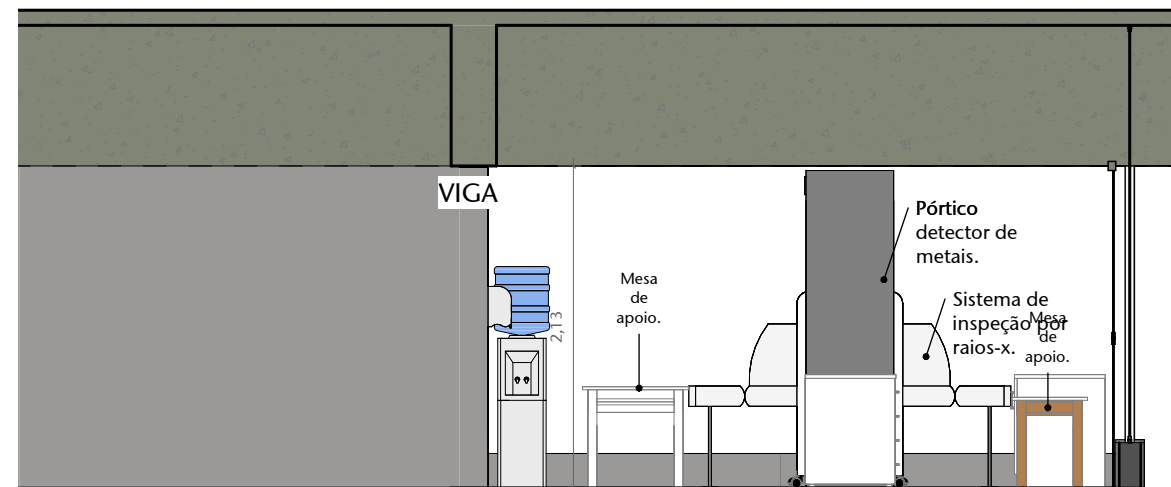


5 VISTA 02 - EXISTENTE

ESCALA 1 : 50

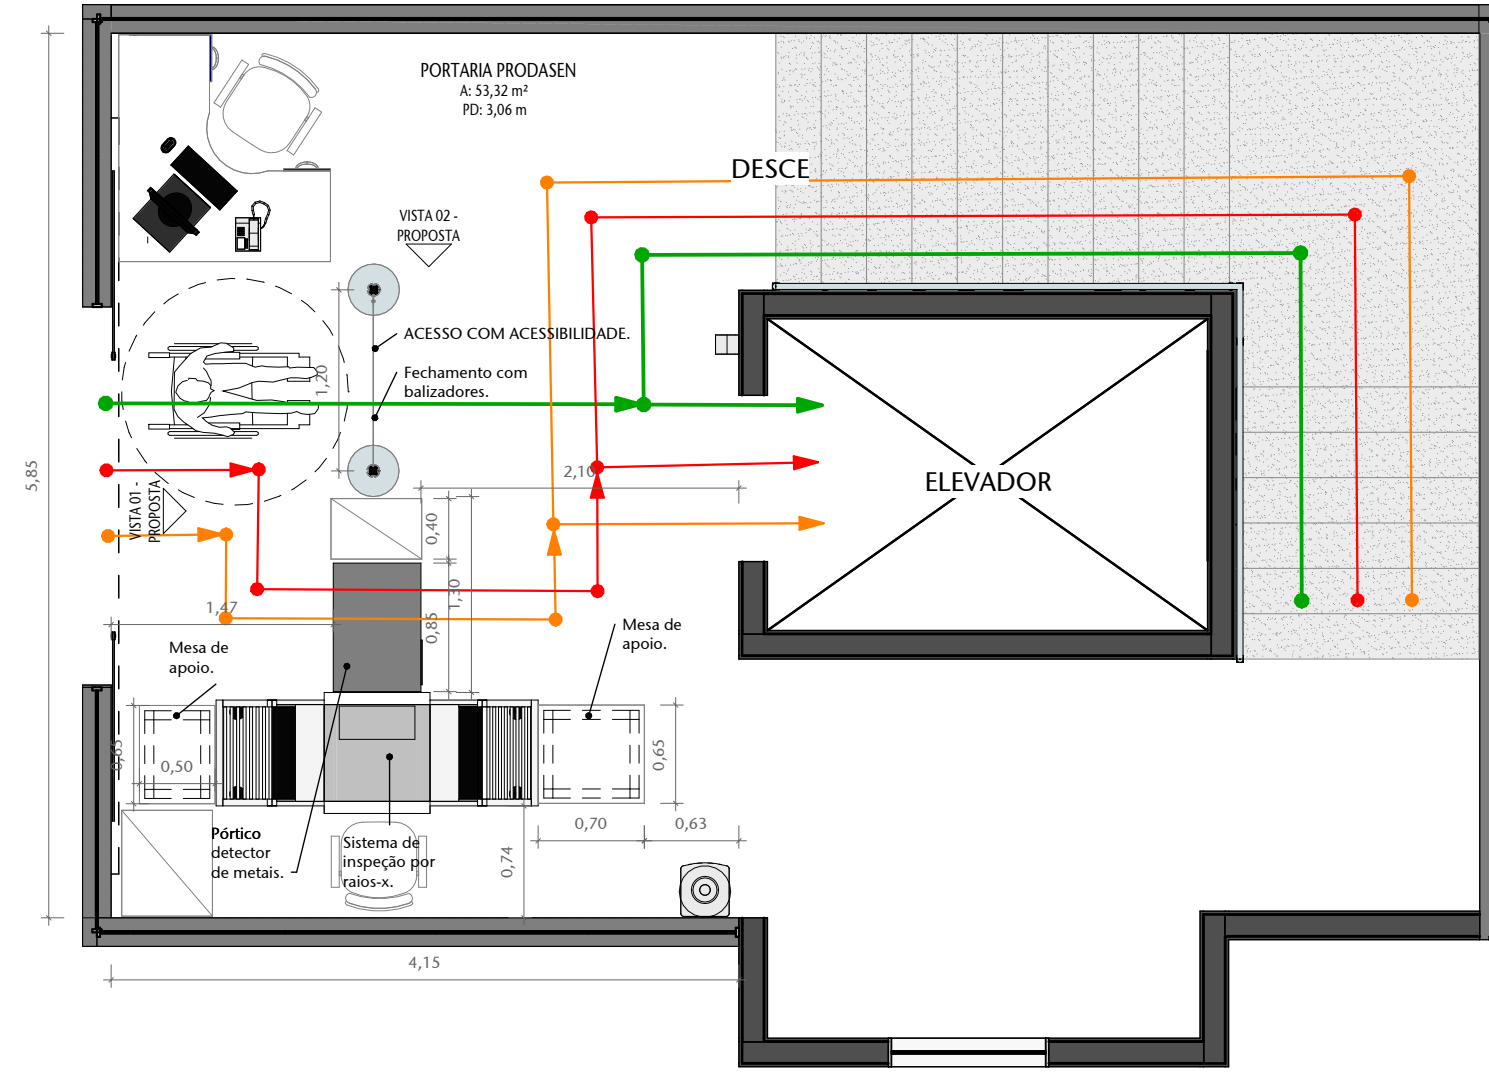


6 PLANTA BAIXA - BL01 - TÉRREO PROPOSTA

ESCALA 1 : 50

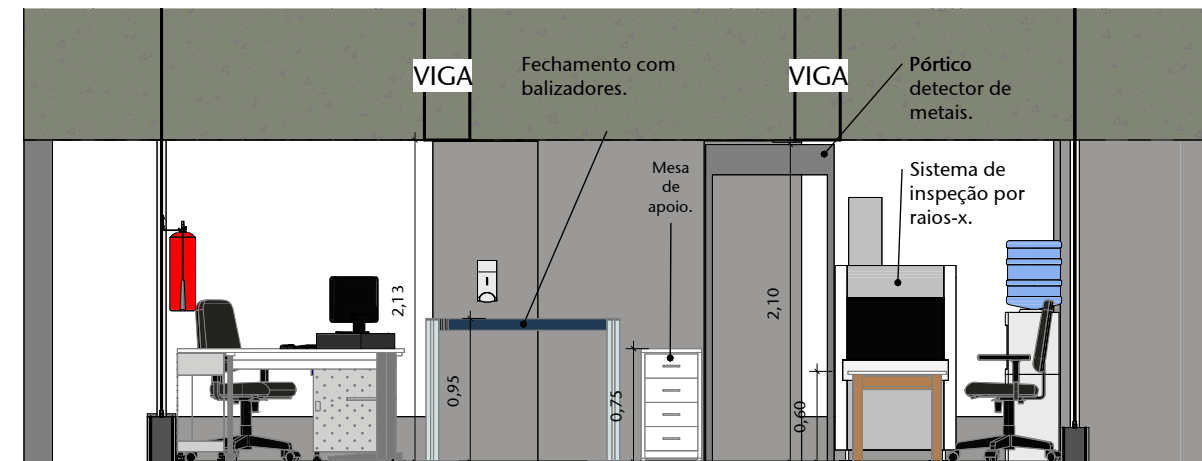


7 VISTA 01 - PROPOSTA

ESCALA 1 : 50

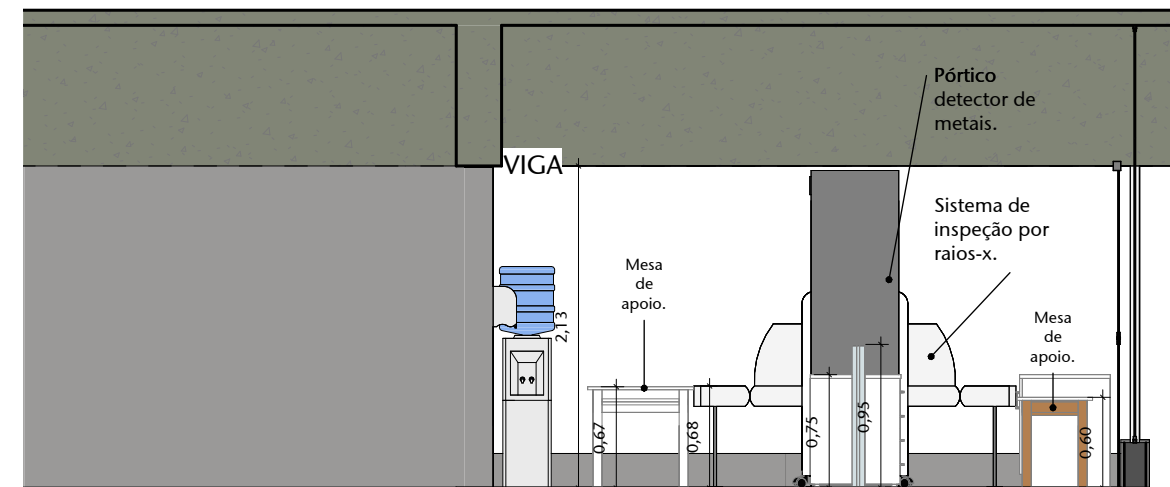


8 VISTA 02 - PROPOSTA

ESCALA 1 : 50

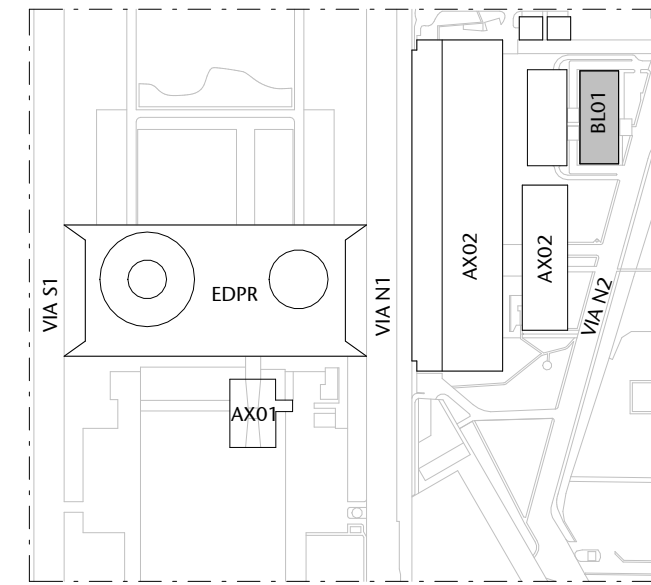

1 PLANTA - SITUAÇÃO - CASF - EDIFÍCIOS

ESCALA 1 : 5000

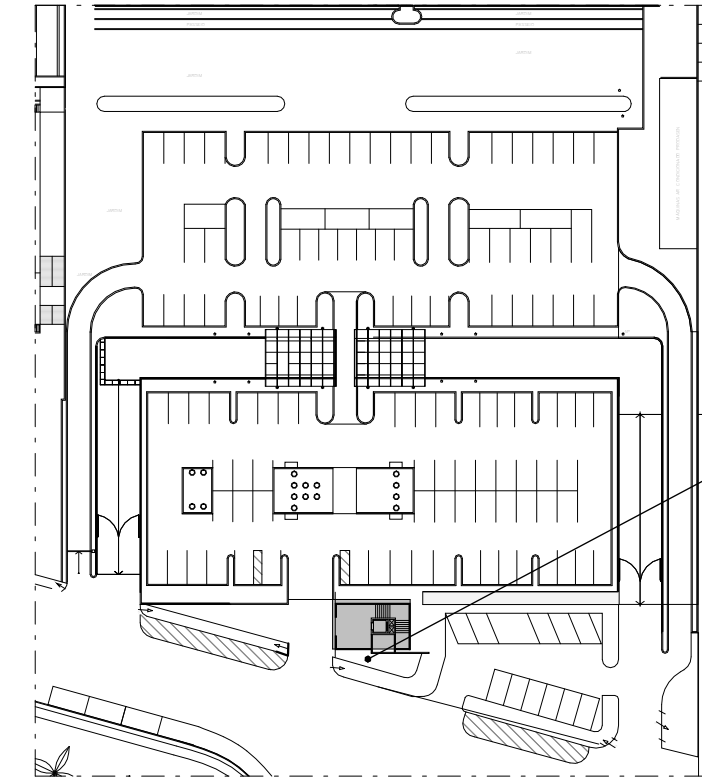

2 PLANTA - LOCALIZAÇÃO - BL01

ESCALA 1 : 1000

LEGENDA - CONTROLE DE ACESSO

SÍMBOLO	DESCRIÇÃO
	BALEADOR COM FITA
	CATRACA SENTIDO ÚNICO - 60CM
	CATRACA ACESSÍVEL COM SENTIDO DUPLIO - 45CM
	PÓRTICO DETECTOR DE METAIS
	SISTEMA DE PROTEÇÃO POR RAIOS-X
	CABEAMENTO ELÉTRICO
	CABEAMENTO DE DADOS
	ROTA COLABORADORES CADASTRADOS
	ROTA VISITANTES
	ROTA SENADORES P.C.R. CADASTRO NO BAIXO E ACESSO PELA CATRACA DE SAÍDA

OBS.: CONFERIR MEDIDAS NO LOCAL.

03	REVISÃO 03	AP	11-11-2025	CARLOS ANDRÉ
02	REVISÃO 02	AP	30-09-2025	CARLOS ANDRÉ
01	REVISÃO 01	AP	10-09-2025	CARLOS ANDRÉ
00	EMIÇÃO INICIAL	EP	11-08-2025	CARLOS ANDRÉ
Nº	CONTROLE DE EMISSÃO DE DESENHOS	FASE	DATA	REVISOR

SENADO FEDERAL SECRETARIA DE INFRAESTRUTURA COORDENAÇÃO DE PROJETOS E REFORMAS				
ÓRGÃO DEMANDANTE: SECRETARIA DE POLÍCIA DO SENADO FEDERAL		LOCAL: BL01-TER-032		
COORD.: CRISTIANO	CHEFE DE SERV.: ANDRÉ CASTRO	RN: #172387 SABF: -	PROJETO: INSTALAÇÃO CATRACAS CASF	FASE: PROJETO BÁSICO
ARQUITETO: CARLOS ANDRÉ	DESENHO: JANE J. MANNA	DATA: 07/11/2025	TÍTULO DA PRANCHETA: EXISTENTE E PROPOSTA	ESCALA: Como Indicado
				Nº PRANCHETA: ARQ 01 / 2



1 PERSPECTIVA 01
ESCALA



2 PERSPECTIVA 02
ESCALA



3 PERSPECTIVA 03
ESCALA

OBS.: CONFERIR MEDIDAS NO LOCAL.

03	REVISÃO 03	AP	11-11-2025	CARLOS ANDRÉ
02	REVISÃO 02	AP	30-09-2025	CARLOS ANDRÉ
01	REVISÃO 01	AP	10-09-2025	CARLOS ANDRÉ
00	EMIÇÃO INICIAL	EP	11-08-2025	CARLOS ANDRÉ
Nº	CONTROLE DE EMISSÃO DE DESENHOS	FASE	DATA	REVISOR

SENADO FEDERAL
SECRETARIA DE INFRAESTRUTURA
COORDENAÇÃO DE PROJETOS E REFORMAS



ORGÃO DEMANDANTE:	LOCAL:
SECRETARIA DE POLÍCIA DO SENADO FEDERAL	BL01-TER-032

COORD.:	CHEFE DE SERV.:	RM: #172387	PROJETO:	FASE:	Nº PRANCHA:
CRISTIANO	ANDRÉ CASTRO	SAEF: -	INSTALAÇÃO CATRACAS CASF	PROJETO BÁSICO	ARQ
ARQUITETO:	DESENHO:	DATA:	TÍTULO DA PRANCHA:	ESCALA:	02/ 2
CARLOS ANDRÉ	IANE / IANNA	07/11/2025	PERSPECTIVAS	1 : 100	