



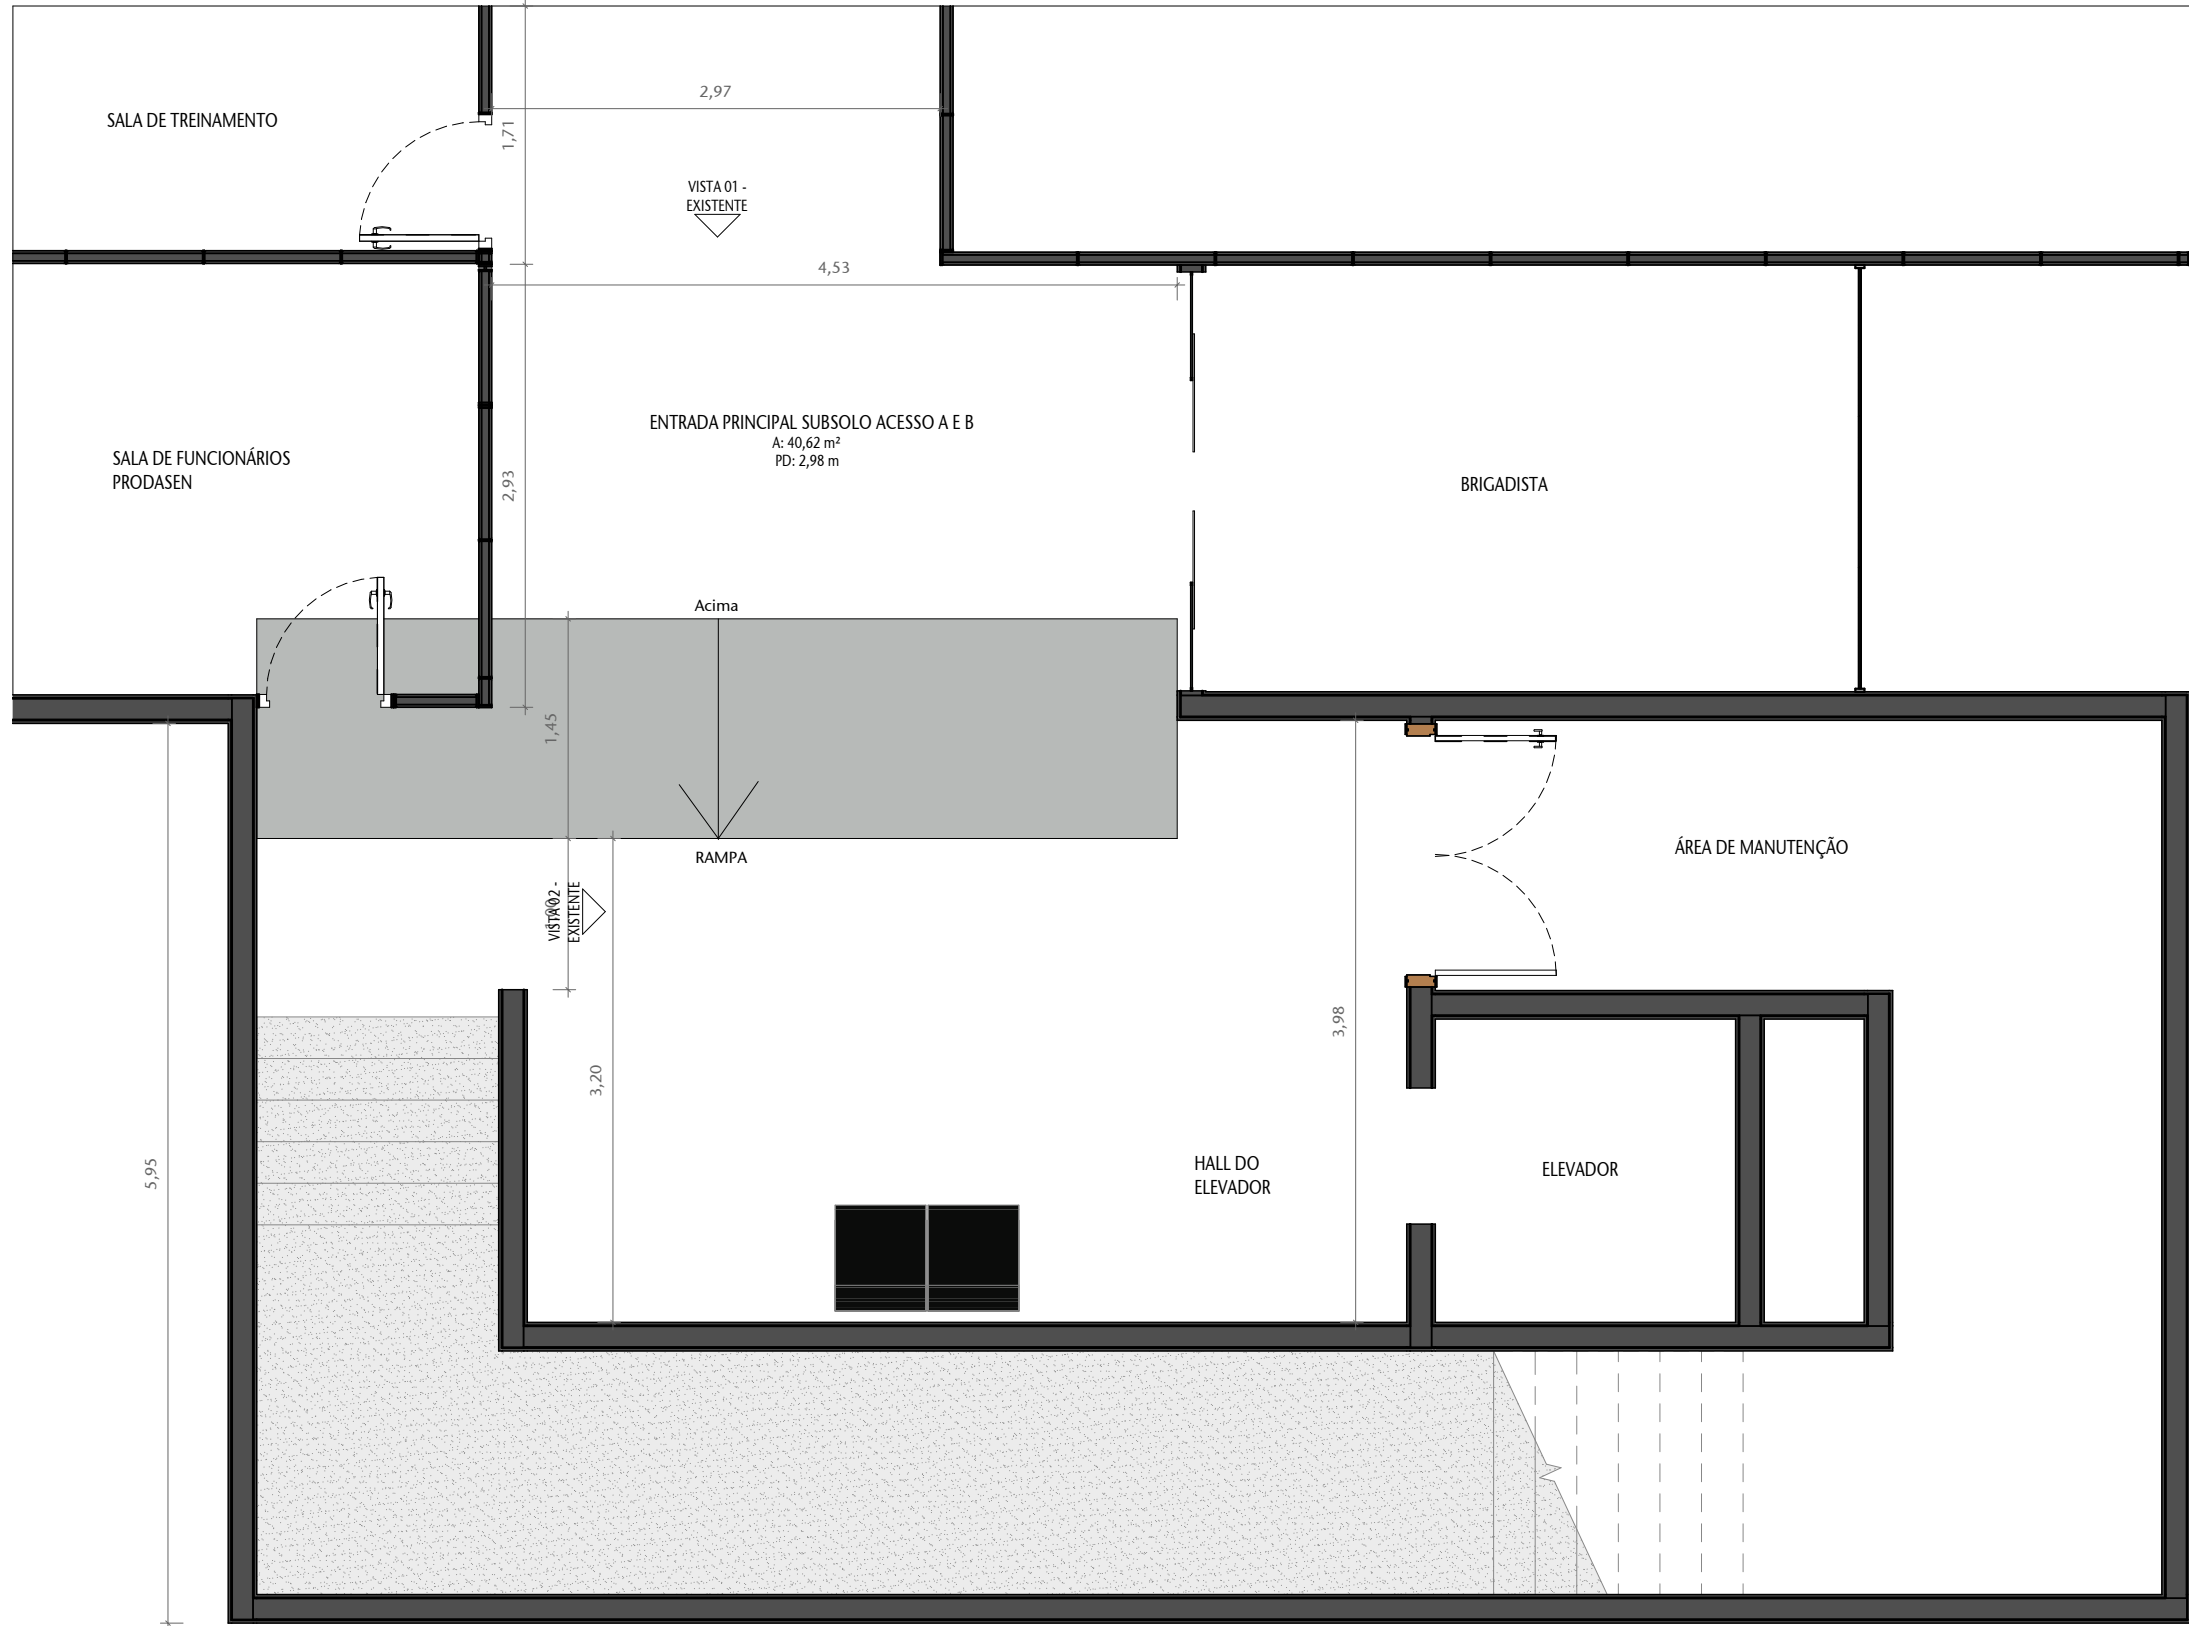


3 PLANTA BAIXA - BL01 - SS1 EXISTENTE
ESCALA 1 : 50

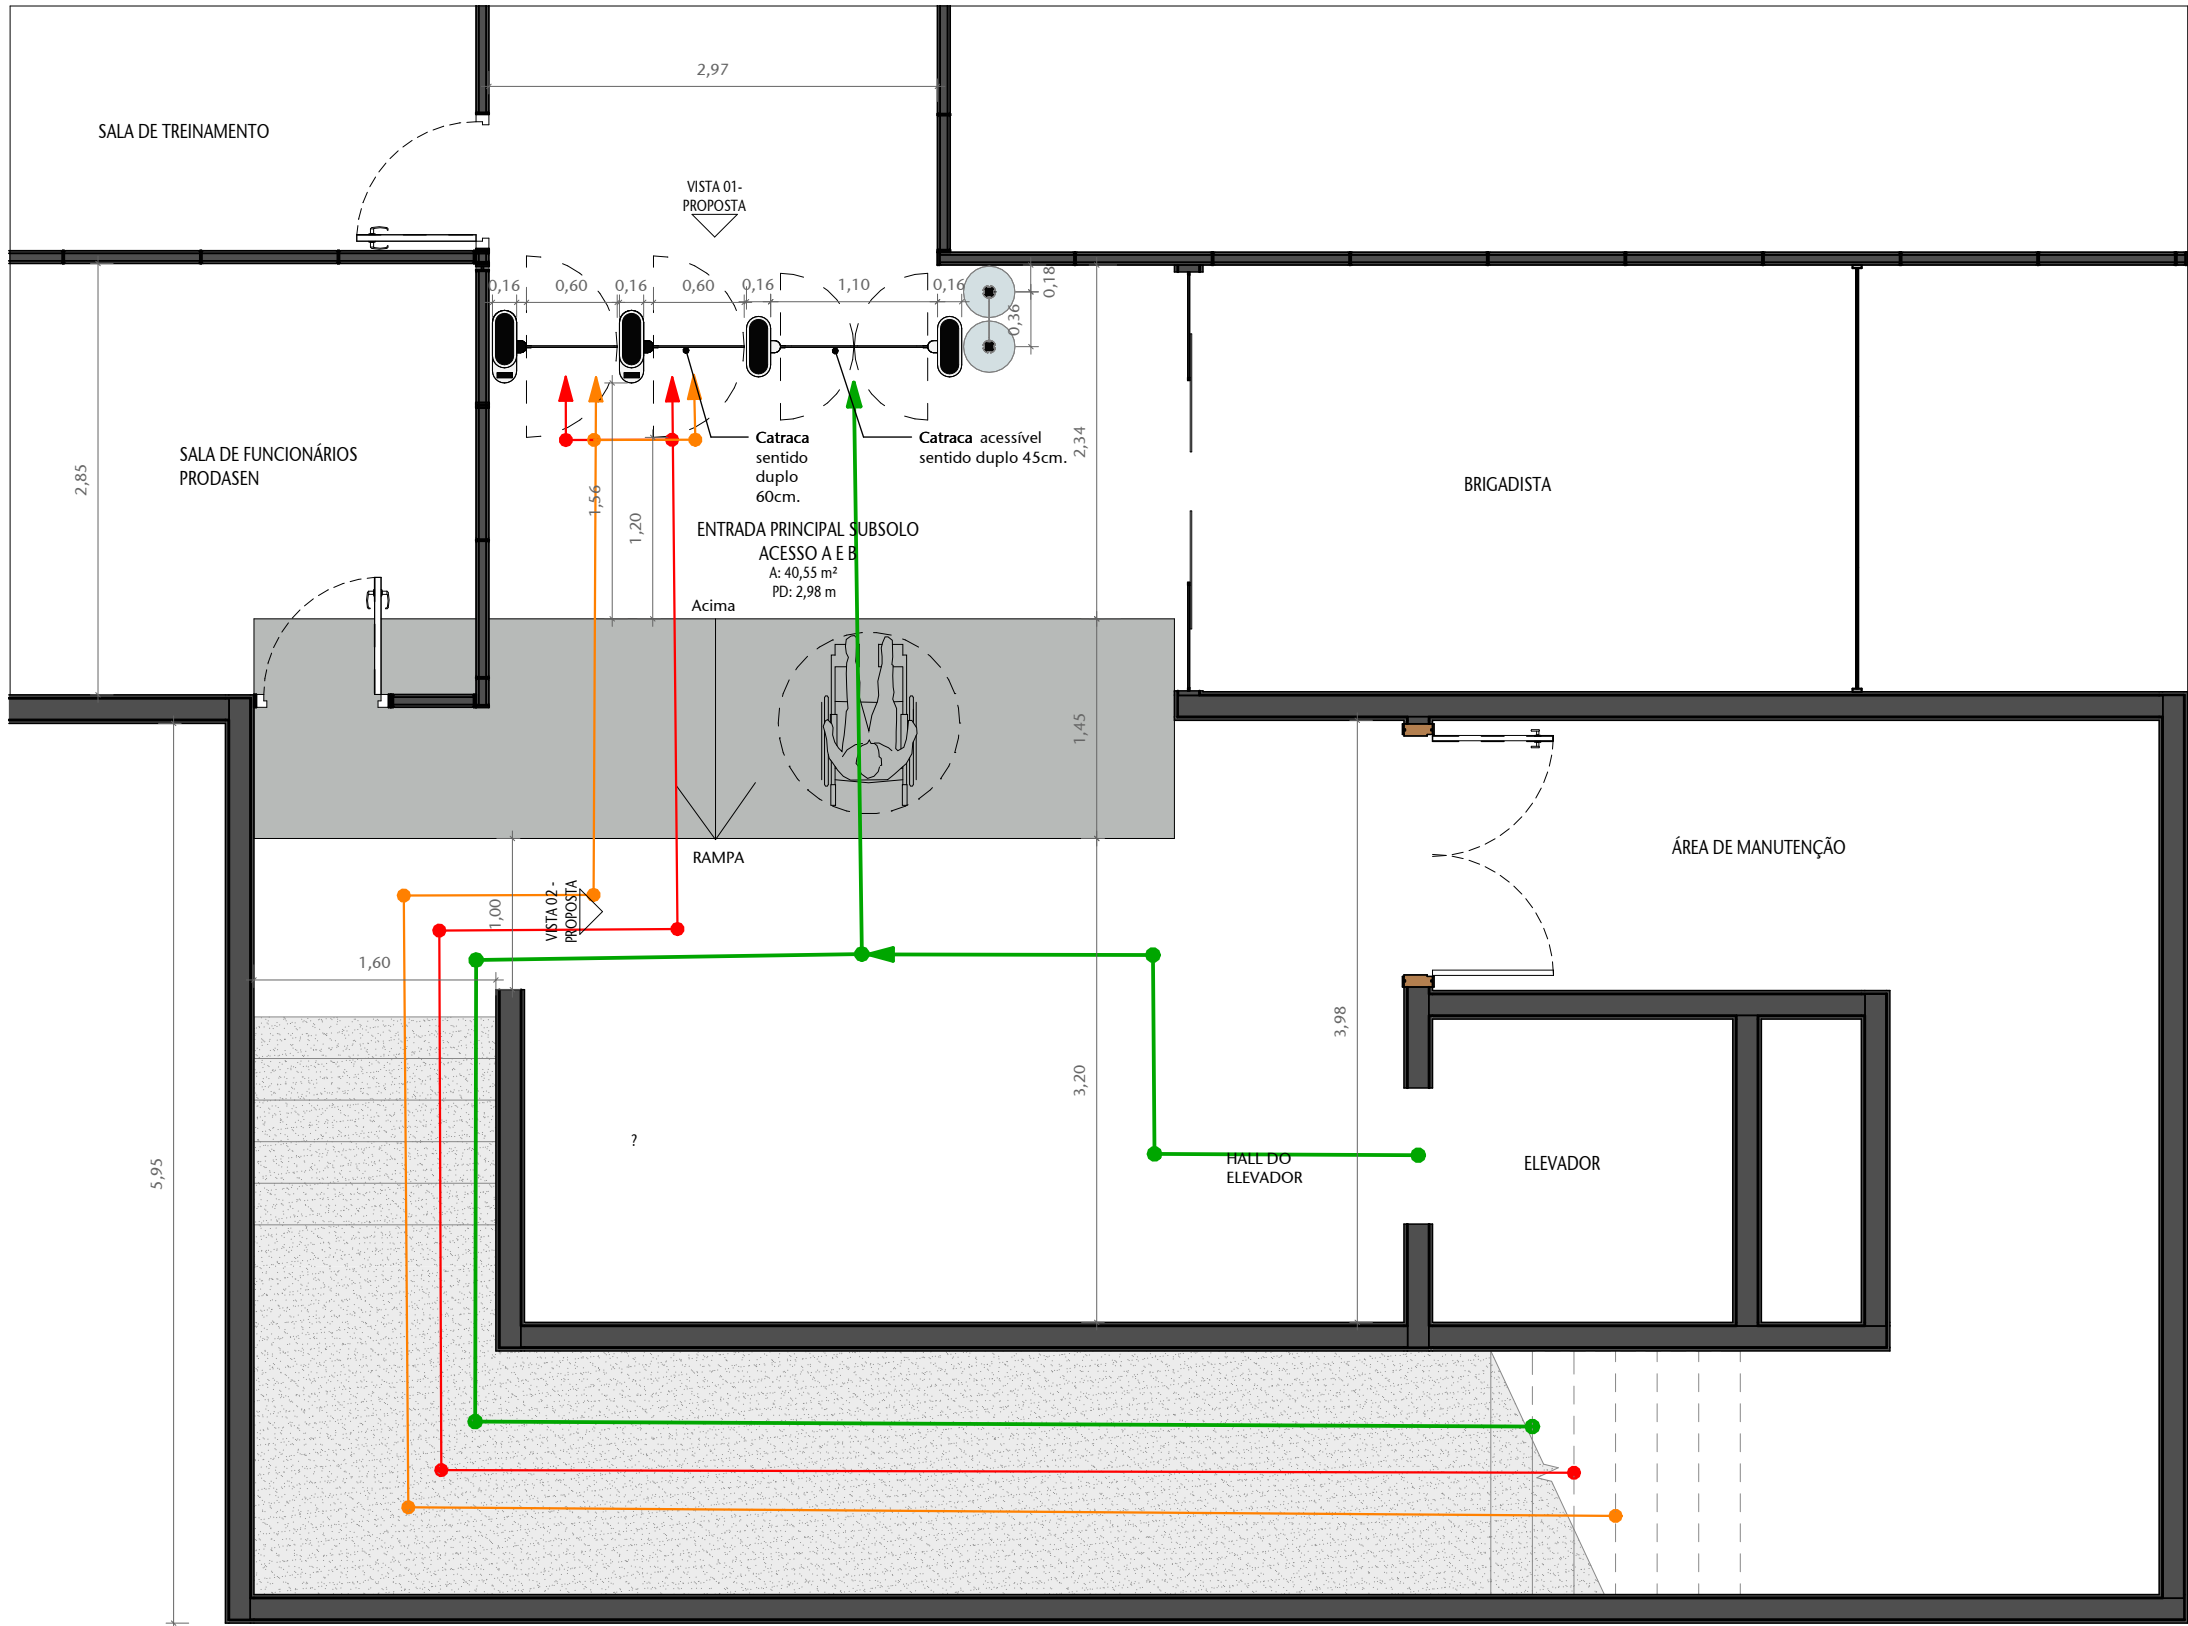


6 PLANTA BAIXA - BL01 - SS1 PROPOSTA
ESCALA 1 : 50




4 VISTA 01 - EXISTENTE
ESCALA 1 : 50

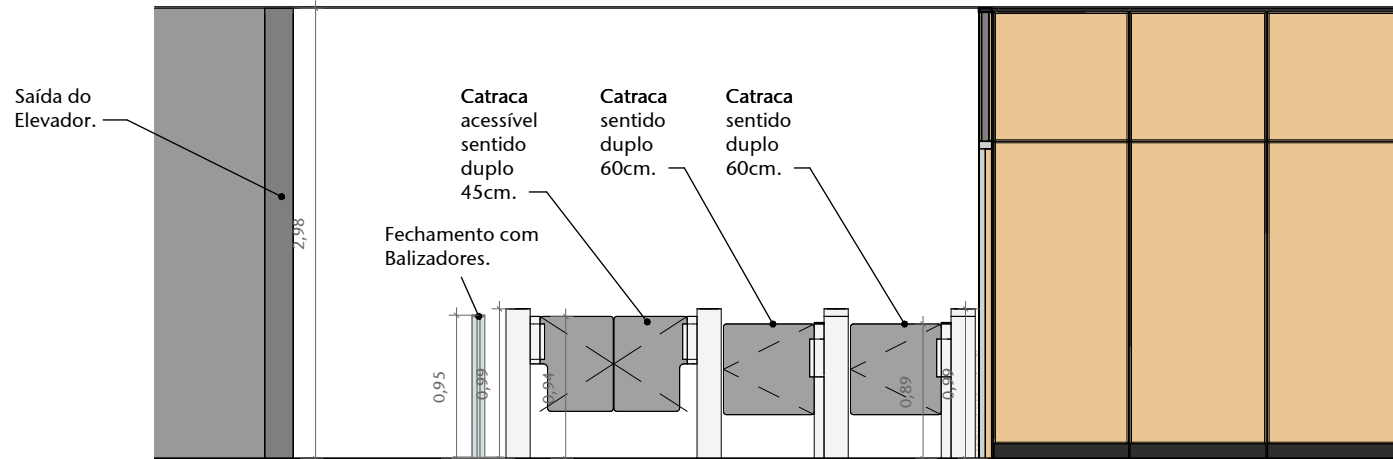


7 VISTA 01 - PROPOSTA
ESCALA 1 : 50

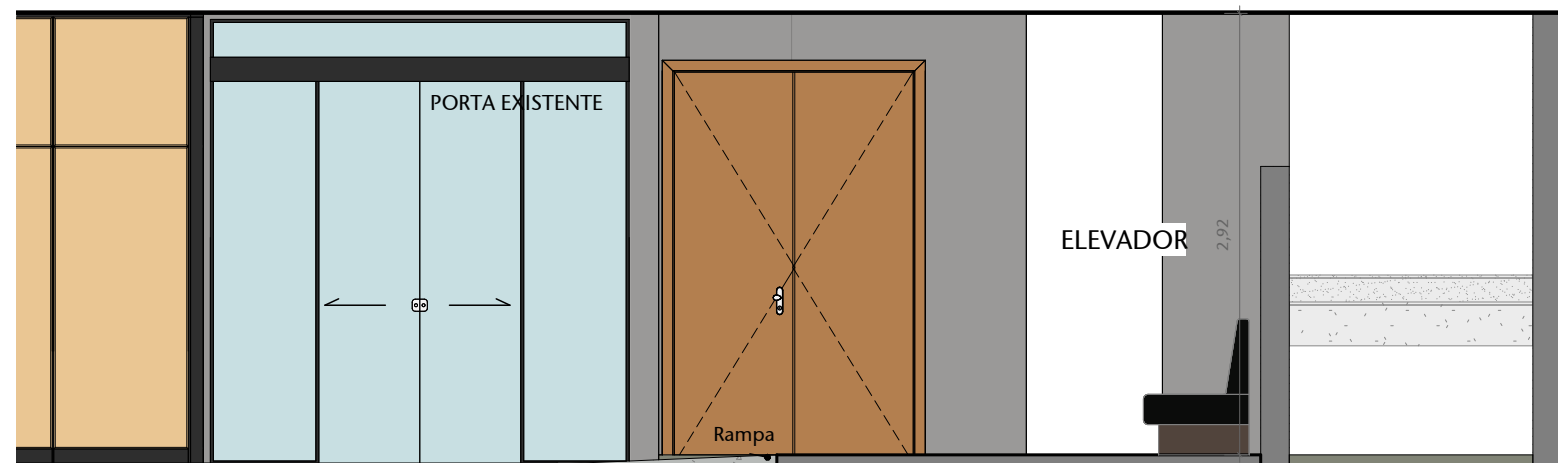


5 VISTA 02 - EXISTENTE
ESCALA 1 : 50

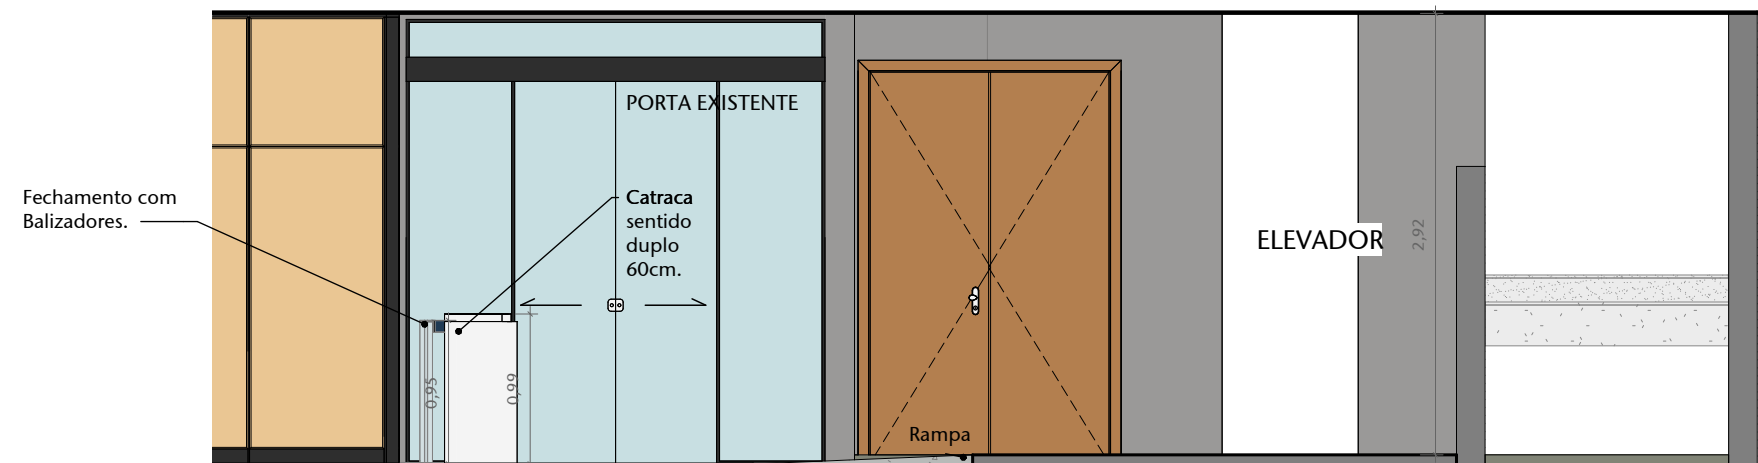

8 VISTA 02 - PROPOSTA
ESCALA 1 : 50

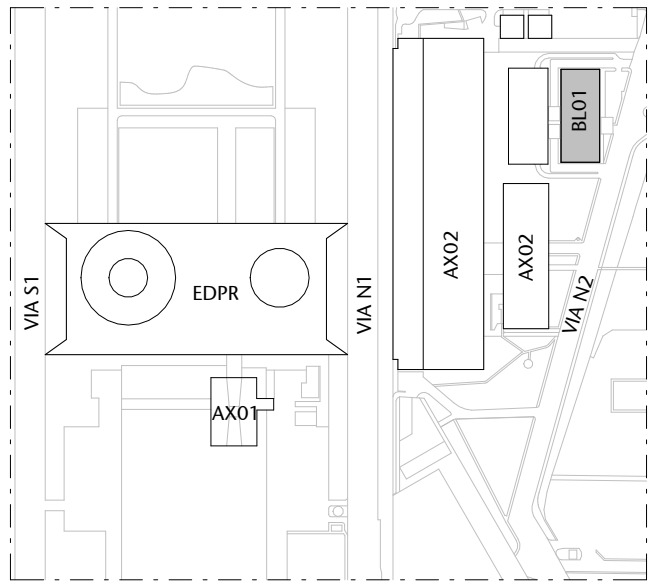

1 PLANTA - SITUAÇÃO - CASF - EDIFÍCIOS
ESCALA 1 : 5000

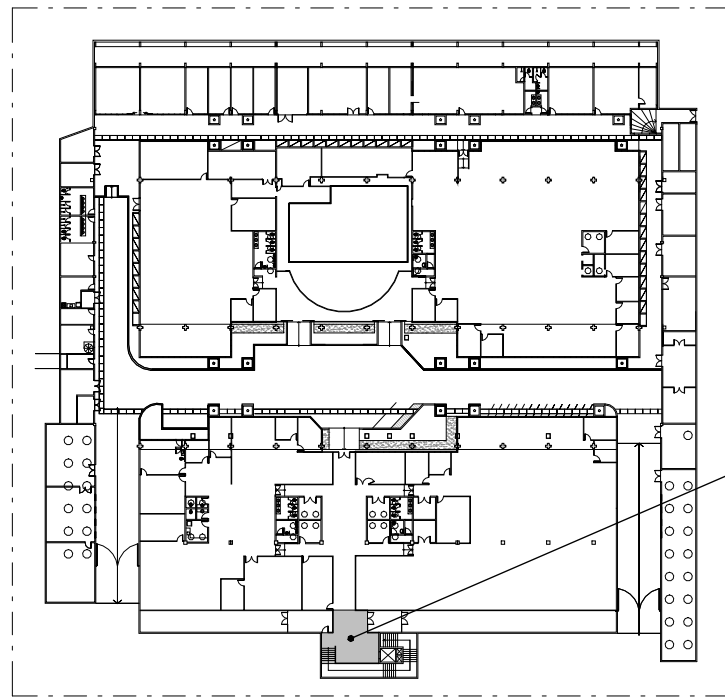

2 PLANTA - LOCALIZAÇÃO - BL01
ESCALA 1 : 1000

LEGENDA - CONTROLE DE ACESSO

SÍMBOLO	DESCRIÇÃO
	BALIZADOR COM FITA
	CATRACA SENTIDO ÚNICO - 60CM
	CATRACA ACESSÍVEL COM SENTIDO DUPLO - 45CM
	PORTICO DETECTOR DE METAIS
	SISTEMA DE INSPEÇÃO POR RAIOS-X
	CABEAMENTO ELÉTRICO
	CABEAMENTO DE DADOS
	ROTA COLABORADORES CADASTRADOS
	ROTA VISITANTES
	ROTA SENADORES P.C.R. CADASTRO NO BAIXO E ACESSO PELA CATRACA DE SAÍDA

OBS: CONFERIR MEDIDAS NO LOCAL.

03	REVISÃO 03	AP	11-11-2025	CARLOS ANDRÉ
02	REVISÃO 02	AP	30-09-2025	CARLOS ANDRÉ
01	REVISÃO 01	AP	01-09-2025	CARLOS ANDRÉ
00	EMIÇÃO INICIAL	EP	21-08-2025	CARLOS
Nº	CONTROLE DE EMISSÃO DE DESENHOS	FASE	DATA	REVISOR

SENADO FEDERAL SECRETARIA DE INFRAESTRUTURA COORDENAÇÃO DE PROJETOS E REFORMAS					
ÓRGÃO DEMANDANTE: SECRETARIA DE POLÍCIA DO SENADO FEDERAL		LOCAL: BL01-SS1-010			
COORD.: CRISTIANO	CHEFE DE SERV.: ANDRÉ CASTRO	RM: #172387 SAEF:	PROJETO: INSTALAÇÃO CATRACAS CASF	FASE: PROJETO BÁSICO	Nº PRANCHA: ARQ
ARQUITETO: CARLOS ANDRÉ	DESENHO: JANE JUANNA	DATA: 07/11/2025	TÍTULO DA PRANCHA: EXISTENTE E PROPOSTA	ESCALA: Como indicado	01 / 2



1 PERSPECTIVA 01
ESCALA



2 PERSPECTIVA 02
ESCALA



3 PERSPECTIVA 03
ESCALA

OBS.: CONFERIR MEDIDAS NO LOCAL.

03	REVISÃO 03	AP	11-11-2025	CARLOS ANDRÉ
02	REVISÃO 02	AP	30-09-2025	CARLOS ANDRÉ
01	REVISÃO 01	AP	01-09-2025	CARLOS ANDRÉ
00	EMIÇÃO INICIAL	EP	21-08-2025	CARLOS
Nº	CONTROLE DE EMISSÃO DE DESENHOS	FASE	DATA	REVISOR

SENADO FEDERAL SECRETARIA DE INFRAESTRUTURA COORDENAÇÃO DE PROJETOS E REFORMAS				
ÓRGÃO DEMANDANTE: SECRETARIA DE POLÍCIA DO SENADO FEDERAL			LOCAL: BL01-SS1-010	
COORD.: CRISTIANO	CHEFE DE SERV.: ANDRÉ CASTRO	RM: #172387 SAEF:	PROJETO: INSTALAÇÃO CATRACAS CASF	FASE: PROJETO BÁSICO
ARQUITETO: CARLOS ANDRÉ	DESENHO: IANE / IANNA	DATA: 07/11/2025	TÍTULO DA PRANCHA: PERSPECTIVA	Nº PRANCHA: ARQ 02/2
				ESCALA: 1 : 100