




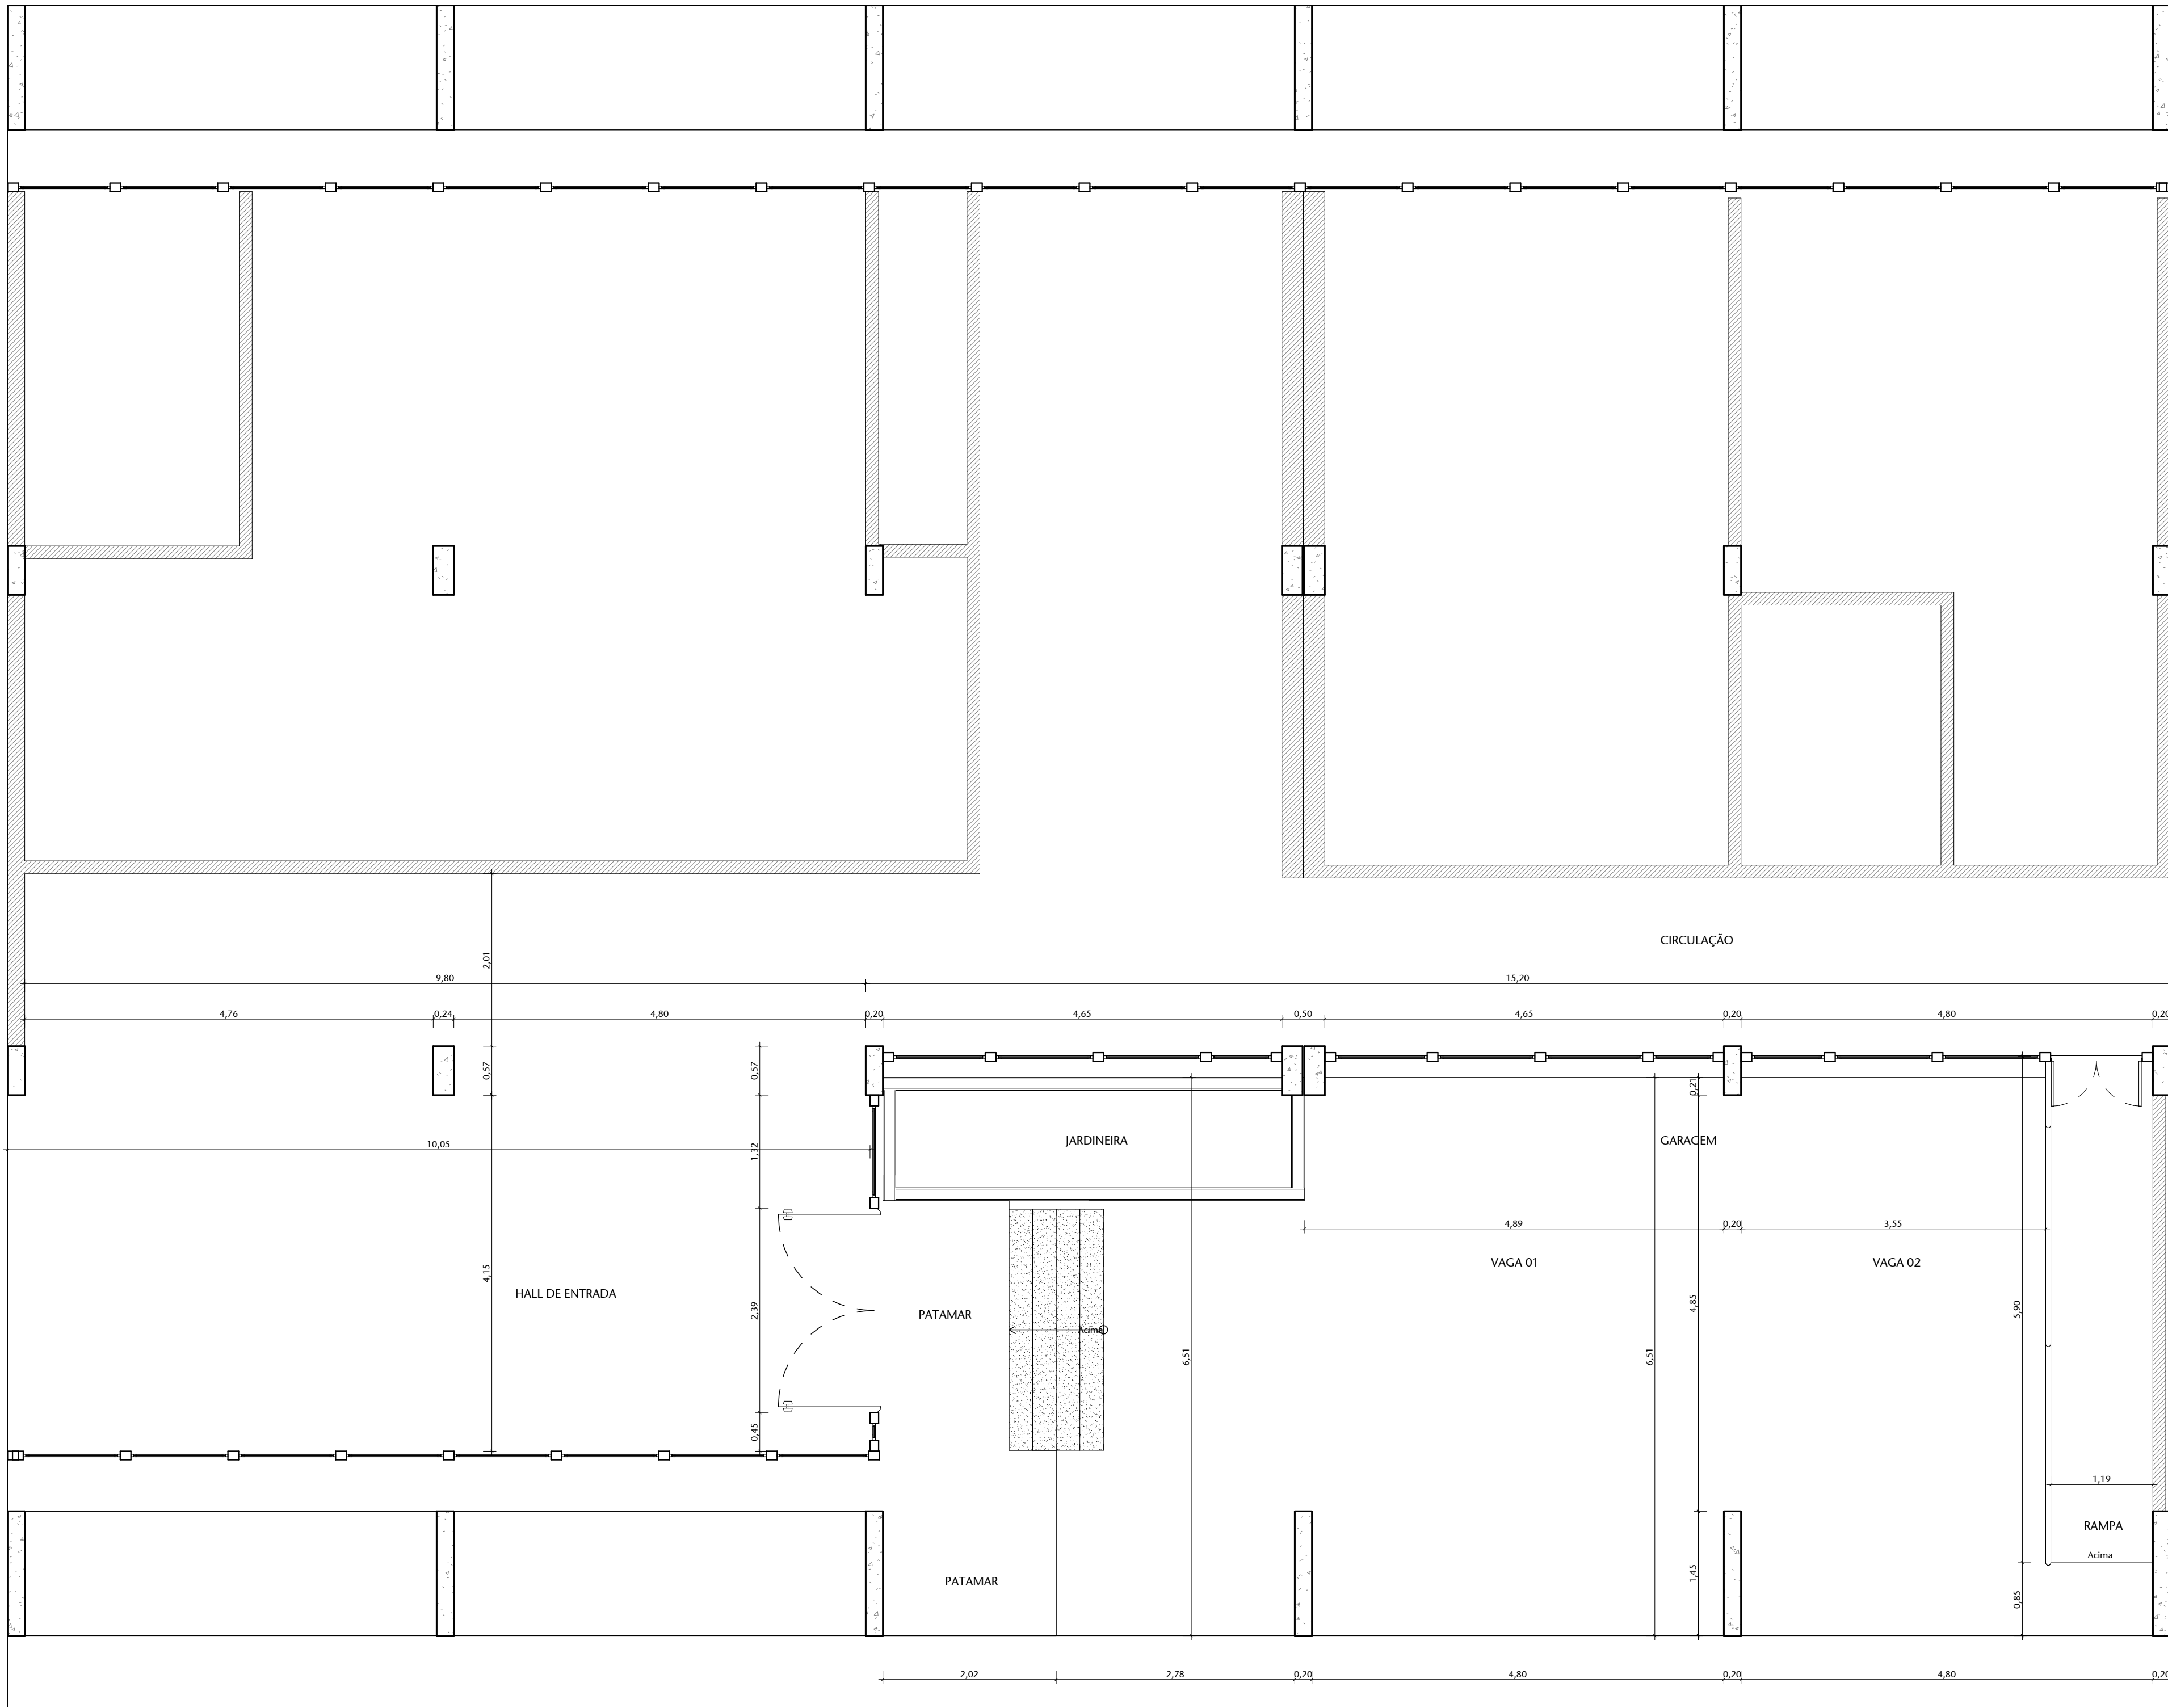

3 PLANTA BAIXA - BL10 - P01 - ENTRADA PRINCIPAL EXISTENTE
ESCALA 1 : 30

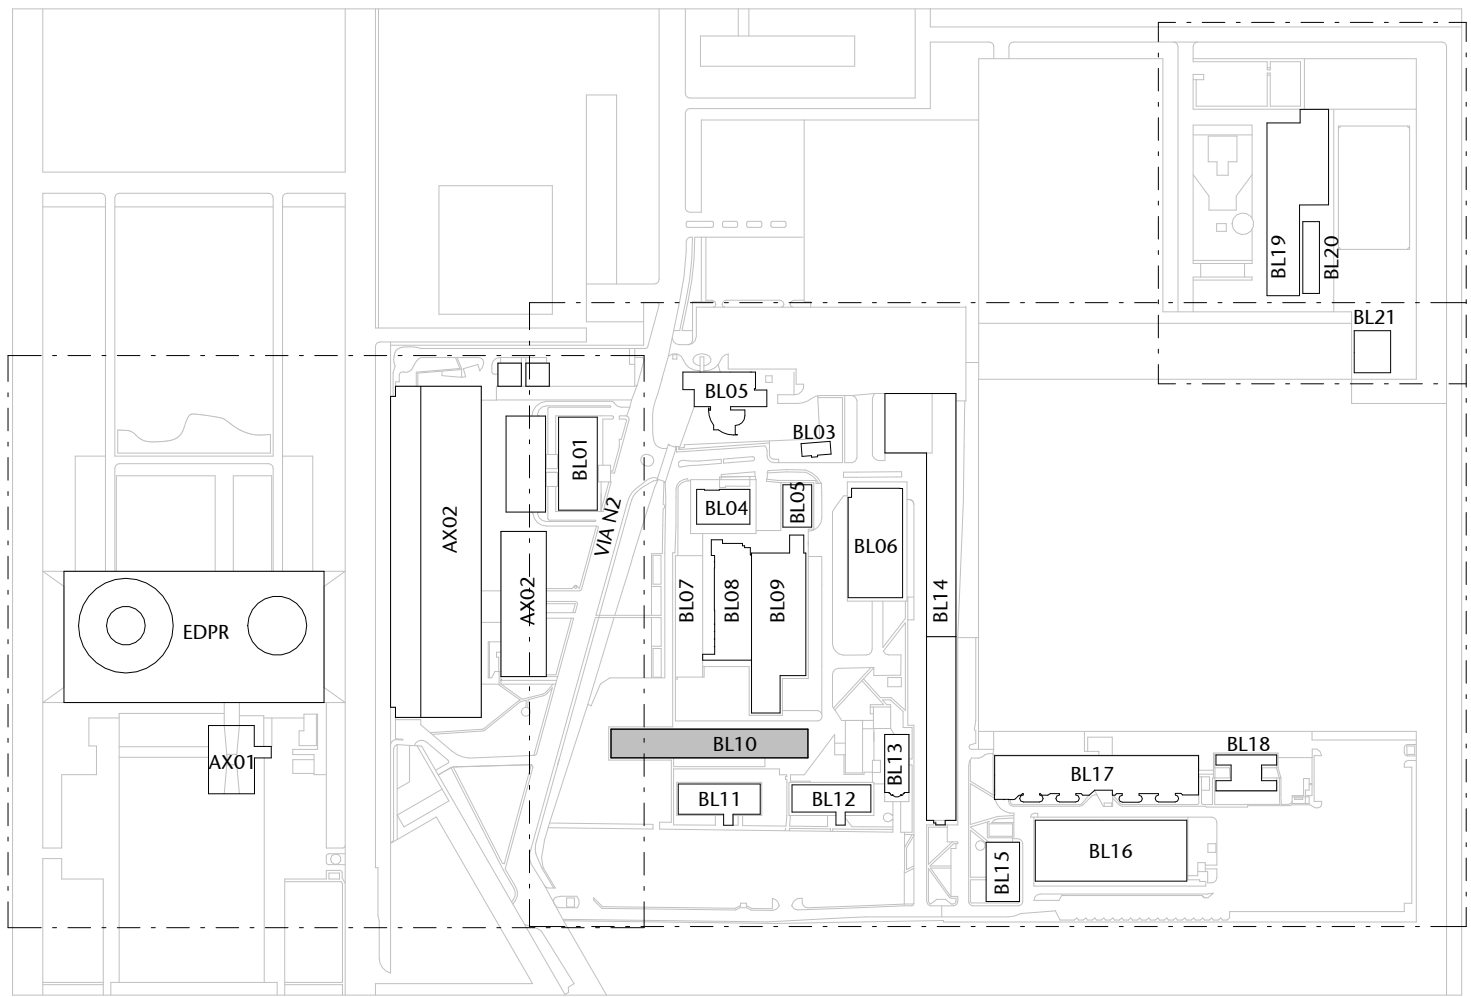

1 PLANTA - SITUAÇÃO - CASF - EDIFÍCIOS
ESCALA 1 : 5000

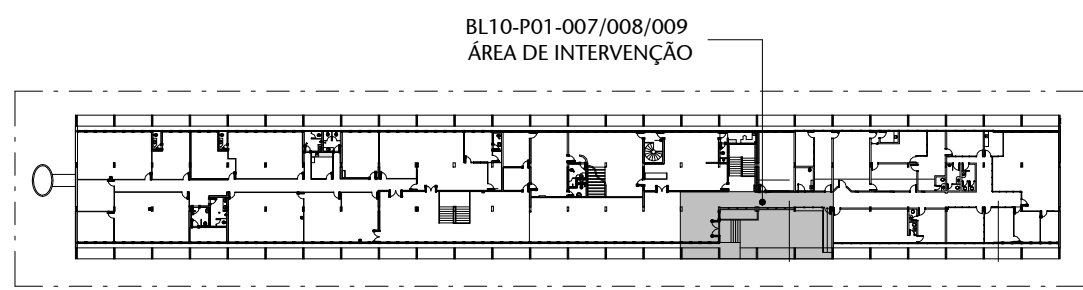


2 PLANTA - LOCALIZAÇÃO - BL10
ESCALA 1 : 1000

- RETIRAR/DEMOLIR/DEVOLVER
- INSTALAR/CONSTRUIR/SOLICITAR
- REMANEJAR/REAPROVEITAR
- EXISTENTE

OBS.: CONFERIR MEDIDAS NO LOCAL.


01	REVISÃO 04	AP	26/01/2026	EDSON
00	EMIÇÃO INICIAL	AP	15/10/2025	EDSON
Nº	CONTROLE DE EMISSÃO DE DESENHOS	FASE	DATA	REVISOR

SENADO FEDERAL SECRETARIA DE INFRAESTRUTURA COORDENAÇÃO DE PROJETOS E REFORMAS					
ÓRGÃO DEMANDANTE: SECRETARIA DE POLÍCIA DO SENADO FEDERAL			LOCAL: BL10 - P01 - 007/008/009		
COORD.: CRISTIANO	CHEFE DE SEÇÃO: CASTRO	RM.: 44172387 SAEF:	PROJETO: INSTALAÇÃO CATRACAS CASF	FASE: PROJETO BÁSICO	Nº PRANCHA: ARQ
ARQUITETO: EDSON	DESENHO: CLAYTON	DATA: 24/04/2026	TÍTULO DA PRANCHA: EXISTENTE	ESCALA: Como indicado	01 / 3

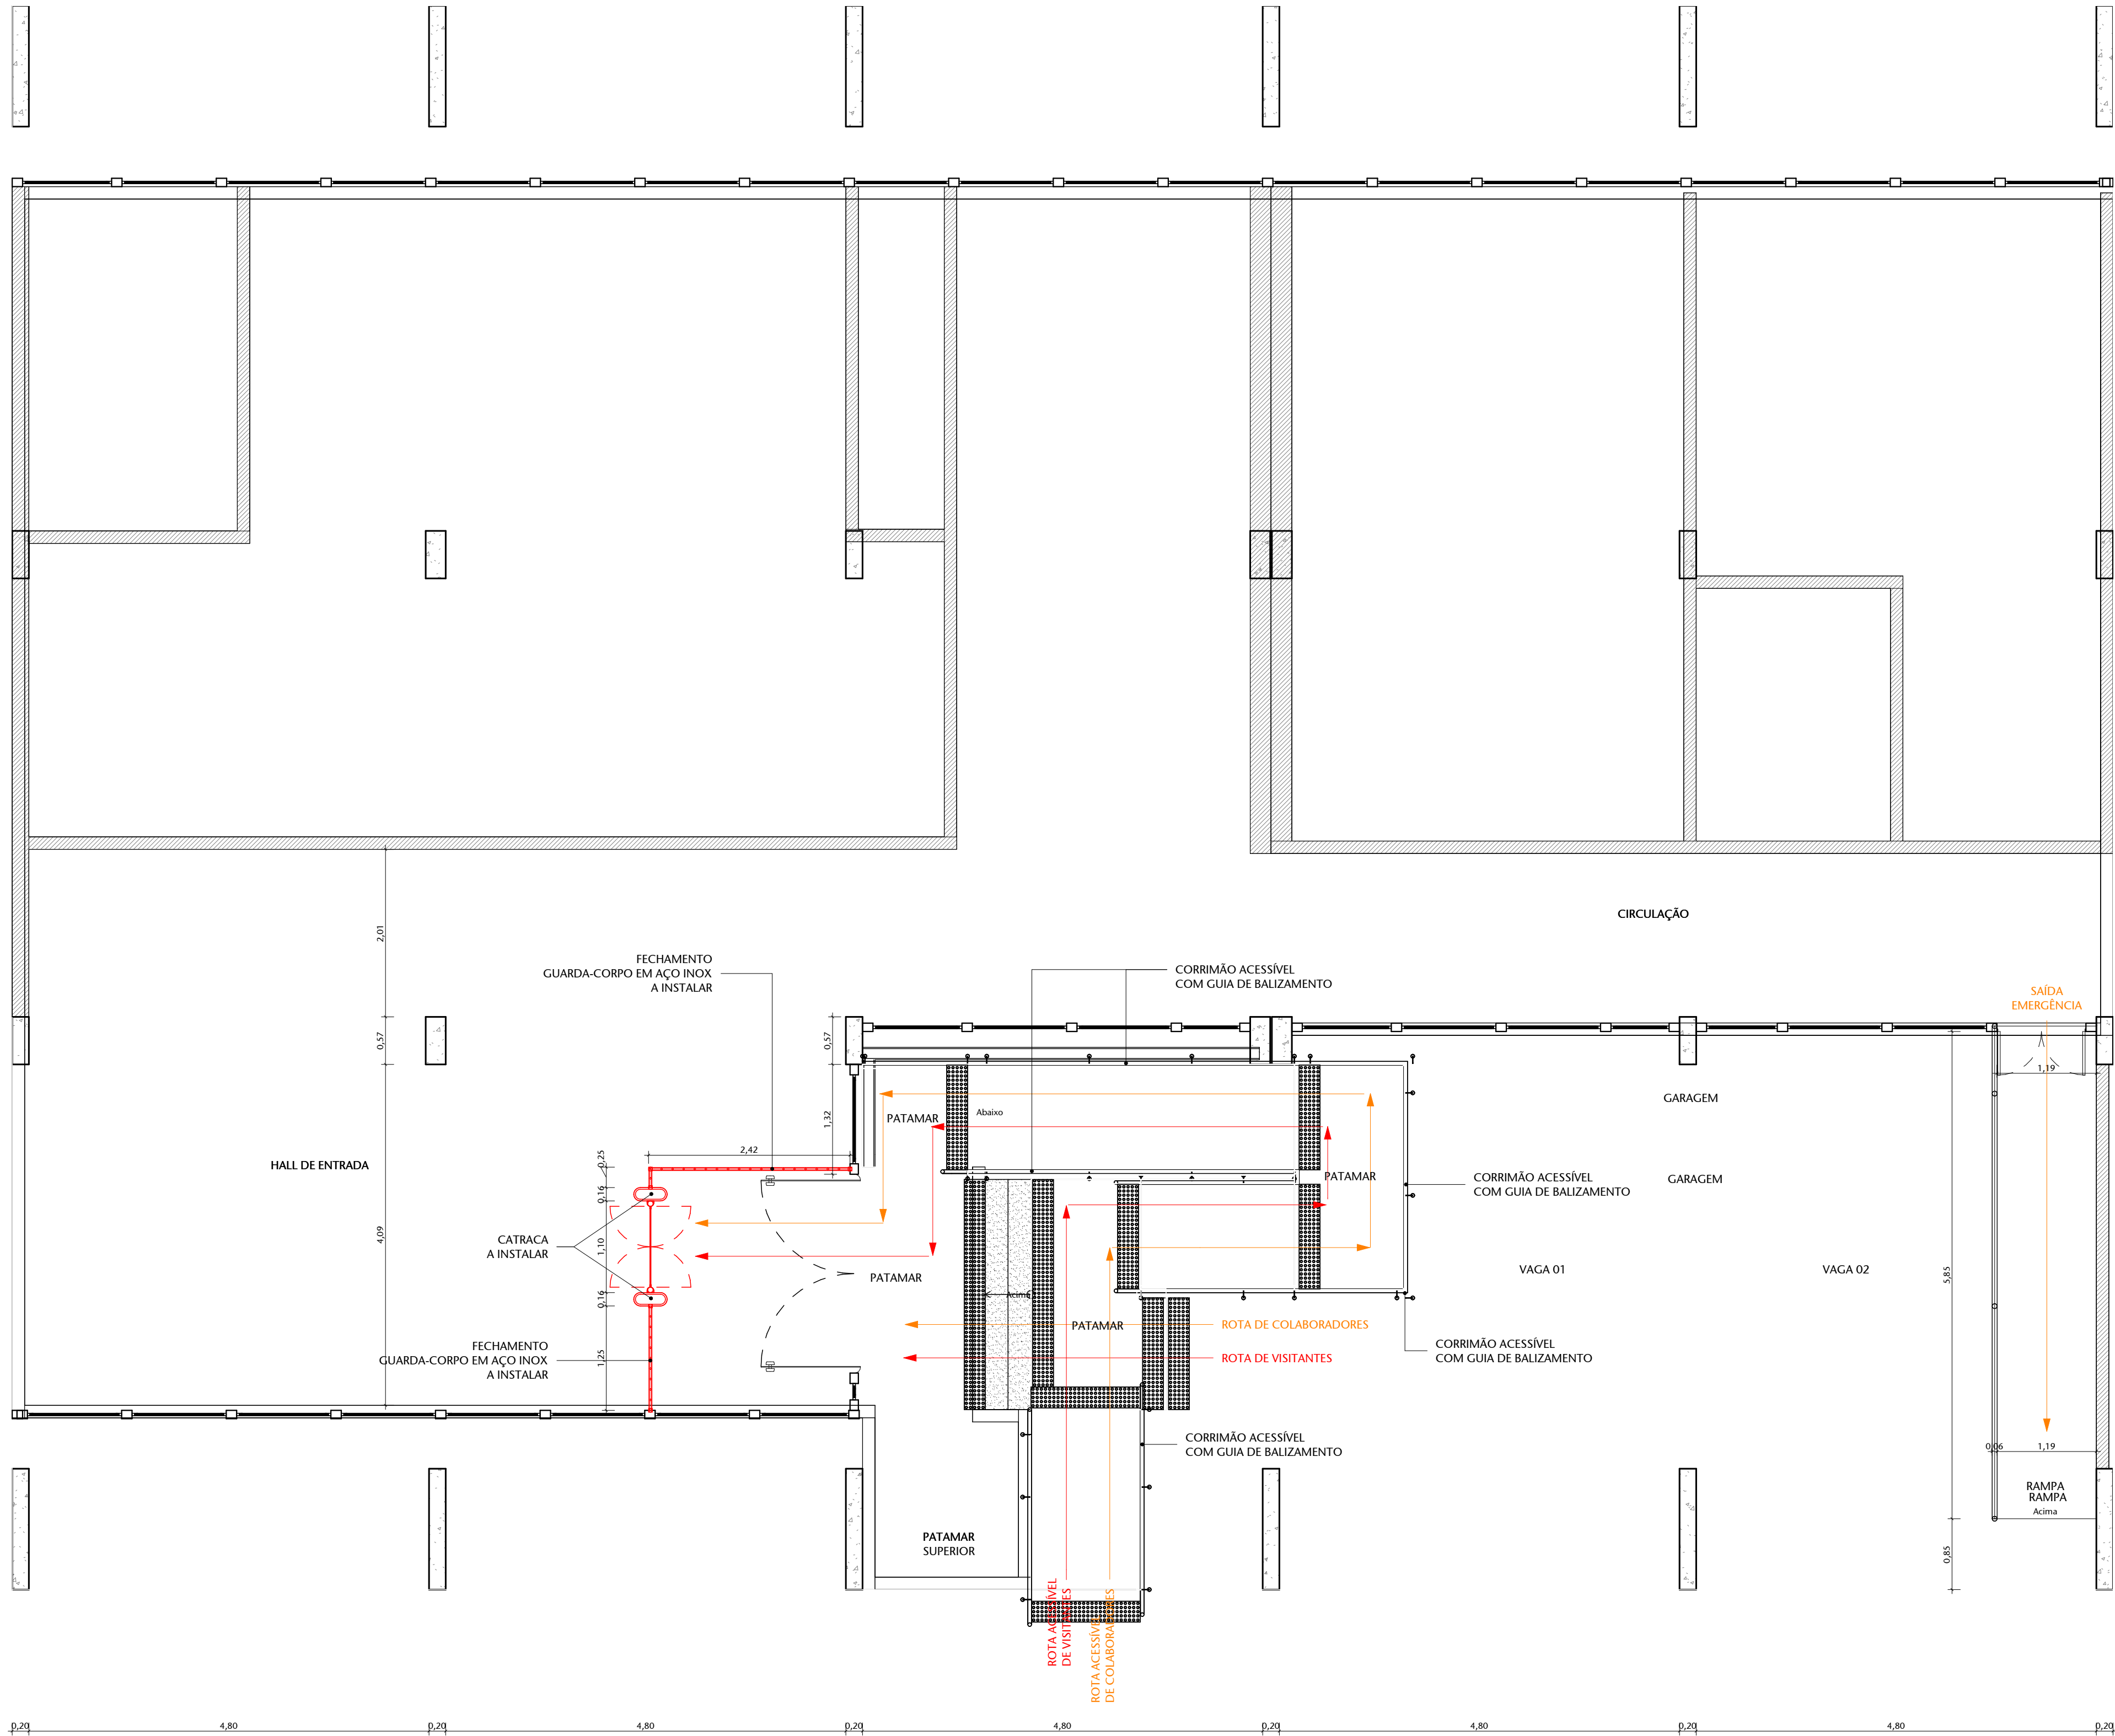


3 PLANTA BAIXA - BL10 - P01 - ENTRADA PRINCIPAL PROPOSTA
ESCALA 1 : 50

OBSERVAÇÃO: PORTA DE SAÍDA DE EMERGÊNCIA A SER EXECUTADA
CONFORME PROJETO DE SEGURANÇA CONTRA INCÊNDIO APROVADO NO CBM/DF

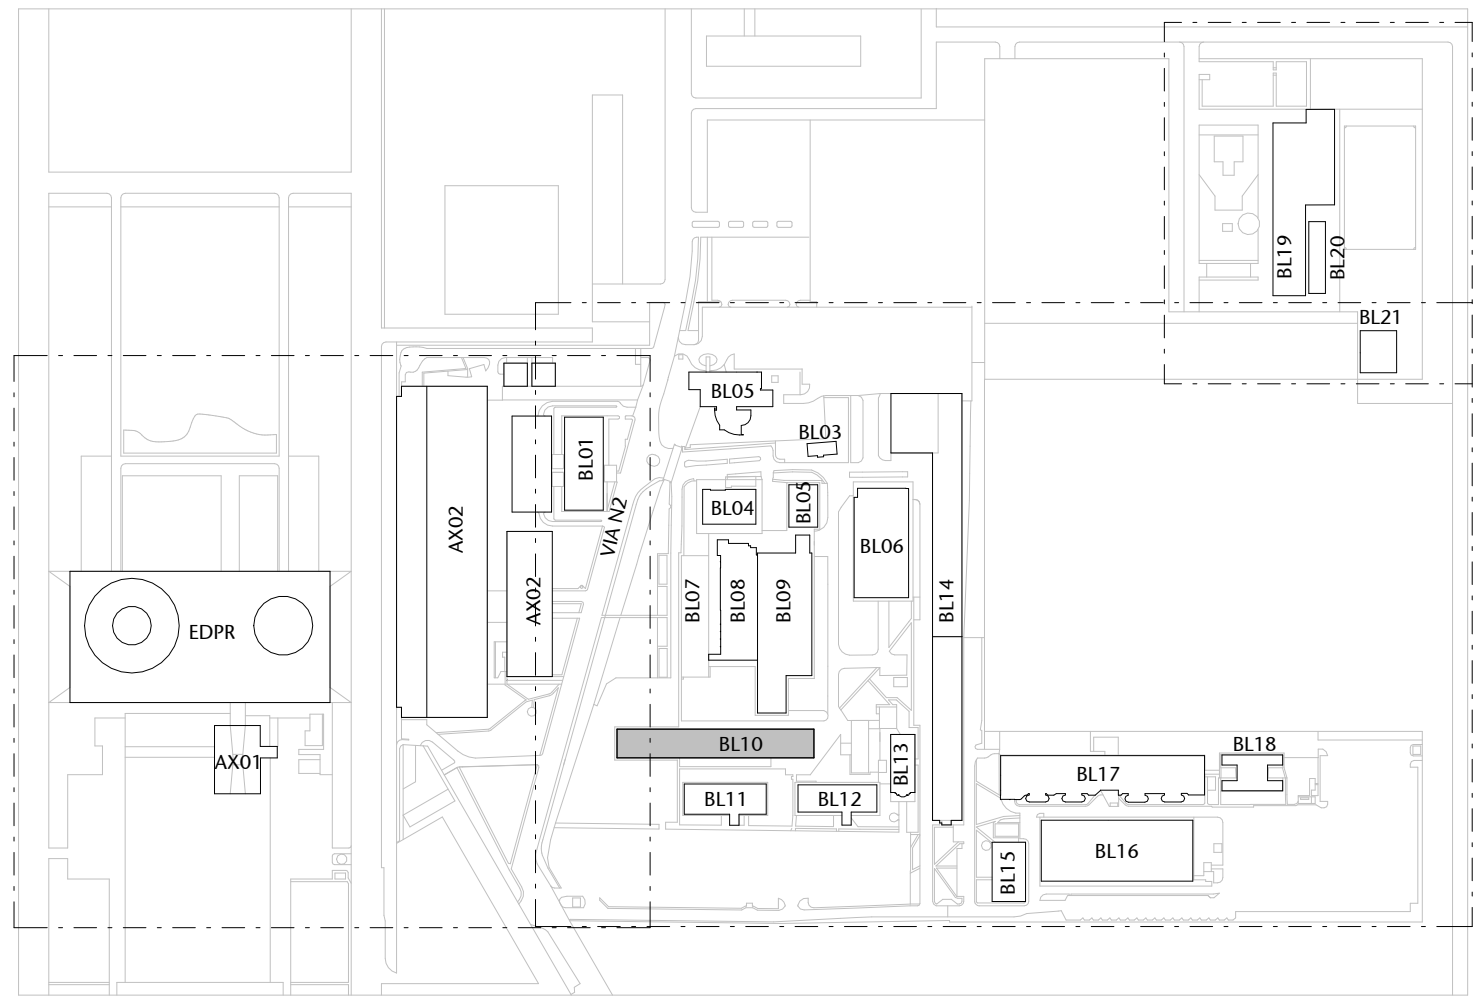

1 PLANTA - SITUAÇÃO - CASF - EDIFÍCIOS
ESCALA 1 : 5000

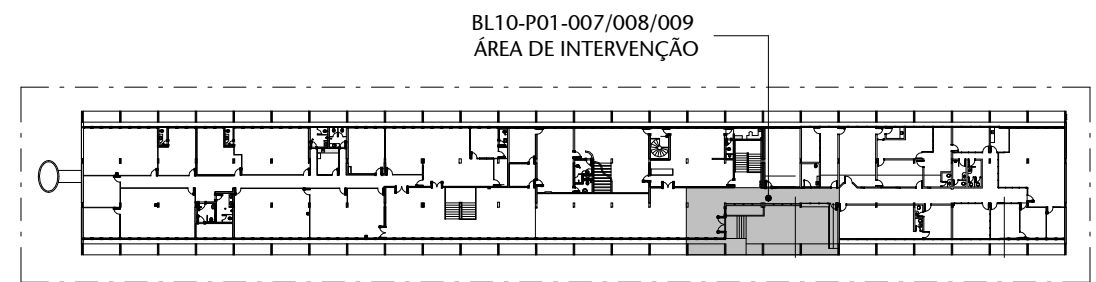

2 PLANTA - LOCALIZAÇÃO - BL10
ESCALA 1 : 1000


LEGENDA - CONTROLE DE ACESSO	
SÍMBOLO	DESCRIÇÃO
	BALIZADOR COM FITA
	CATRACA SENTIDO ÚNICO - 60CM
	CATRACA ACESSÍVEL COM SENTIDO DUPLO - 45CM
	PORTICO DETECTOR DE METAIS
	SISTEMA DE INSPEÇÃO POR RAIOS-X
	CABEAMENTO ELÉTRICO
	CABEAMENTO DE DADOS
	ROTA COLABORADORES CADASTRADOS
	ROTA VISITANTES
	ROTA SENADORES
	P.C.R. CADASTRO NO BALCÃO E ACESSO PELA CATRACA DE SAÍDA

OBS.: CONFERIR MEDIDAS NO LOCAL.

01	REVISÃO 04	AP	26/01/2026	EDSON
00	EMIÇÃO INICIAL	AP	15/10/2025	EDSON
Nº	CONTROLE DE EMISSÃO DE DESENHOS	FASE	DATA	REVISOR
SENADO FEDERAL SECRETARIA DE INFRAESTRUTURA COORDENAÇÃO DE PROJETOS E REFORMAS				
ÓRGÃO DEMANDANTE: SECRETARIA DE POLÍCIA DO SENADO FEDERAL		LOCAL: BL10 - P01 - 007/008/009		
COORD. CRISTIANO	CHEFE DE DEPARTAMENTO CASTRO	RM: 4412387 SAEF:	PROJETO: INSTALAÇÃO CATRACAS CASF	FASE: PROJETO BÁSICO
ARQUITETO: EDSON	DESENHO: CLAYTON	DATA: 24/04/2026	TÍTULO DA PRANCHIA: PROPOSTA	ESCALA: Como Indicado
				Nº PRANCHIA: ARQ 02/3




1 IMAGEM 01
ESCALA

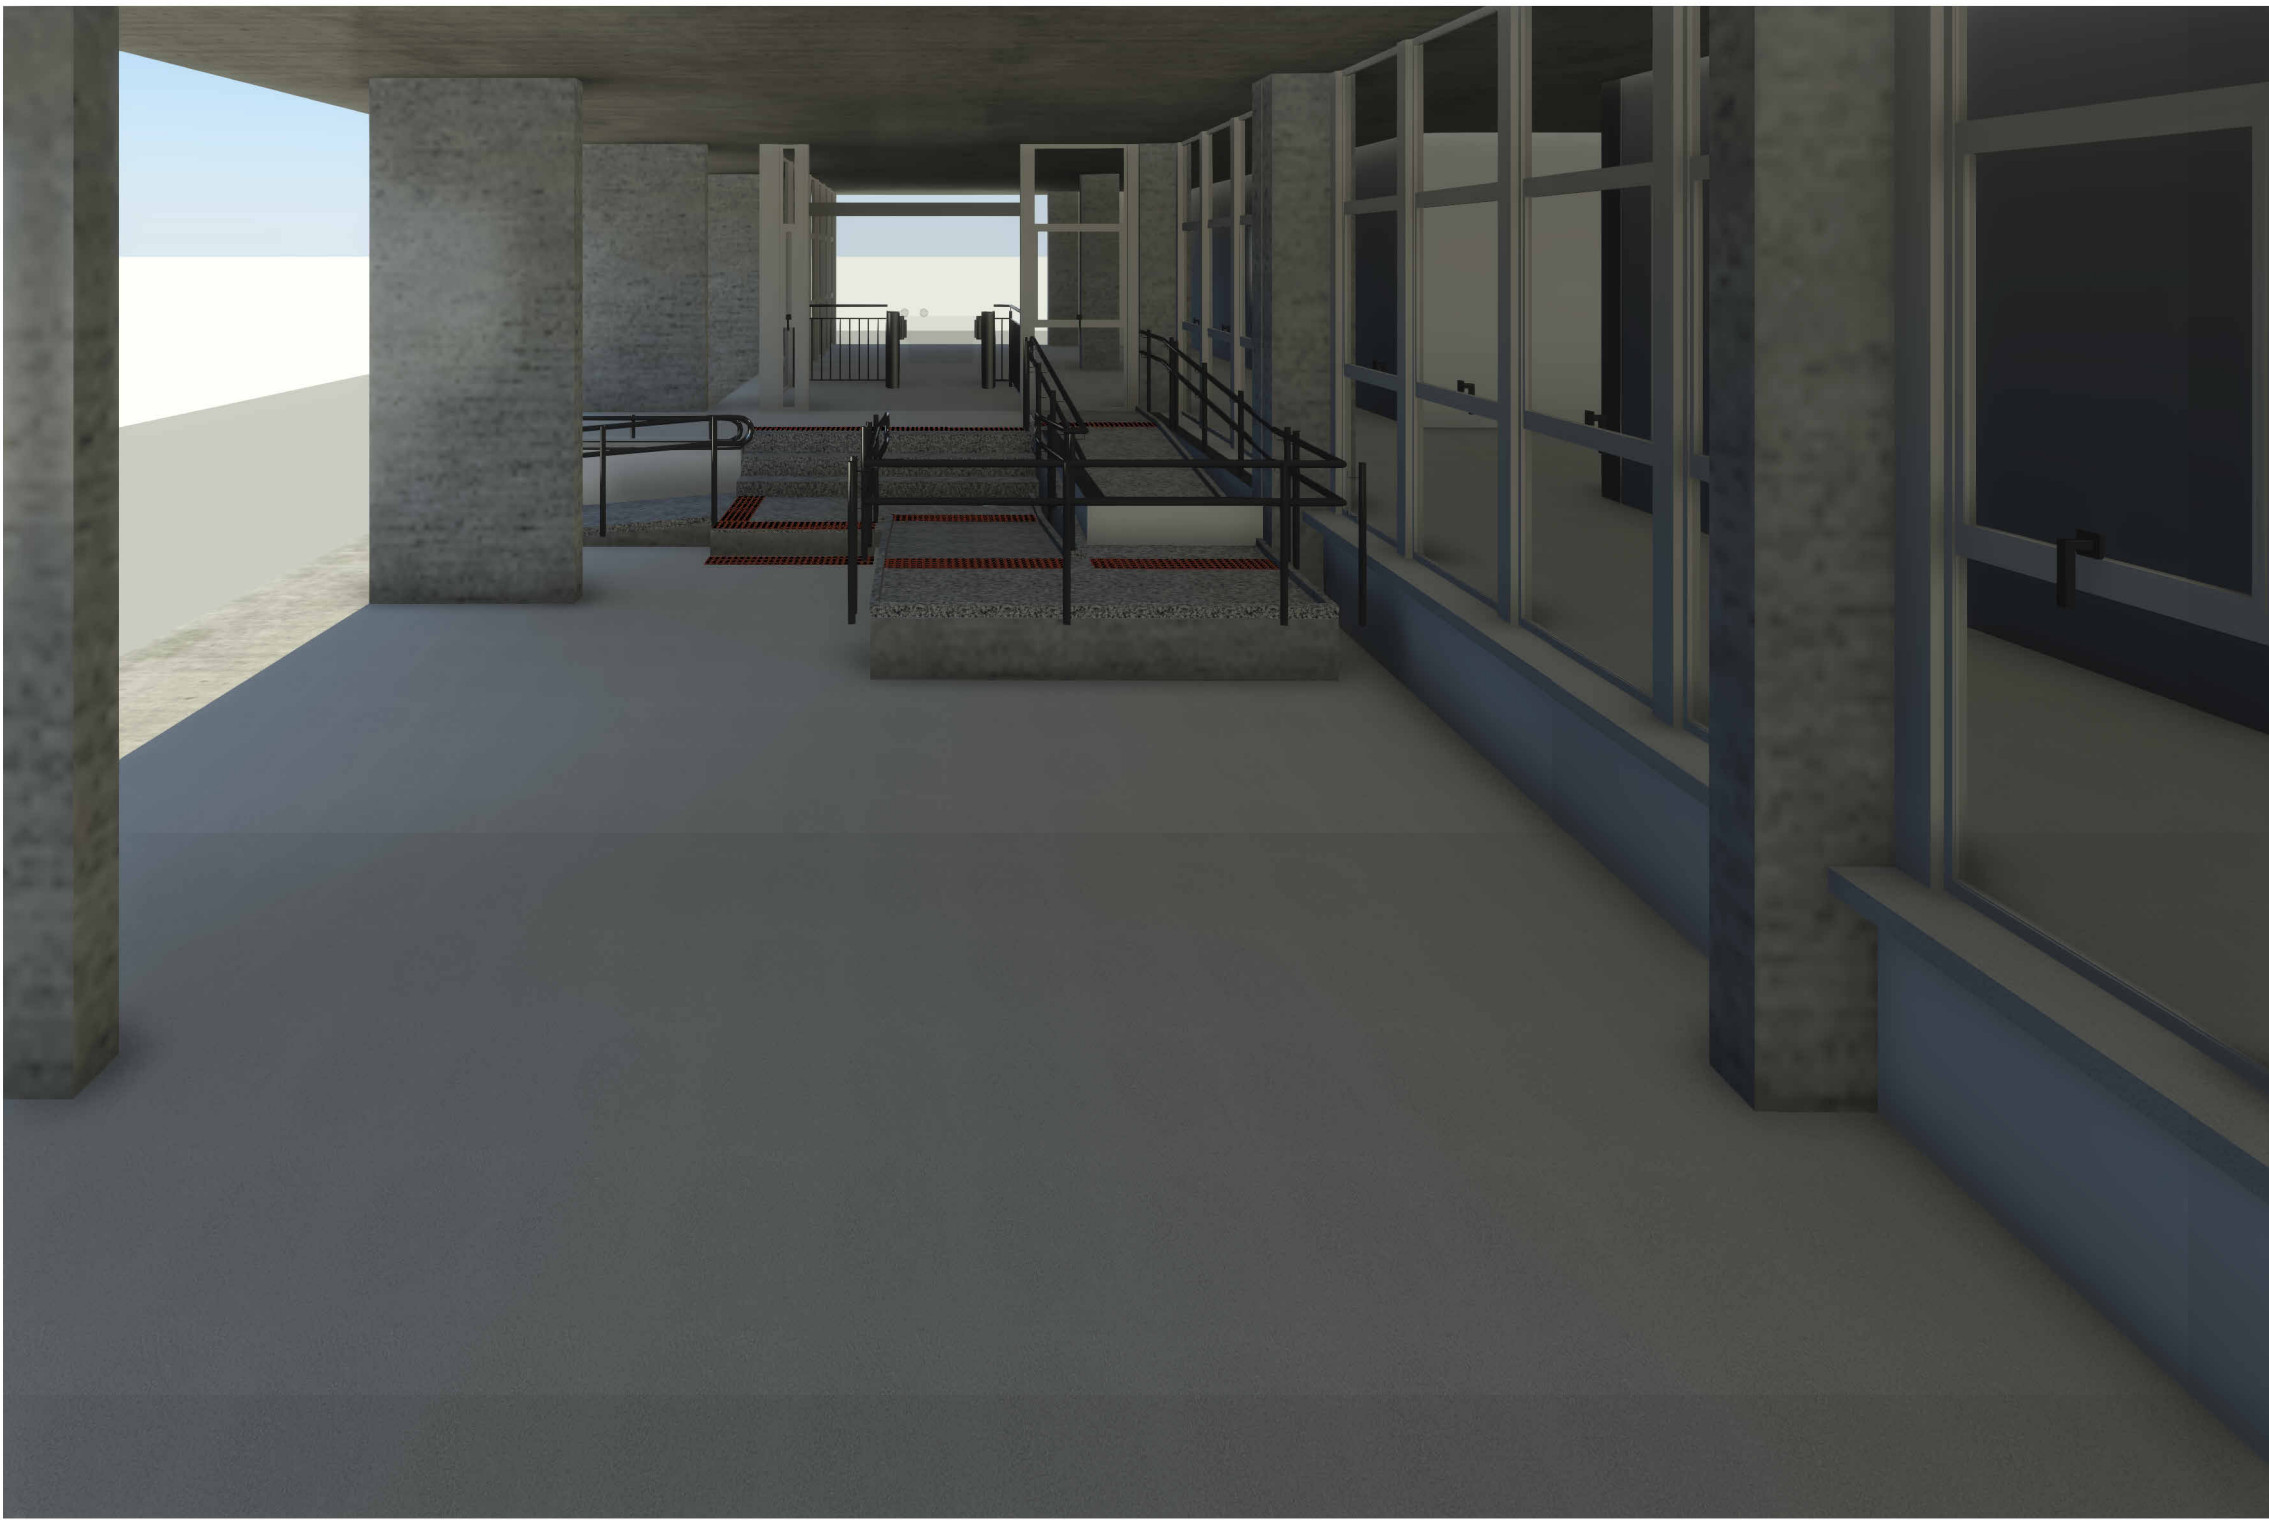

3 IMAGEM 02
ESCALA



4 IMAGEM 03
ESCALA

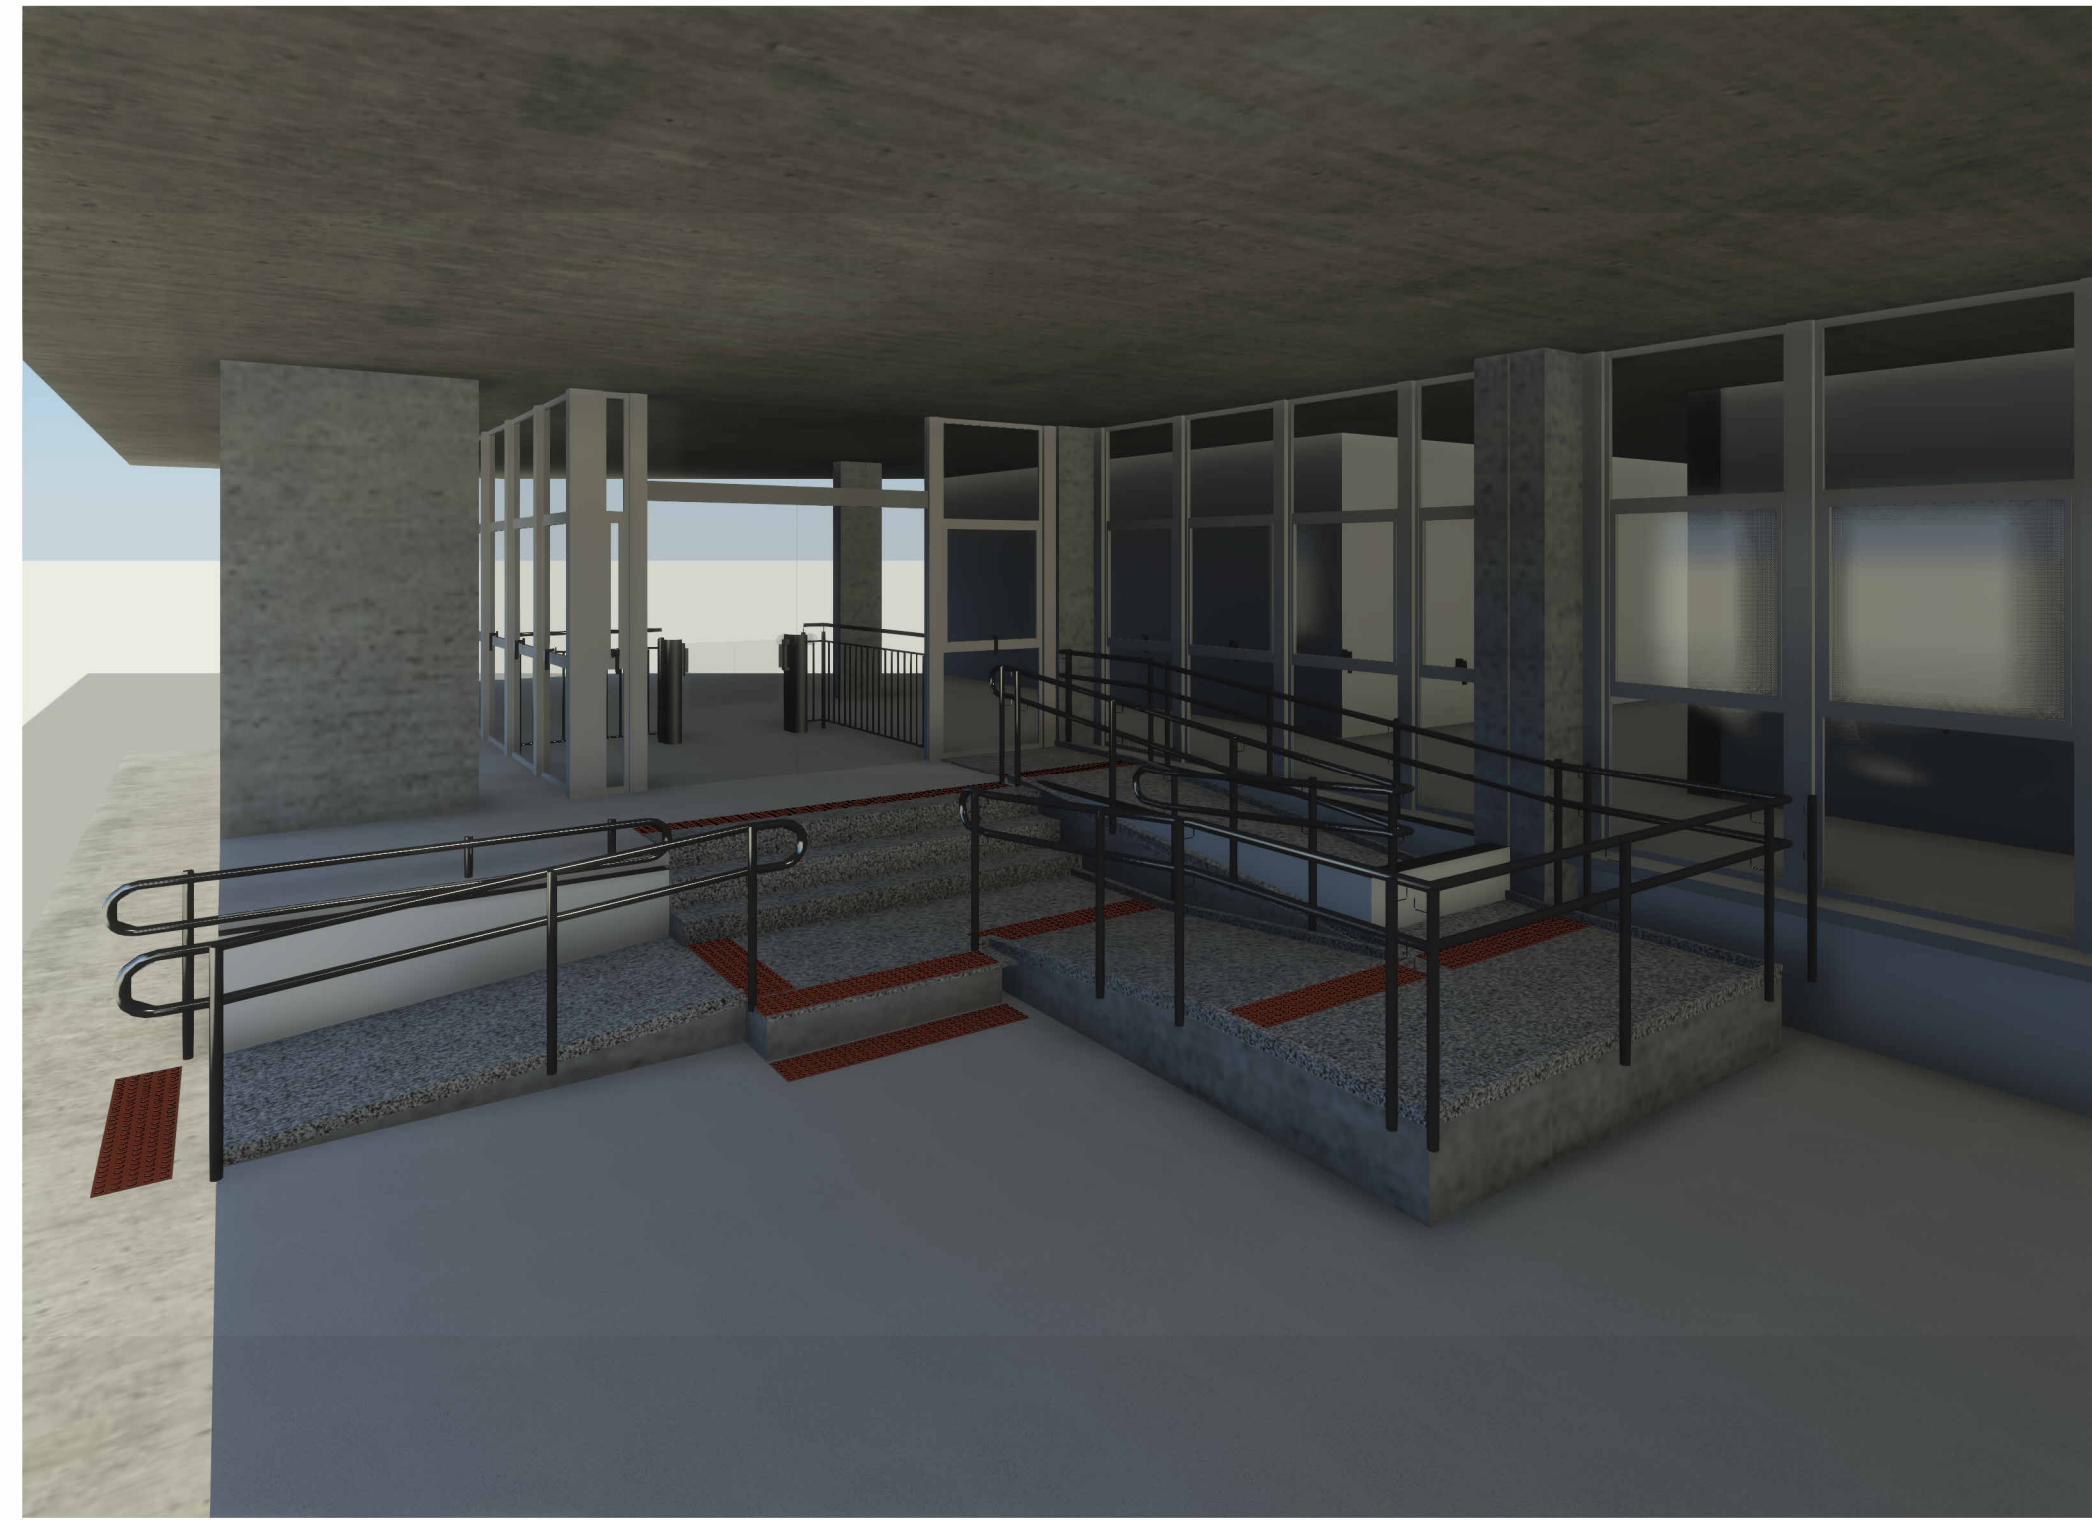

6 IMAGEM 04
ESCALA

OBS.: CONFERIR MEDIDAS NO LOCAL.

01	REVISÃO 04	AP	26/01/2026	EDSON
00	EMIÇÃO INICIAL	AP	15/10/2025	EDSON
Nº	CONTROLE DE EMISSÃO DE DESENHOS	FASE	DATA	REVISOR
SENADO FEDERAL SECRETARIA DE INFRAESTRUTURA COORDENAÇÃO DE PROJETOS E REFORMAS				
ÓRGÃO DEMANDANTE: SECRETARIA DE POLÍCIA DO SENADO FEDERAL			LOCAL: BL10 - P01 - 007/008/009	
COORD. CRISTIANO	CHEFE DE SEÇÃO CASTRO	RM: 44122387 SAEF:	PROJETO: INSTALAÇÃO CATRACAS CASF	FASE: PROJETO BÁSICO
ARQUITETO: EDSON	DESENHO: CLAYTON	DATA: 24/04/2026	TÍTULO DA PRANCHA: PERSPECTIVAS	ESCALA: 1:100
				Nº PRANCHA: ARQ 03/ 3