



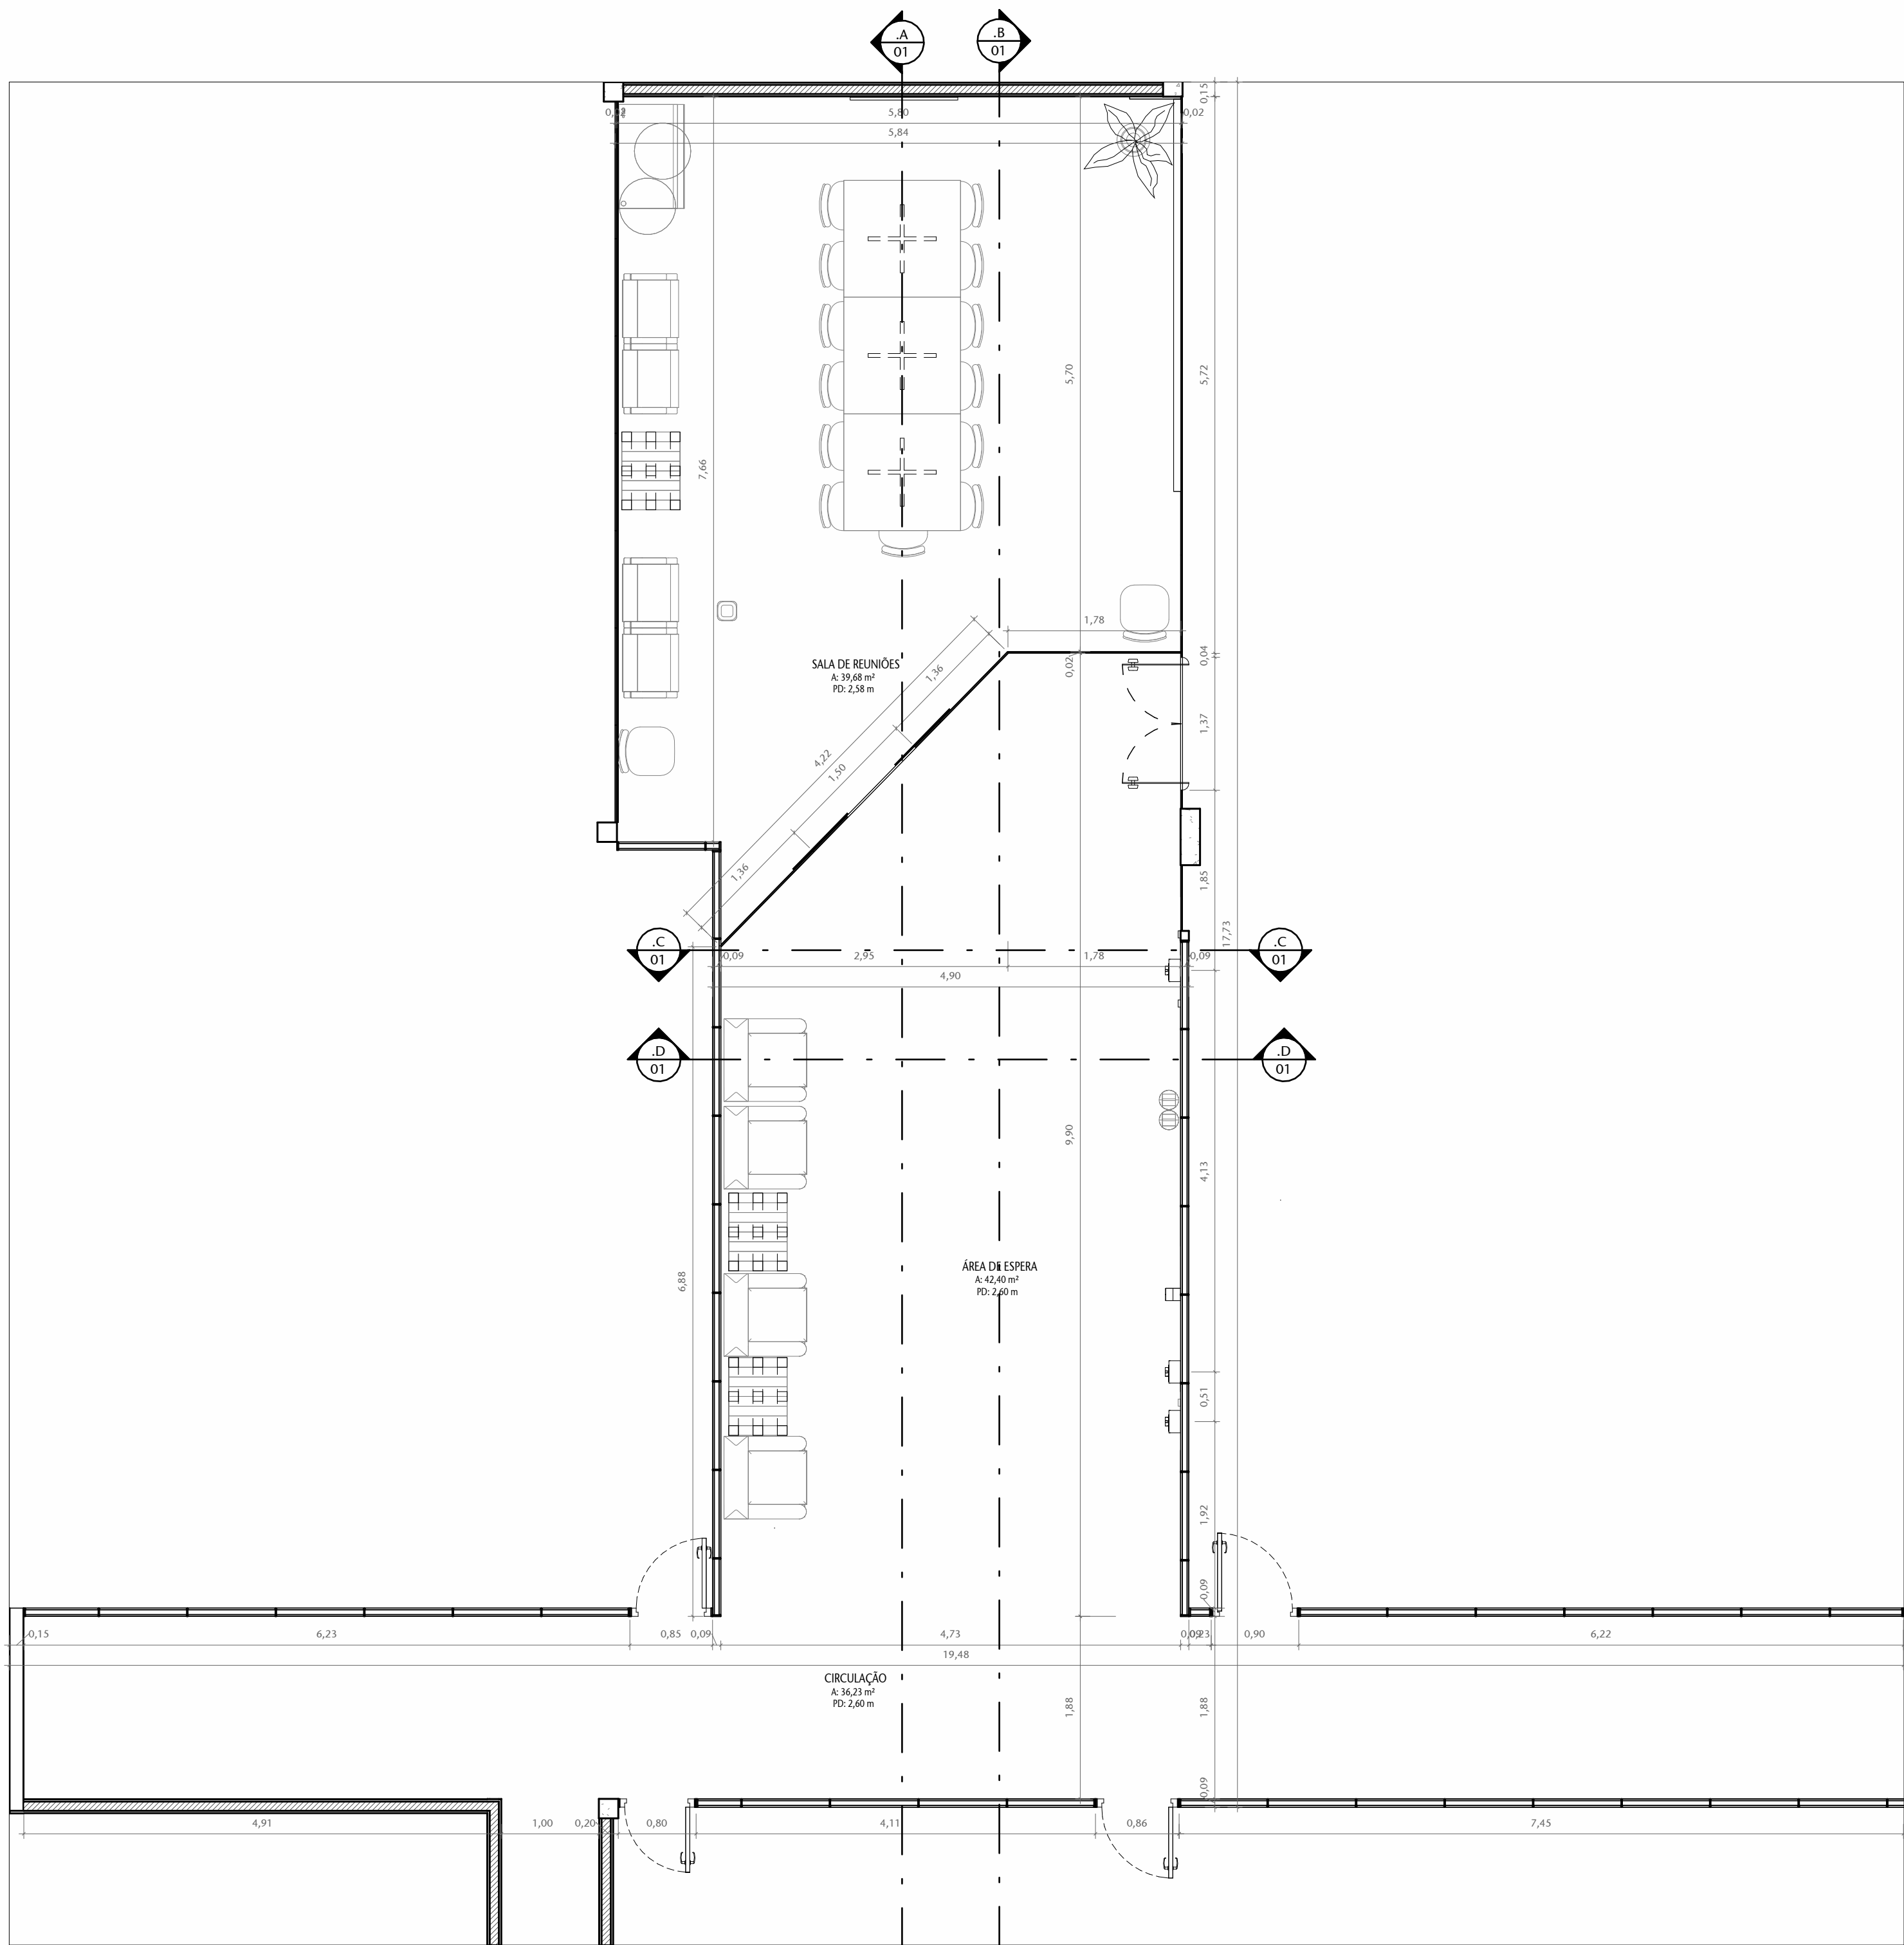


3 PLANTA BAIXA - BL11 - TER - ENTRADA PRINCIPAL EXISTENTE

ESCALA 1:50

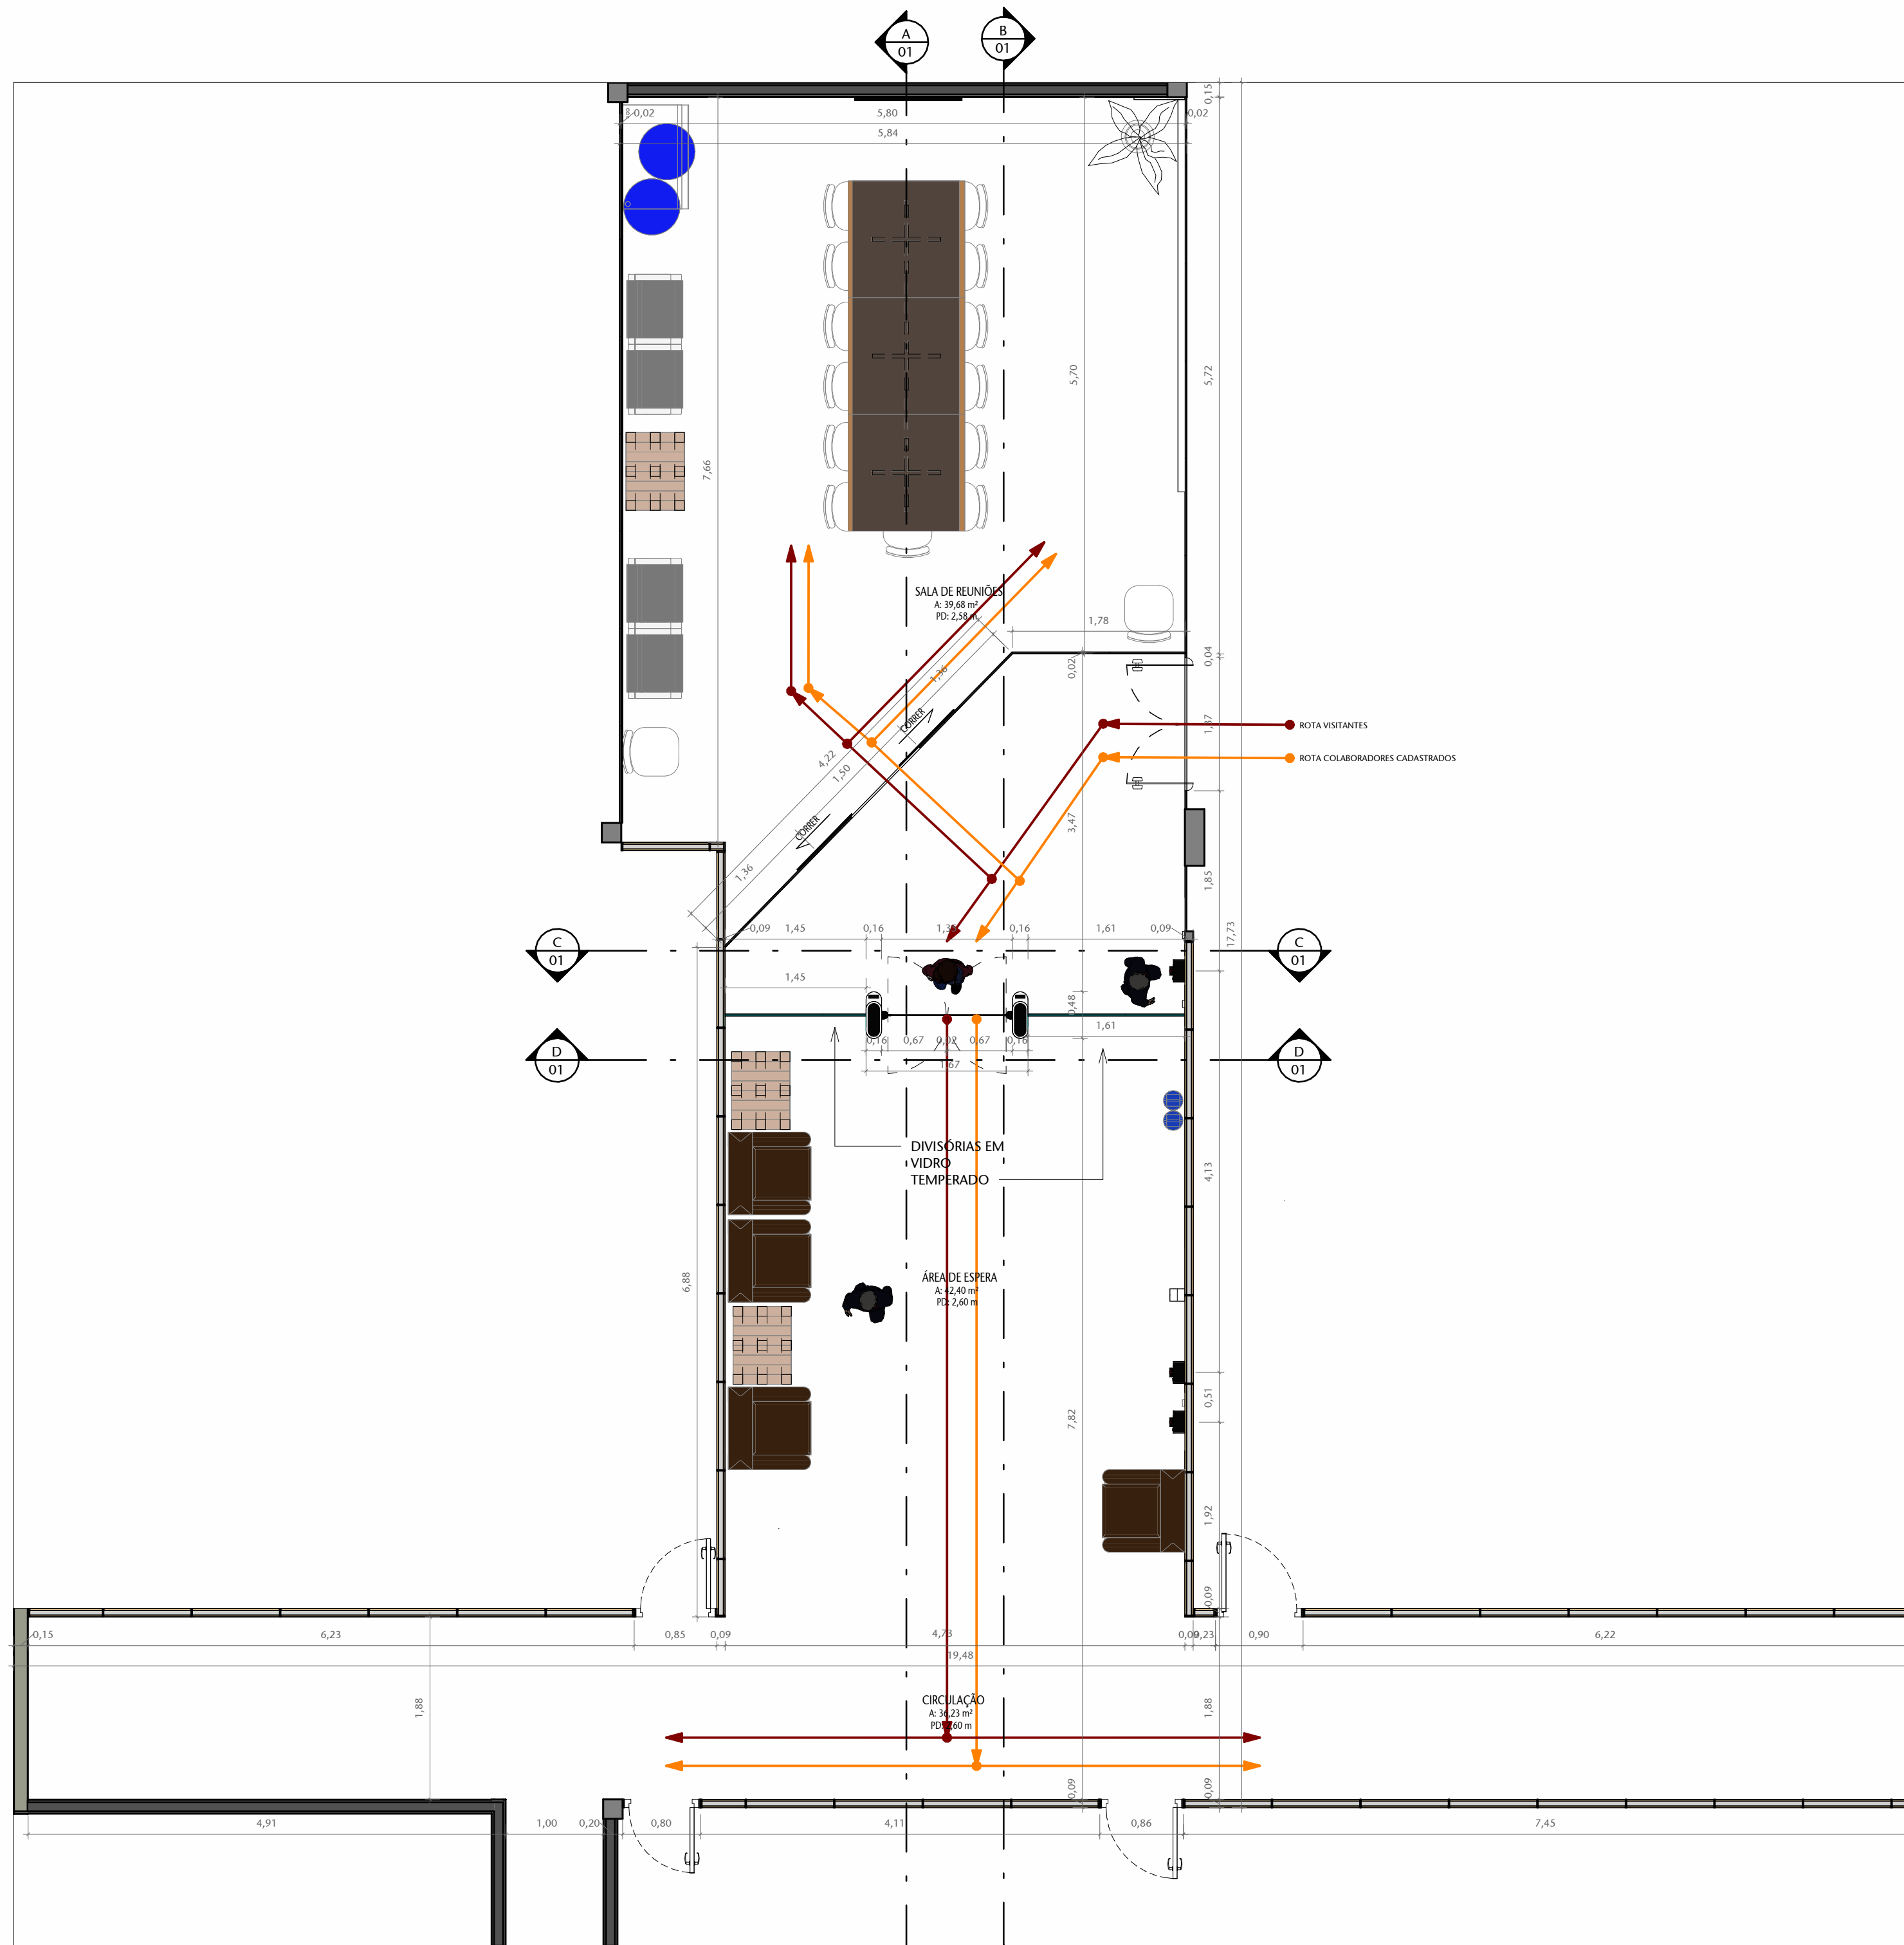


8 PLANTA BAIXA - BL11 - TER - ENTRADA PRINCIPAL PROPOSTA

ESCALA 1:50

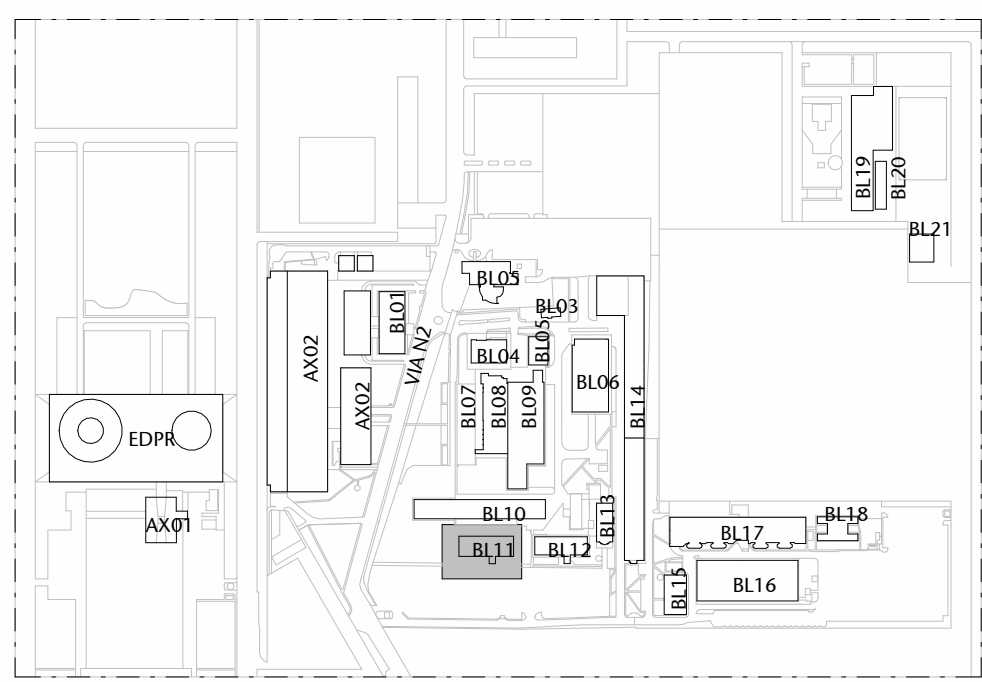

1 PLANTA - SITUAÇÃO - CASF - EDIFÍCIOS

ESCALA 1:7500

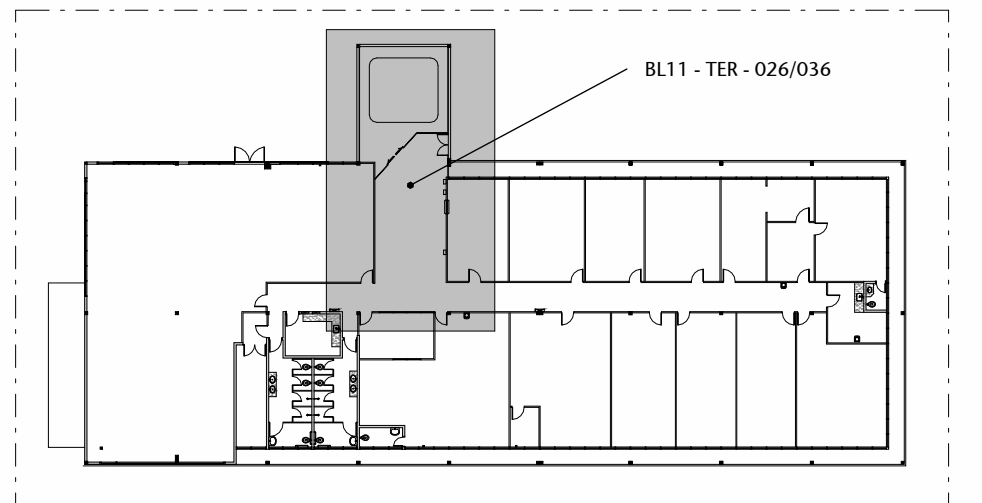

2 PLANTA - LOCALIZAÇÃO - BL11

ESCALA 1:500




1 PERSPECTIVA 01

ESCALA




2 PERSPECTIVA 02

ESCALA

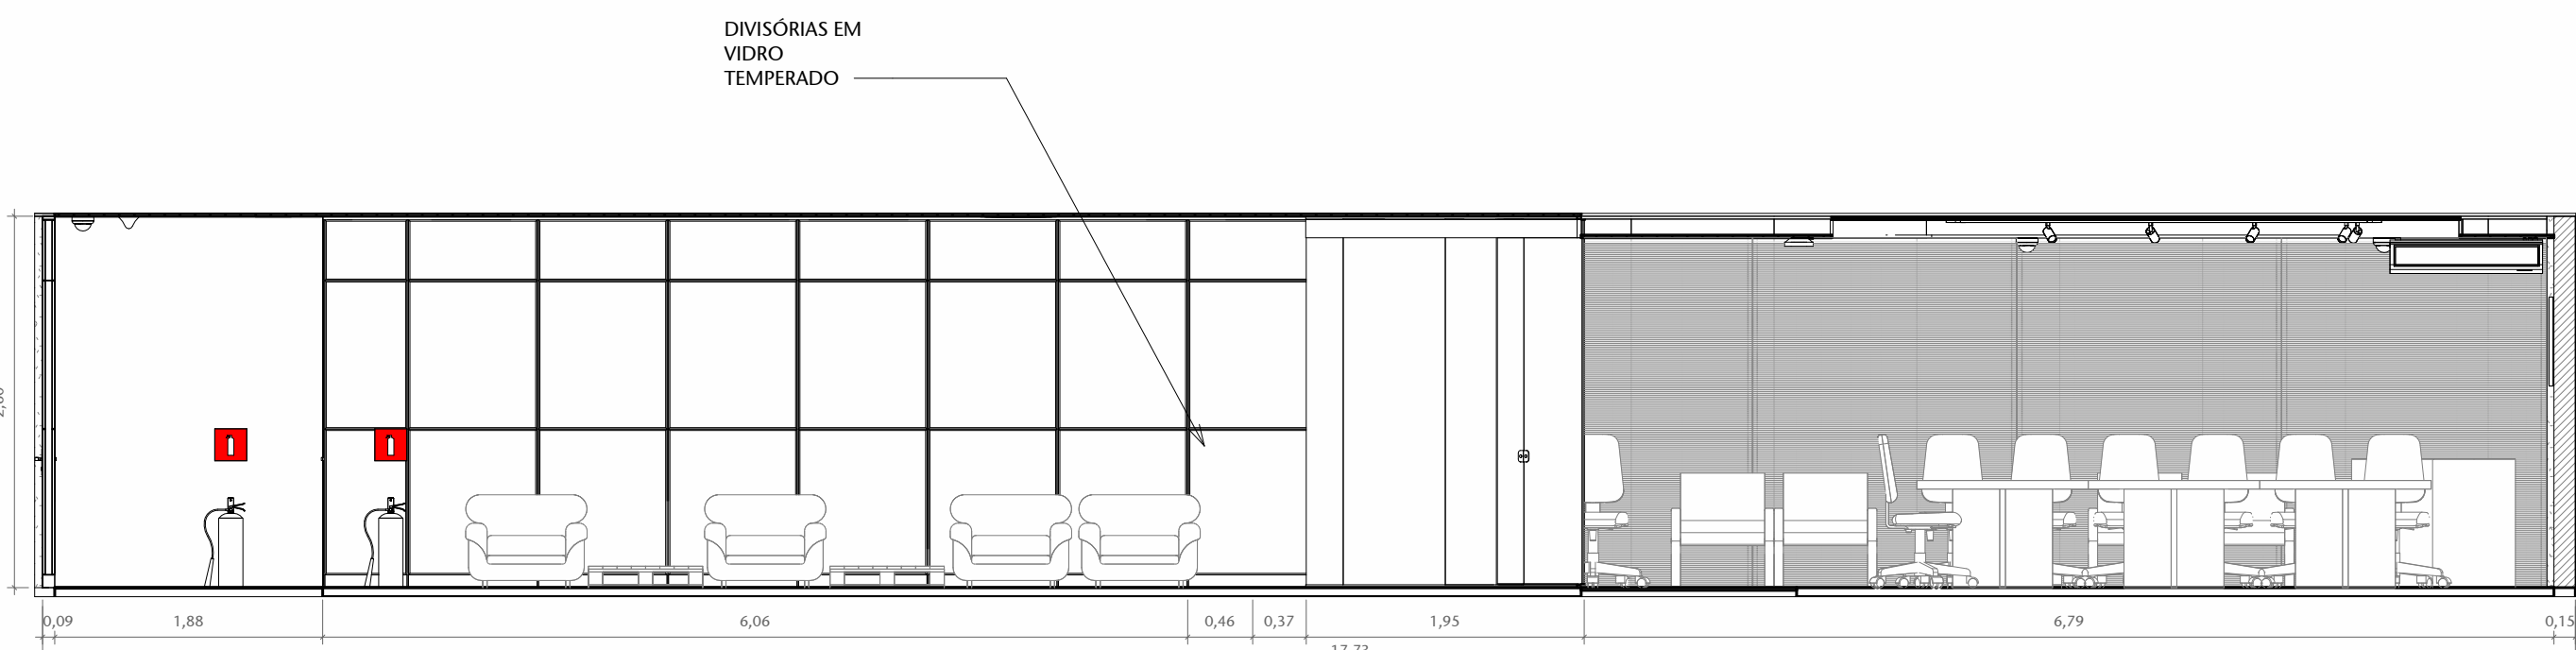


4 CORTE AA - EXISTENTE

ESCALA 1:50

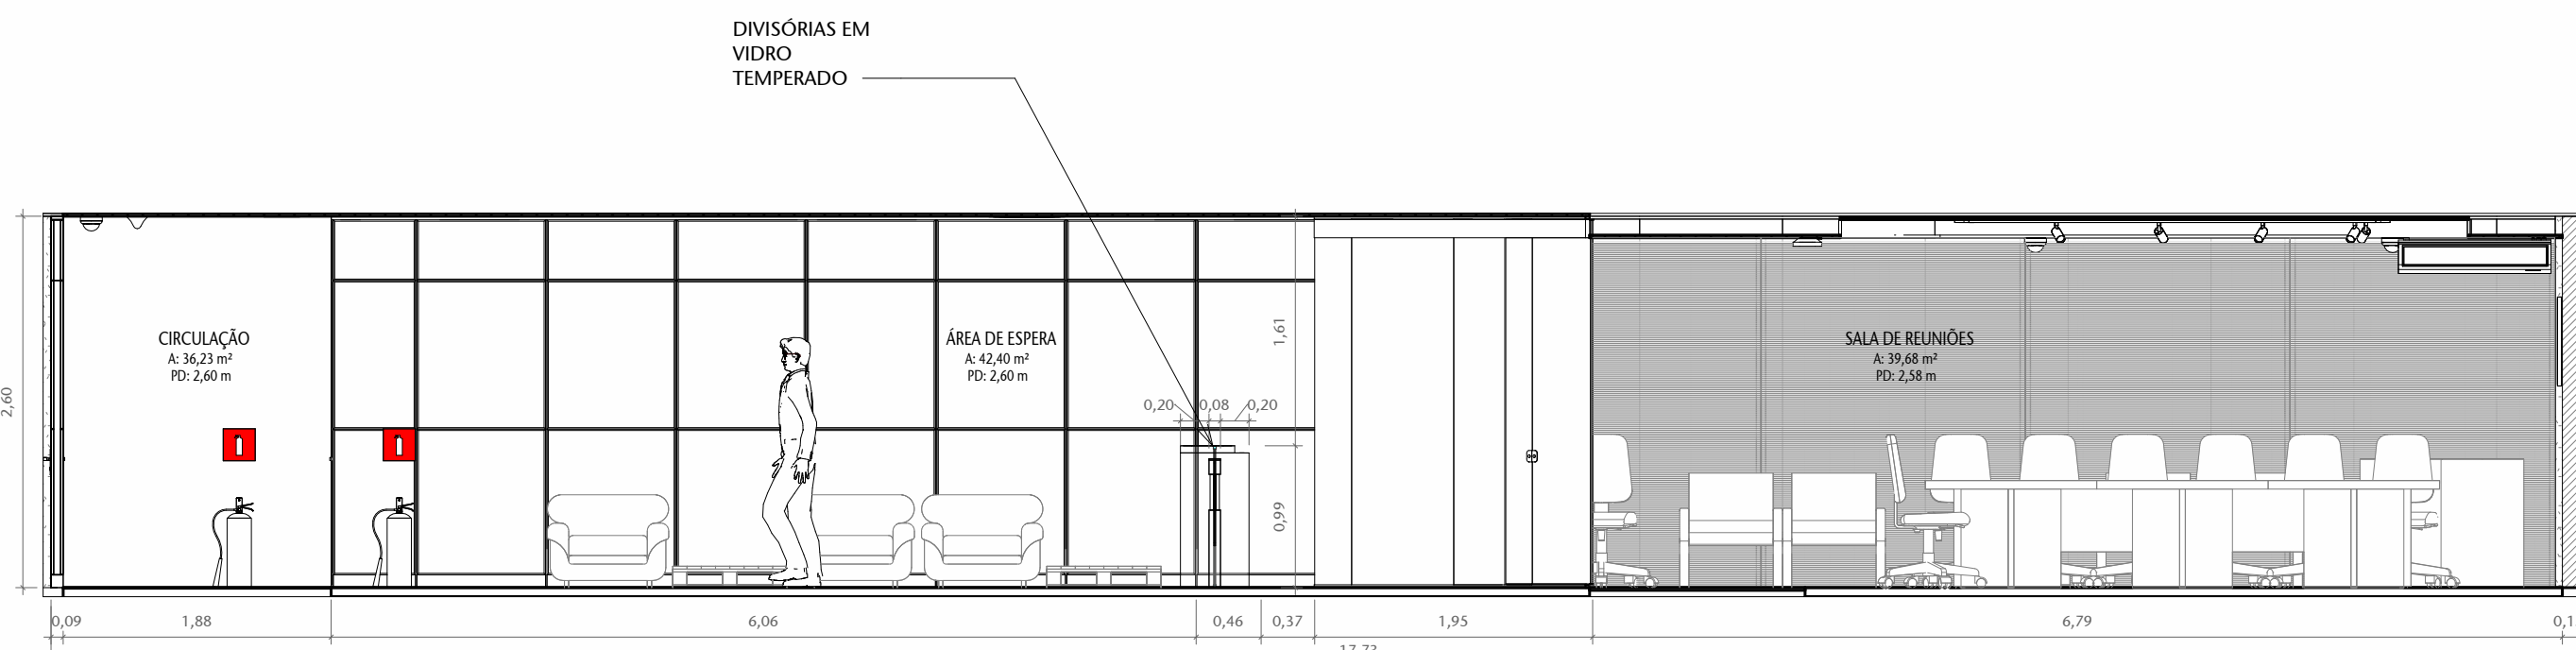


9 CORTE AA - PROPOSTA

ESCALA 1:50

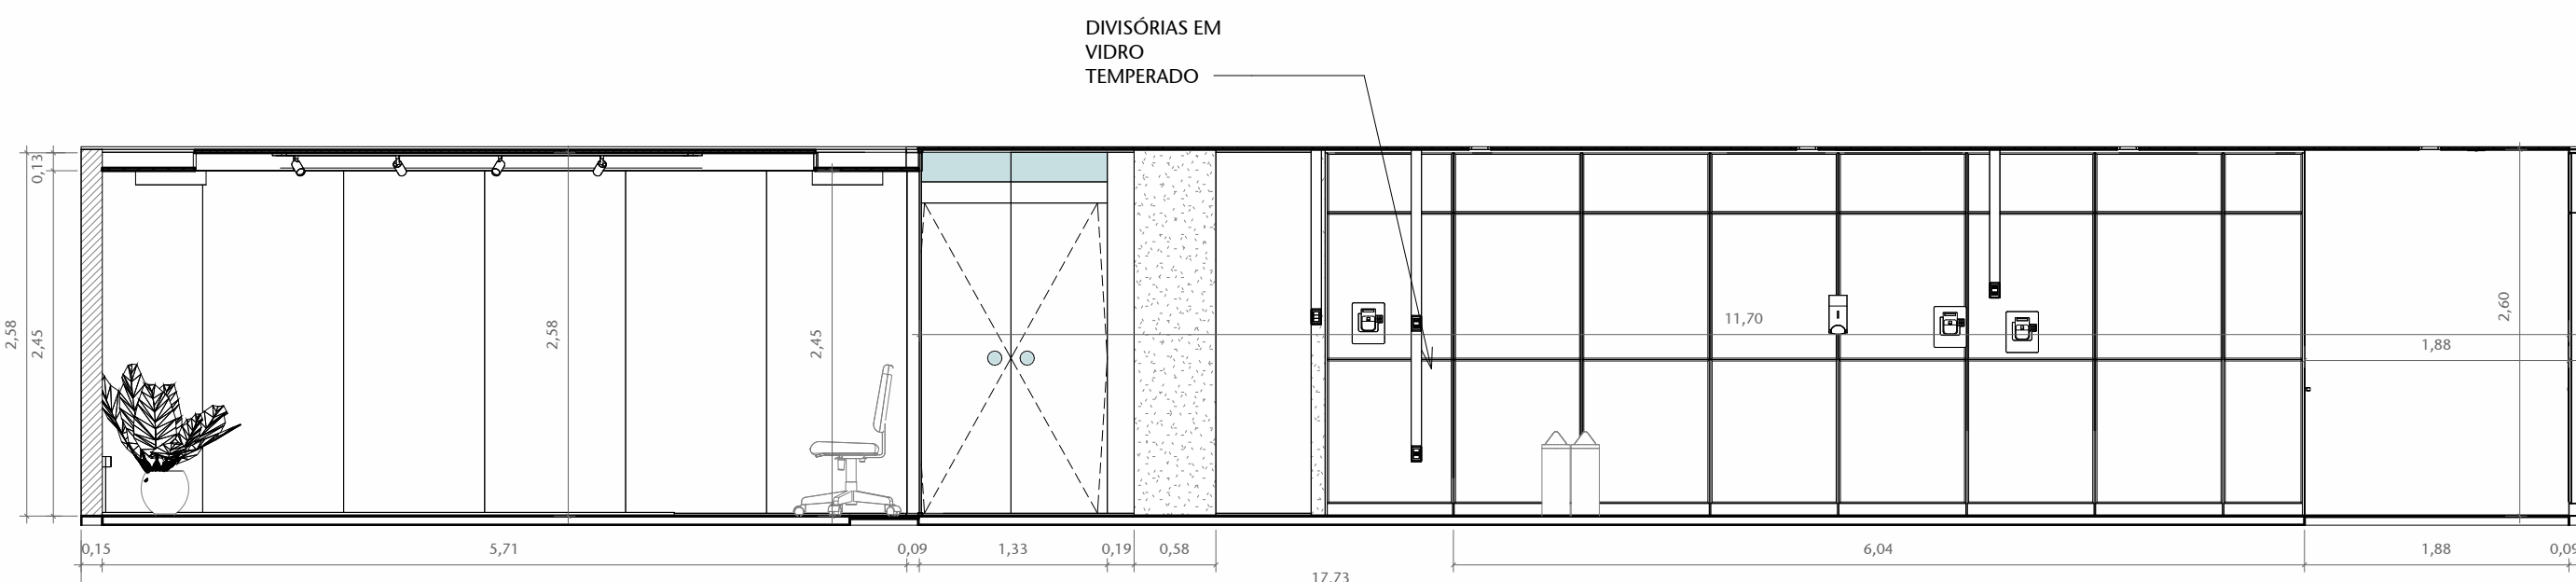


5 CORTE BB - EXISTENTE

ESCALA 1:50

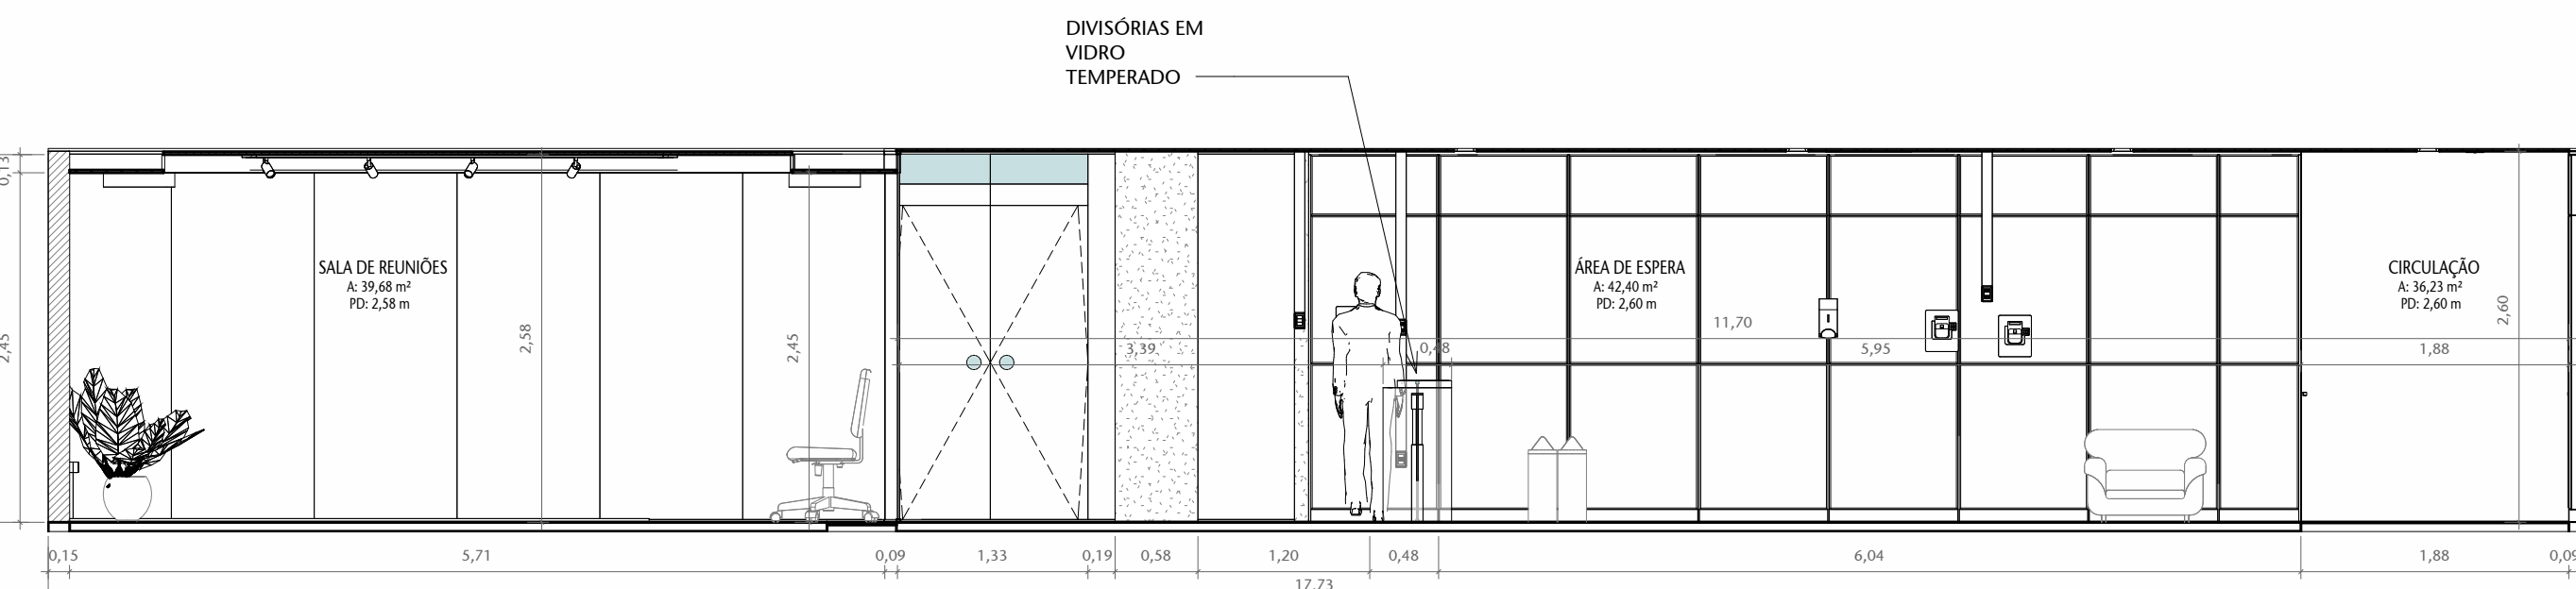


10 CORTE BB - PROPOSTA

ESCALA 1:50

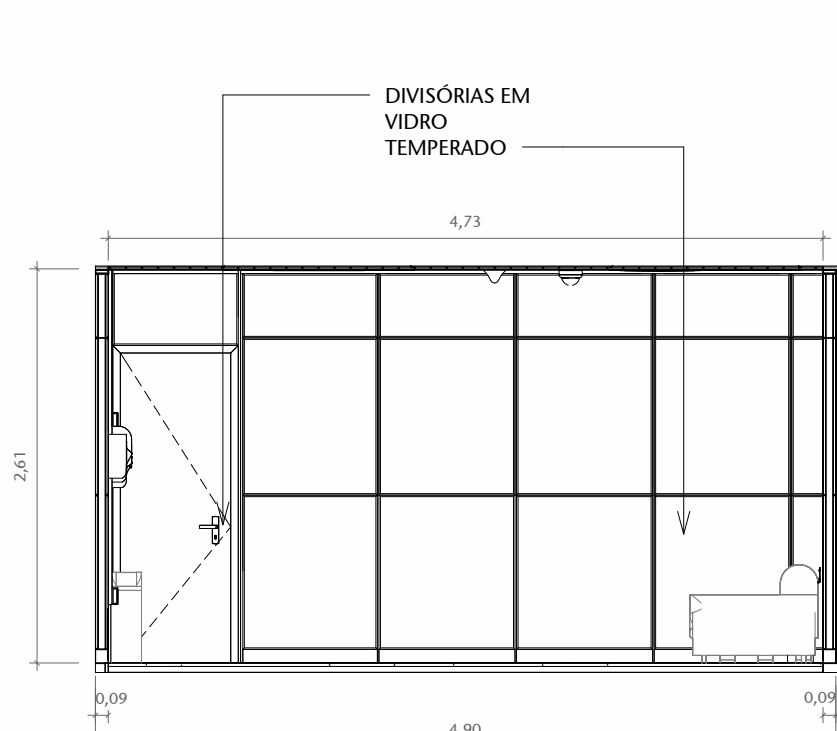

6 CORTE CC - EXISTENTE

ESCALA 1:50

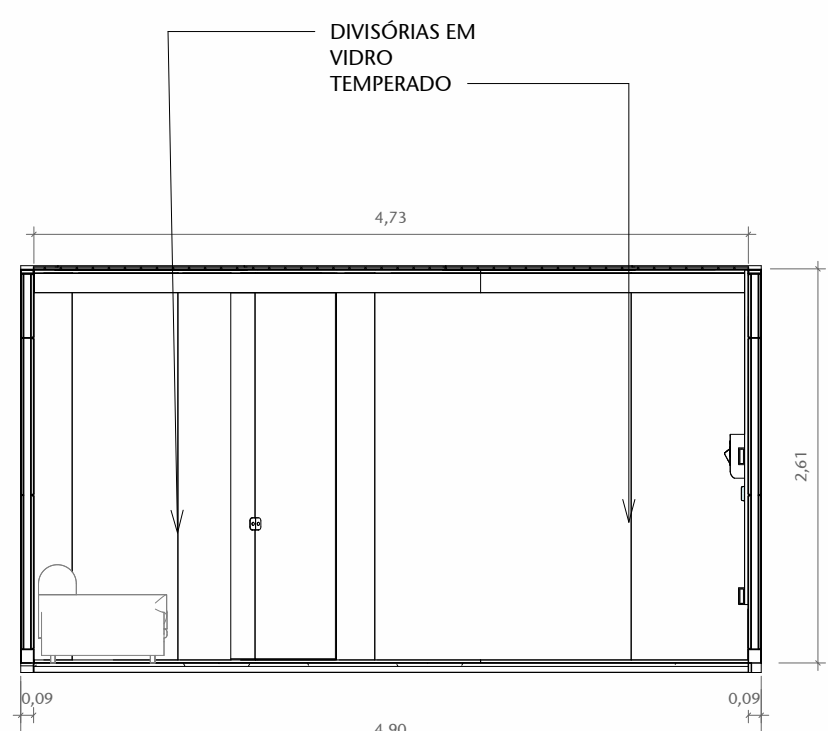


7 CORTE DD - EXISTENTE

ESCALA 1:50



11 CORTE CC - PROPOSTA

ESCALA 1:50

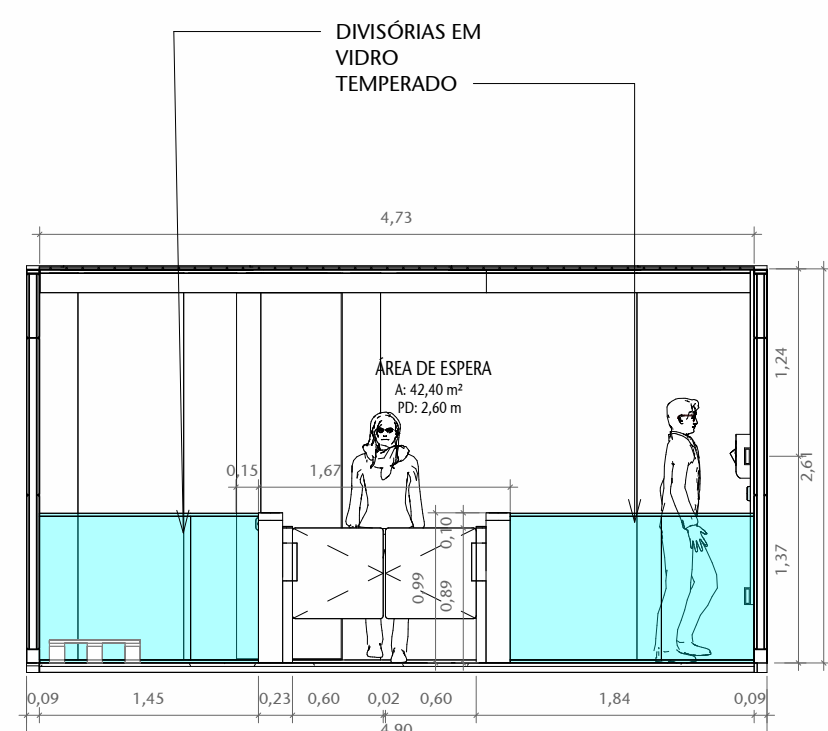

12 CORTE DD - PROPOSTA

ESCALA 1:50

LEGENDA - CONTROLE DE ACESSO	
SÍMBOLO	DESCRIÇÃO
[Symbol]	BAIXADOR COM FIA
[Symbol]	CATraca METAL (ARQ) - 40CM
[Symbol]	CATraca ACESIVEL COM SENSOR DAPLO - 40CM
[Symbol]	INTERIO DETECTOR DE METAL
[Symbol]	DETETOR DE INTRUSÃO POR BARREIRA
[Symbol]	ARMAMENTO DE FISCOS
[Symbol]	COMBATEMENTO DE FISCOS
[Symbol]	NOTA COLABORADORES CONTRIBUINDO
[Symbol]	NOTA VISITANTES
[Symbol]	NOTA SEGURANÇA
[Symbol]	NOTA SEGURANÇA

OBS.: CONFERIR MEDIDAS NO LOCAL.

02	REVISÃO 02	AP	15/10/2025	HELOISA
01	REVISÃO 01	AP	01/09/2025	HELOISA
00	EMIÇÃO INICIAL	EP	18/07/2025	HELOISA
NP	CONTROLE DE EMISSÃO DE DESENHOS	FASE	DATA	REVISOR

SENADO FEDERAL	
SECRETARIA DE INFRAESTRUTURA	
COORDENAÇÃO DE PROJETOS E REFORMAS	
COORDENADOR	SECRETARIA DE POLÍCIA DO SENADO FEDERAL
PROJETO	BL11 - TER - 026/036

COORDENADOR	CHIEF DE SEÇÃO	PROJETO	PROJETO	PROJETO
COORDENADOR	ANDRÉ CASTRO	PROJETO	INSTALAÇÃO CATRACAS CASF	PROJETO
COORDENADOR	ANDRÉ CASTRO	PROJETO	EXISTENTE E PROPOSTA	PROJETO

COORDENADOR	CHIEF DE SEÇÃO	PROJETO	PROJETO	PROJETO
COORDENADOR	ANDRÉ CASTRO	PROJETO	INSTALAÇÃO CATRACAS CASF	PROJETO
COORDENADOR	ANDRÉ CASTRO	PROJETO	EXISTENTE E PROPOSTA	PROJETO

FORMATO: A3