



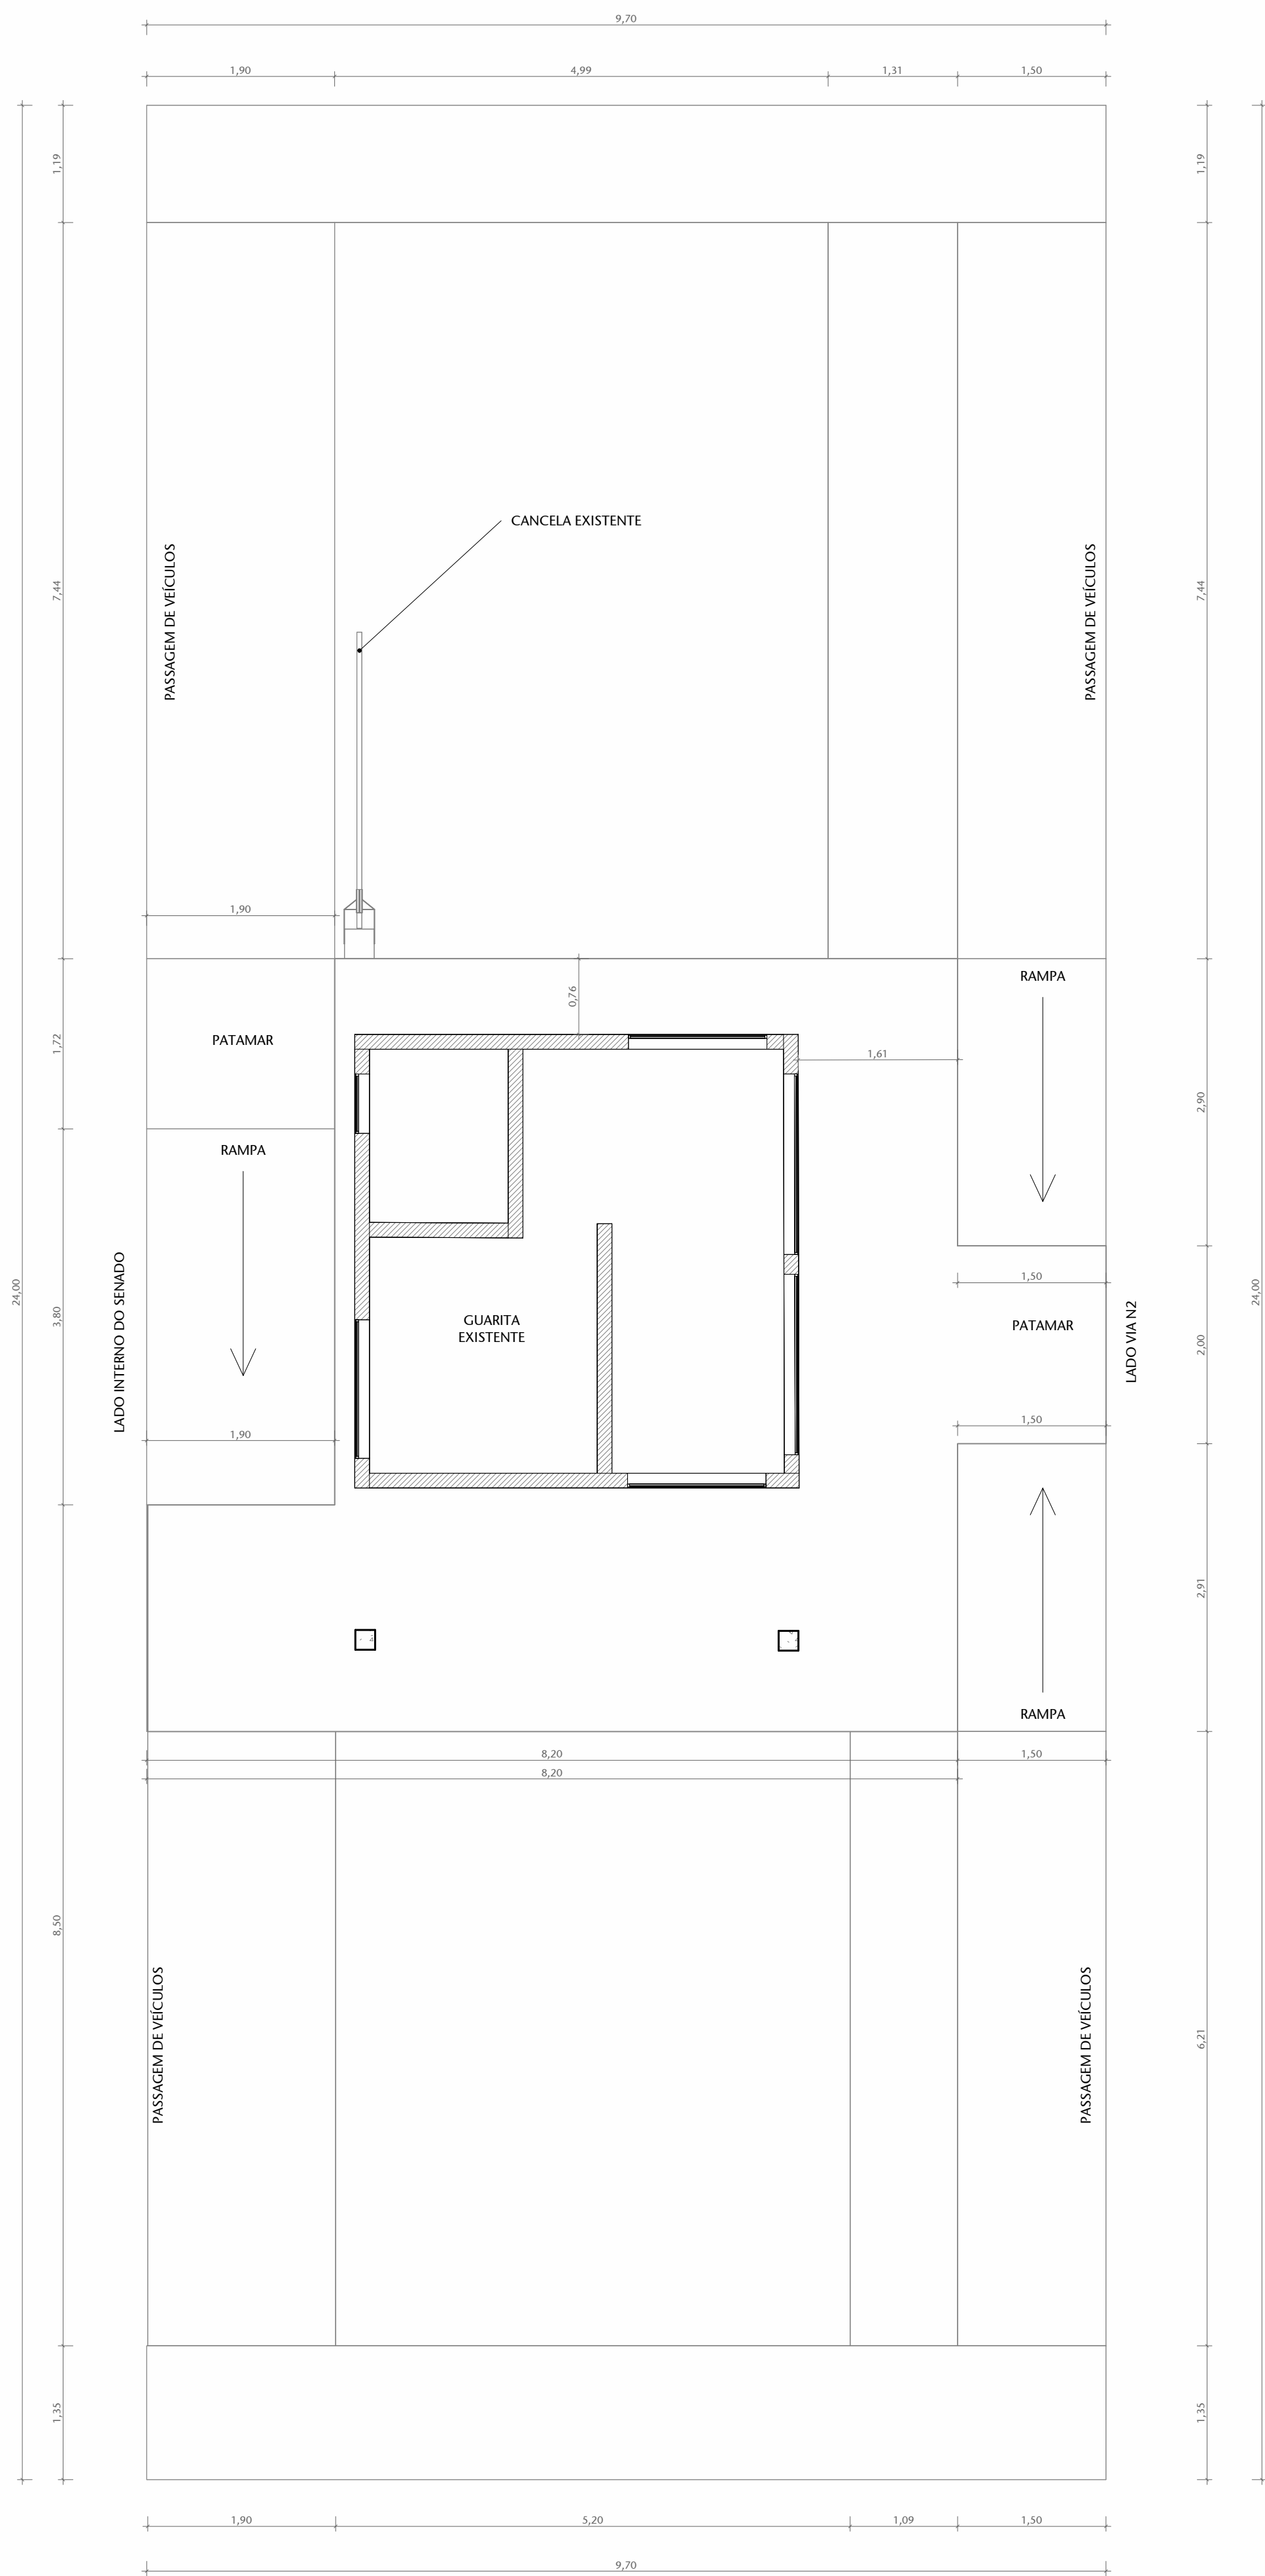


2 PLANTA BAIXA - V01 - TER - ENTRADA SEGRAF - EXISTENTE

ESCALA 1:50

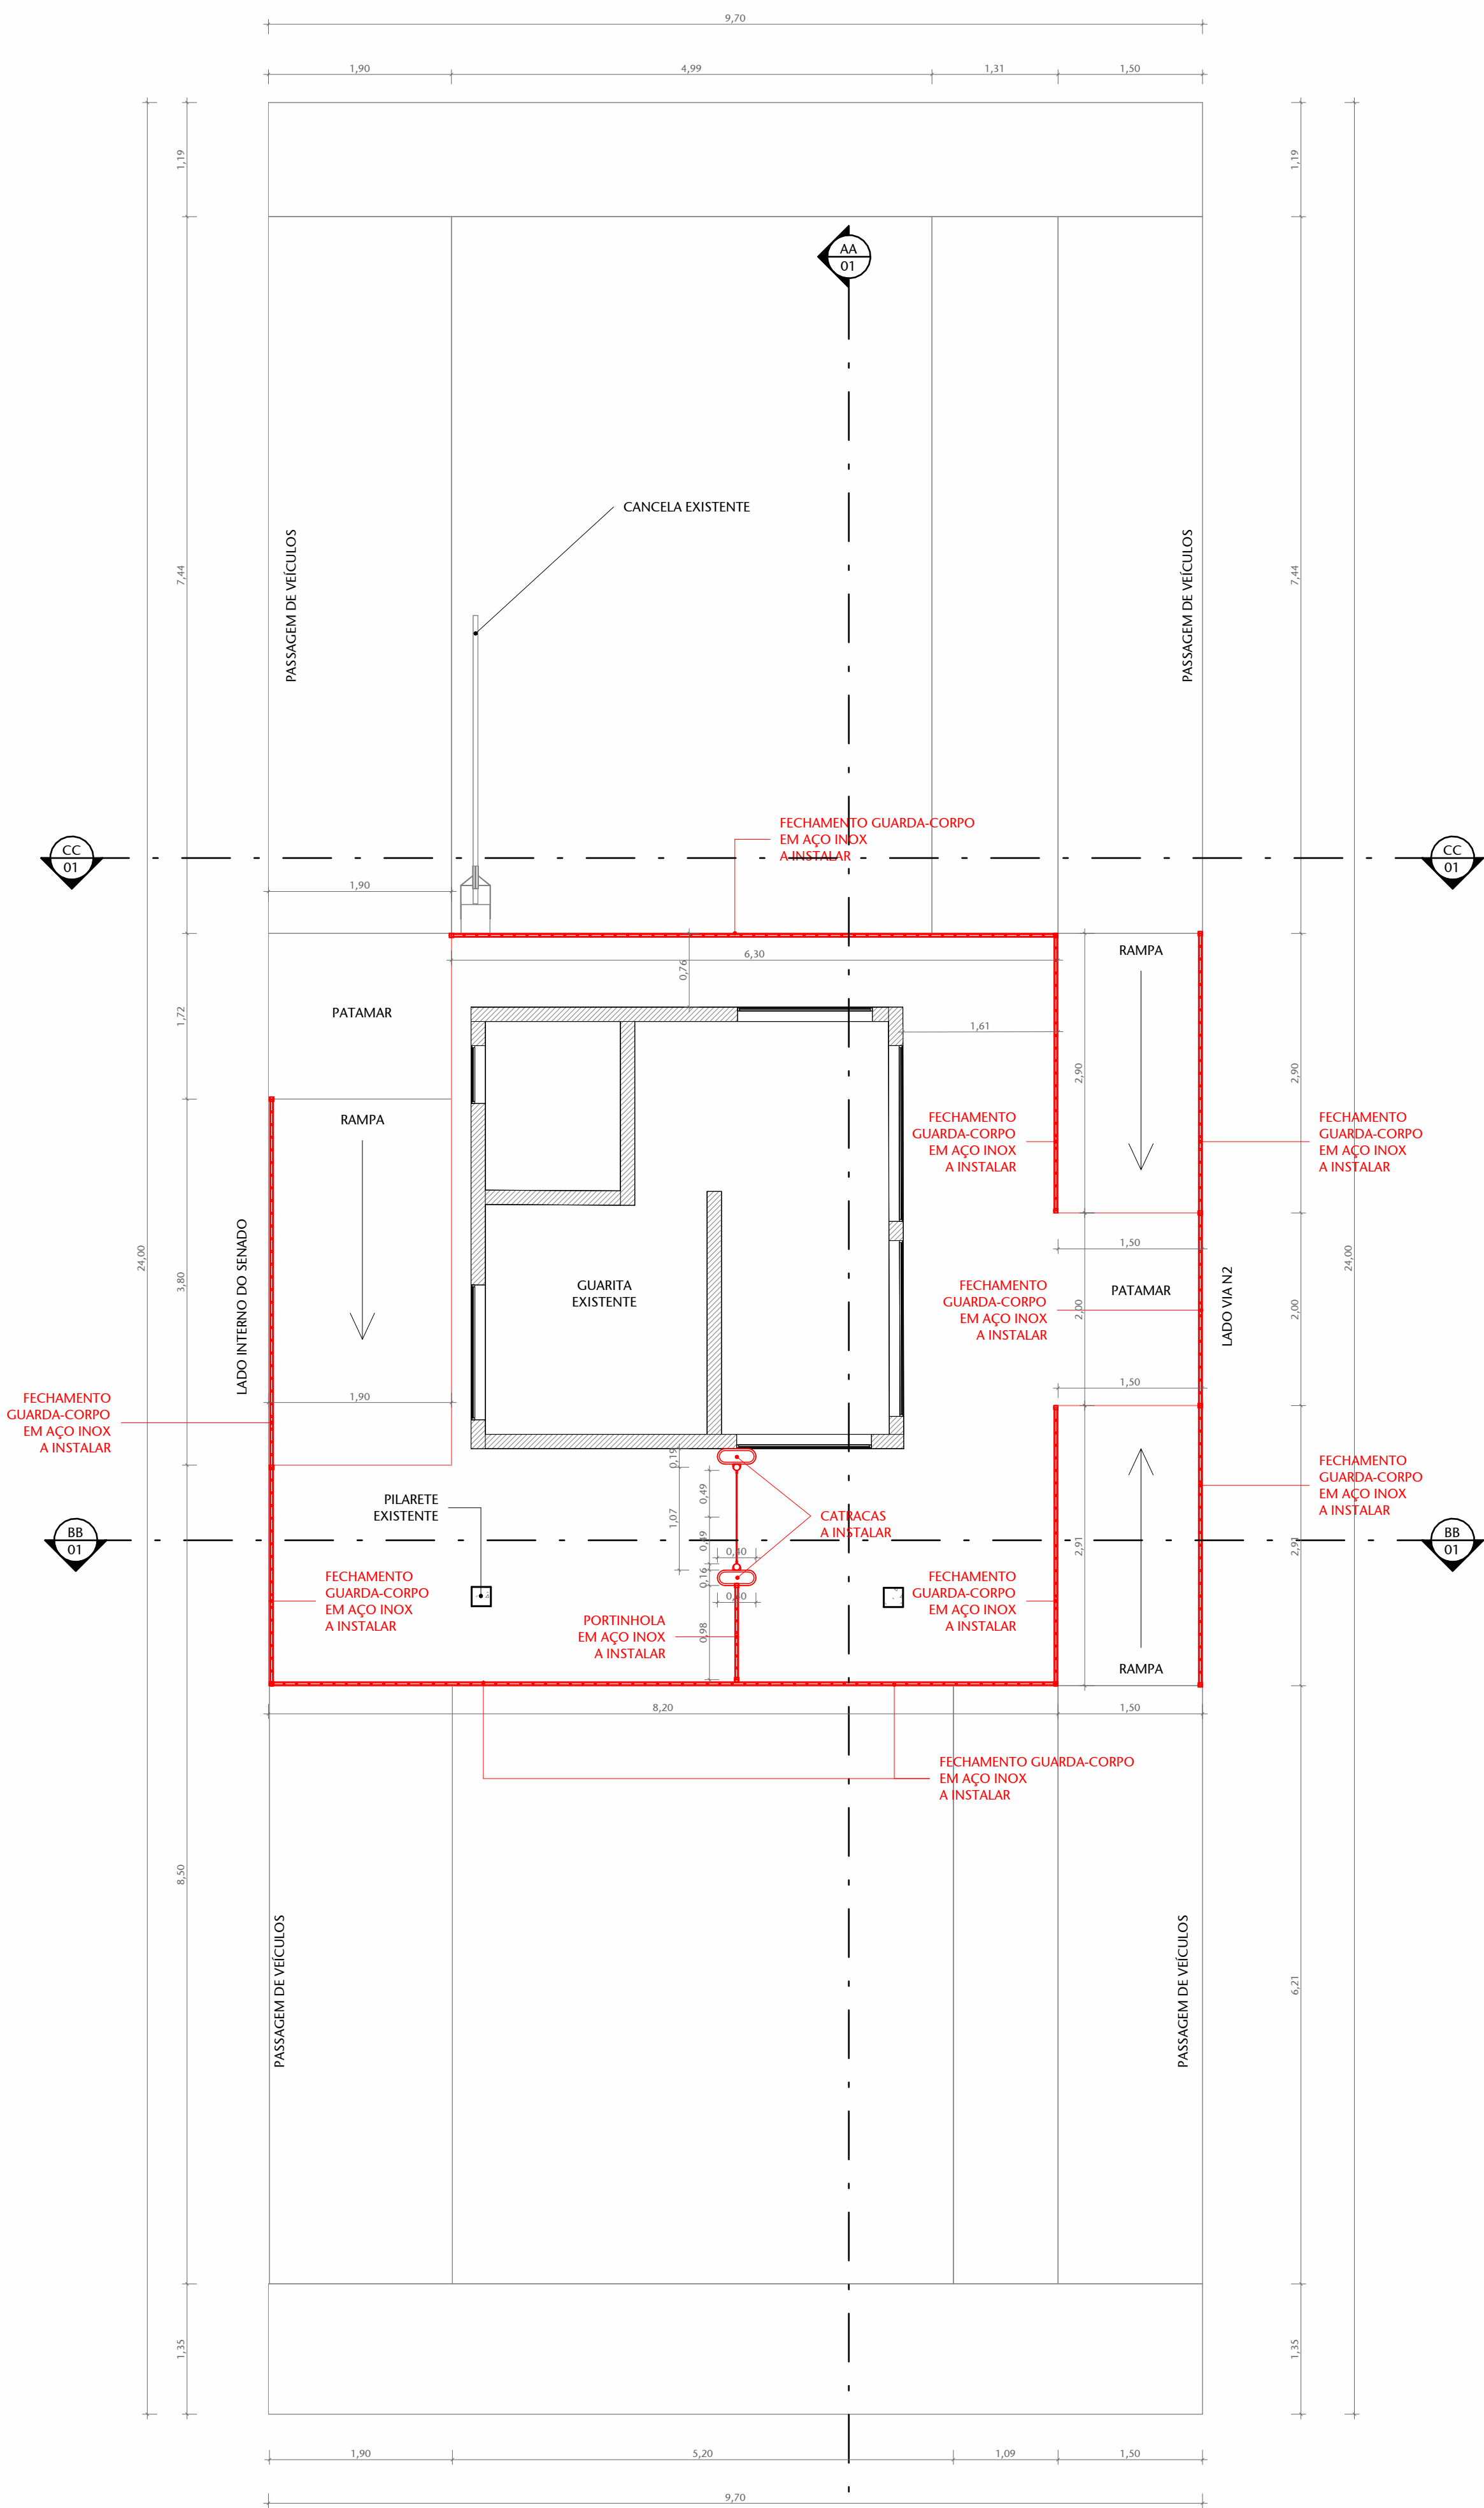


3 PLANTA BAIXA - V01 - TER - ENTRADA SEGRAF PROPOSTA

ESCALA 1:50

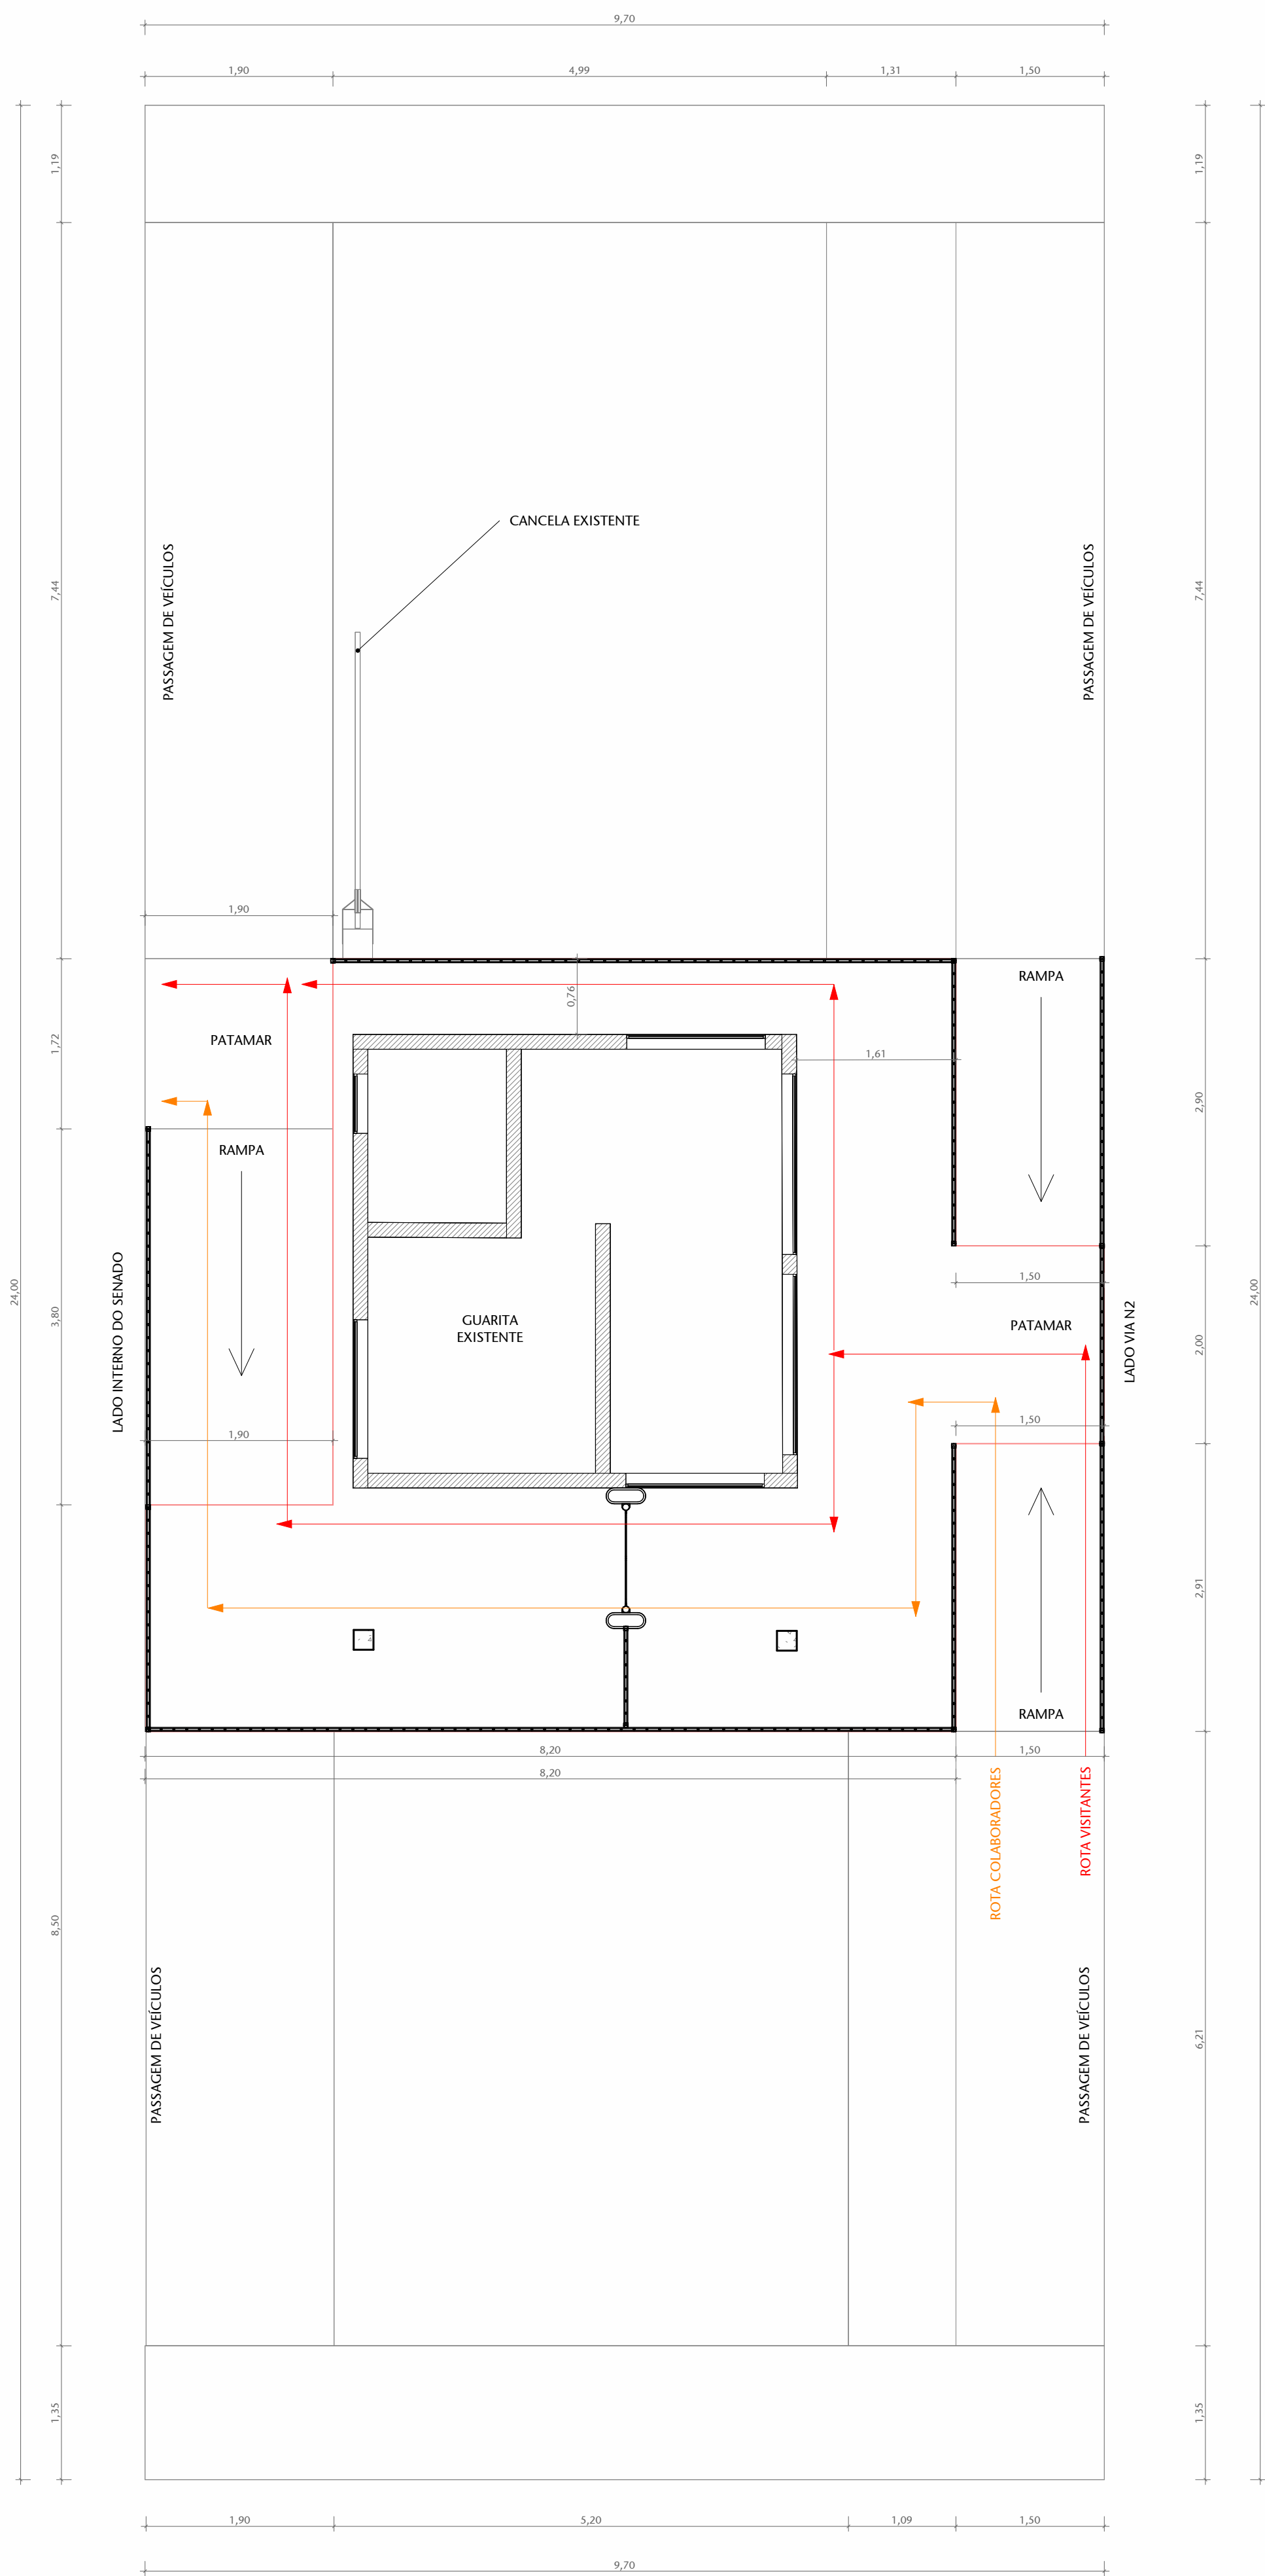


4 PLANTA BAIXA - V01 - TER - ENTRADA SEGRAF FLUXOS

ESCALA 1:50

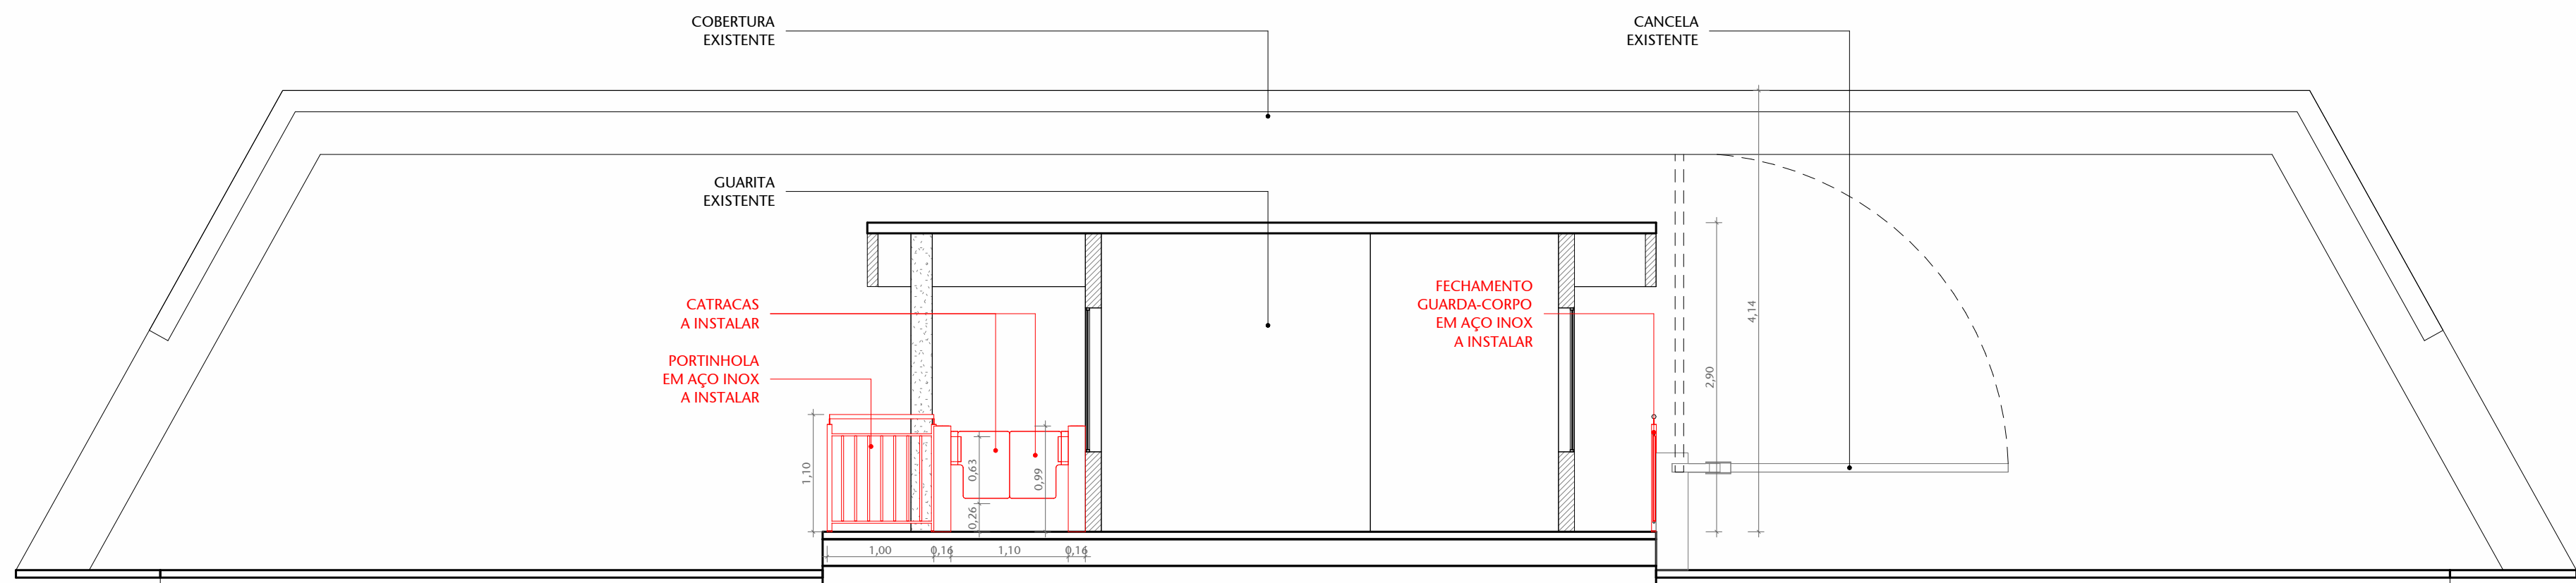


5 CORTE AA

ESCALA 1:50

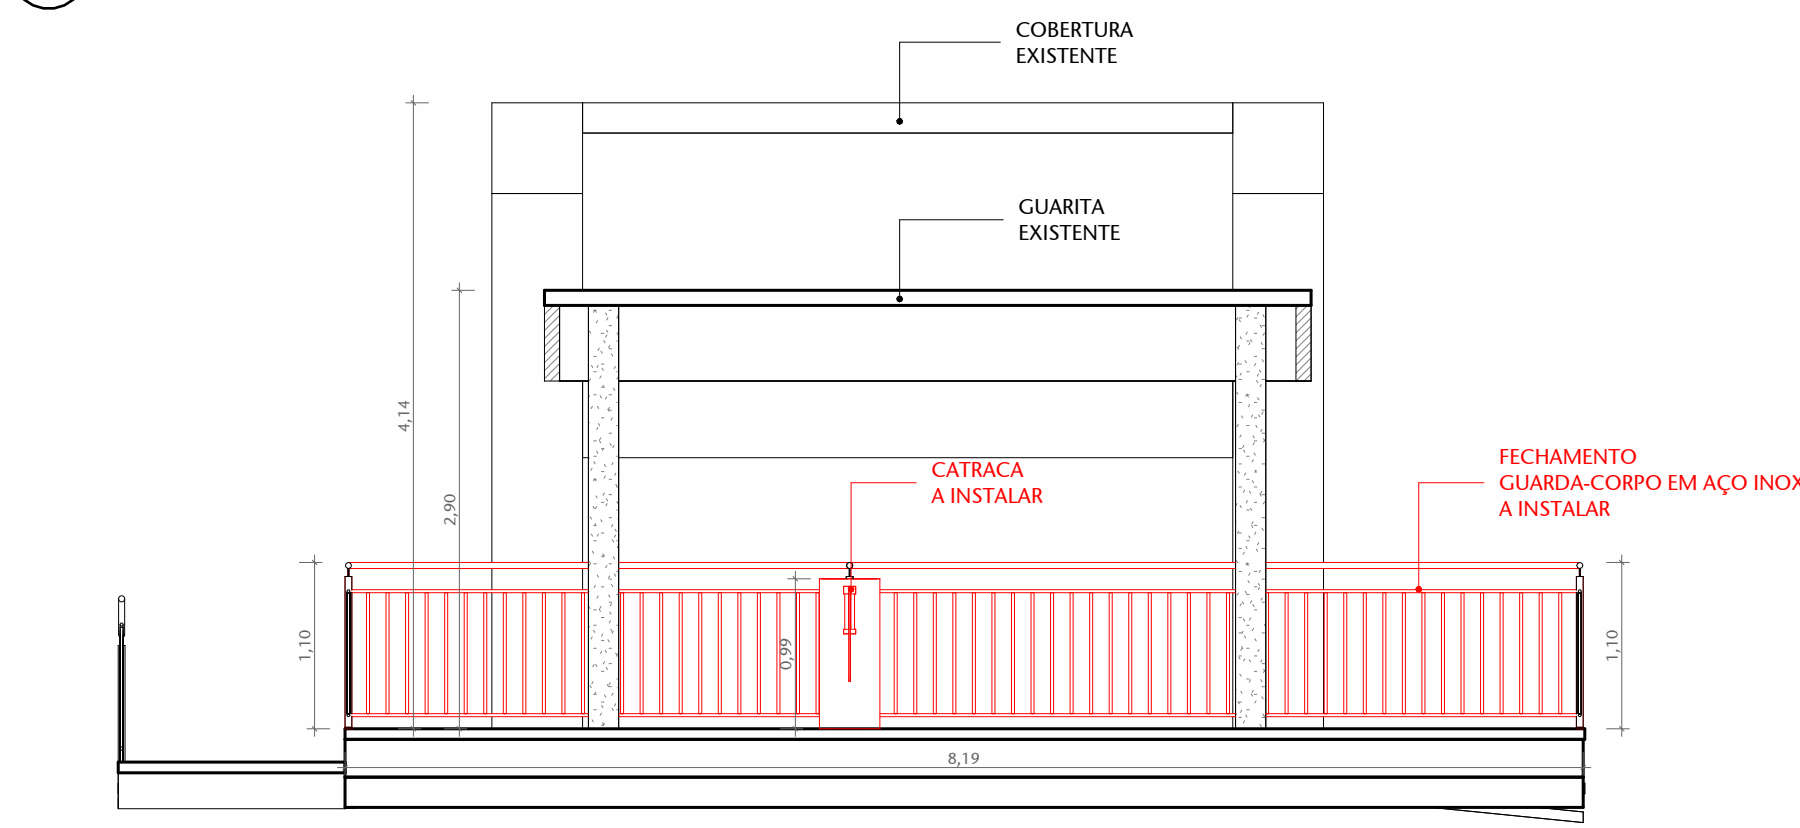


6 CORTE BB

ESCALA 1:50

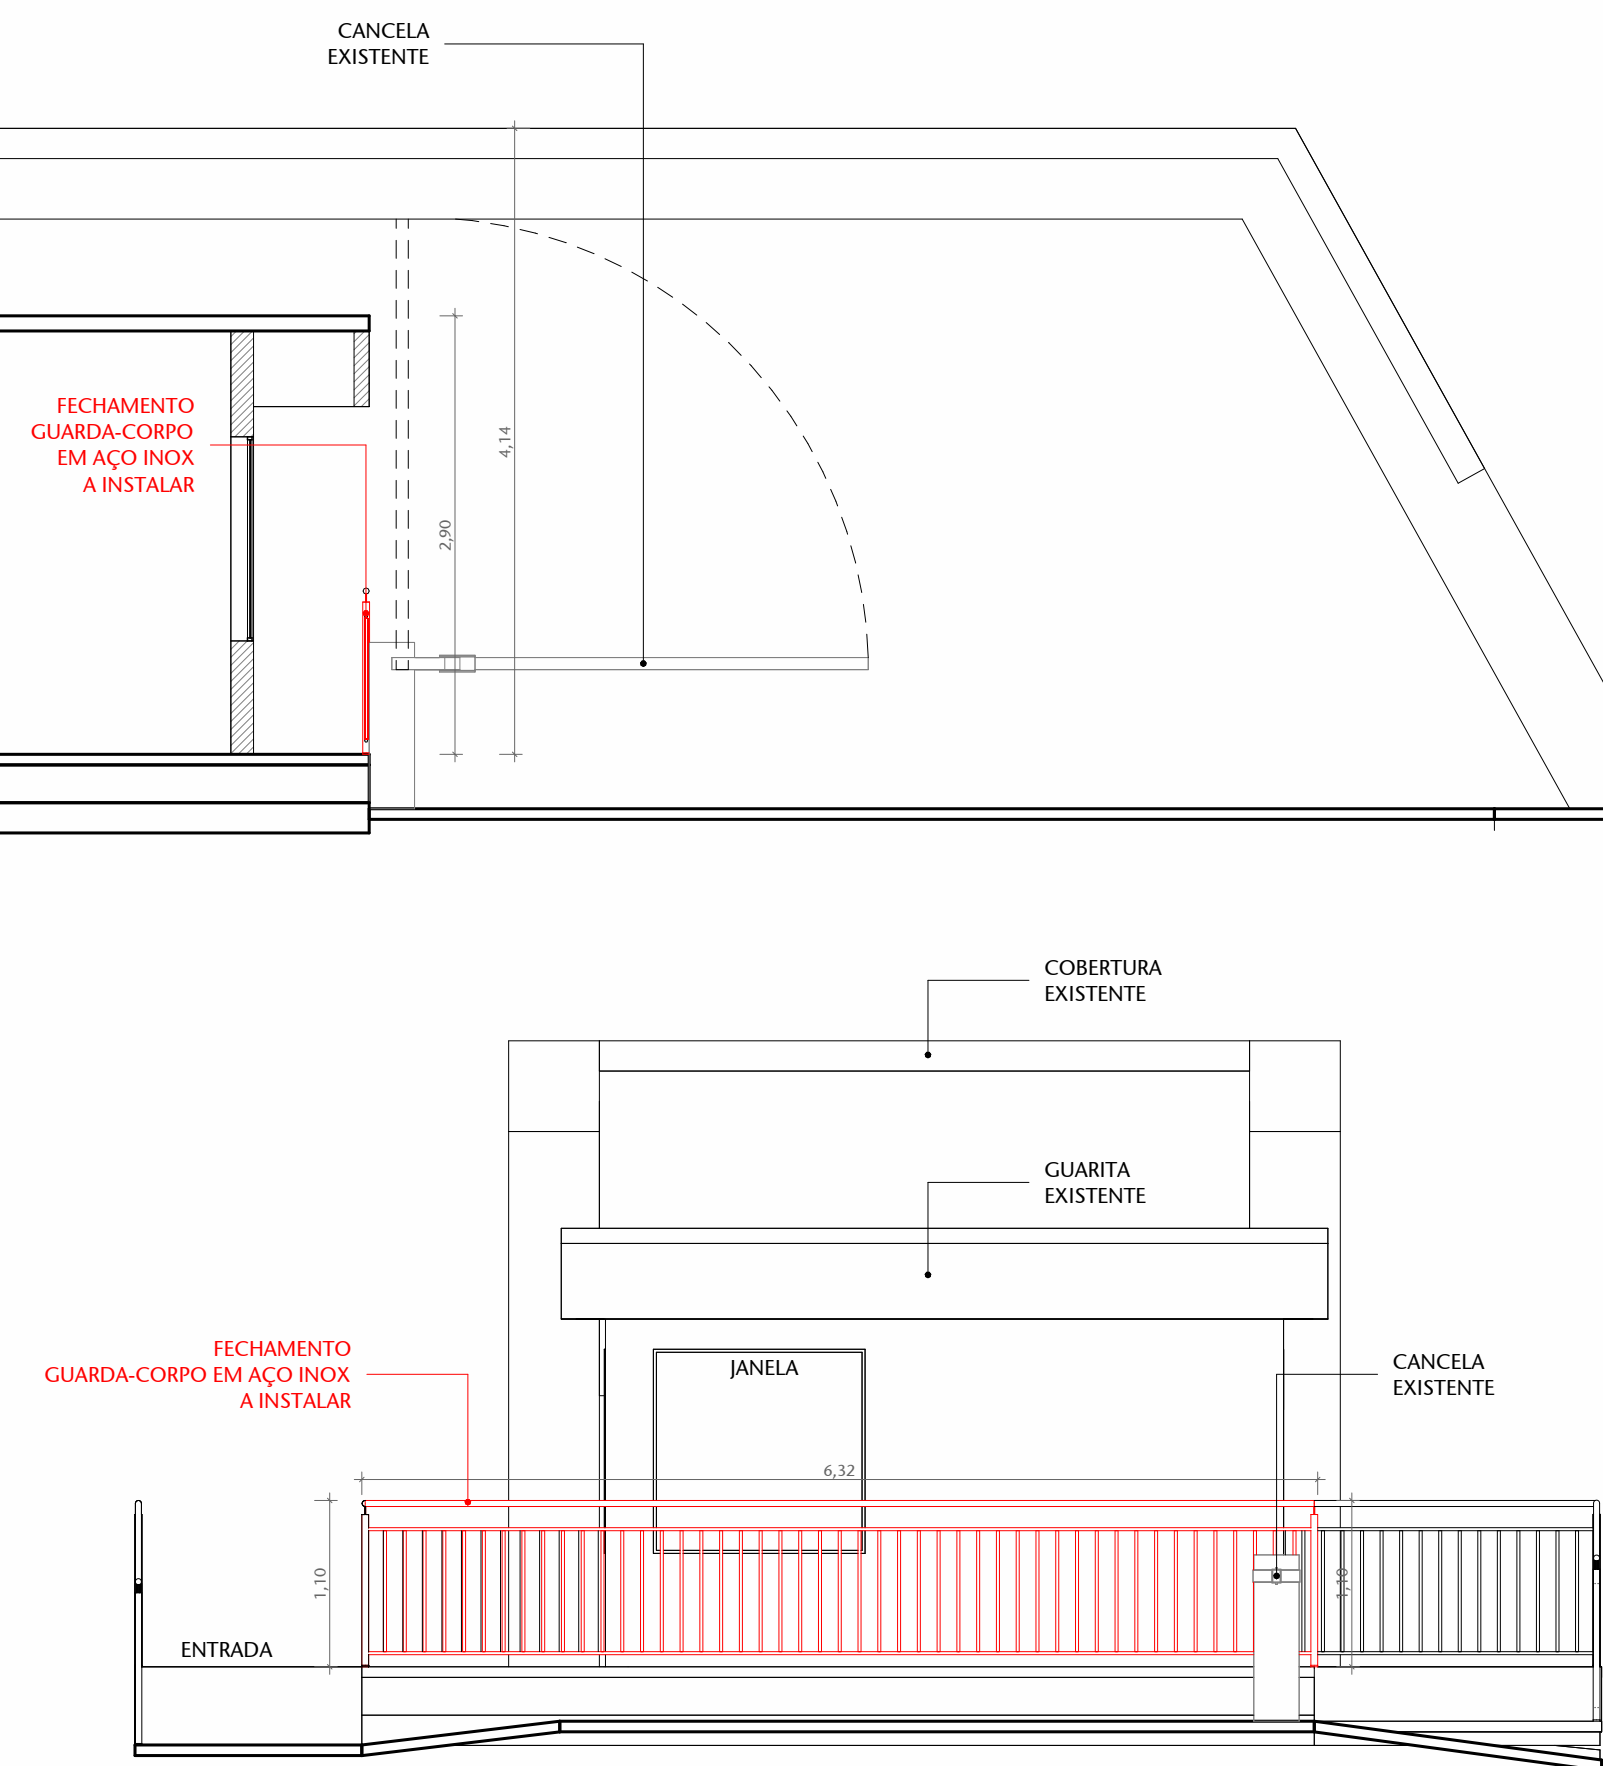


7 CORTE CC

ESCALA 1:50

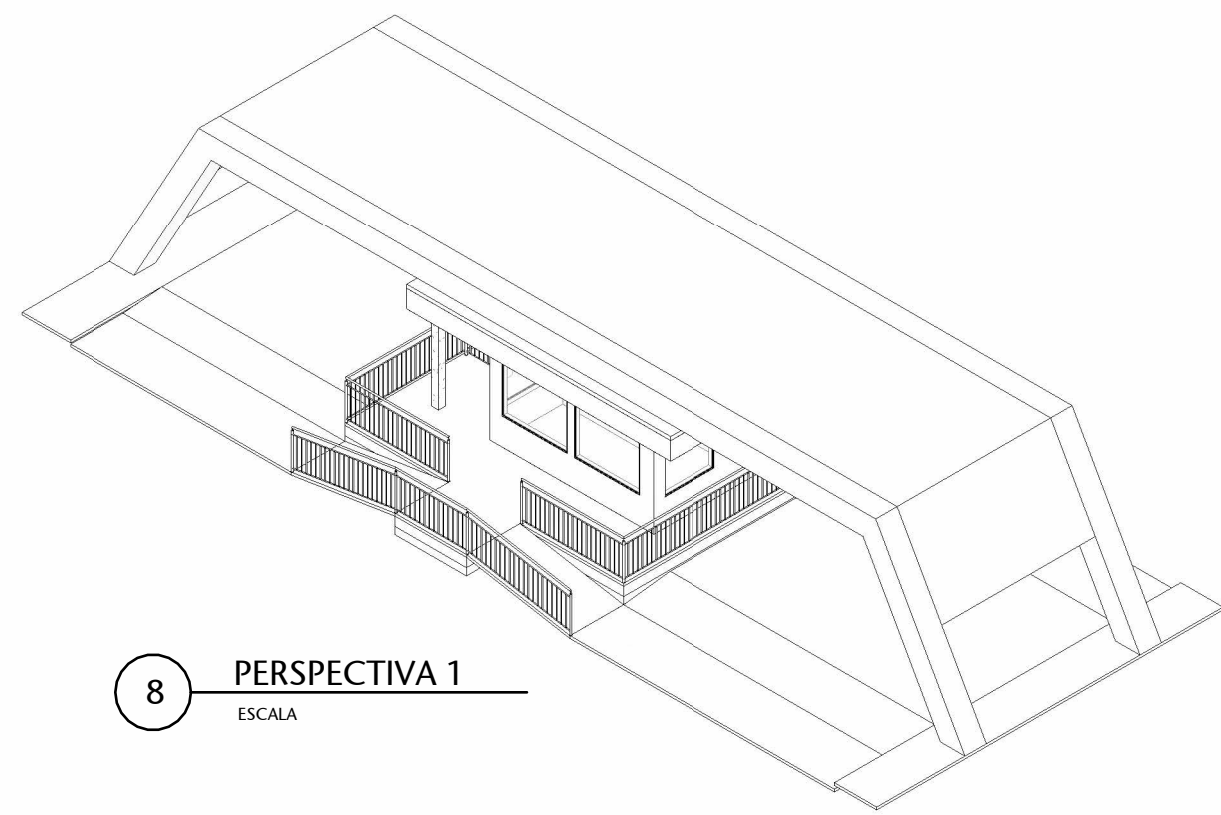


8 PERSPECTIVA 1

ESCALA

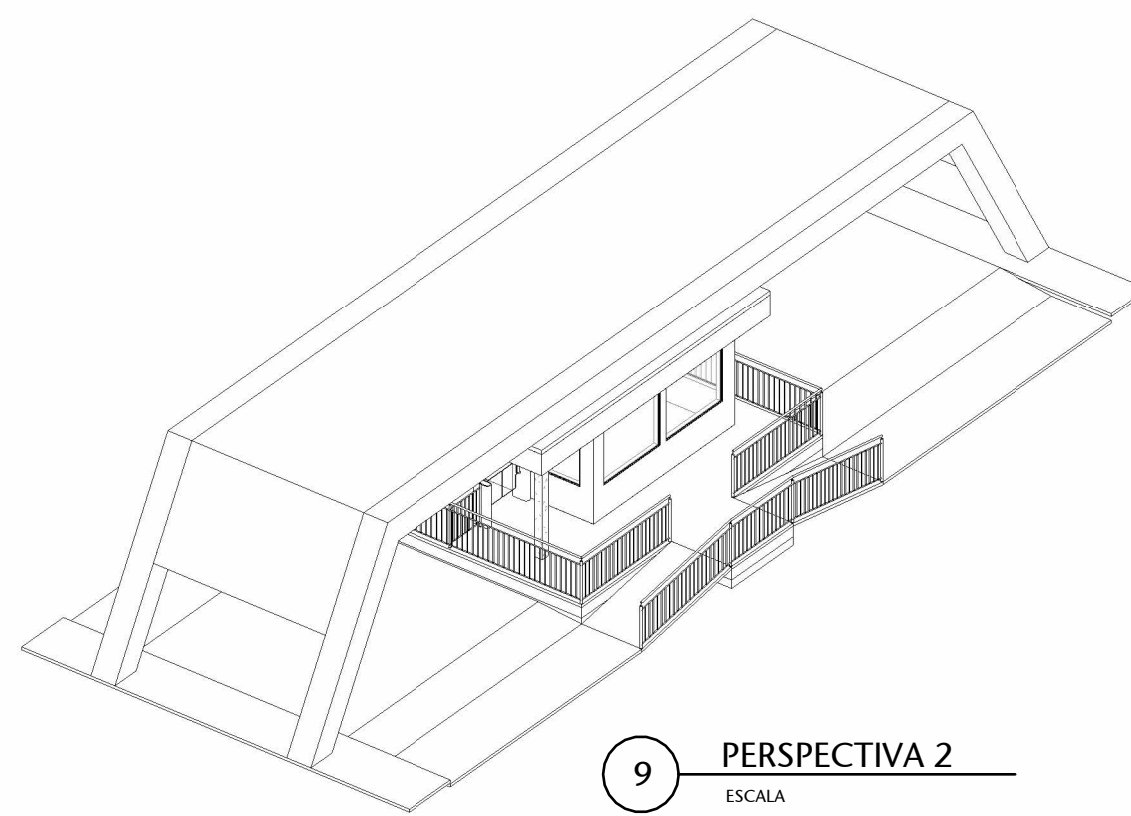

9 PERSPECTIVA 2

ESCALA

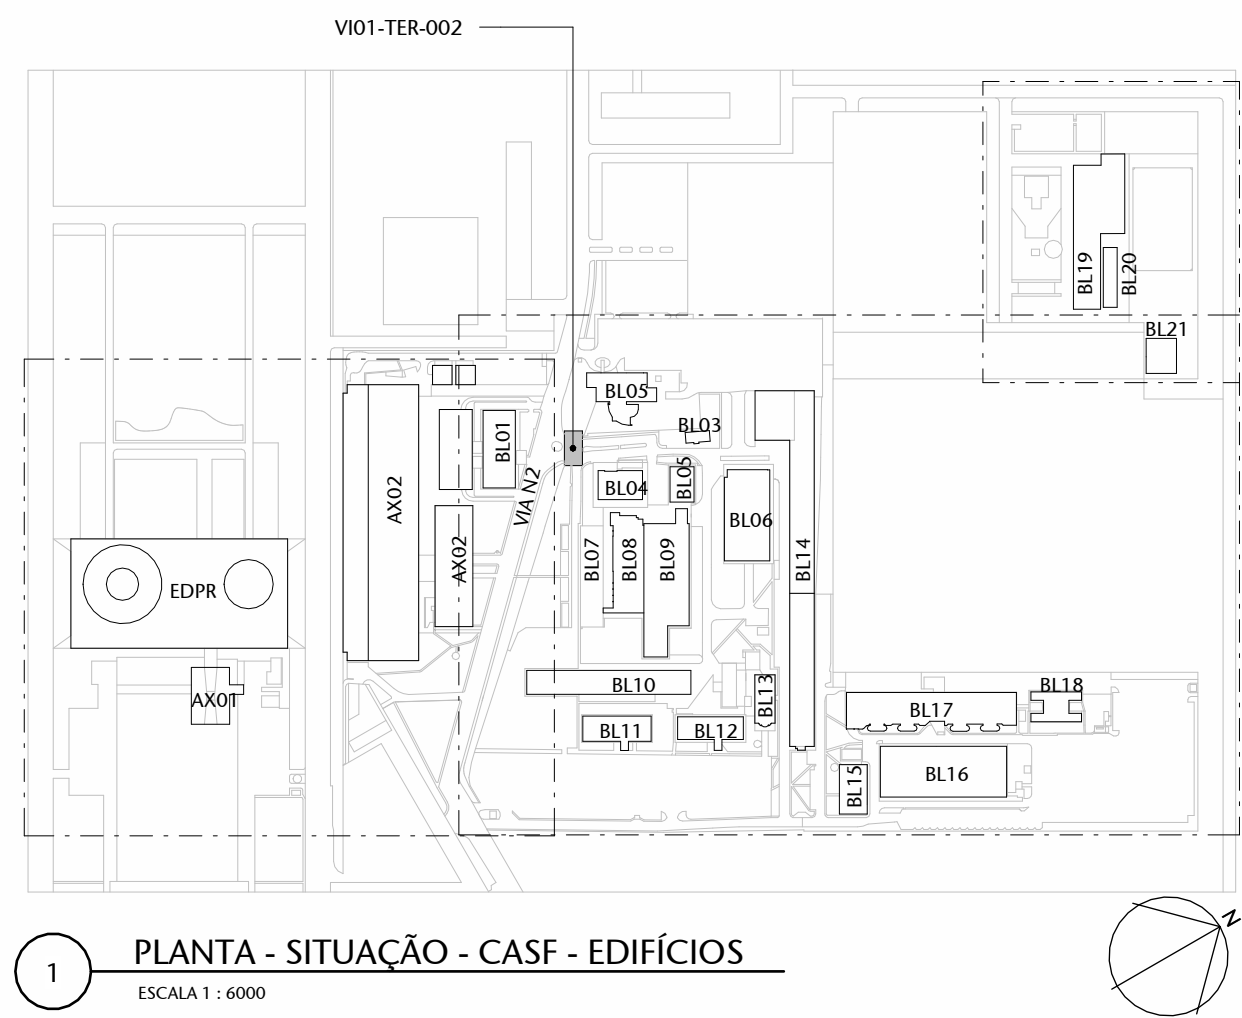

1 PLANTA - SITUAÇÃO - CASF - EDIFÍCIOS



ESCALA 1:500

SÍMBOLO	DESCRIÇÃO
⊕	BAUZADOR COM FITA
⊖	CATRACA SENTIDO ÚNICO - 40CM
⊕	CATRACA ACESSOVEL COM SENTIDO DUPL.
⊖	ASSOM
⊕	PIRÔMETRO DETECTOR DE FUMOS
⊖	SISTEMA DE INSPETÇÃO POR RAIO-X
⊕	CABEAMENTO ELÉTRICO
⊖	CABEAMENTO DE DADOS
⊕	ROTA COLABORADORES CADASTRADOS
⊖	ROTA VISITANTES
⊕	ROTA SENSORES
⊖	P.C.B. CADASTRO NO BAÚCIO E ACESSO PELA CATRACA DE SAÍDA

01	REVISÃO 04	AP	26/01/2026	EDSON
00	EMIÇÃO INICIAL	AP	01/09/2025	EDSON
00	CONTROLE DE EMISSÃO DE DESENHOS	FASE	DATA	REVISOR

SECRETARIA DE INFRAESTRUTURA		COORDENAÇÃO DE PROJETOS E REFORMAS	
SECRETARIA DE POLÍCIA DO SENADO FEDERAL		V01-TER-002	

COORDENADOR	CHIEFE DE PROJETO	PROJETO	PROJETO	PROJETO	PROJETO
EDSON	EDSON	EDSON	EDSON	EDSON	EDSON
ARQUITETO	DESENHADOR	DATA	10/06/2025	ESCALA	1:50
EXISTENTE E PROPOSTA		EXISTENTE E PROPOSTA		EXISTENTE E PROPOSTA	

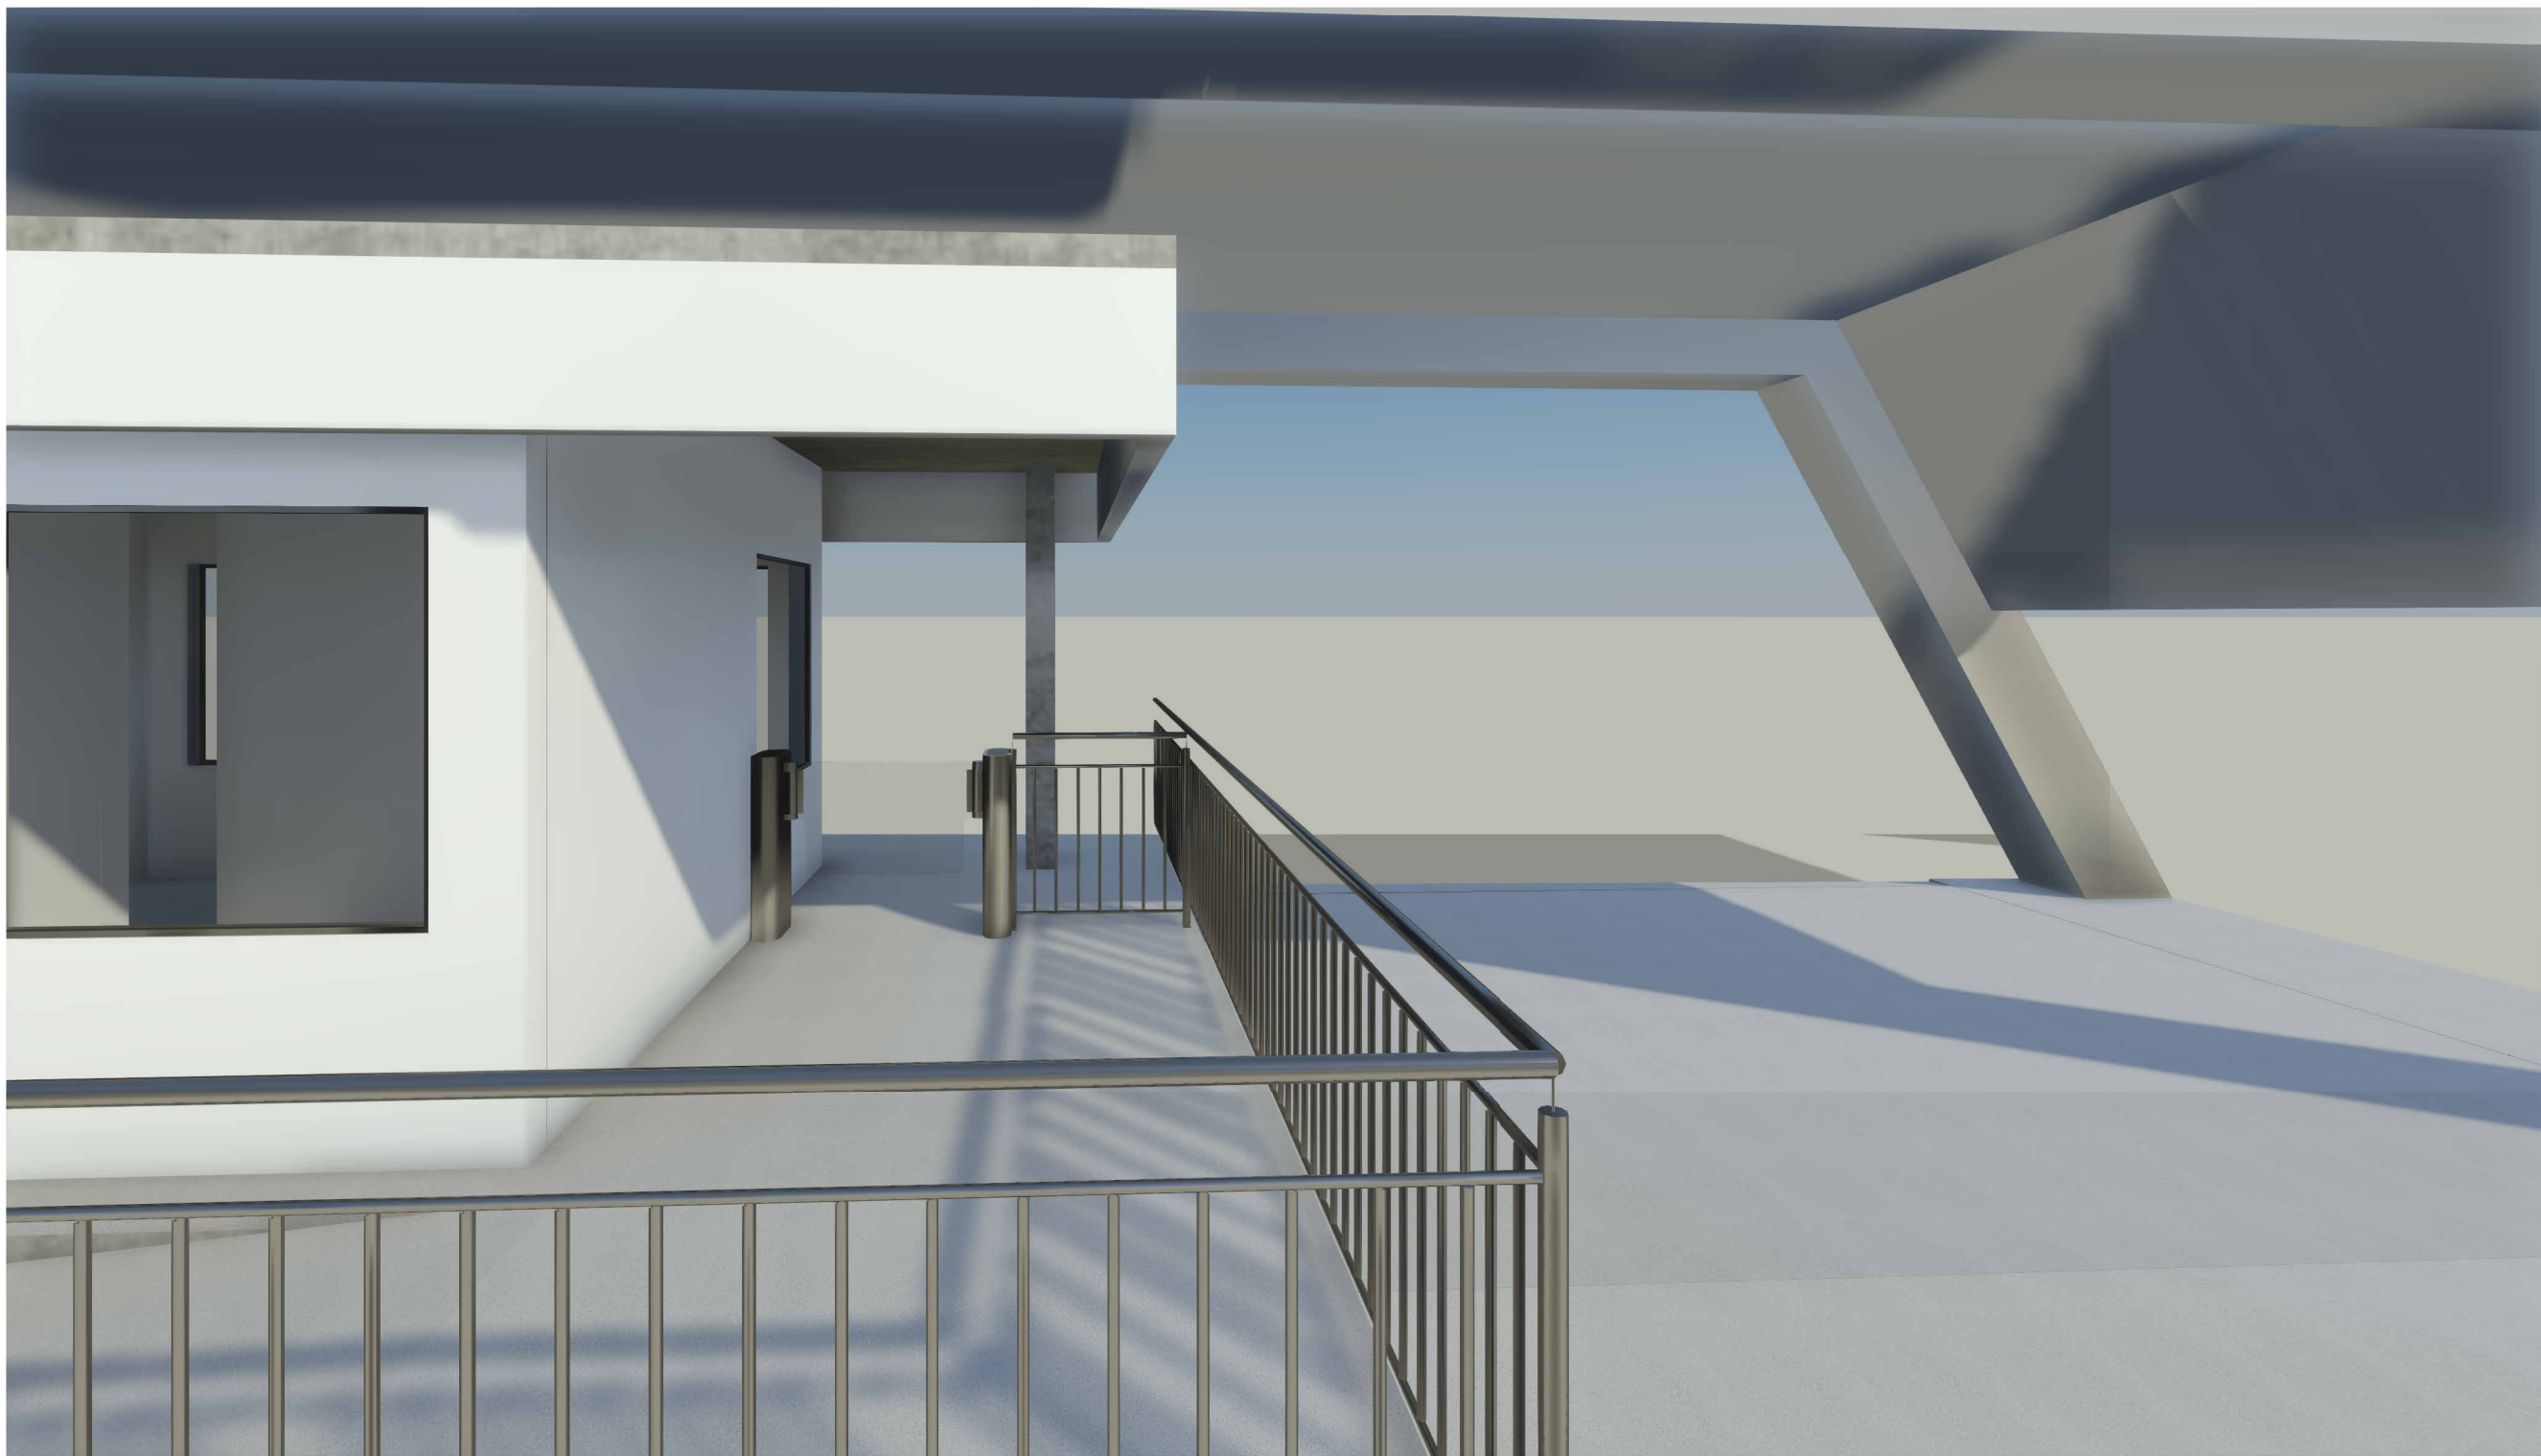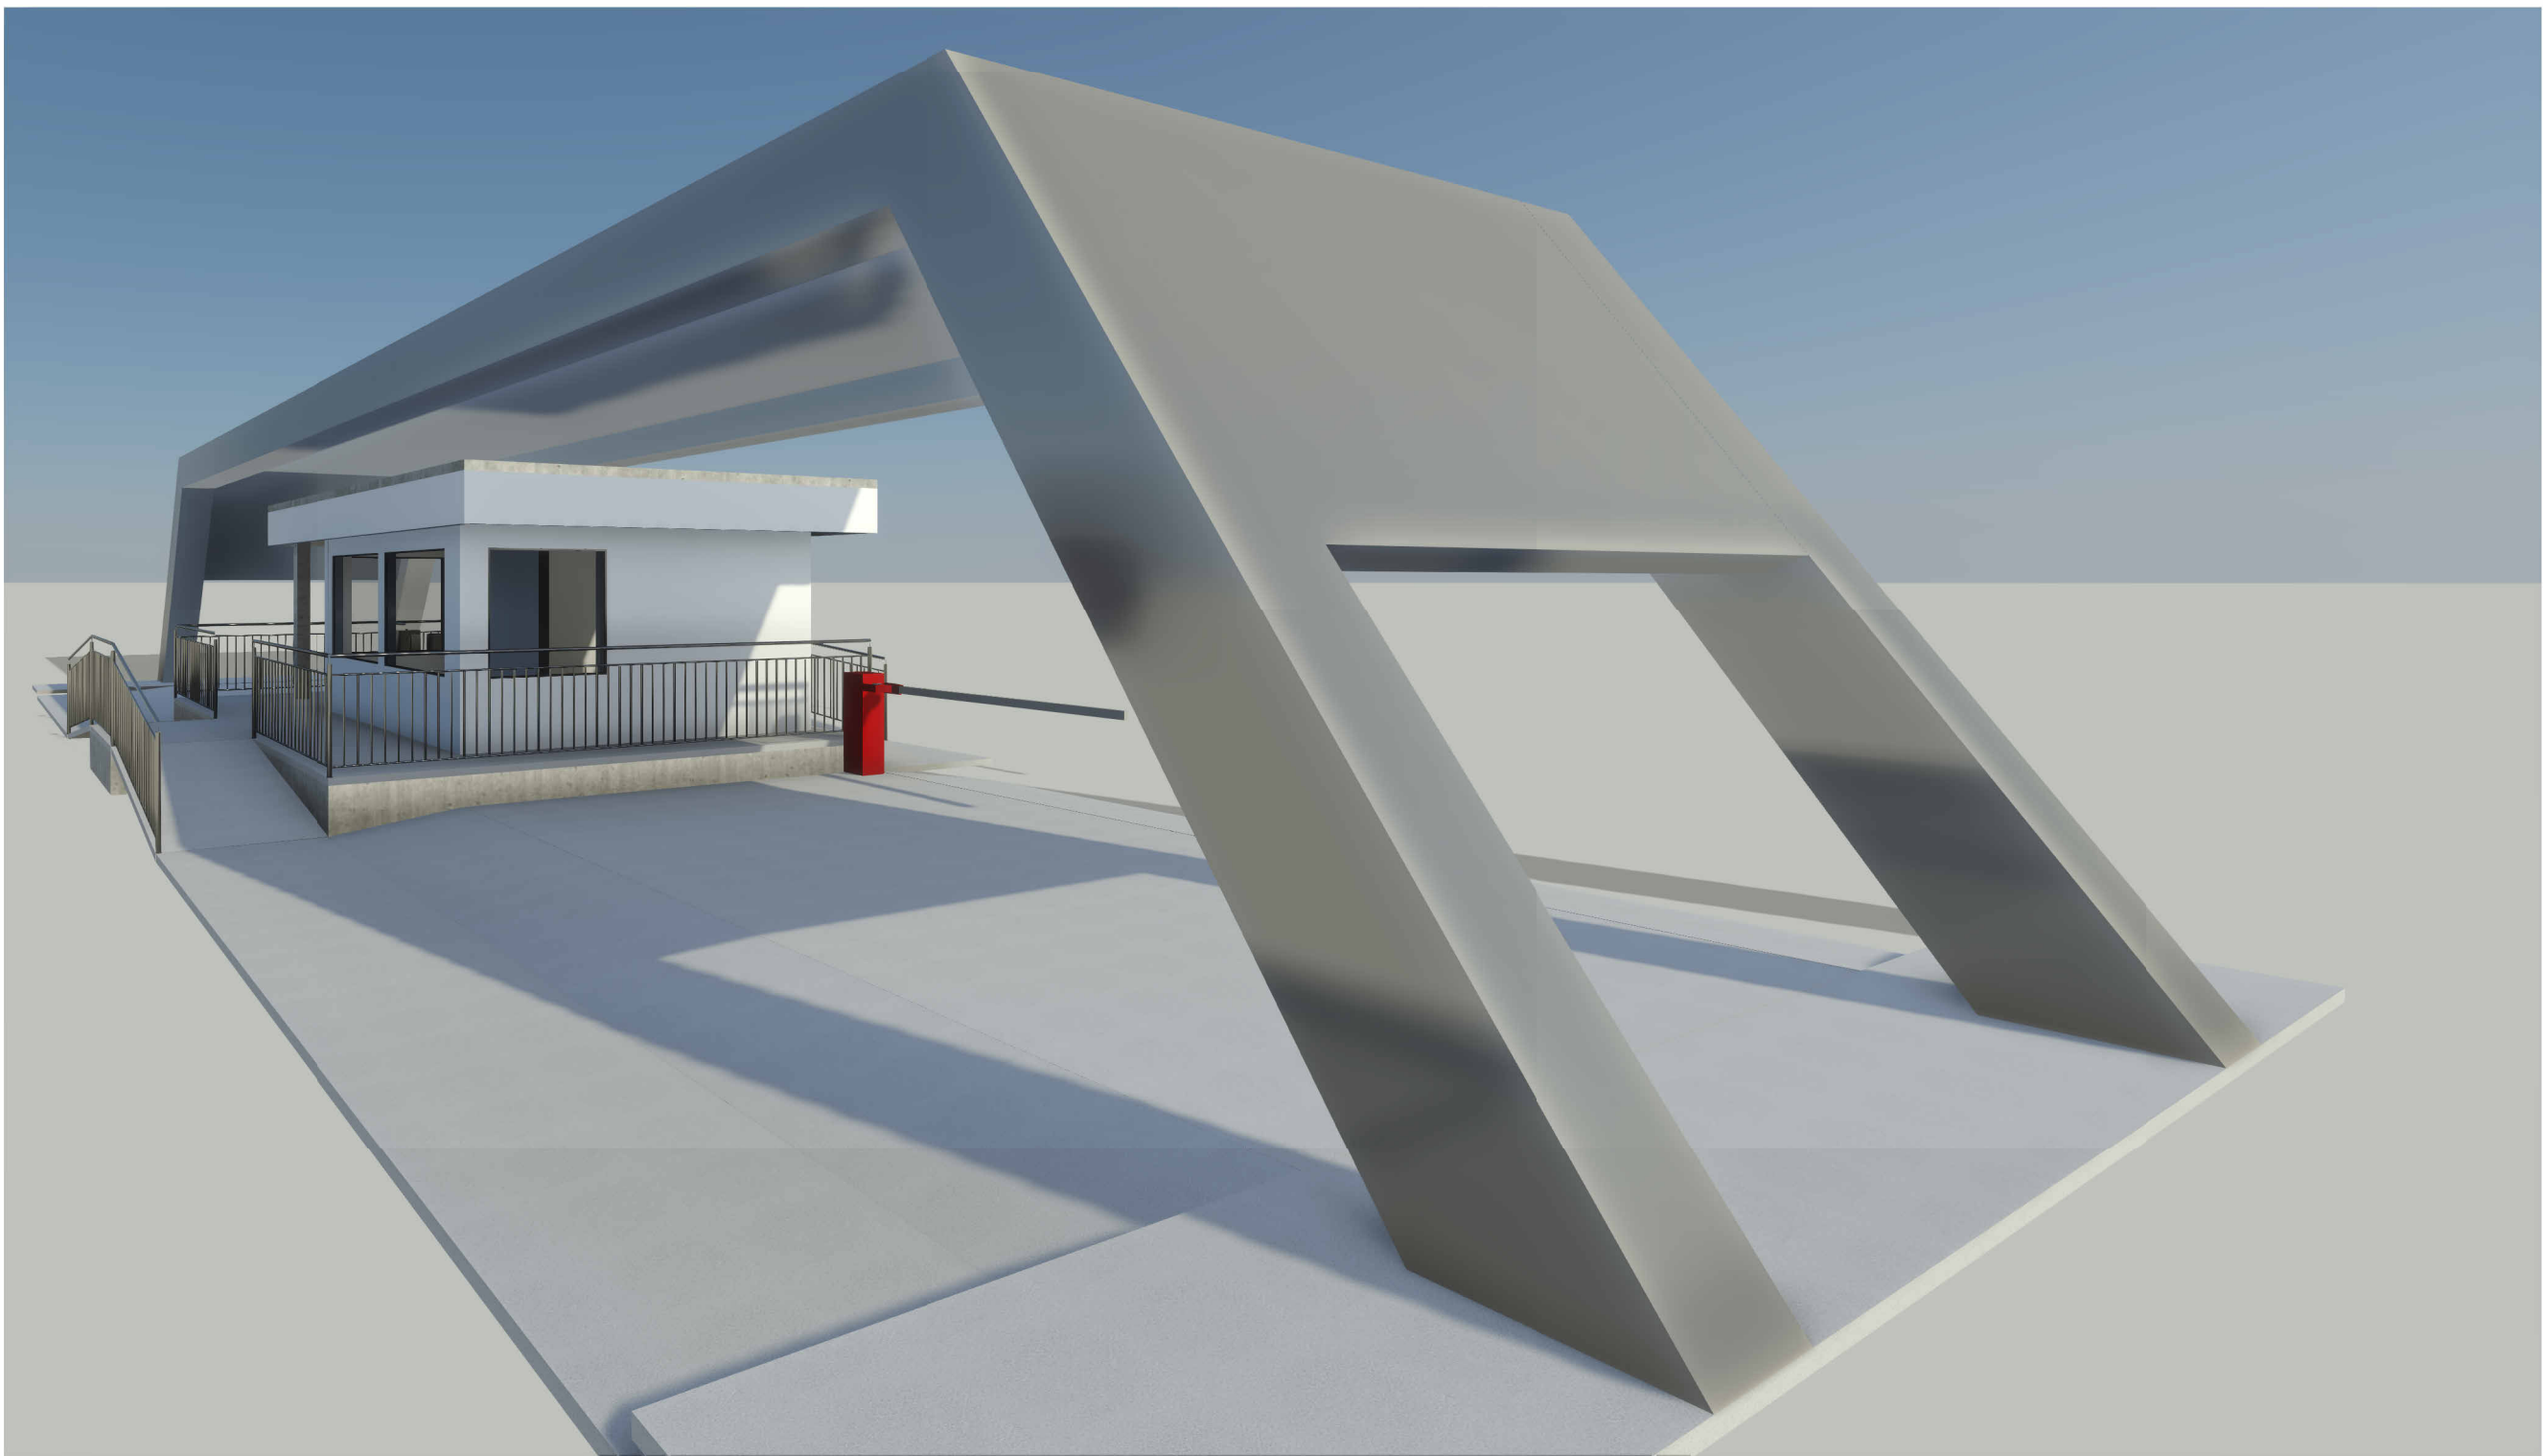

01	REVISÃO 04	AP	26/01/2026	EDSON
00	EMIÇÃO INICIAL	AP	01/09/2025	EDSON
Nº	CONTROLE DE EMISSÃO DE DESENHOS	FASE	DATA	REVISOR
SENADO FEDERAL SECRETARIA DE INFRAESTRUTURA COORDENAÇÃO DE PROJETOS E REFORMAS				
ORGÃO DEMANDANTE: SECRETARIA DE POLÍCIA DO SENADO FEDERAL			LOCAL: VI01-TER-002	
COORD. CRISTIANO	CHEFE DE SEÇÃO CASTRO	RM: 4172387 SAEF:	PROJETO: INSTALAÇÃO CATRACAS CASF	FASE: PROJETO BÁSICO
ARQUITETO: EDSON	DESENHO: CLAYTON	DATA: 07/06/2025	TÍTULO DA PRANCHA: PERSPECTIVAS	ARQ 02/1